

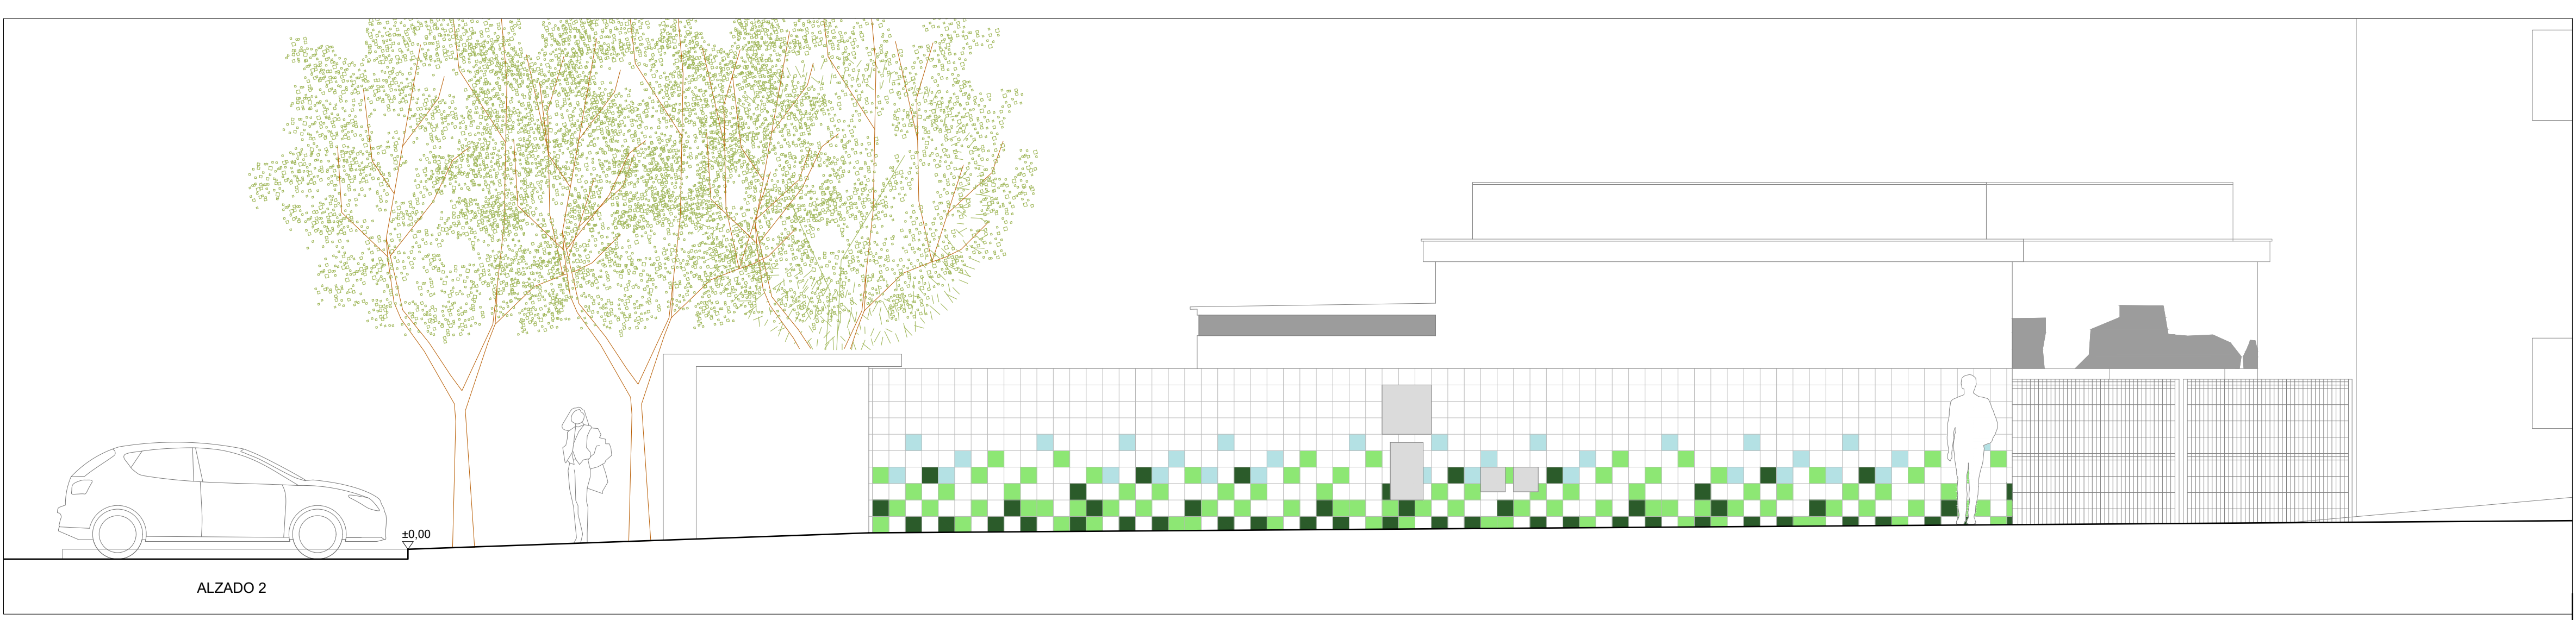
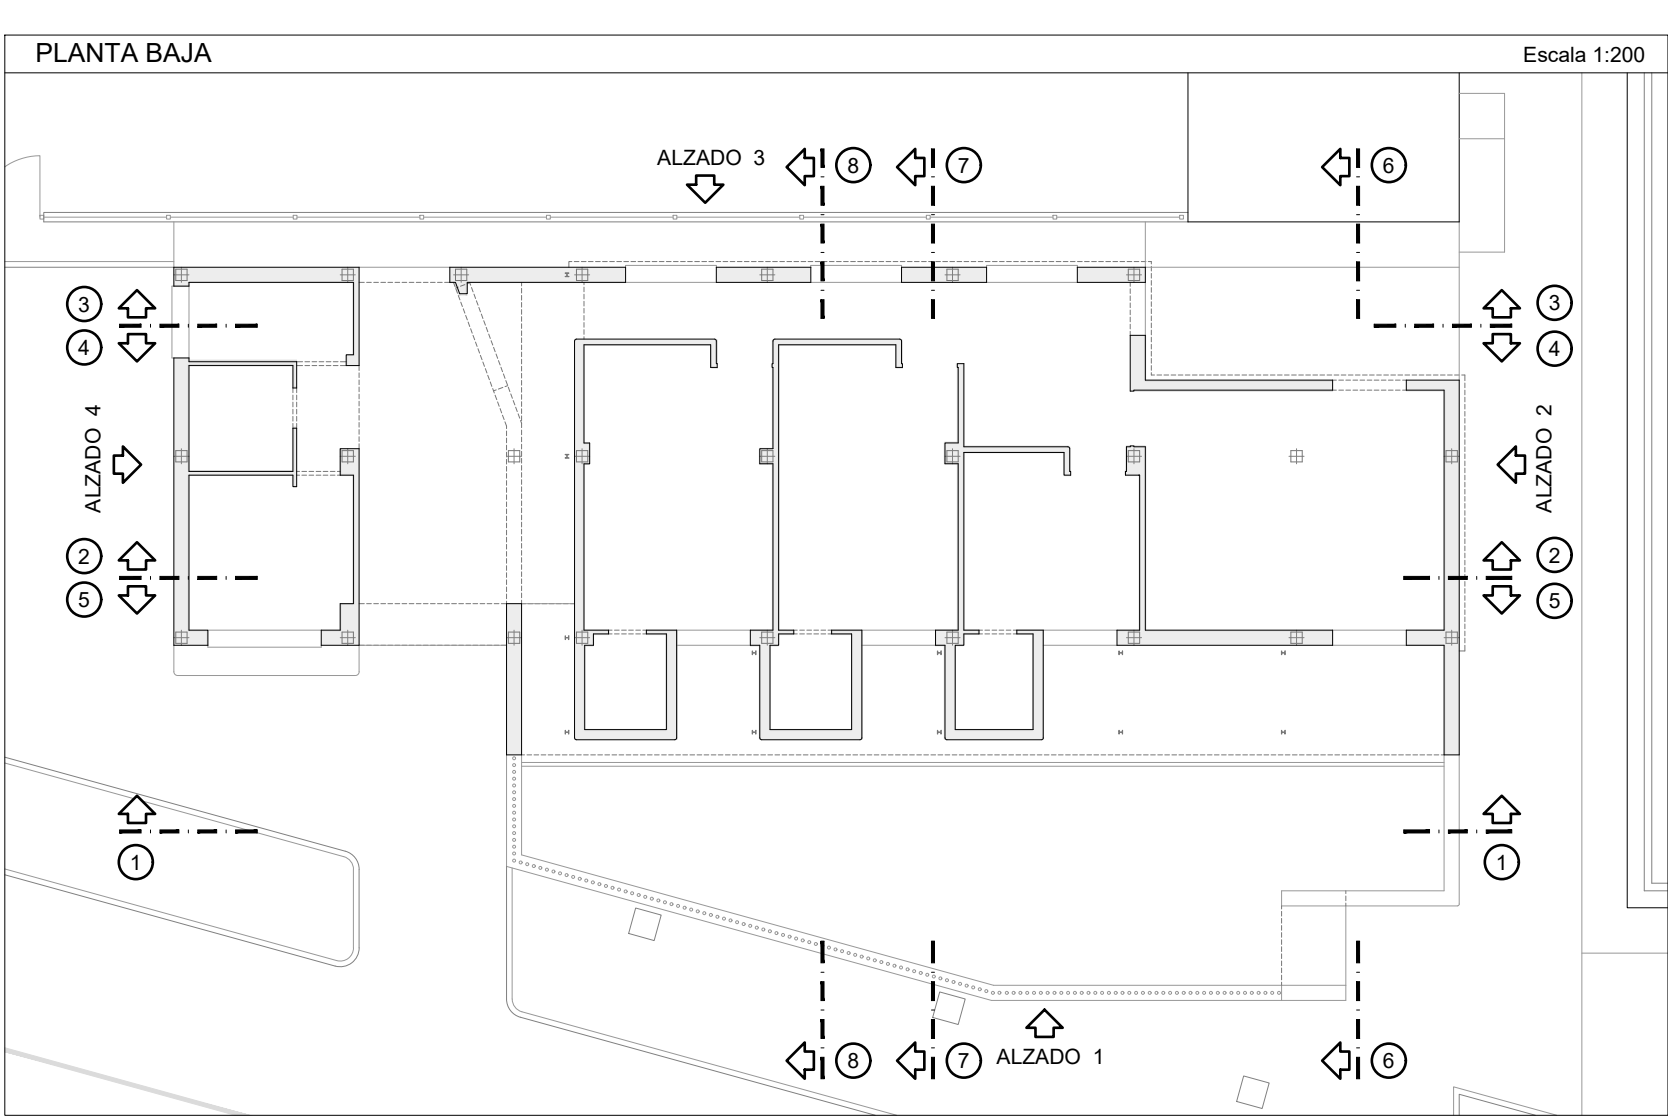
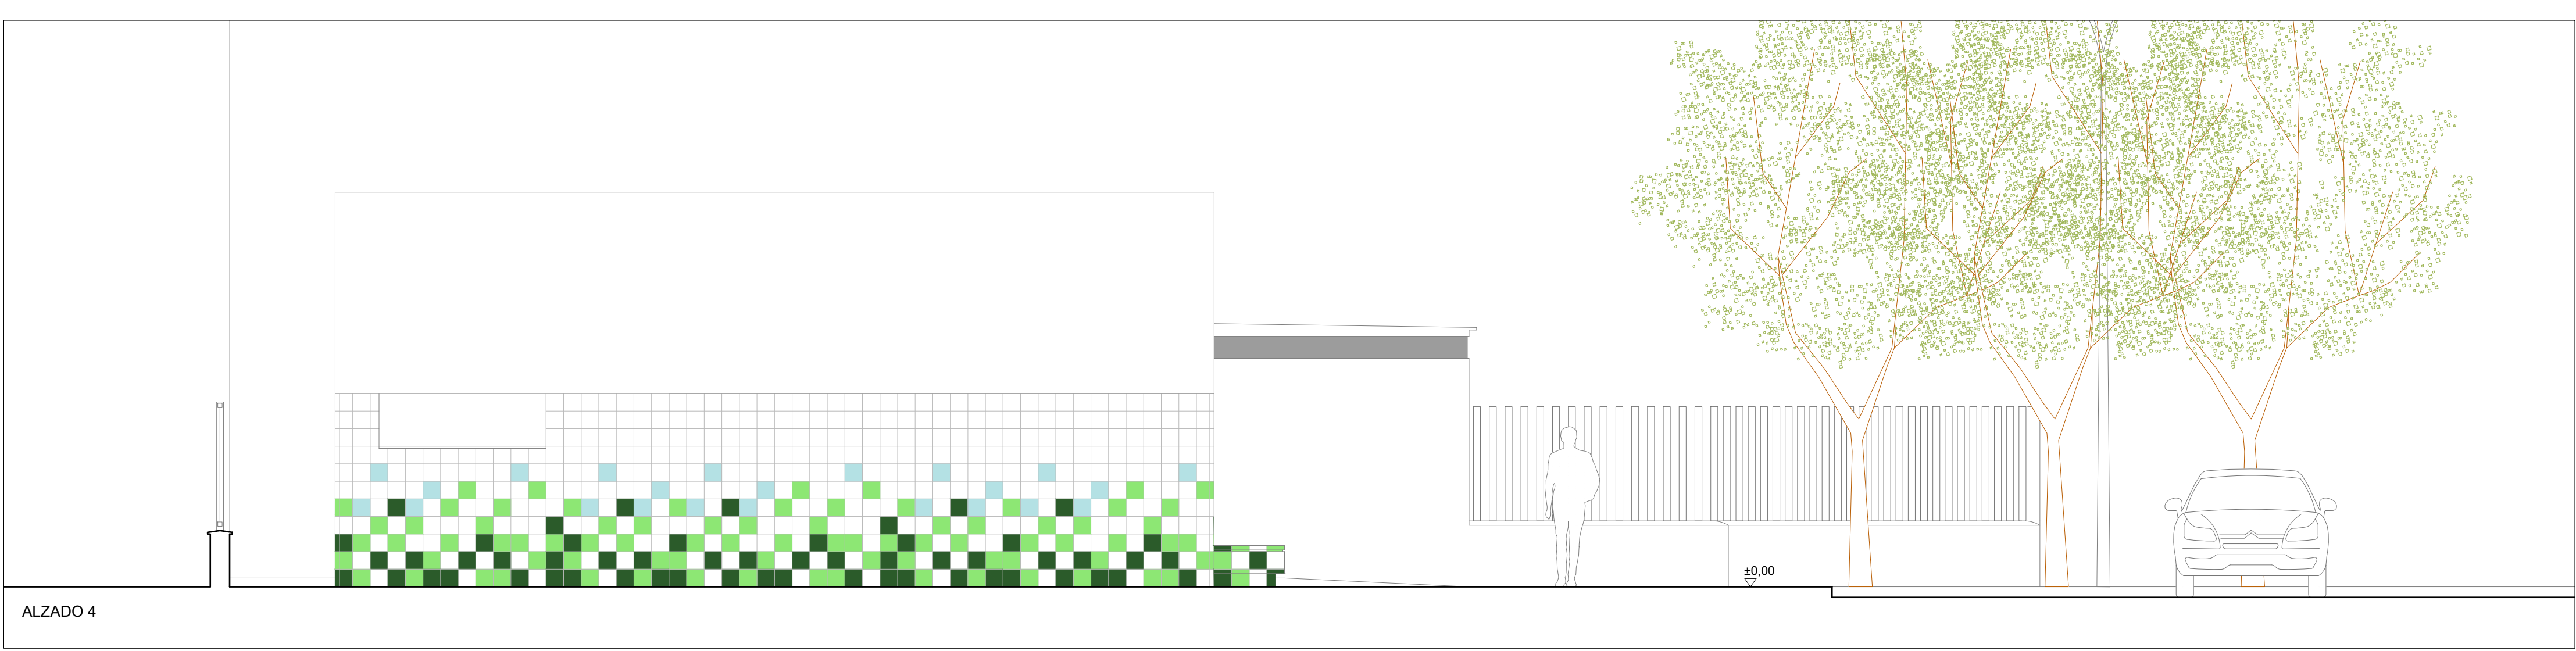


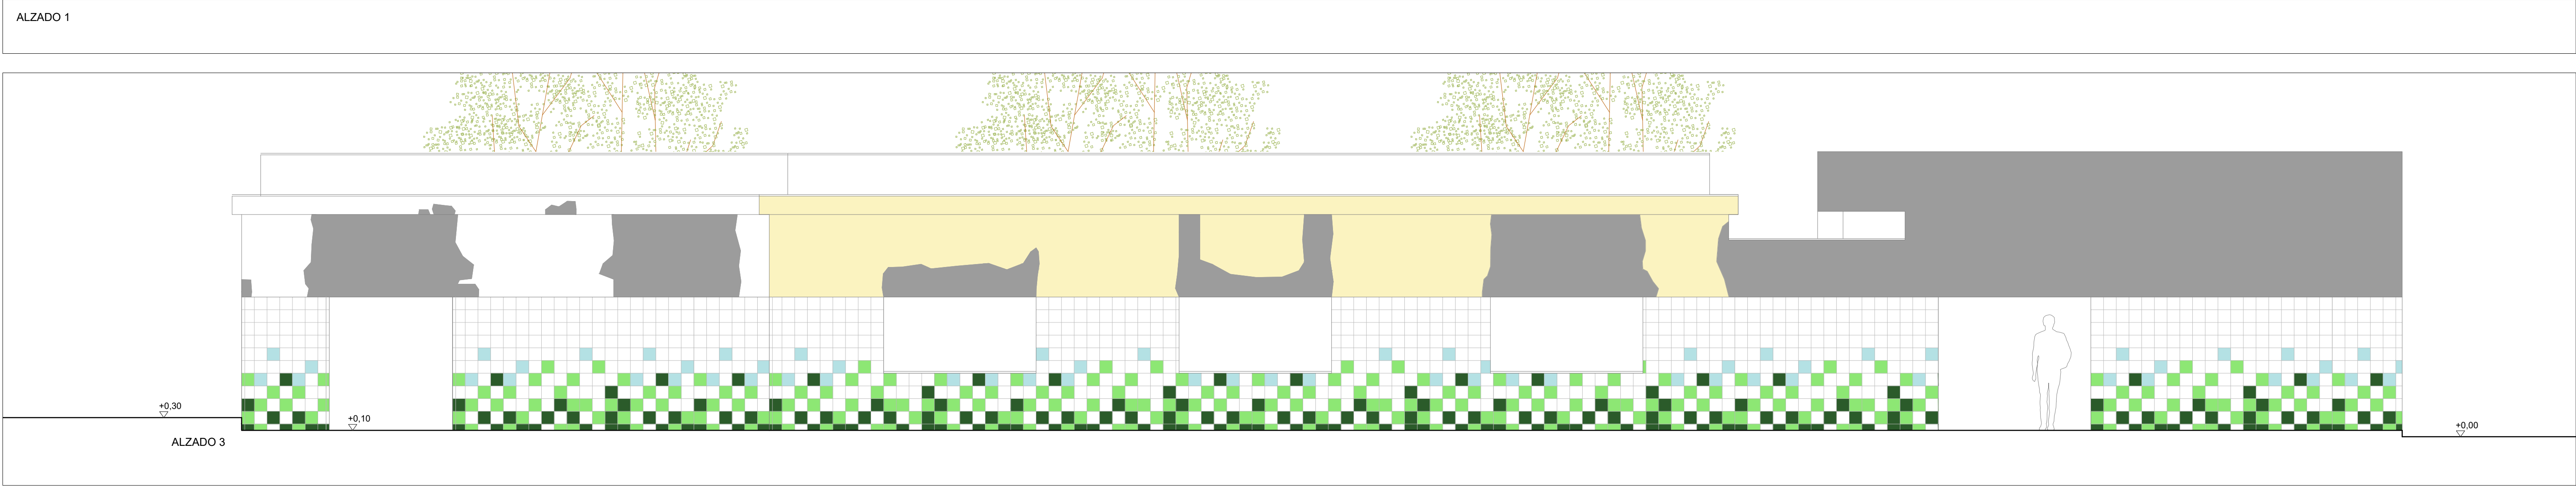

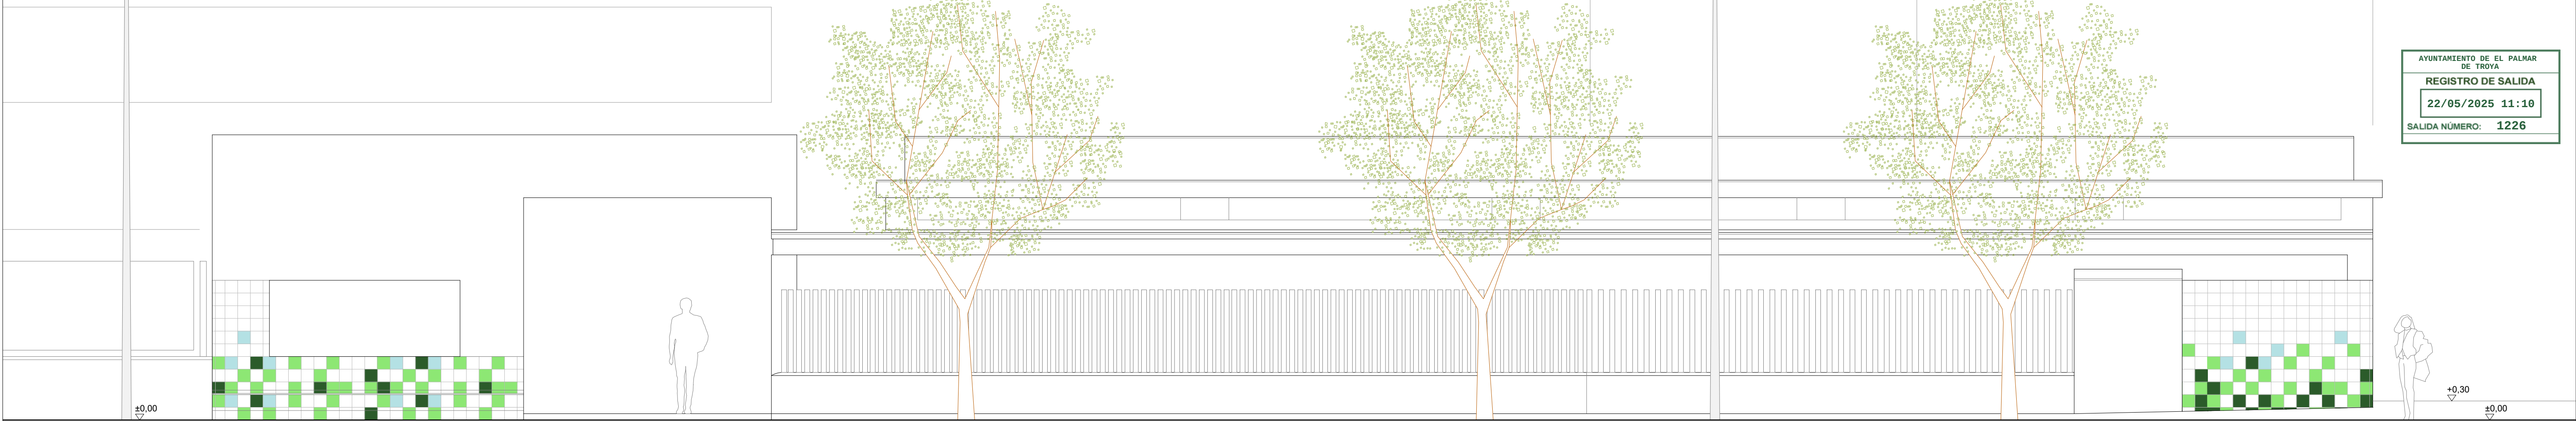

CONEXIÓN TERRITORIAL

EL PALMAR DE TROYA

PROYECTO DE INSTALACIONES Y TERMINACIÓN DE LA GUARDERÍA INFANTIL CON LA DOTACIÓN DE SUS EQUIPAMIENTOS

PLANO 5: ESTADO ACTUAL - ALZADOS






PROYECTISTAS: FRANCISCO GUTIÉRREZ OLIVERO, ARQUITECTO
ENRIQUE GAHETE ÁLAMO, ING. TEC. INDUSTRIAL

ESCALA 1:50

APR MARZO 2025

Código Seguro De Verificación	Estado	Fecha y hora
p1jsaPmEENN4Gf4+QqkKnA==	Firmado	11/05/2025 18:44:07
Firmado Por	Firmado	08/05/2025 13:52:12
Observaciones	Página	1008/1029
Url De Verificación	https://portal1.dipusevilla.es/vfirma/code/p1jsaPmEENN4Gf4+QqkKnA==	



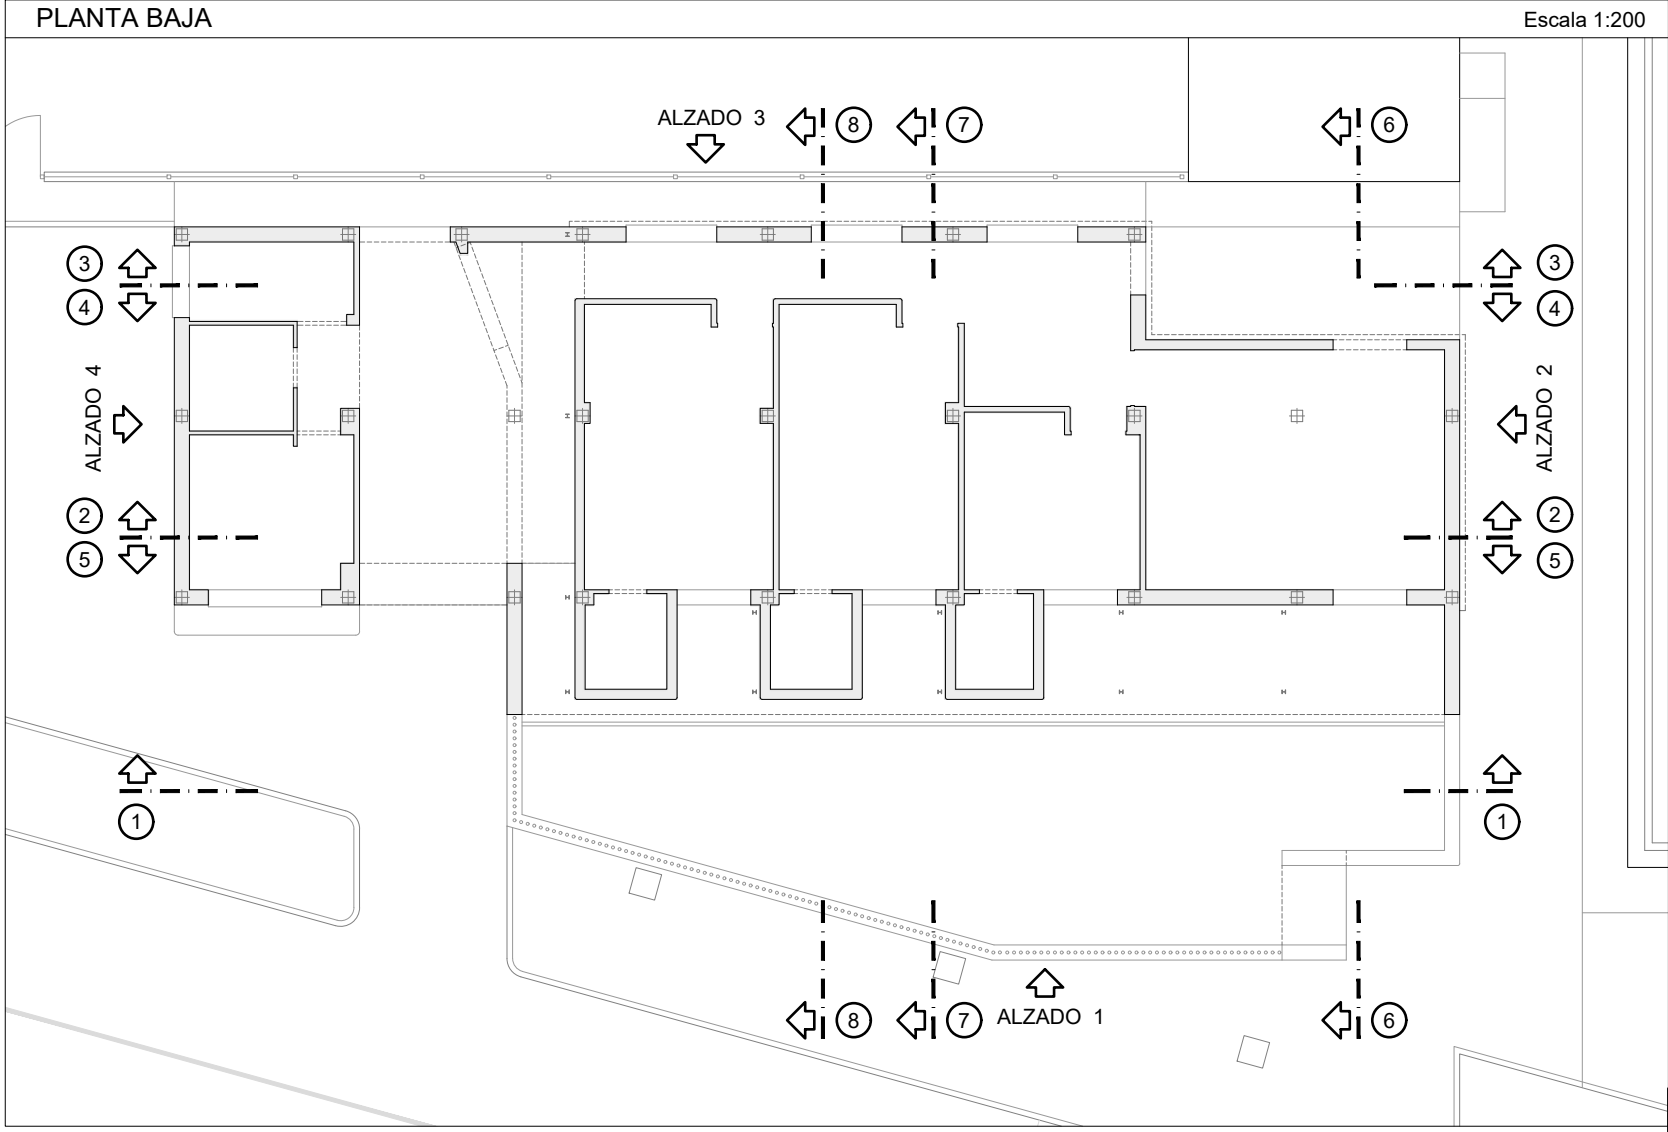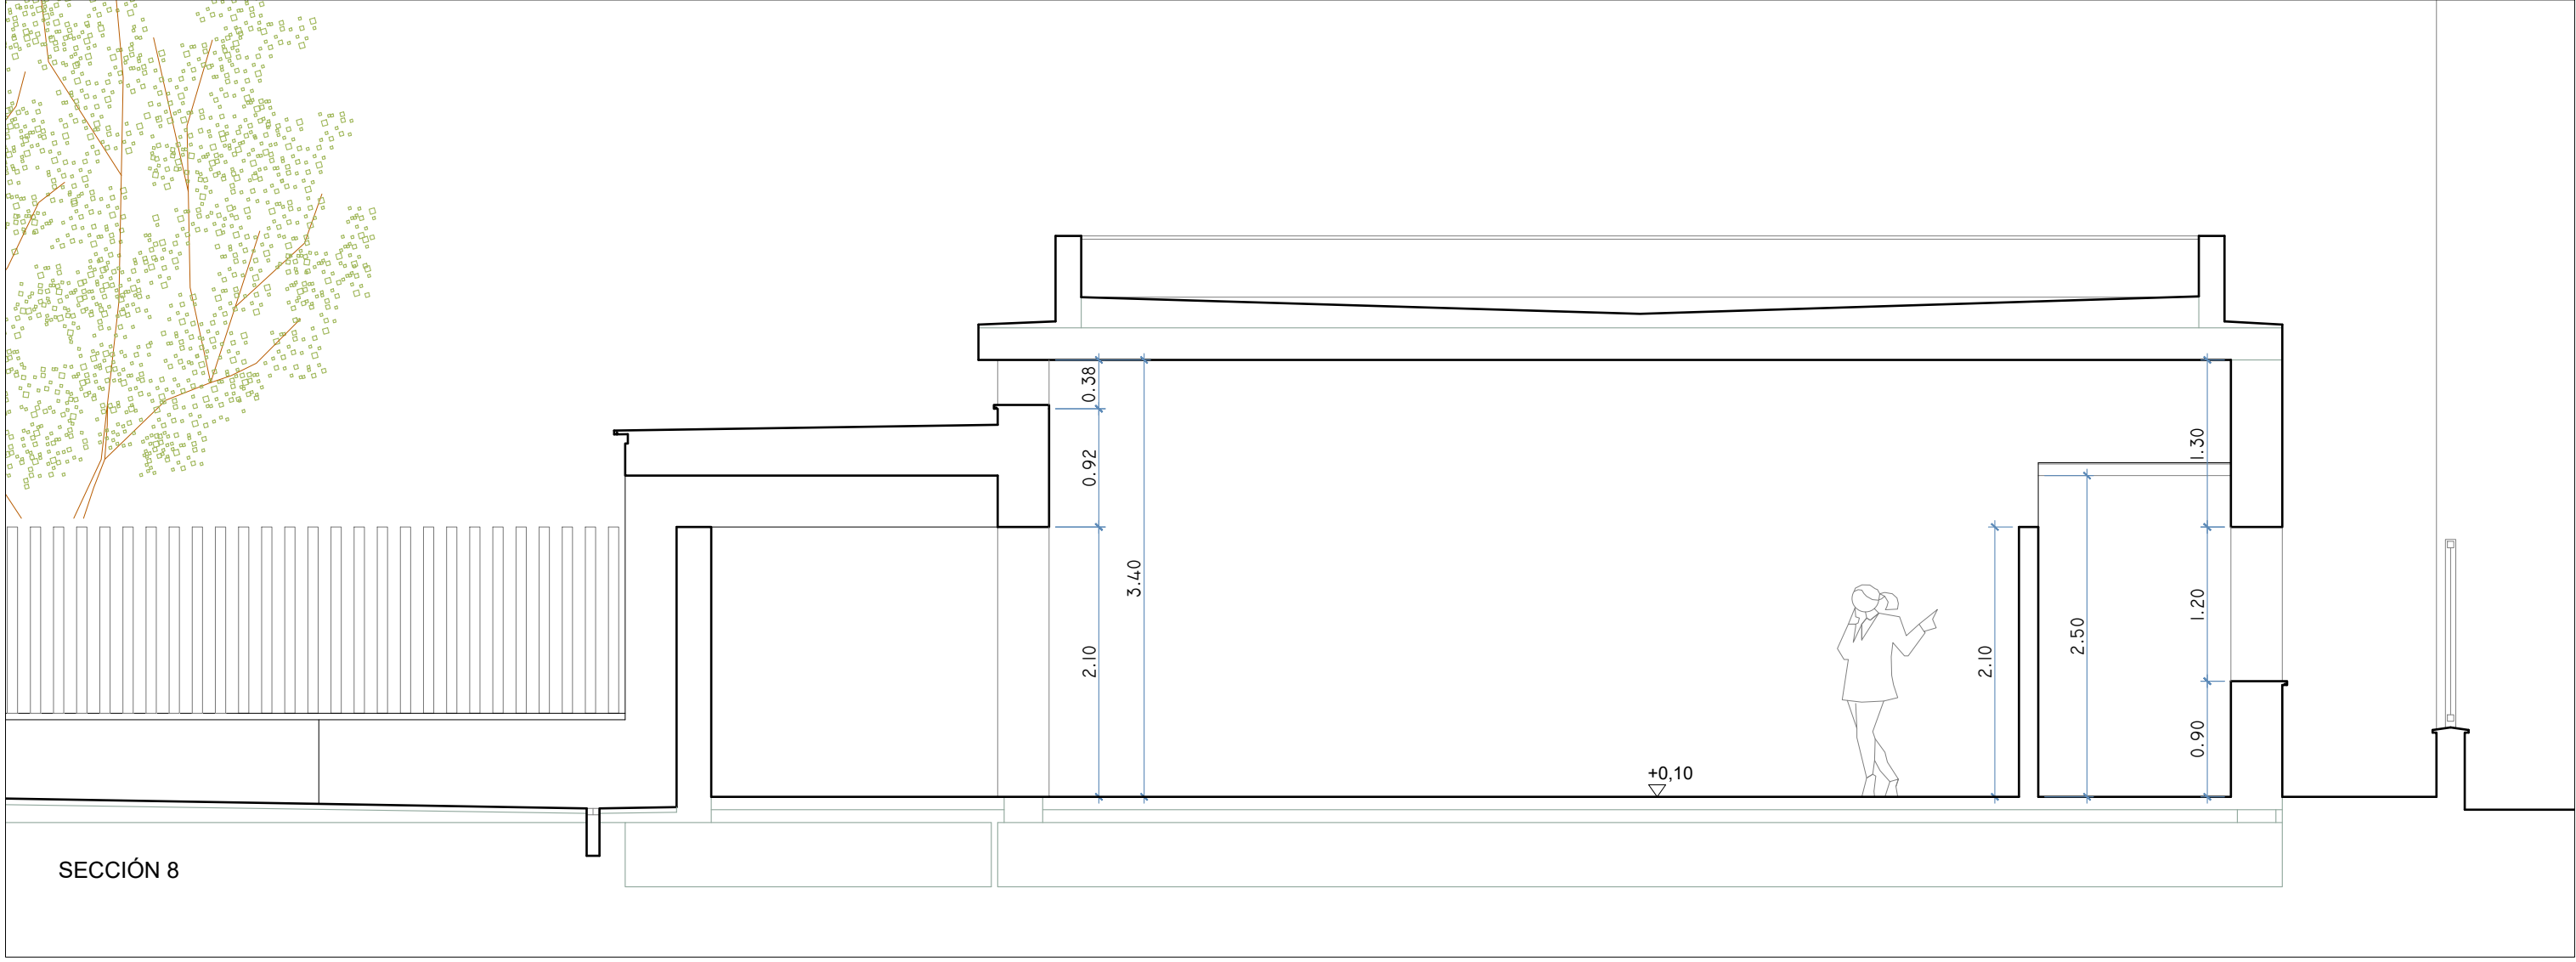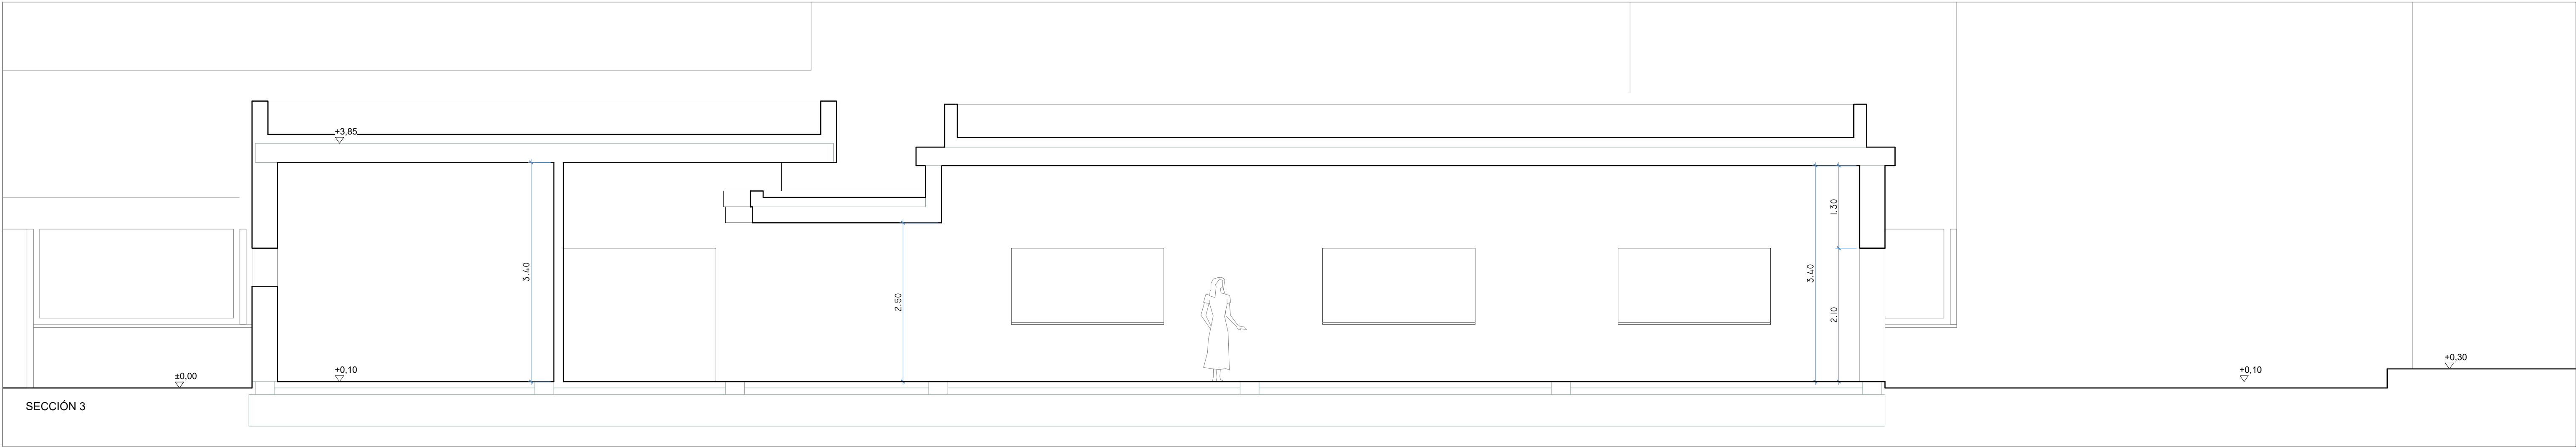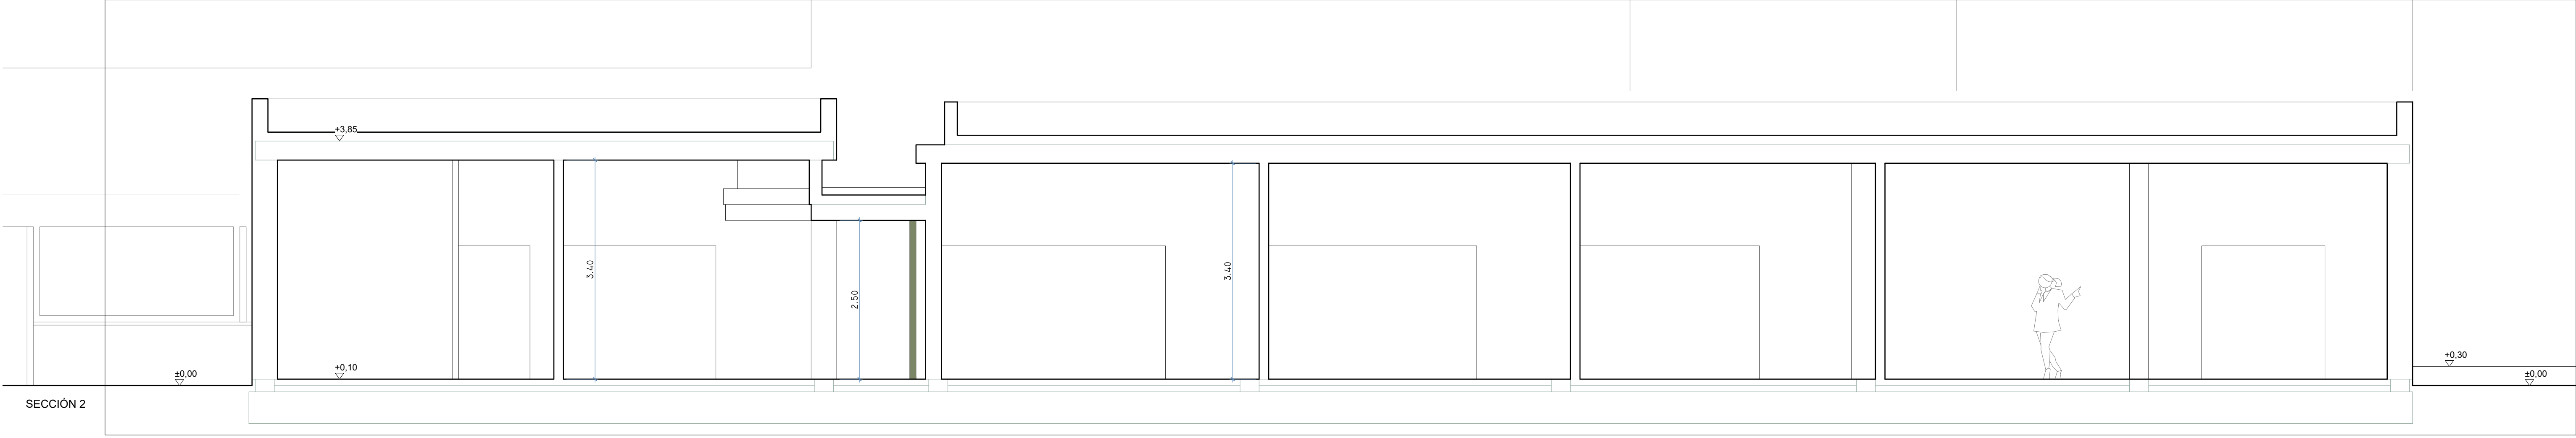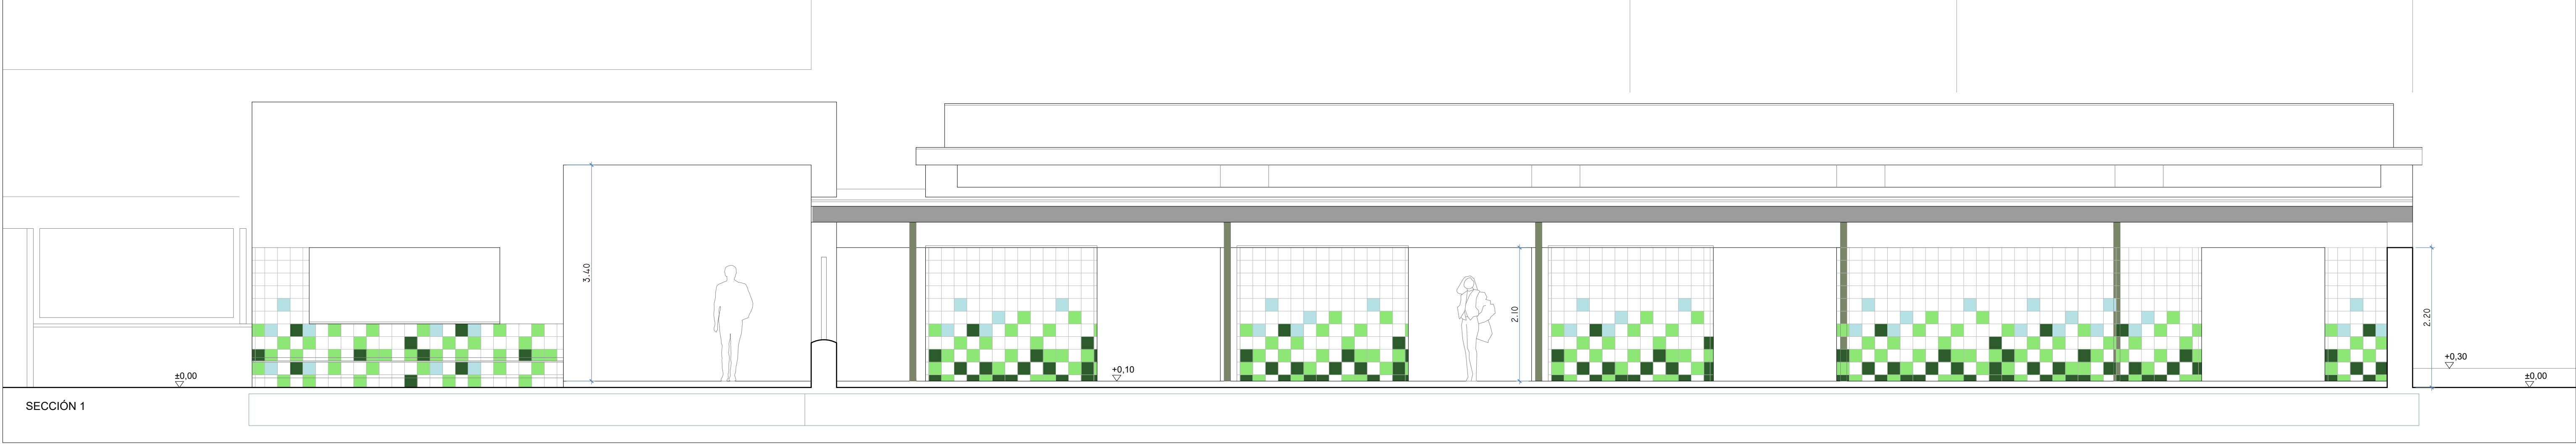



COHESIÓN TERRITORIAL
Diputación
Sevilla

EL PALMAR DE TROYA

PROYECTO DE INSTALACIONES Y TERMINACIÓN
DE LA GUARDERÍA INFANTIL CON LA DOTACIÓN DE
SUS EQUIPAMIENTOS

PLANO 6: ESTADO ACTUAL - SECCIONES 1






PROYECTISTAS: FRANCISCO GUTIÉRREZ OLIVERO, ARQUITECTO
ENRIQUE GAHETE ÁLAMO, ING. TEC. INDUSTRIAL


ESCALA 1:50

APR MARZO 2025

Código Seguro De Verificación	Estado	Fecha y hora
p1jaPmEENN4Gr4+QGkKnA==	Firmado	11/05/2025 18:44:07
Firmado Por	Firmado	09/05/2025 13:52:12
Observaciones	Página	1009/1029
Url De Verificación	https://portal1.dipusevilla.es/vfirma/code/p1jaPmEENN4Gr4+QGkKnA==	



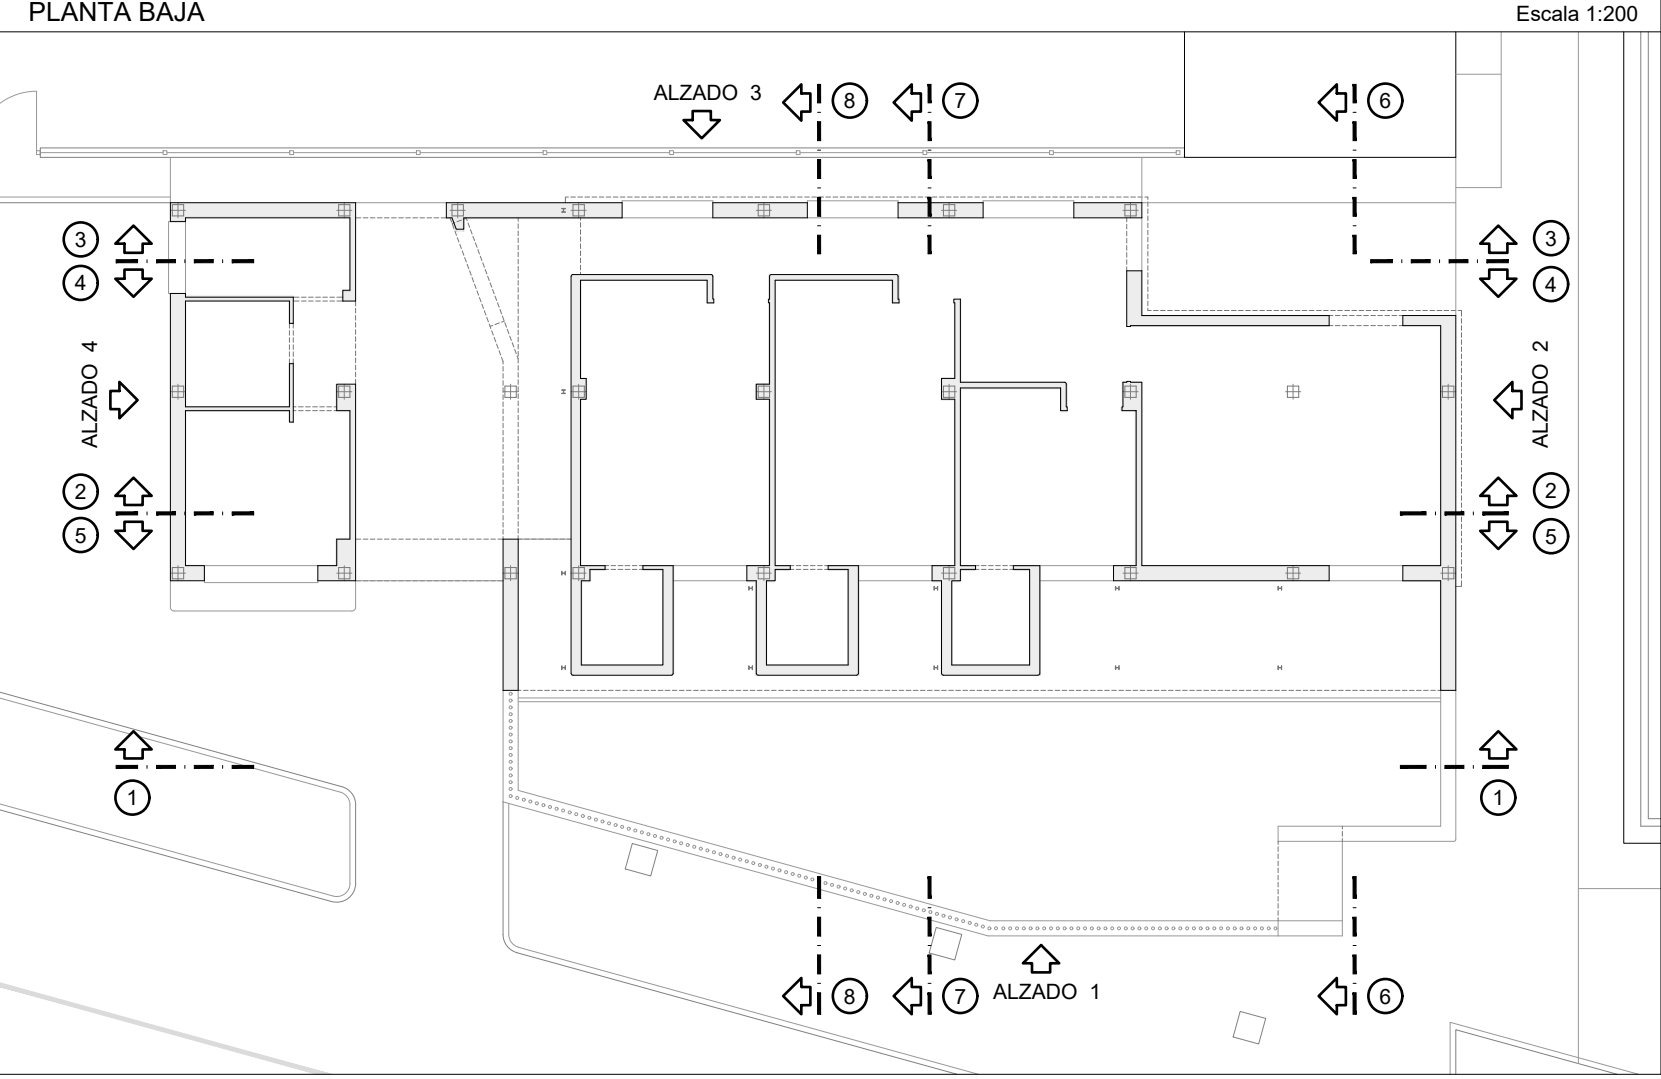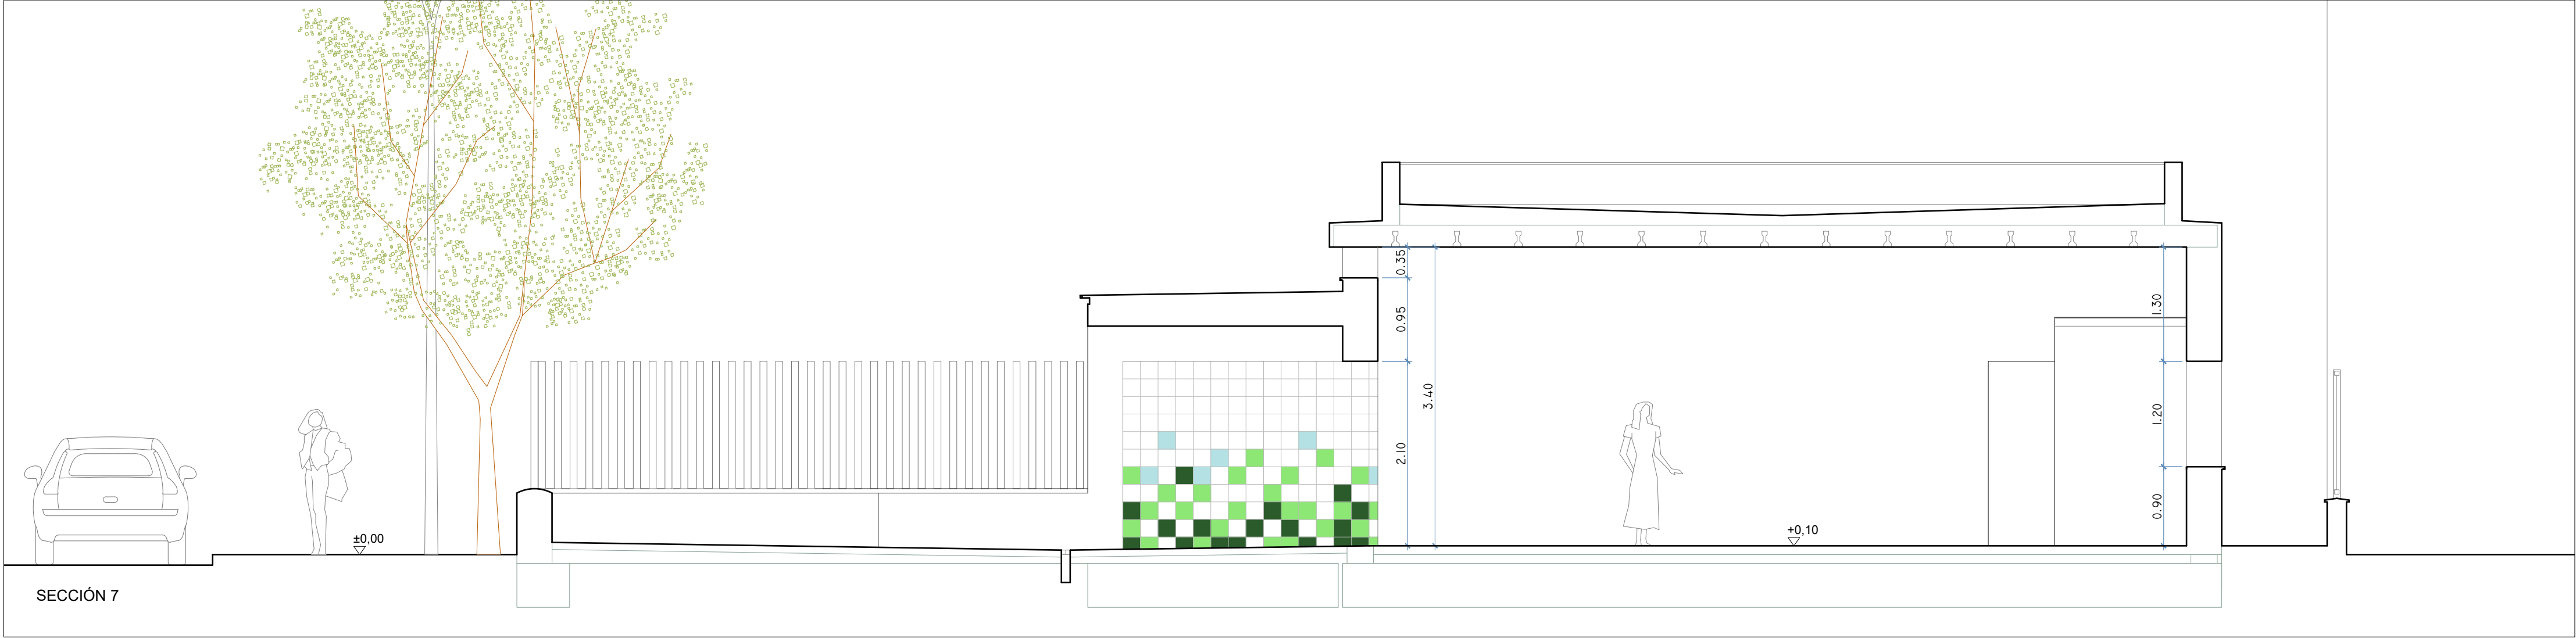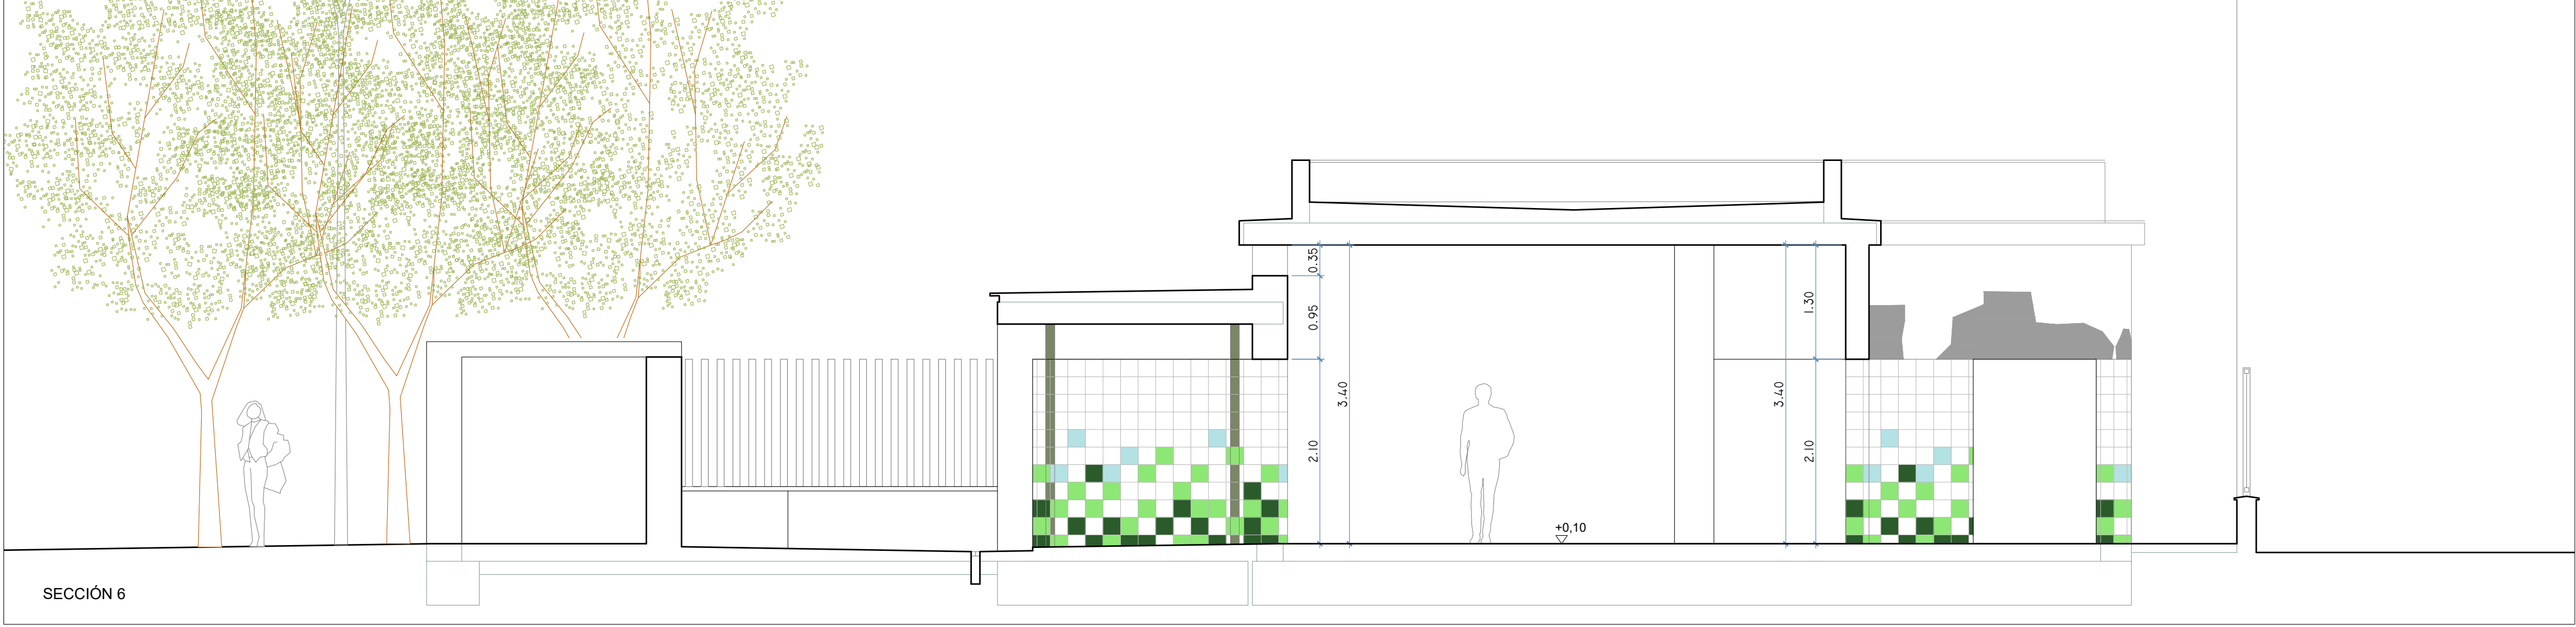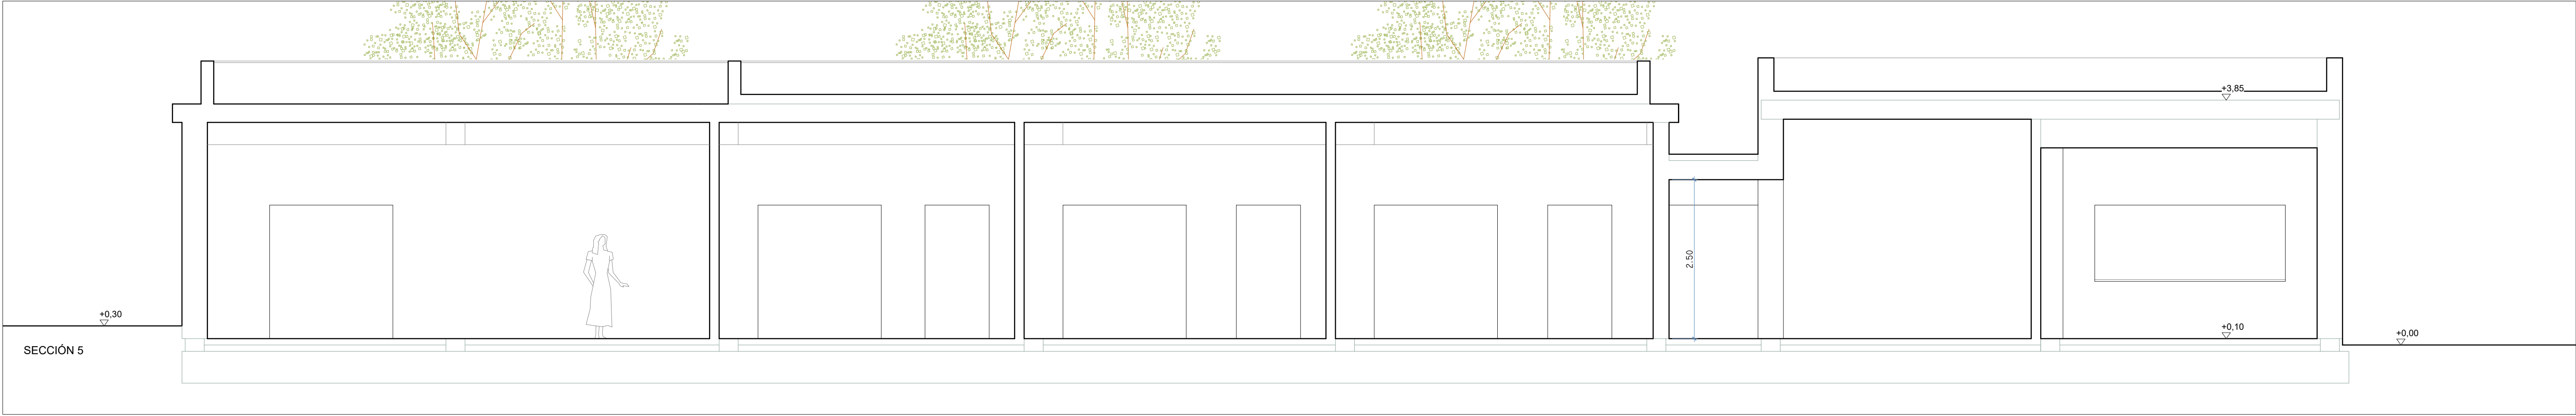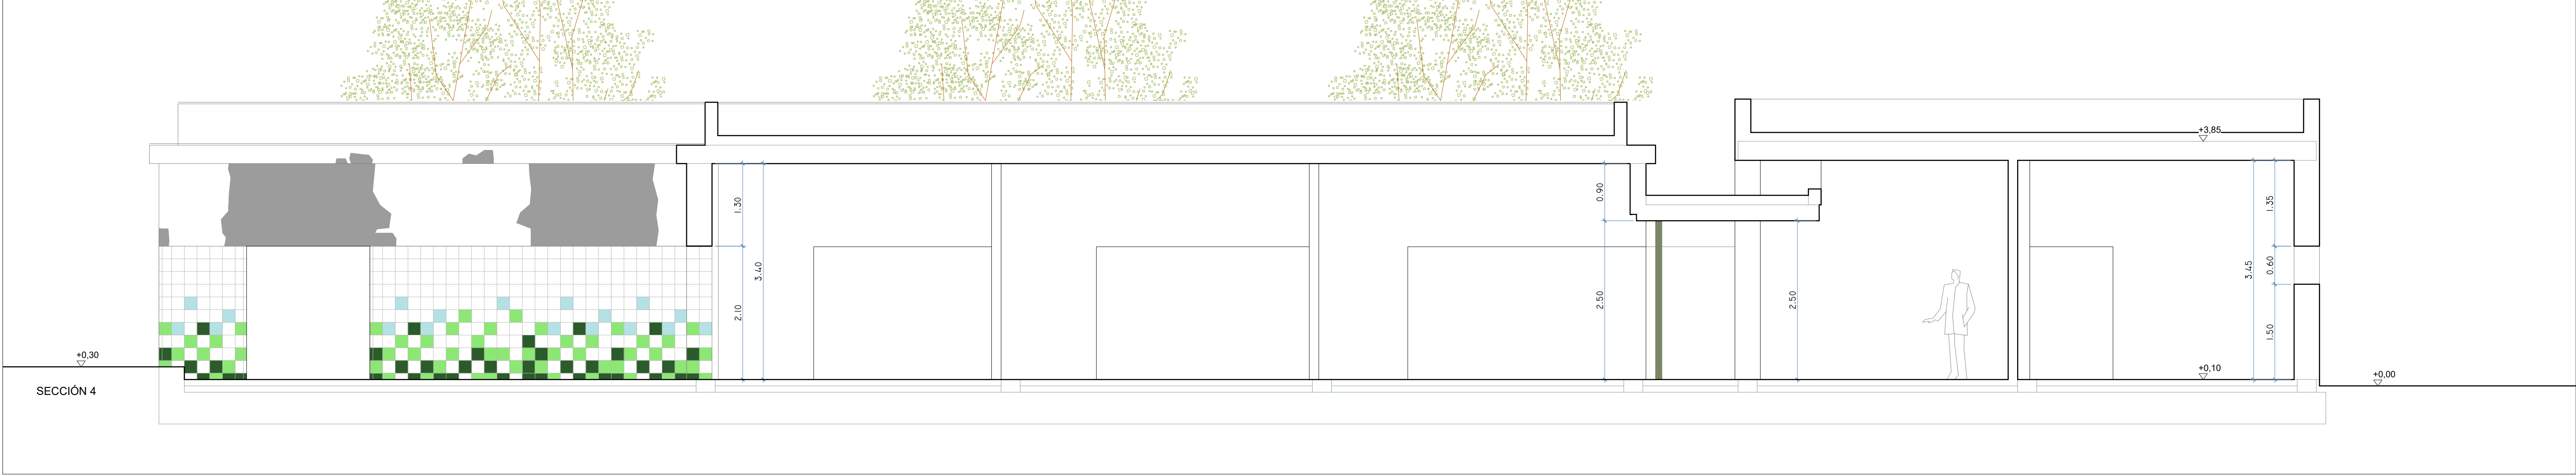

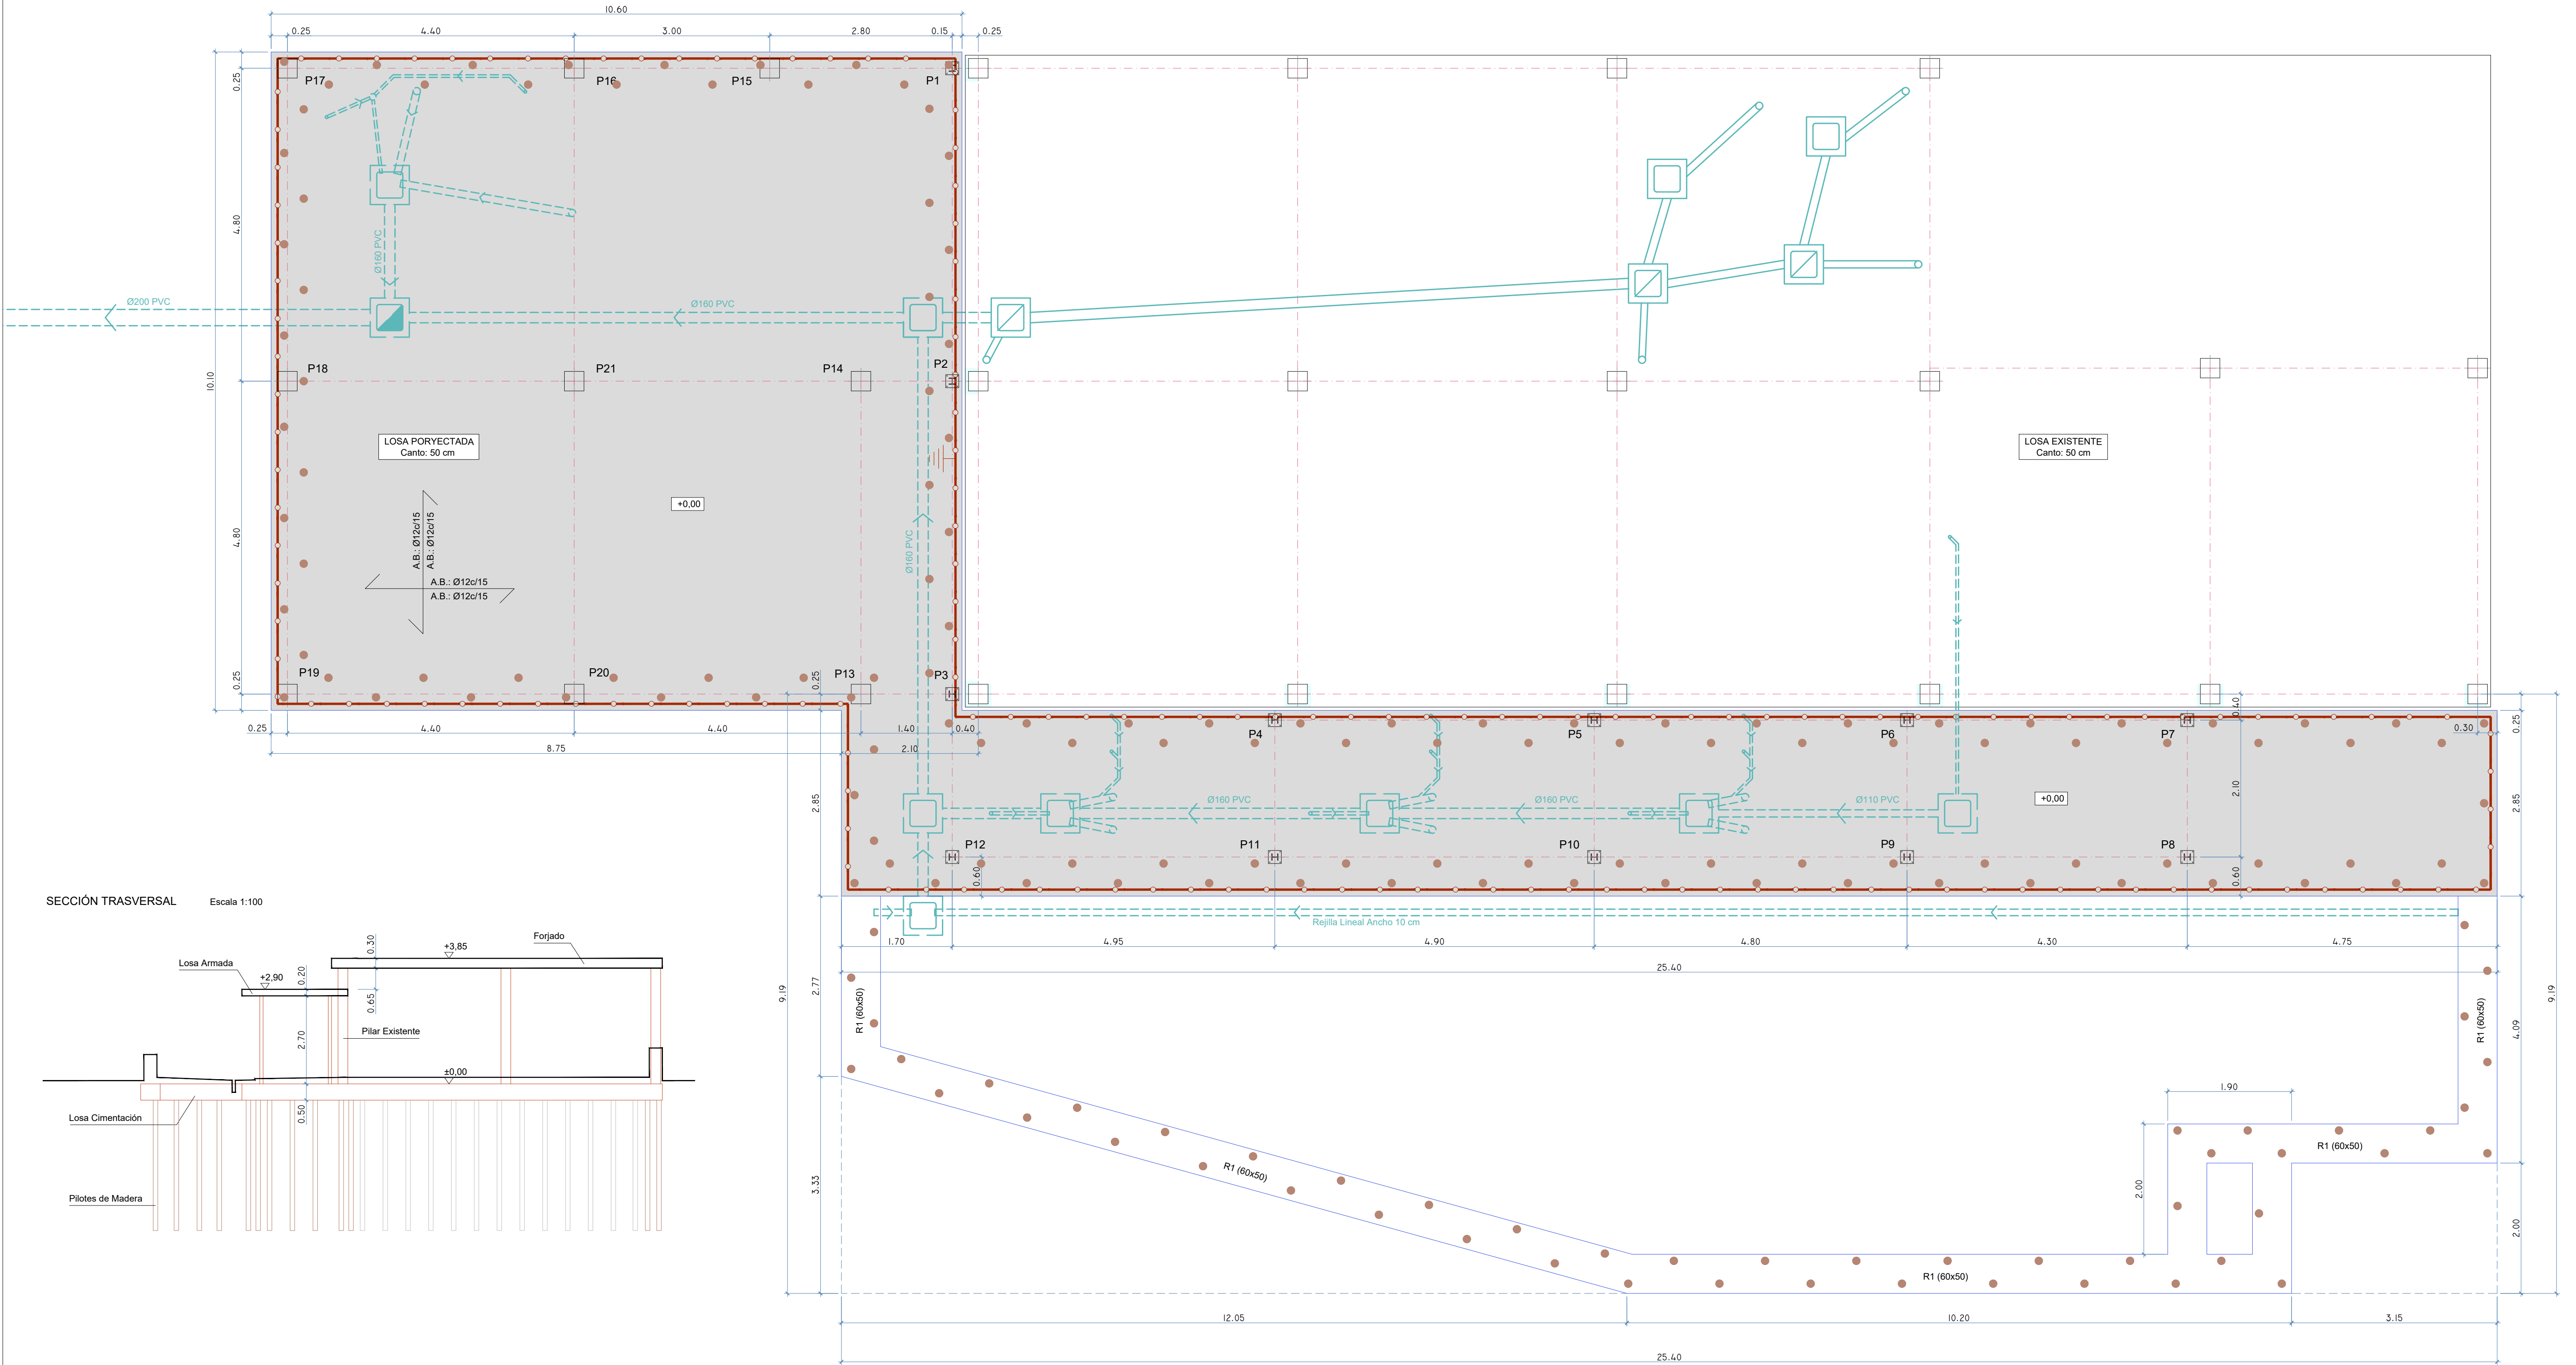

LEYENDA DE SANEAMIENTO	
	RED DE SANEAMIENTO EXISTENTE
	ARQUETA DE PASO EXISTENTE
	COLECTOR PVC
	DESAGUE CON SIFÓN
	ARQUETA DE PASO
	ARQUETA SIFÓNICA

PILOTES DE MADERA	
	Limite Cimentación Pilote de Madera
RED DE PUESTA A TIERRA	
	CONDUCTOR ENTERRADO DESNUDO 1 x 35 mm² Cu
	PICA EN EXTREMO DE ACERO COBRIZADO LONGITUD 2 m

PLACA DE ANCLAJE	
	20 2
	30 4
Cotas en cm.	

CUADRO DE PILARES							
P1	P2	P3 P4	P5 P6 P7 P11	P8 P9 P10 P12	P13=P14 P17=P18 P19=P21	P15=P20	P16
HE 100B	HE 100B	HE 100B	HE 100B	HE 100B	4Ø12 4Ø12(111) 4106c/15	6Ø12 6Ø12(123) 4106c/15	4Ø16 4Ø16(123) 2806c/20

FORJADO

LOSITA ARMADA

CIMENTACIÓN

CUADRO DE CARACTERÍSTICAS SEGUN LA INSTRUCCION "EHE"								
HORMIGÓN								
ELEMENTO ESTRUCTURAL	Tipo de hormigón	Nivel de control	Recubrimiento nominal (mm)			Coef. parciales de seguridad		
			lateral	superior	inferior			
	Cimentación	HA-25/B/20/IIa	Estadístico	50	50	70	Situación persistente 1,50	
	Muros	HA-25/B/20/IIa	Estadístico	35	-	-	Situación accidental 1,50	
	Pilares	HA-25/B/20/IIa	Estadístico	35	-	-	Situación accidental 1,50	
Vigas/Forjados	HA-25/B/20/IIa	Estadístico	35	35	35			
ACERO								
ELEMENTO ESTRUCTURAL	Tipo de acero	Nivel de control	El acero a emplear en las armaduras deberá estar certificado			Coef. parciales de seguridad		
						Situación persistente 1,50		
	Cimentación	B 400 S	NORMAL				Situación accidental 1,50	
	Muros	B 400 S	NORMAL					
	Pilares	B 400 S	NORMAL					
Vigas/Forjados	B 400 S	NORMAL						
EJECUCIÓN								
Nivel de control de la ejecución	Coeficientes parciales de seguridad para Estados Límite Últimos							
	TIPO DE ACCION	Situación permanente o transitoria			Situación accidental			
		Efecto favorable	Ef. desfavorable		Efecto favorable	Ef. desfavorable		
		Variable	$\gamma_s = 0,00$	$\gamma_s = 1,60$		$\gamma_s = 0,00$	$\gamma_s = 1,00$	
NORMAL	Permanente			$\gamma_s = 1,50$				



EL PALMAR DE TROYA

PROYECTO DE INSTALACIONES Y TERMINACIÓN DE LA GUARDERÍA INFANTIL CON LA DOTACIÓN DE SUS EQUIPAMIENTOS












PLANO 8: ESTADO ACTUAL - CIMENTACIÓN Y SANEAMIENTO

PROYECTISTAS: FRANCISCO GUTIÉRREZ OLIVERO, ARQUITECTO
ENRIQUE GAHETE ÁLAMO, ING. TEC. INDUSTRIAL

ESCALA 1:50

APR MARZO 2025

Código Seguro De Verificación	p3jsPmEENW4Gf4+QqKkNa==	Estado	Fecha y hora	
Firmado Por	Enrique Gahete Alamo	Firmado	11/05/2025 18:44:07	
	Francisco De Paula Gutierrez Olivero	Firmado	06/05/2025 13:52:12	
Observaciones		Página	1011/1029	
Url De Verificación	https://portal.dipusevilla.es/vfirma/code/p1j1aPmEENW4Gf4+QqKkNa==			

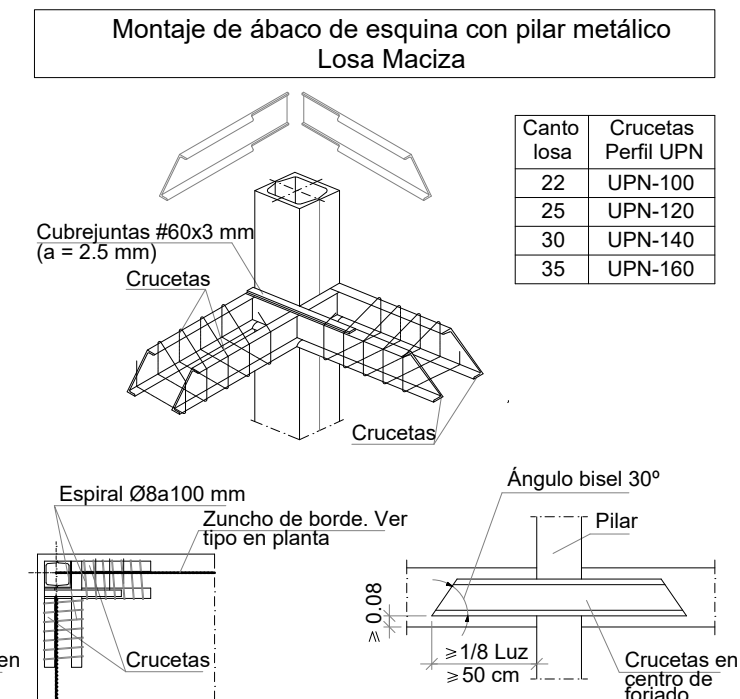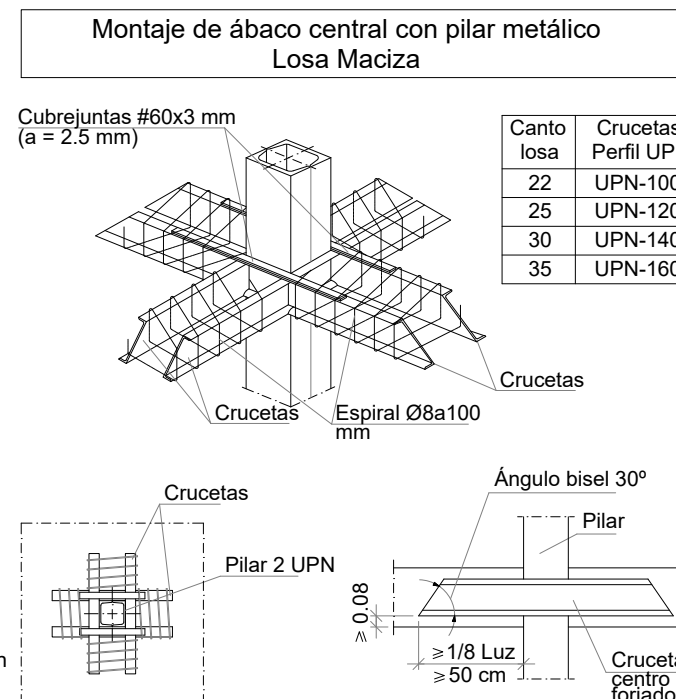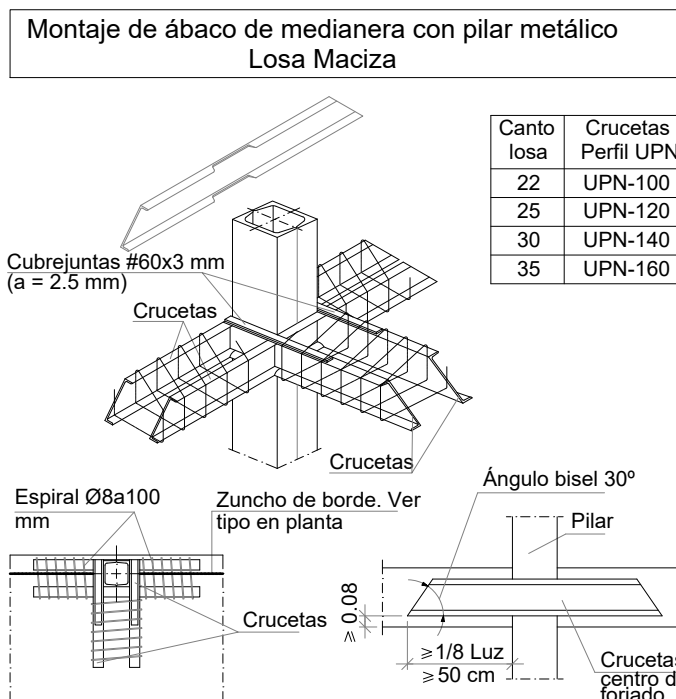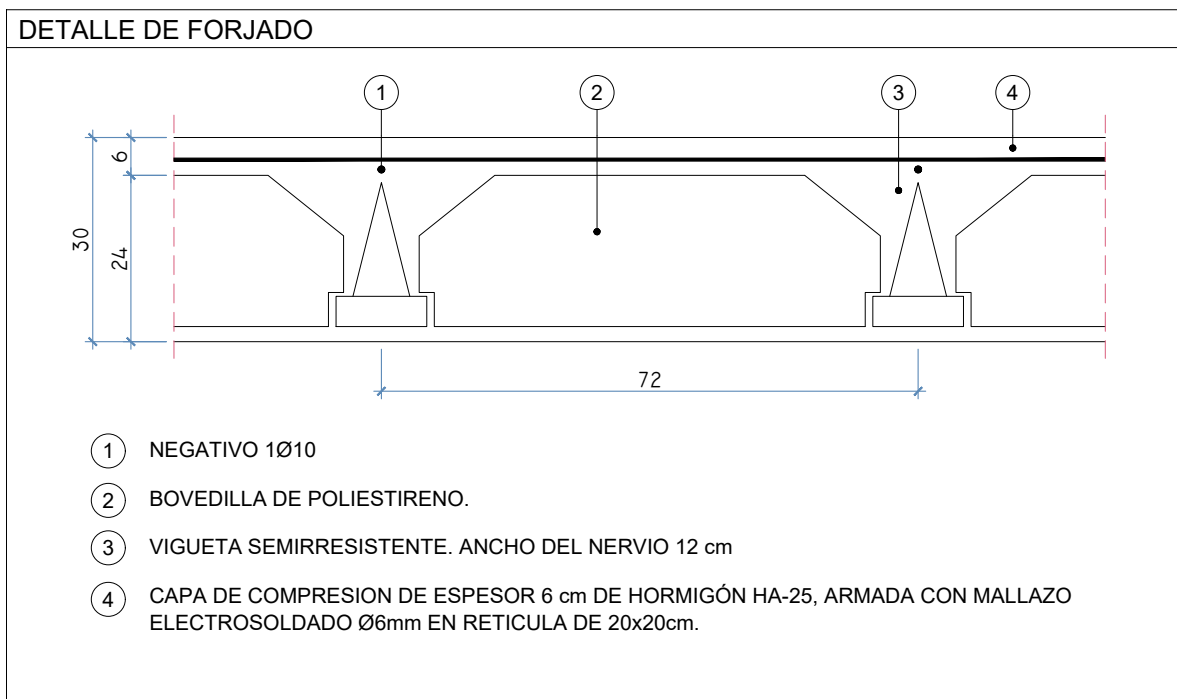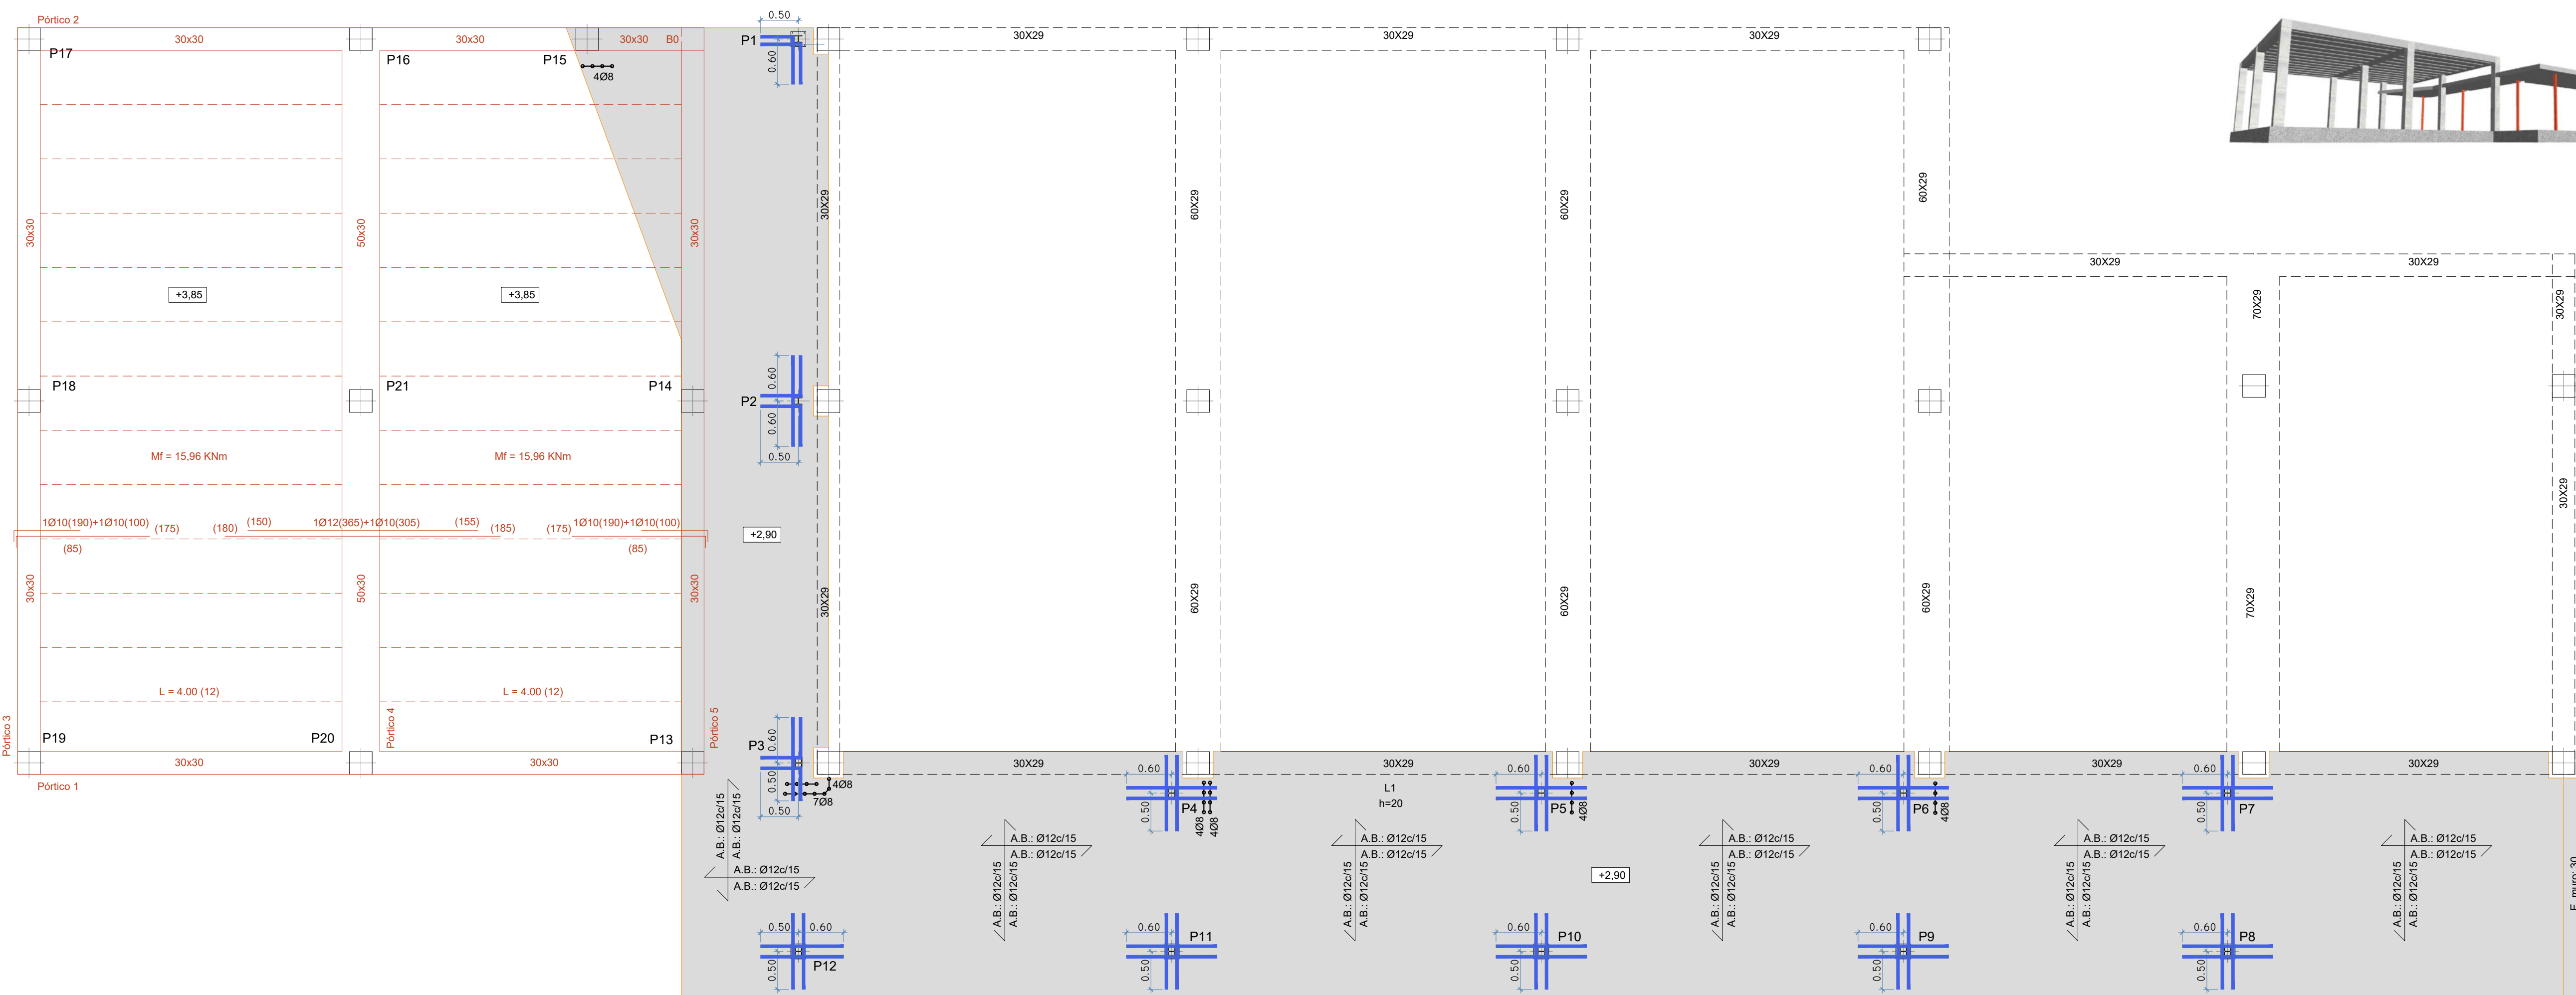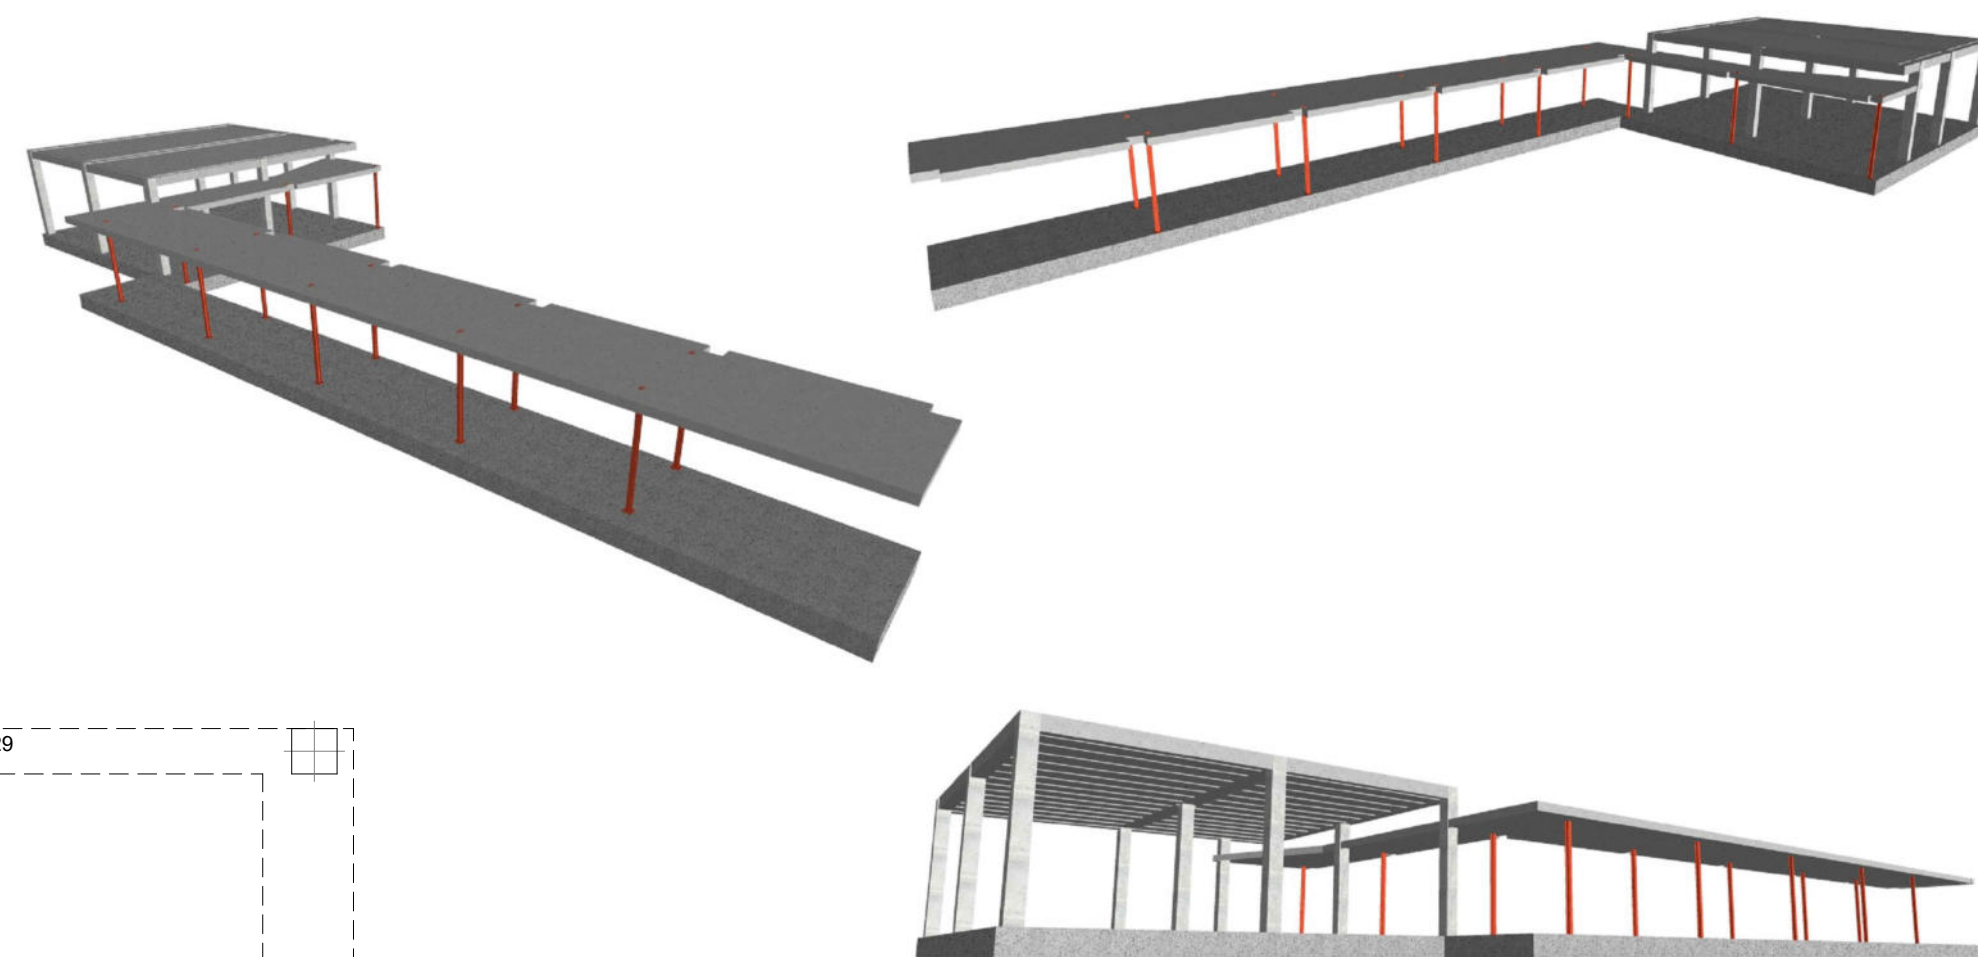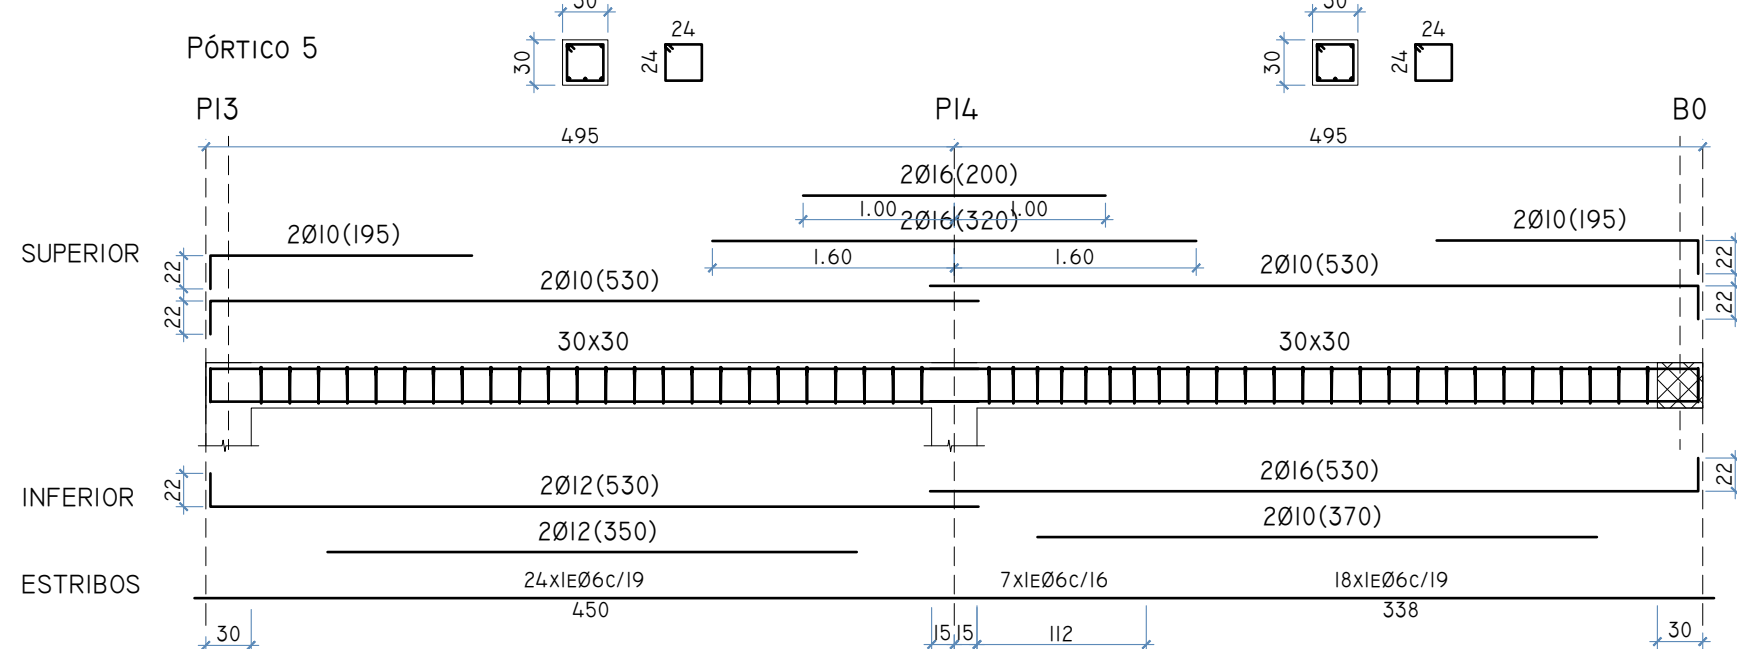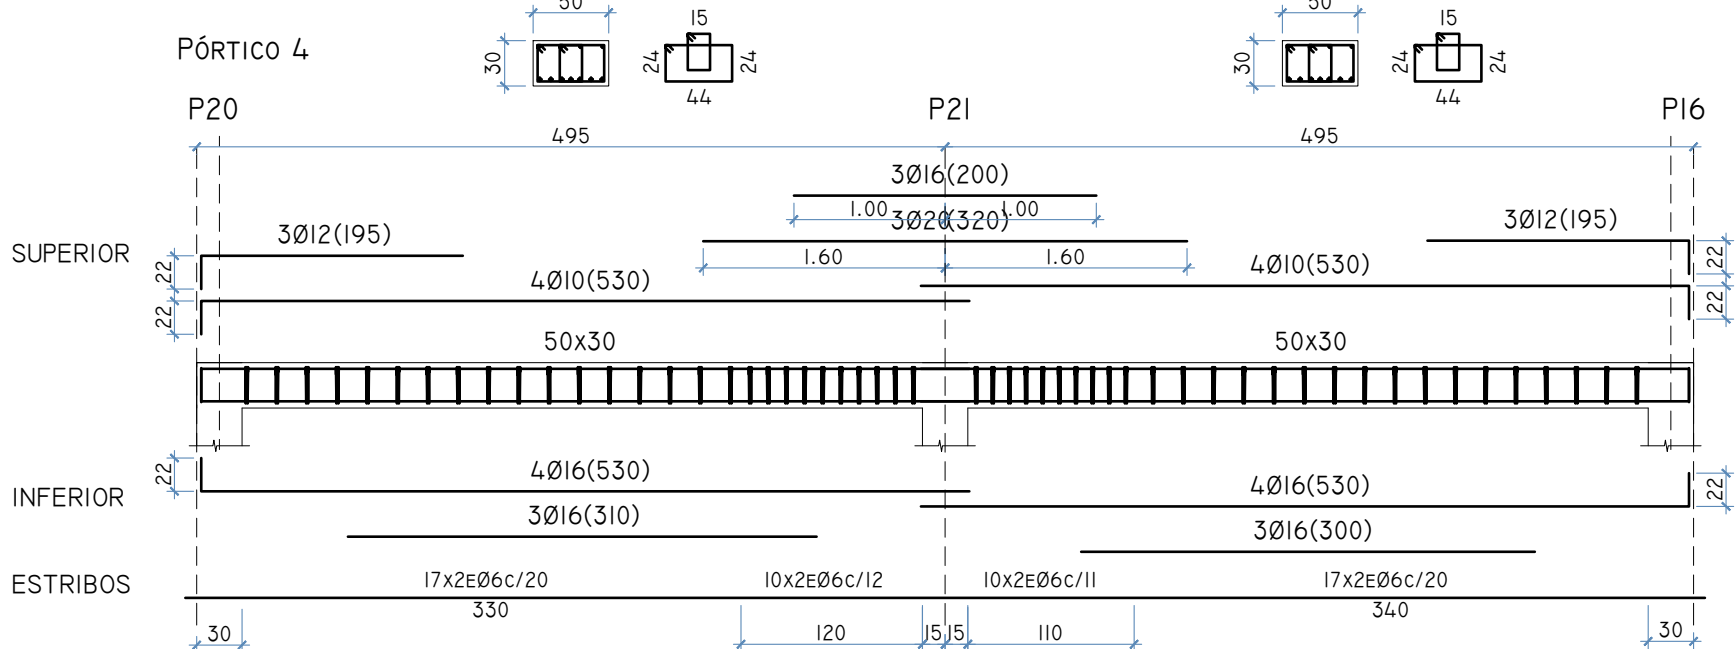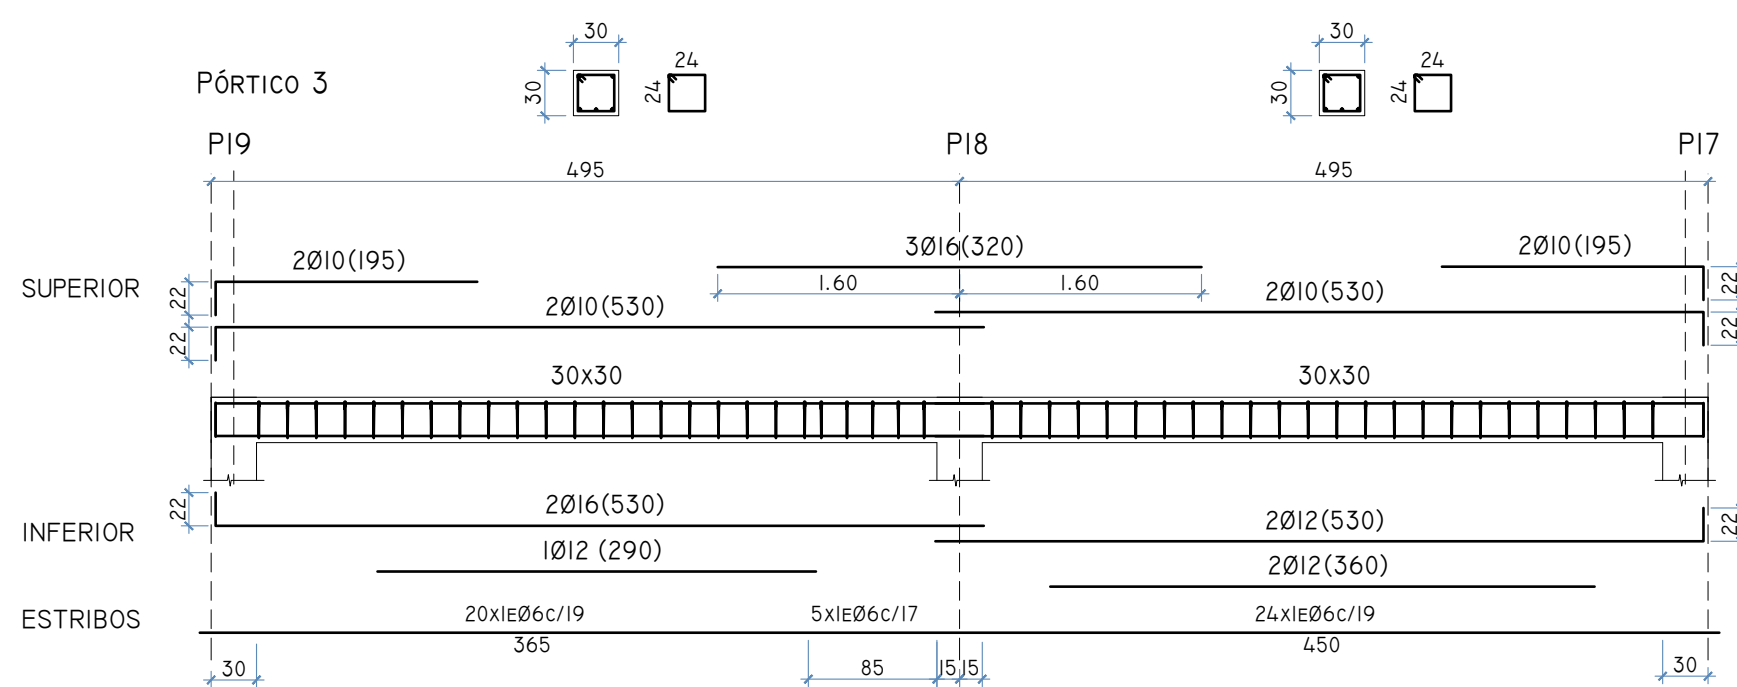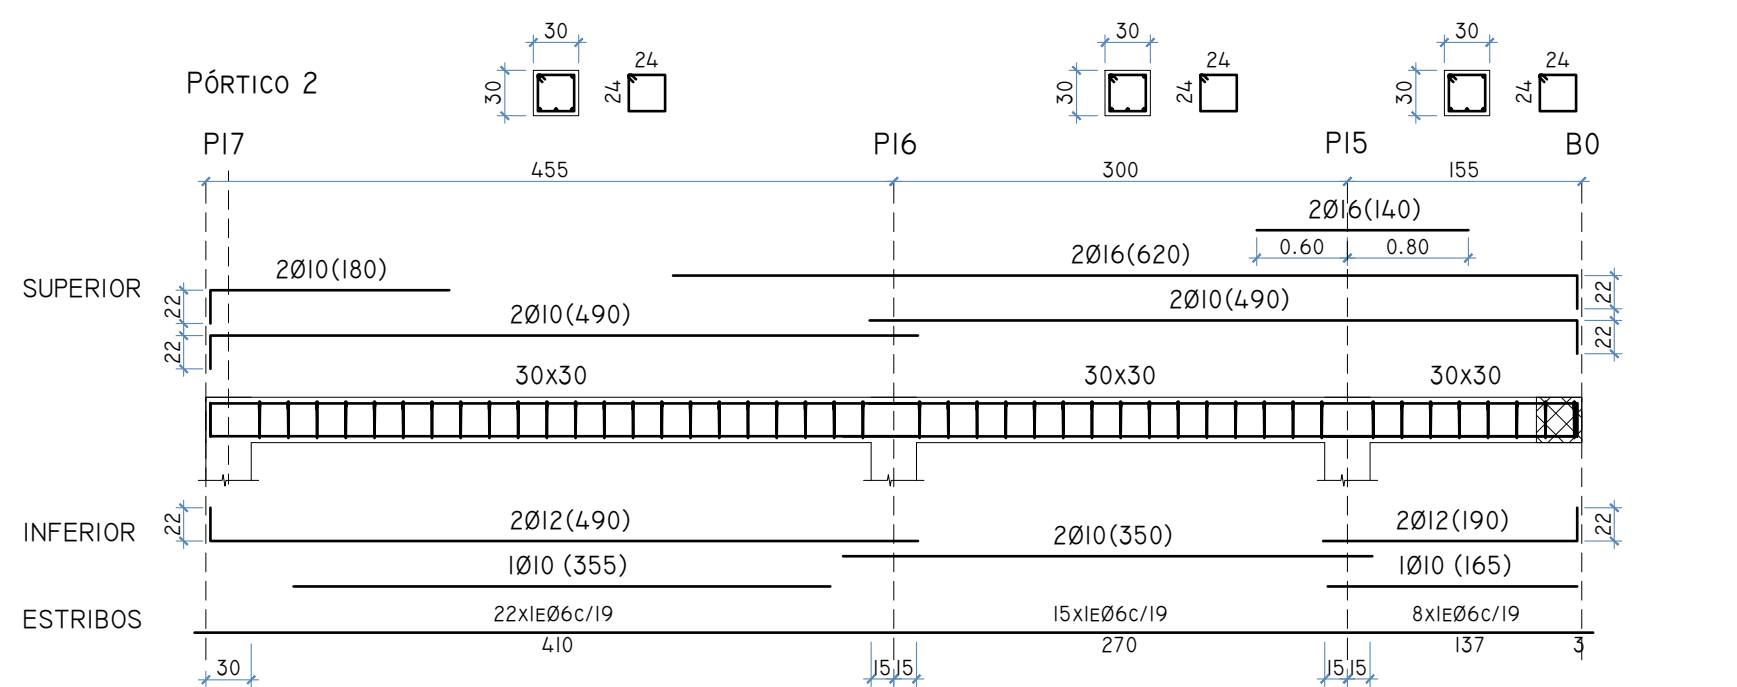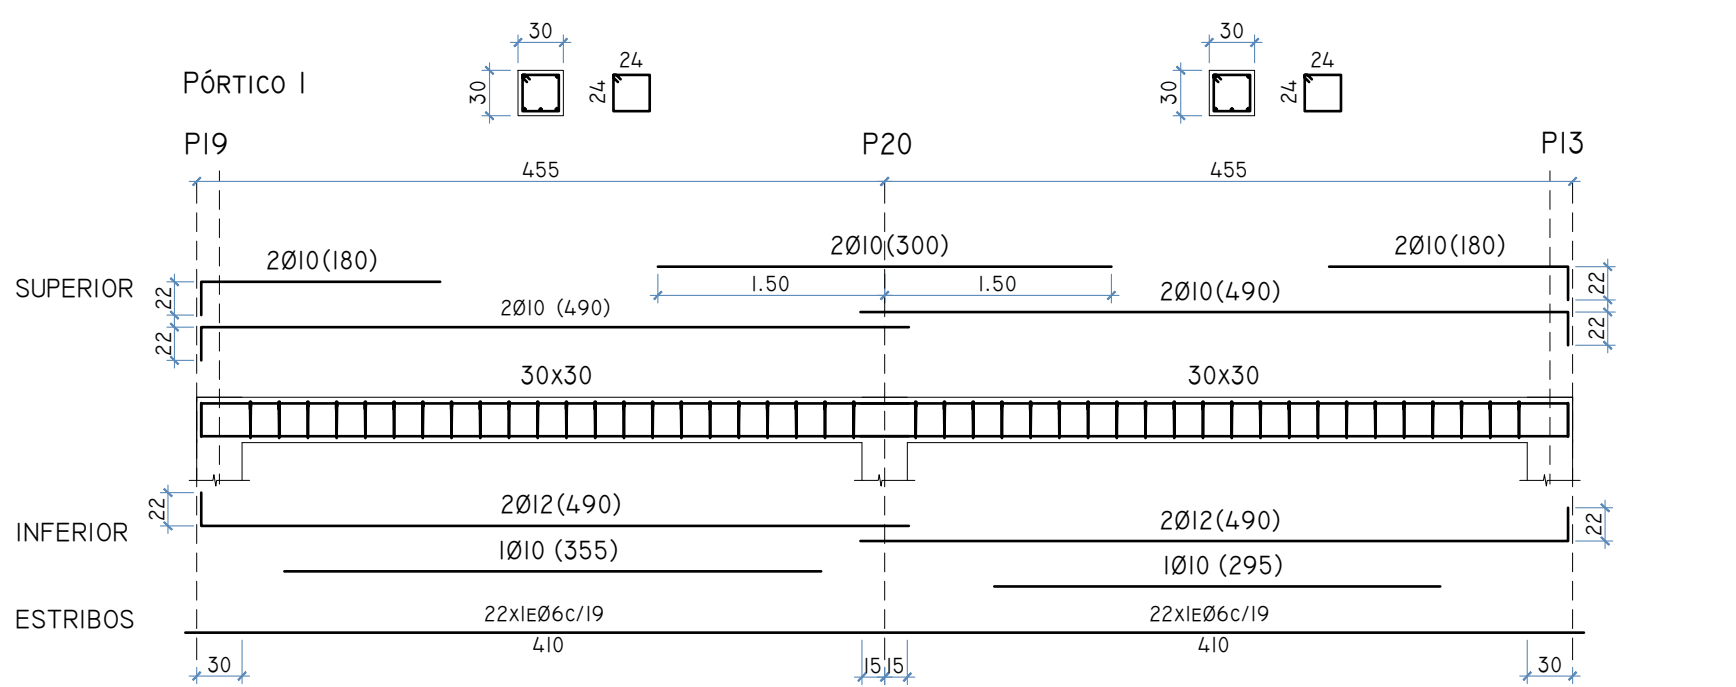

CUADRO DE CARACTERÍSTICAS SEGUN LA INSTRUCCION "EHE"							
HORMIGÓN							
ELEMENTO ESTRUCTURAL	Tipo de hormigón	Nivel de control	Recubrimiento nominal (mm)			Coeffic. parciales de seguridad	
Cimentación	HA-25/B/20/IIa	Estadístico	lateral	superior	inferior	Situación persistente 1,50	
Muros	HA-25/B/20/IIa	Estadístico	35	-	-		
Pilares	HA-25/B/20/IIa	Estadístico	35	-	-	Situación accidental 1,50	
Vigas/Forjados	HA-25/B/20/IIa	Estadístico	35	35	35		
ACERO							
ELEMENTO ESTRUCTURAL	Tipo de acero	Nivel de control	El acero a emplear en las armaduras deberá estar certificado			Coeffic. parciales de seguridad	
Cimentación	B 400 S	NORMAL				Situación persistente 1,50	
Muros	B 400 S	NORMAL					
Pilares	B 400 S	NORMAL					
Vigas/Forjados	B 400 S	NORMAL					
EJECUCIÓN							
Nivel de control de la ejecución	Coeficientes parciales de seguridad para Estados Límite Últimos						
	TIPO DE ACCION	Situación permanente o transitoria		Situación accidental			
		Efecto favorable	Ef. desfavorable	Efecto favorable	Ef. desfavorable		
		Variable	Y _s = 0,00	Y _s = 1,60	Y _s = 0,00	Y _s = 1,00	
		Permanente					

NOTA: LAS COTAS DE NIVEL SON LAS DE CARA SUPERIOR DE FORJADO O LOSA TERMINADA



EL PALMAR DE TROYA

PROYECTO DE INSTALACIONES Y TERMINACIÓN DE LA GUARDERÍA INFANTIL CON LA DOTACIÓN DE SUS EQUIPAMIENTOS



PLANO 9: ESTADO ACTUAL - ESTRUCTURA.
PROYECTISTAS: FRANCISCO GUTIÉRREZ OLIVERO, ARQUITECTO
ENRIQUE GAHETE ÁLAMO, ING. TEC. INDUSTRIAL

ESCALA 1:50

APR MARZO 2025

Código Seguro De Verificación	p1jaPmEENH4Gr4+QqKsA==	Estado	Fecha y hora
Firmado Por	Enrique Gahete Álamo	Firmado	11/05/2025 18:44:07
Observaciones	Francisco De Paula Gutierrez Olivero	Firmado	08/05/2025 13:52:12
Url De Verificación	https://portal1.dipusevilla.es/vfirma/code/p1jaPmEENH4Gr4+QqKsA==		



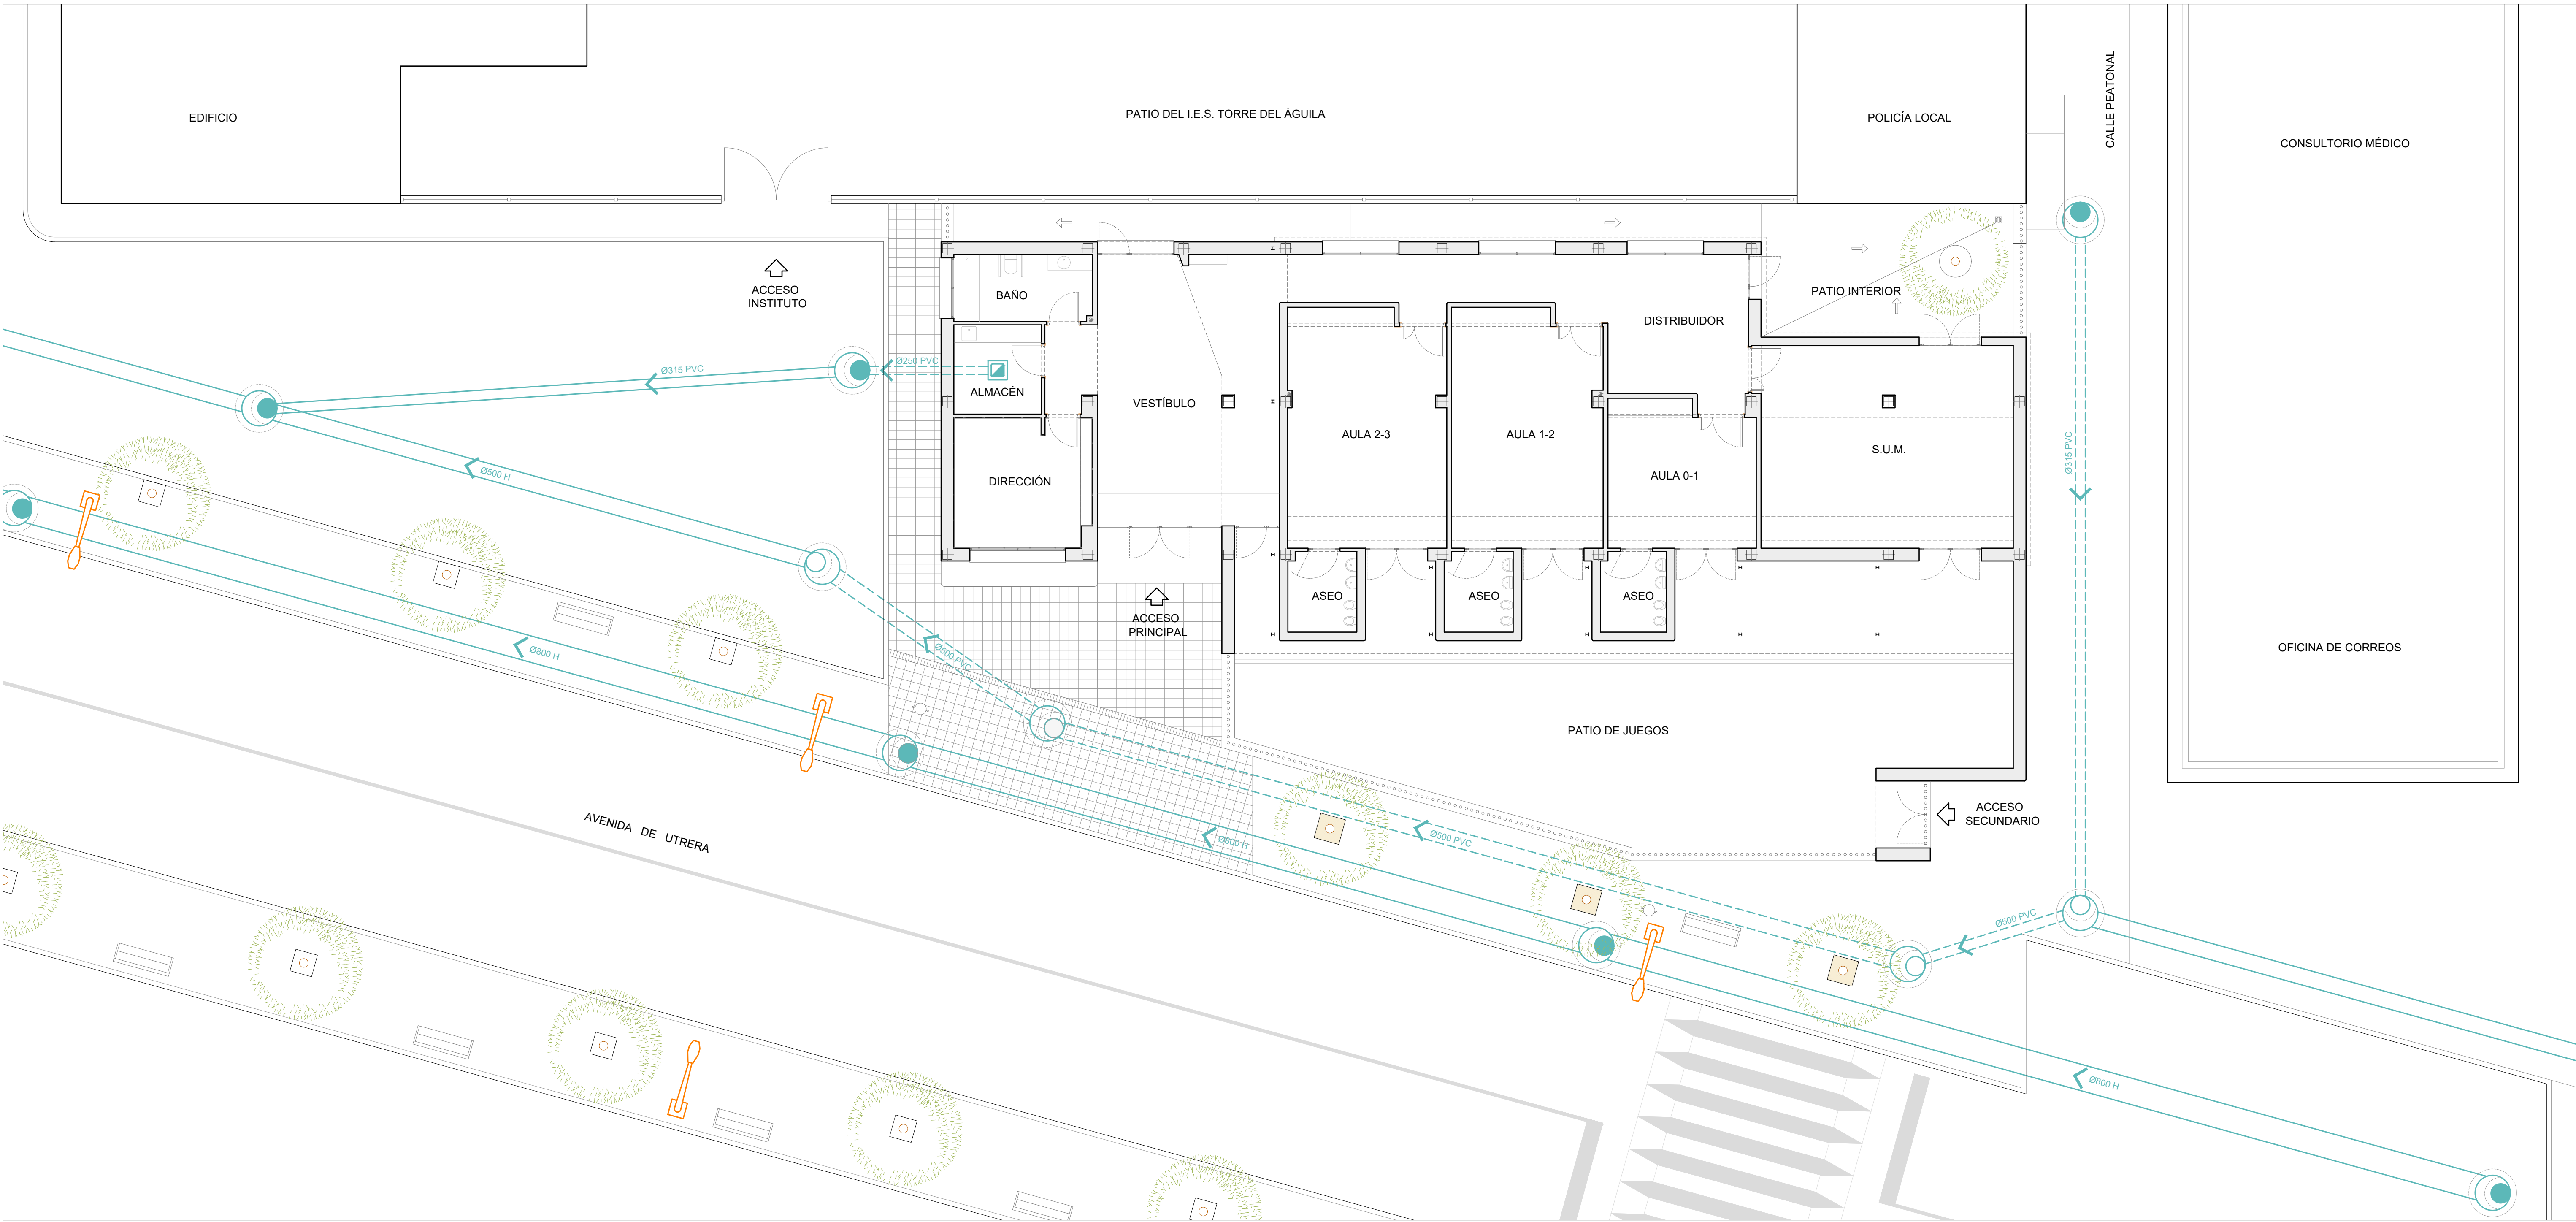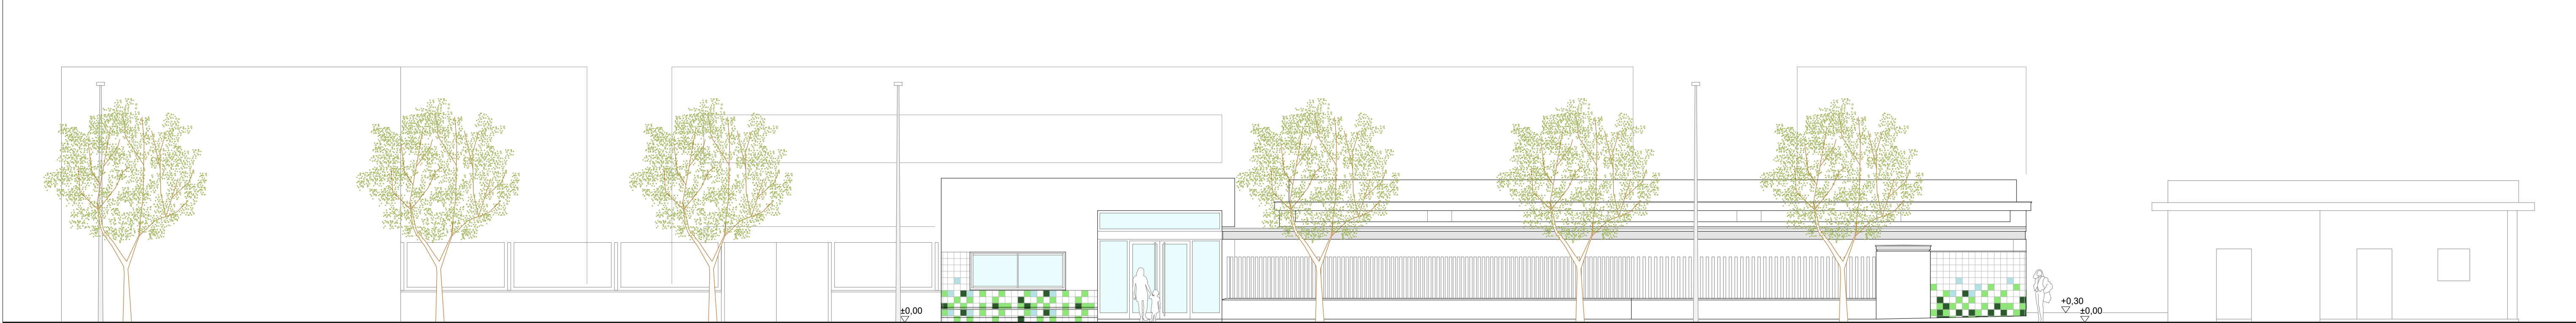

LEYENDA

Colocación de solería de cigarrillo.

Reubicación de alcorques acerado Avenida del Pantano.

LEYENDA DE SANEAMIENTO

RED DE ALCANTEARILLADO EXISTENTE

RED DE ALCANTEARILLADO PROYECTADA.

POZO DE REGISTRO EXISTENTE

POZO DE REGISTRO PROYECTADO

COHESIÓN TERRITORIAL

Diputación
Sevilla

EL PALMAR DE TROYA


PROYECTO DE INSTALACIONES Y TERMINACIÓN
DE LA GUARDERÍA INFANTIL CON LA DOTACIÓN DE
SUS EQUIPAMIENTOS

PLANO 10: ESTADO PROPUESTO - ORDENACIÓN GENERAL

PROYECTISTAS: FRANCISCO GUTIÉRREZ OLIVERO, ARQUITECTO
ENRIQUE GAHETE ÁLAMO, ING. TEC. INDUSTRIAL

ESCALA 1:100
APR MARZO 2025

Código Seguro De Verificación	p1j1aPmEENN4Gf4+QqKKnA==	Estado	Fecha y hora
Firmado Por	Enrique Gahete Álamo	Firmado	11/05/2025 18:44:07
Observaciones	Francisco De Paula Gutiérrez Olivero	Firmado	08/05/2025 13:52:12
Url De Verificación	https://portal.dipusevilla.es/vfirma/code/p1j1aPmEENN4Gf4+QqKKnA==	Página	1013/1029

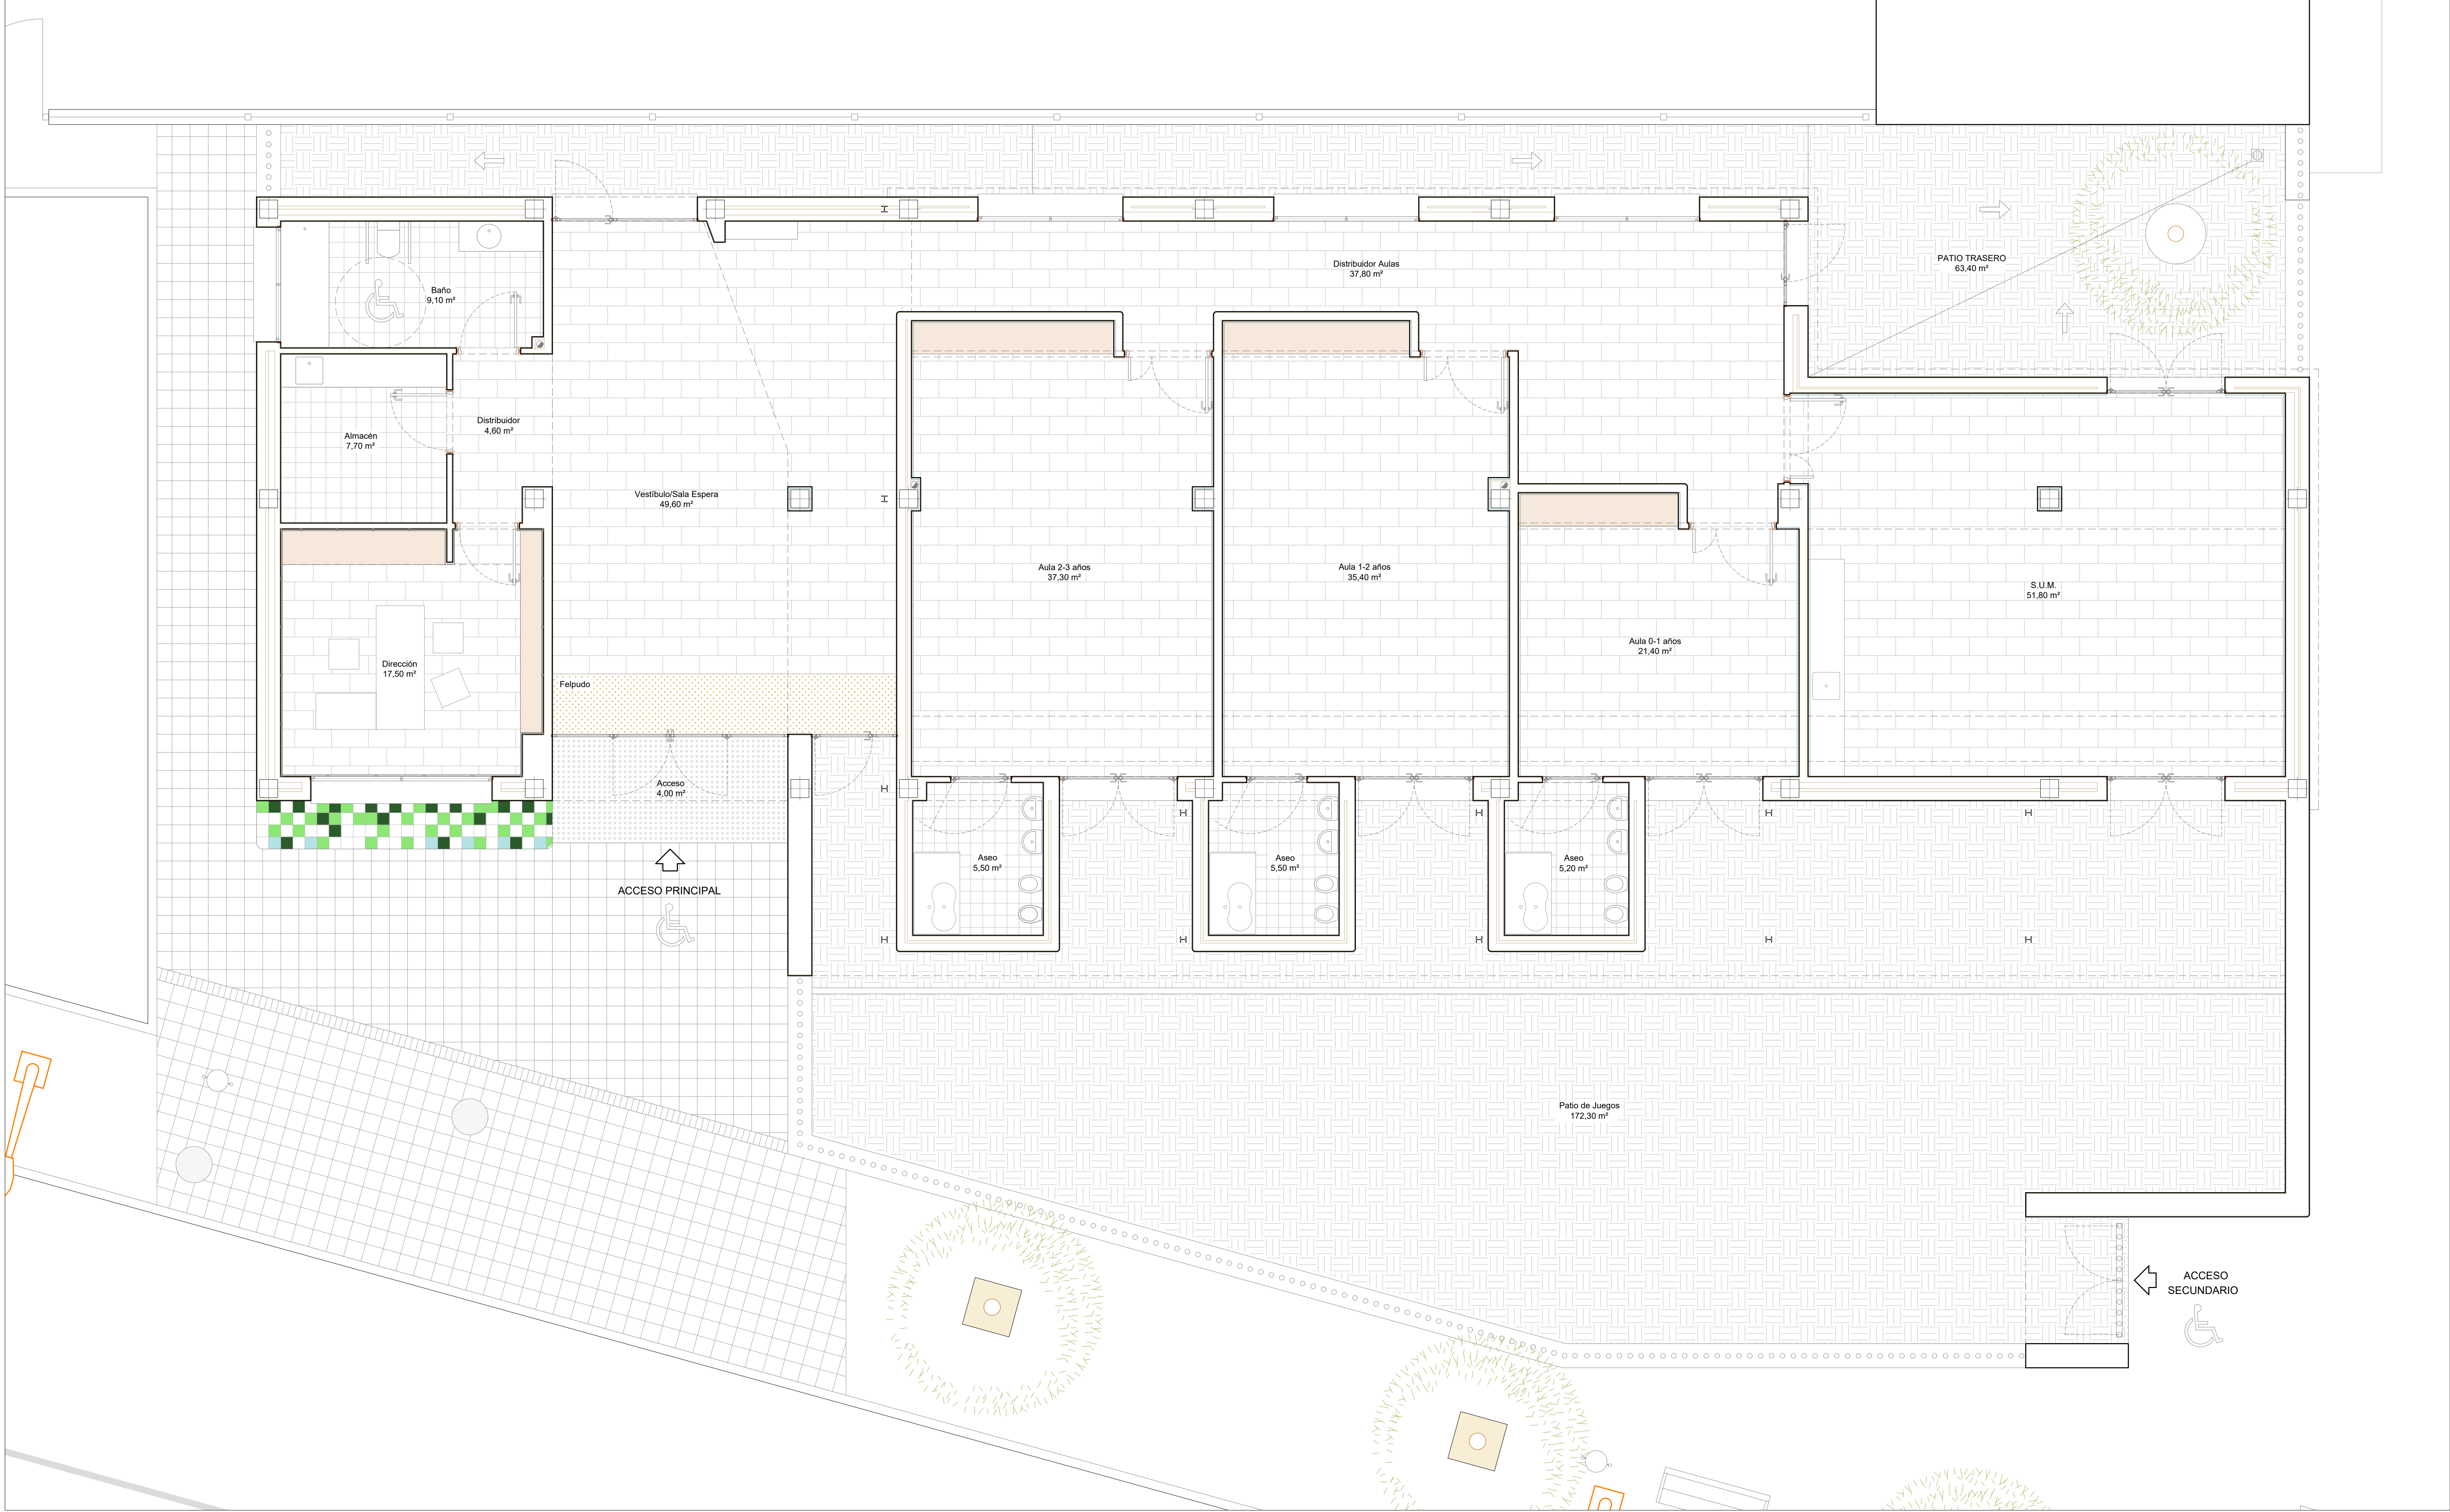

USOS Y SUPERFICIES			
a) SUPERFICIE PARCELA	594,40 m²	d) SUPERFICIE CONSTRUIDA TOTAL	347,57 m²
b) SUPERFICIES EXTERIORES DESCUBIERTAS (PATIOS)	186,90 m²	d.1.) Superficie Construida Envolvente	329,25 m²
b.1.) Zona Acceso Banco	7,00 m²	d.2.) Superficie Construida Cerramientos de Parcela	18,32 m²
b.2.) Patio Delantero	116,45 m²	e) SUPERFICIES ÚTILES	283,28 m²
b.3.) Patio Trasero	63,45 m²	e.1.) Vestibulo de Acceso	48,37 m²
c) SUPERFICIES EXTERIORES CUBIERTAS (ACCESOS, PORCHE)	59,93 m²	e.2.) Distribuidor	4,32 m²
c.1.) Vuelo Acceso Principal	4,11 m²	e.3.) Almacén	7,70 m²
c.2.) Techo Acceso Secundario	3,57 m²	e.4.) Despacho Dirección	17,53 m²
c.3.) Porche Patio de Juegos	52,25 m²	e.5.) Aseo de Personal	9,14 m²
		e.6.) Distribuidor Aulas	37,81 m²
		e.7.) Sala Usos Múltiples (S.U.M.)	50,64 m²
		e.8.) Aula (2-3 años)	36,54 m²
		e.9.) Aseo (2-3 años)	5,45 m²
		e.10.) Aula (1-2 años)	34,68 m²
		e.11.) Aseo (1-2 años)	5,45 m²
		e.12.) Aula (0-1 años)	20,65 m²
		e.13.) Aseo (0-1 años)	5,20 m²

CONEXIÓN TERRITORIAL

Se

Diputación

Sevilla

EL PALMAR DE TROYA

PROYECTO DE INSTALACIONES Y TERMINACIÓN DE LA GUARDERÍA INFANTIL CON LA DOTACIÓN DE SUS EQUIPAMIENTOS






PLANO 11: ESTADO PROPUESTA - PLANTA BAJA Y ACCESIBILIDAD

PROYECTISTAS: FRANCISCO GUTIÉRREZ OLIVERO, ARQUITECTO
ENRIQUE GAHETE ÁLAMO, ING. TEC. INDUSTRIAL

ESCALA 1:50

APR MARZO 2025

Código Seguro De Verificación	p3jsPmEENR4Gr4+QqkKnA==	Estado	Fecha y hora
Firmado Por	Enrique Gahete Álamo	Firmado	11/05/2025 18:44:07
Observaciones	Francisco De Paula Gutiérrez Olivero	Firmado	08/05/2025 13:52:12
Url De Verificación	https://portal1.dipusevilla.es/vfirma/code/p3jsPmEENR4Gr4+QqkKnA==	Página	1014/1029

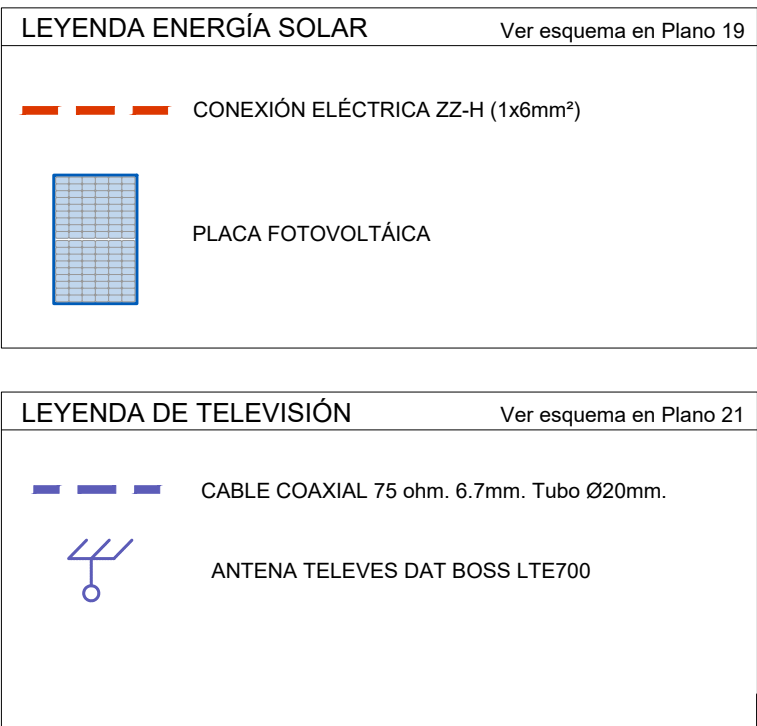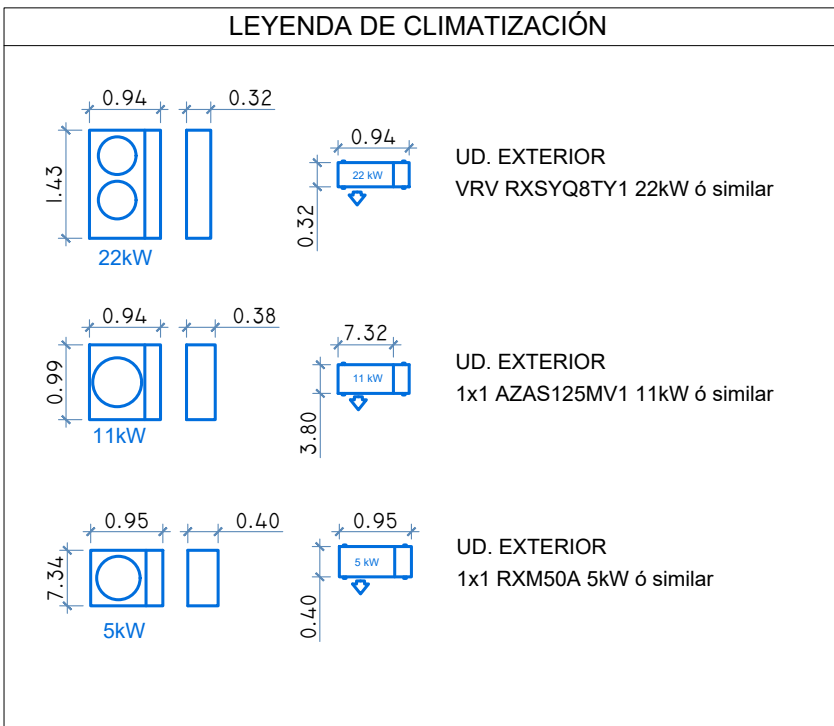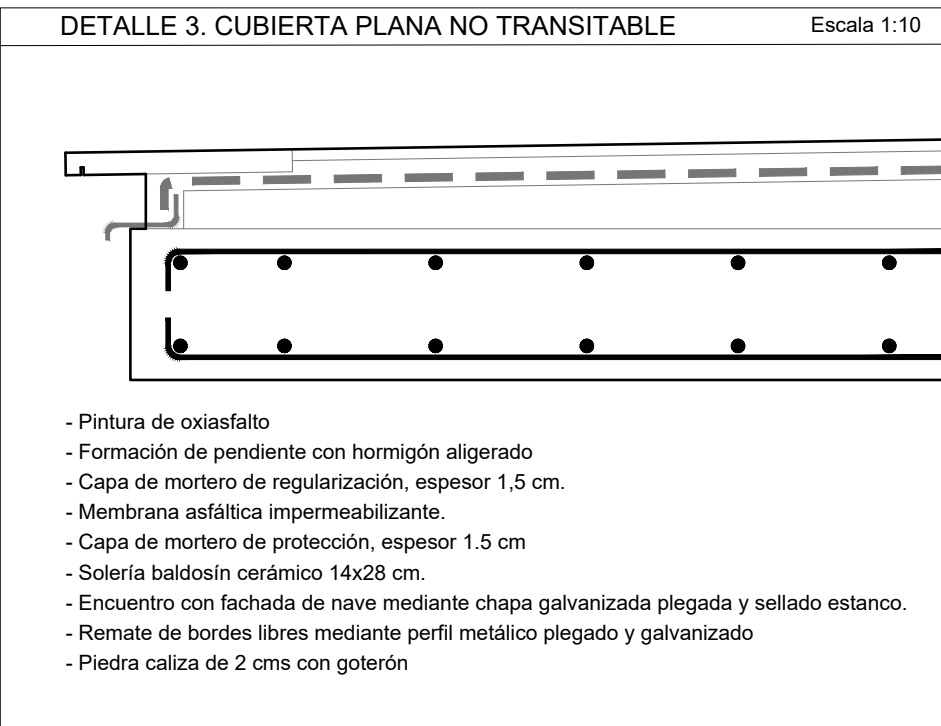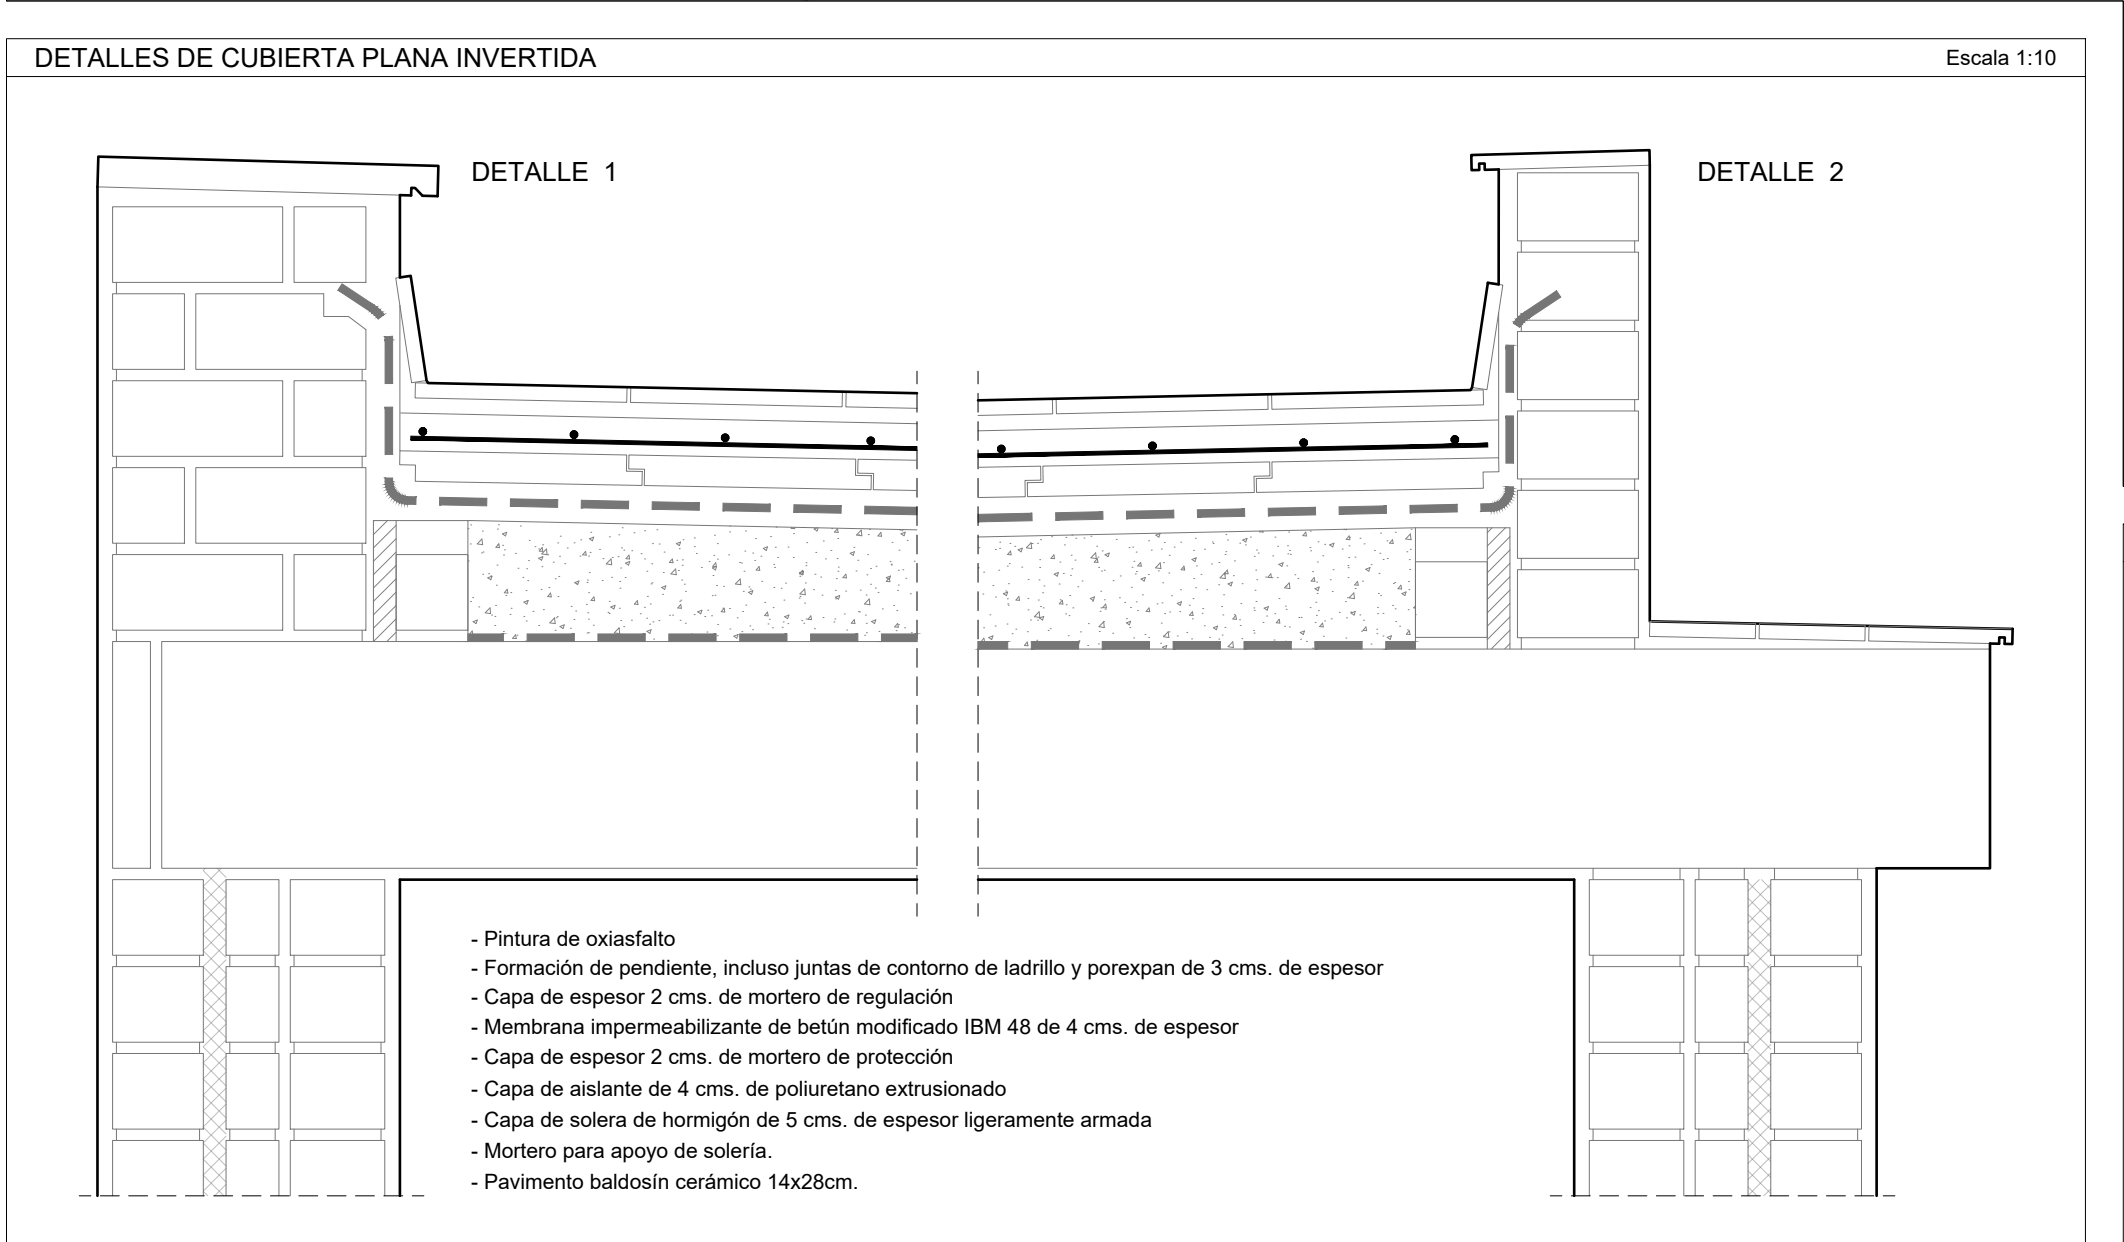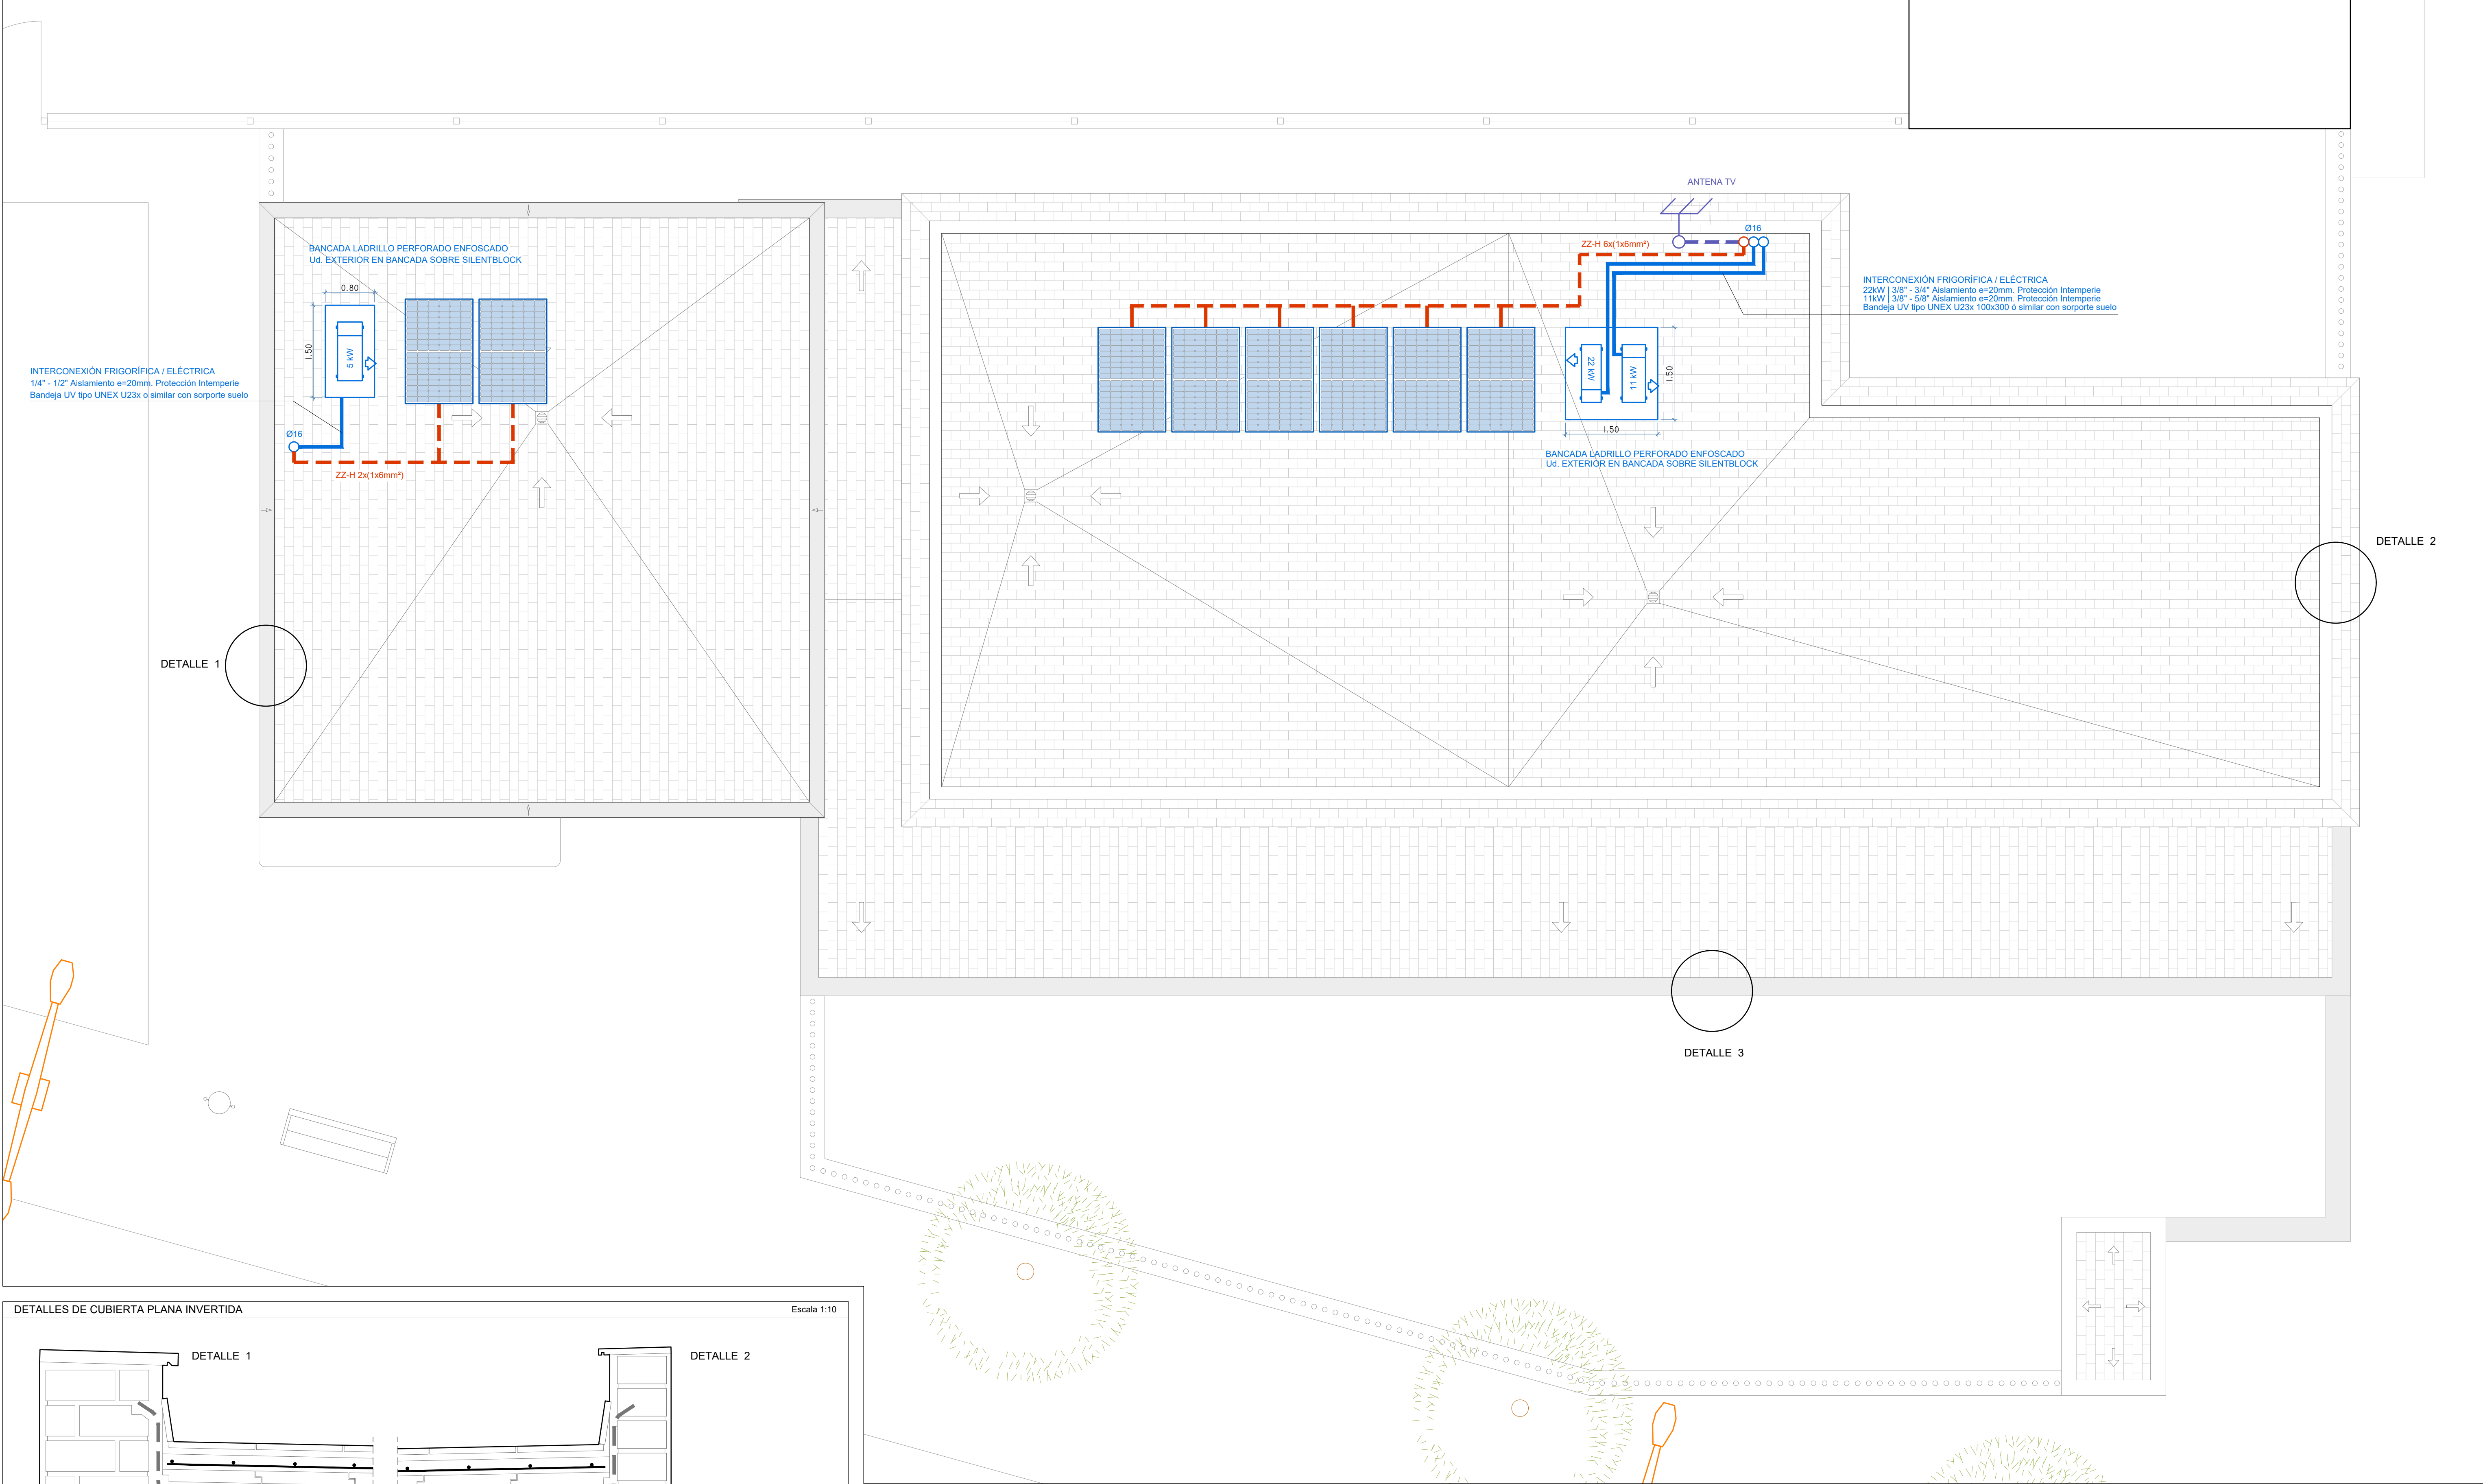

Pavimento baldosín cerámico 14x28cm. Remates piedra caliza espesor 3cm. con goterón.

EL PALMAR DE TROYA

PROYECTO DE INSTALACIONES Y TERMINACIÓN DE LA GUARDERÍA INFANTIL CON LA DOTACIÓN DE SUS EQUIPAMIENTOS


PLANO 12: ESTADO PROPUESTA - PLANTA CUBIERTA Y DETALLES ESCALA 1:50 - 1:10

PROYECTISTAS: FRANCISCO GUTIÉRREZ OLIVERO, ARQUITECTO
ENRIQUE GAHETE ÁLAMO, ING. TEC. INDUSTRIAL


APR MARZO 2025

Código Seguro De Verificación	Estado	Fecha y hora
pj1aPmEENR4Gf4+QqKKnA==	Firmado	11/05/2025 18:44:07
Firmado Por	Firmado	09/05/2025 13:52:12
Observaciones	Página	1015/1029
Url De Verificación	https://portal1.dipusevilla.es/vfirma/code/pj1aPmEENR4Gf4+QqKKnA==	


Plan más Sevilla

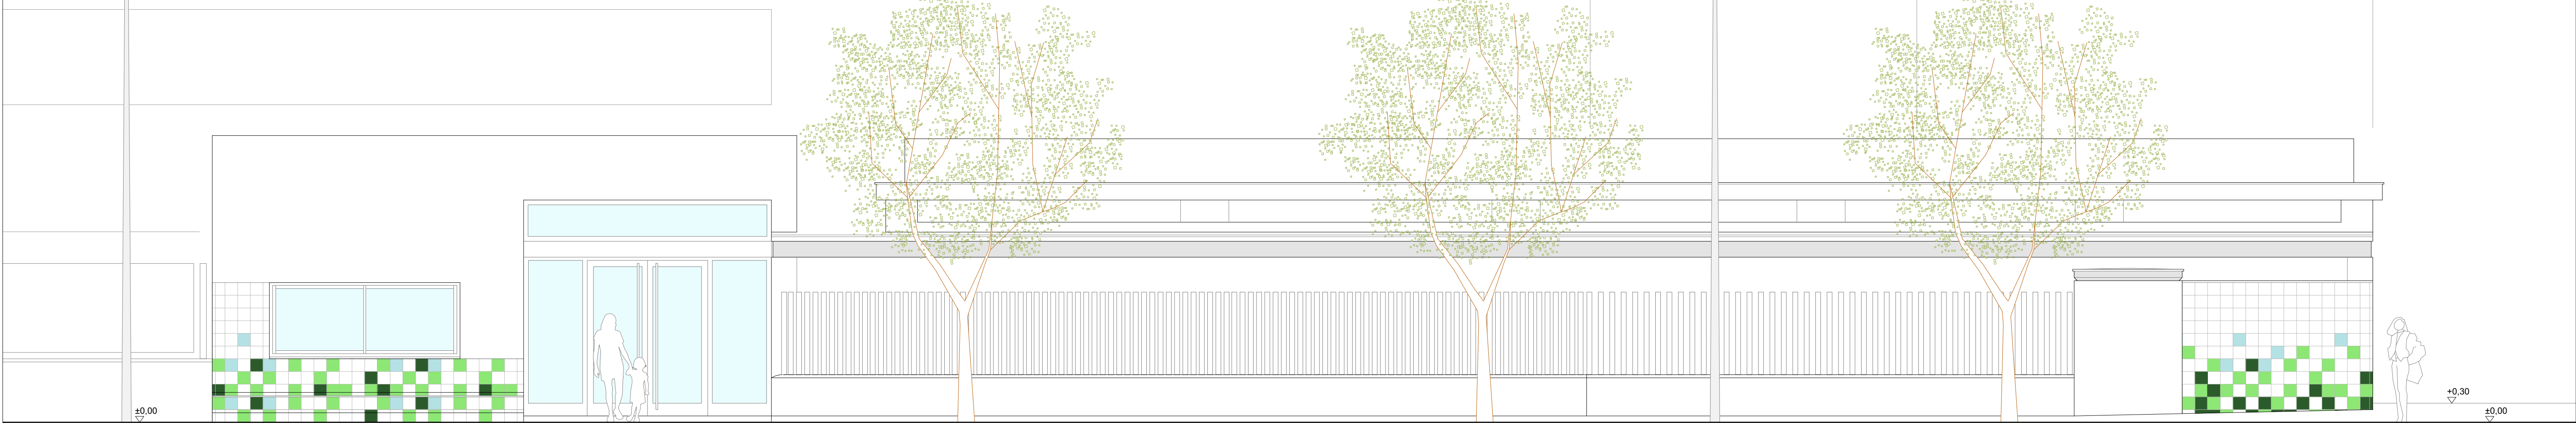


ALZADO 1

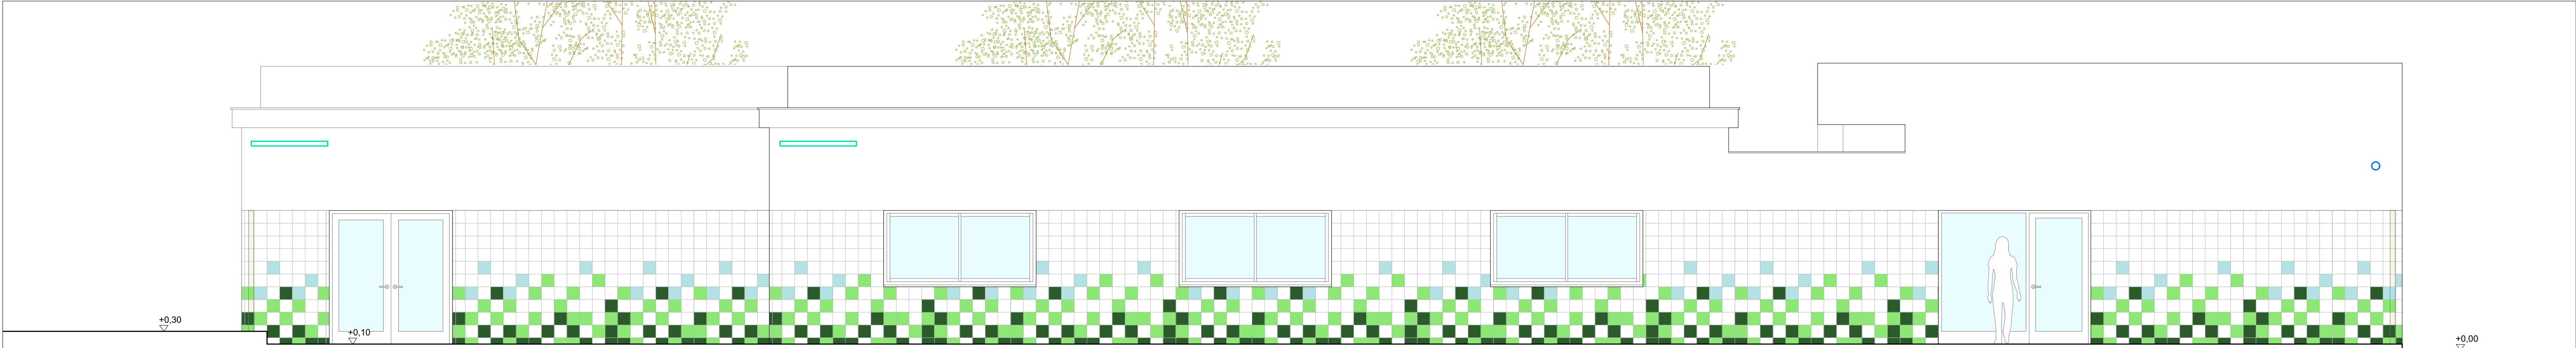


ALZADO 3

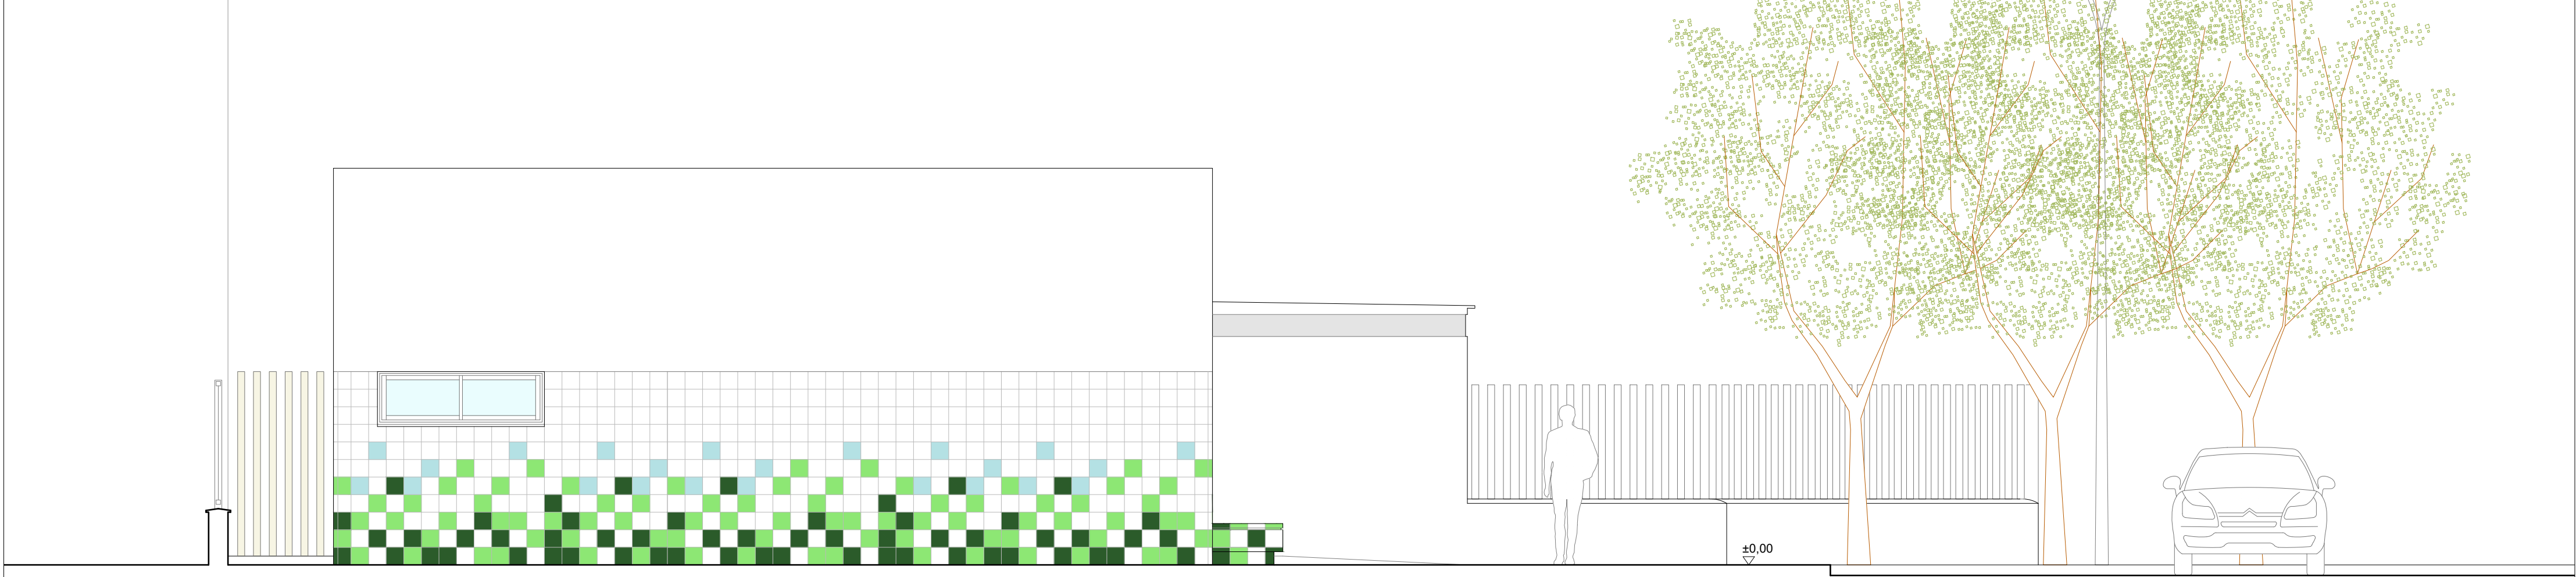

ALZADO 4

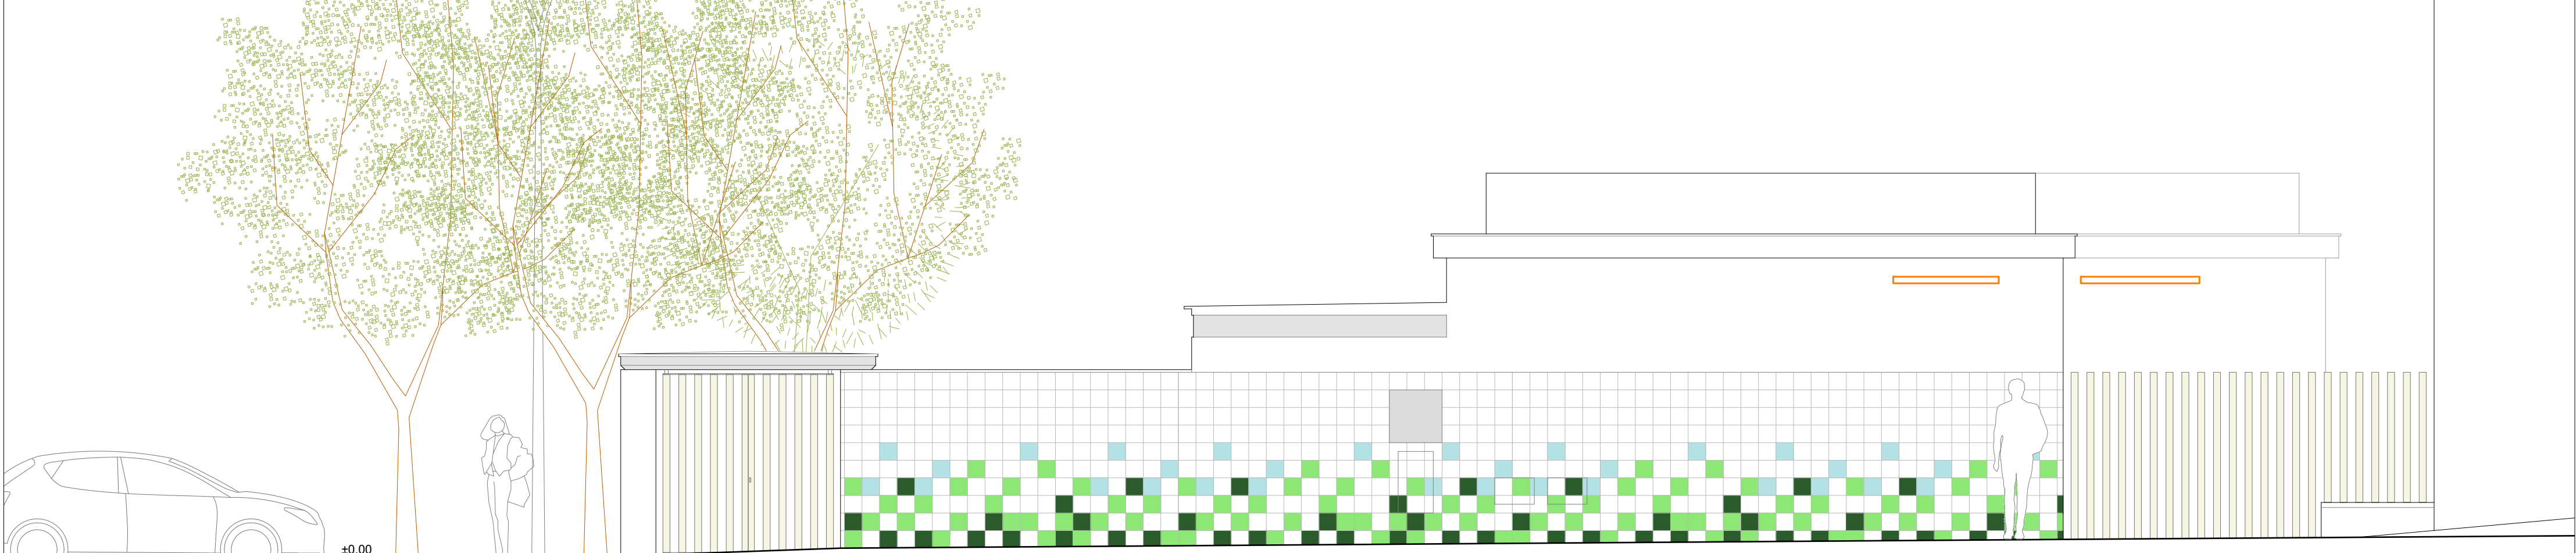

ALZADO 2

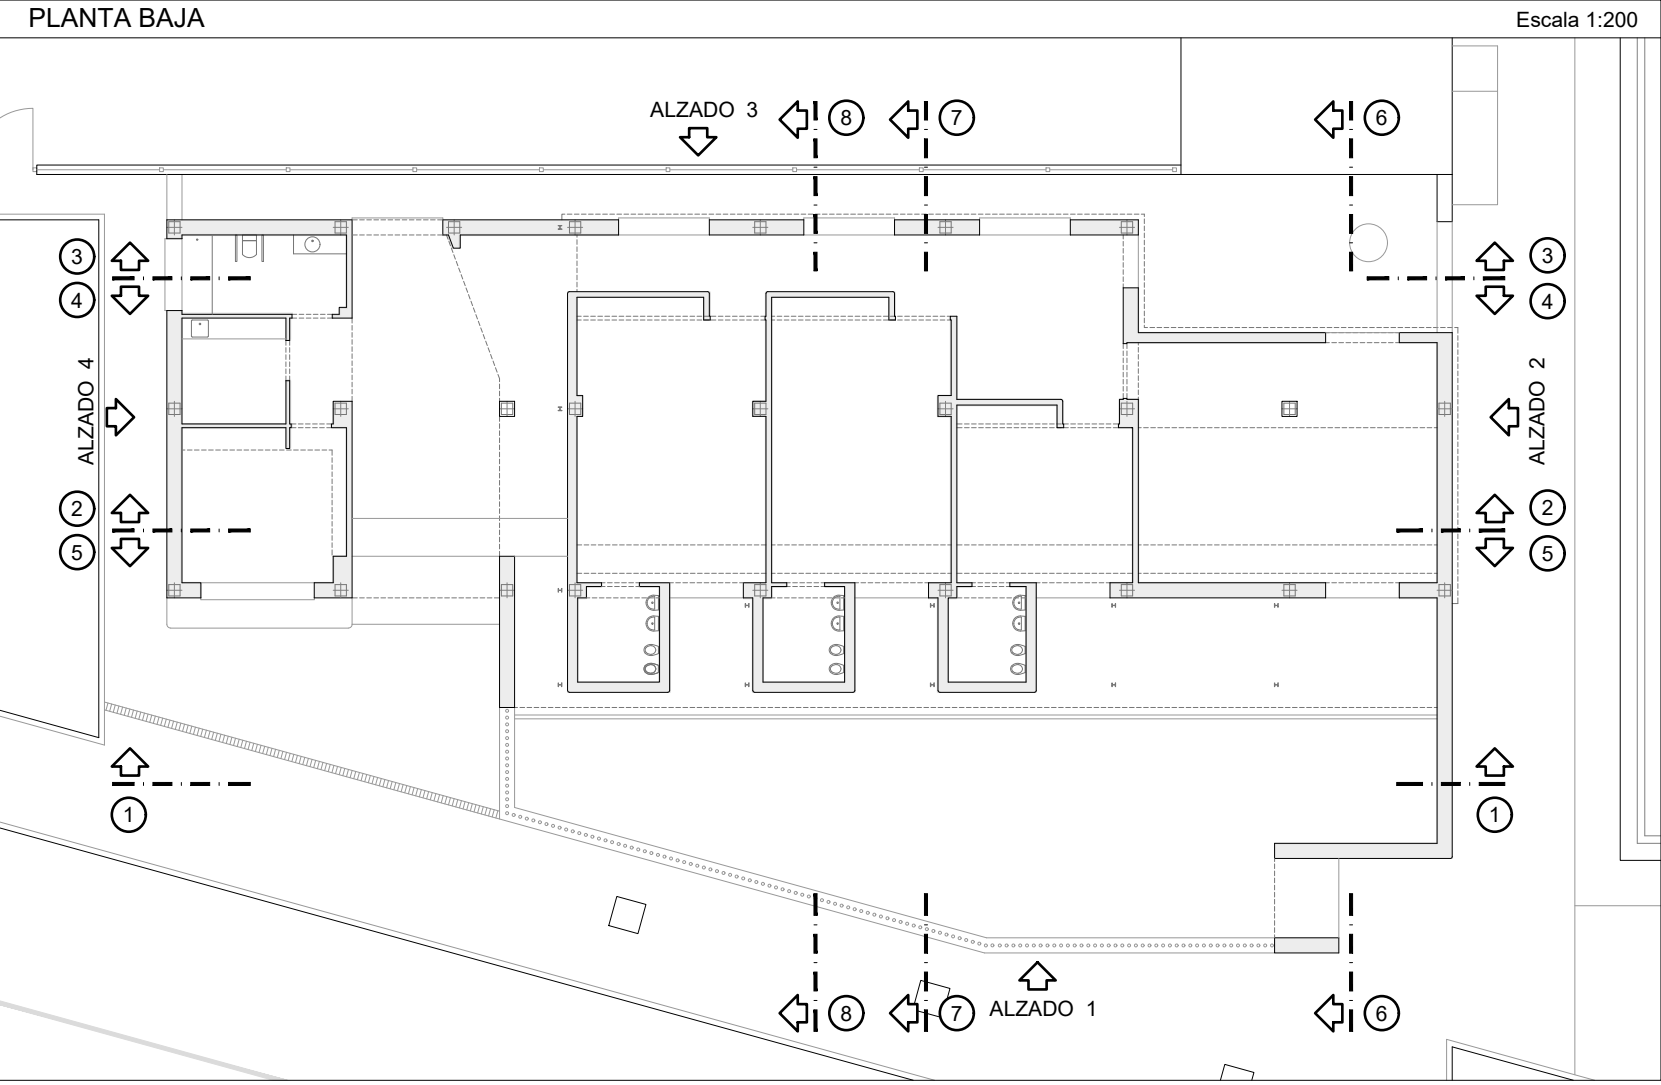



CONEXIÓN TERRITORIAL
Diputación
Sevilla

EL PALMAR DE TROYA

PROYECTO DE INSTALACIONES Y TERMINACIÓN
DE LA GUARDERÍA INFANTIL CON LA DOTACIÓN DE
SUS EQUIPAMIENTOS


PLANO 13: ESTADO PROPUESTA - ALZADOS





PROYECTISTAS: FRANCISCO GUTIÉRREZ OLIVERO, ARQUITECTO
ENRIQUE GAHETE ÁLAMO, ING. TEC. INDUSTRIAL

ESCALA 1:50

APR MARZO 2025

Código Seguro De Verificación	Estado	Fecha y hora
p1j1aPmEENr4Gf+QqkKmA==	Firmado	11/05/2025 18:44:07
Firmado Por	Firmado	09/05/2025 13:52:12
Observaciones	Página	1016/1029
Url De Verificación	https://portal1.dipusevilla.es/vfirma/code/p1j1aPmEENr4Gf+QqkKmA==	

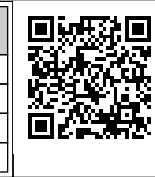

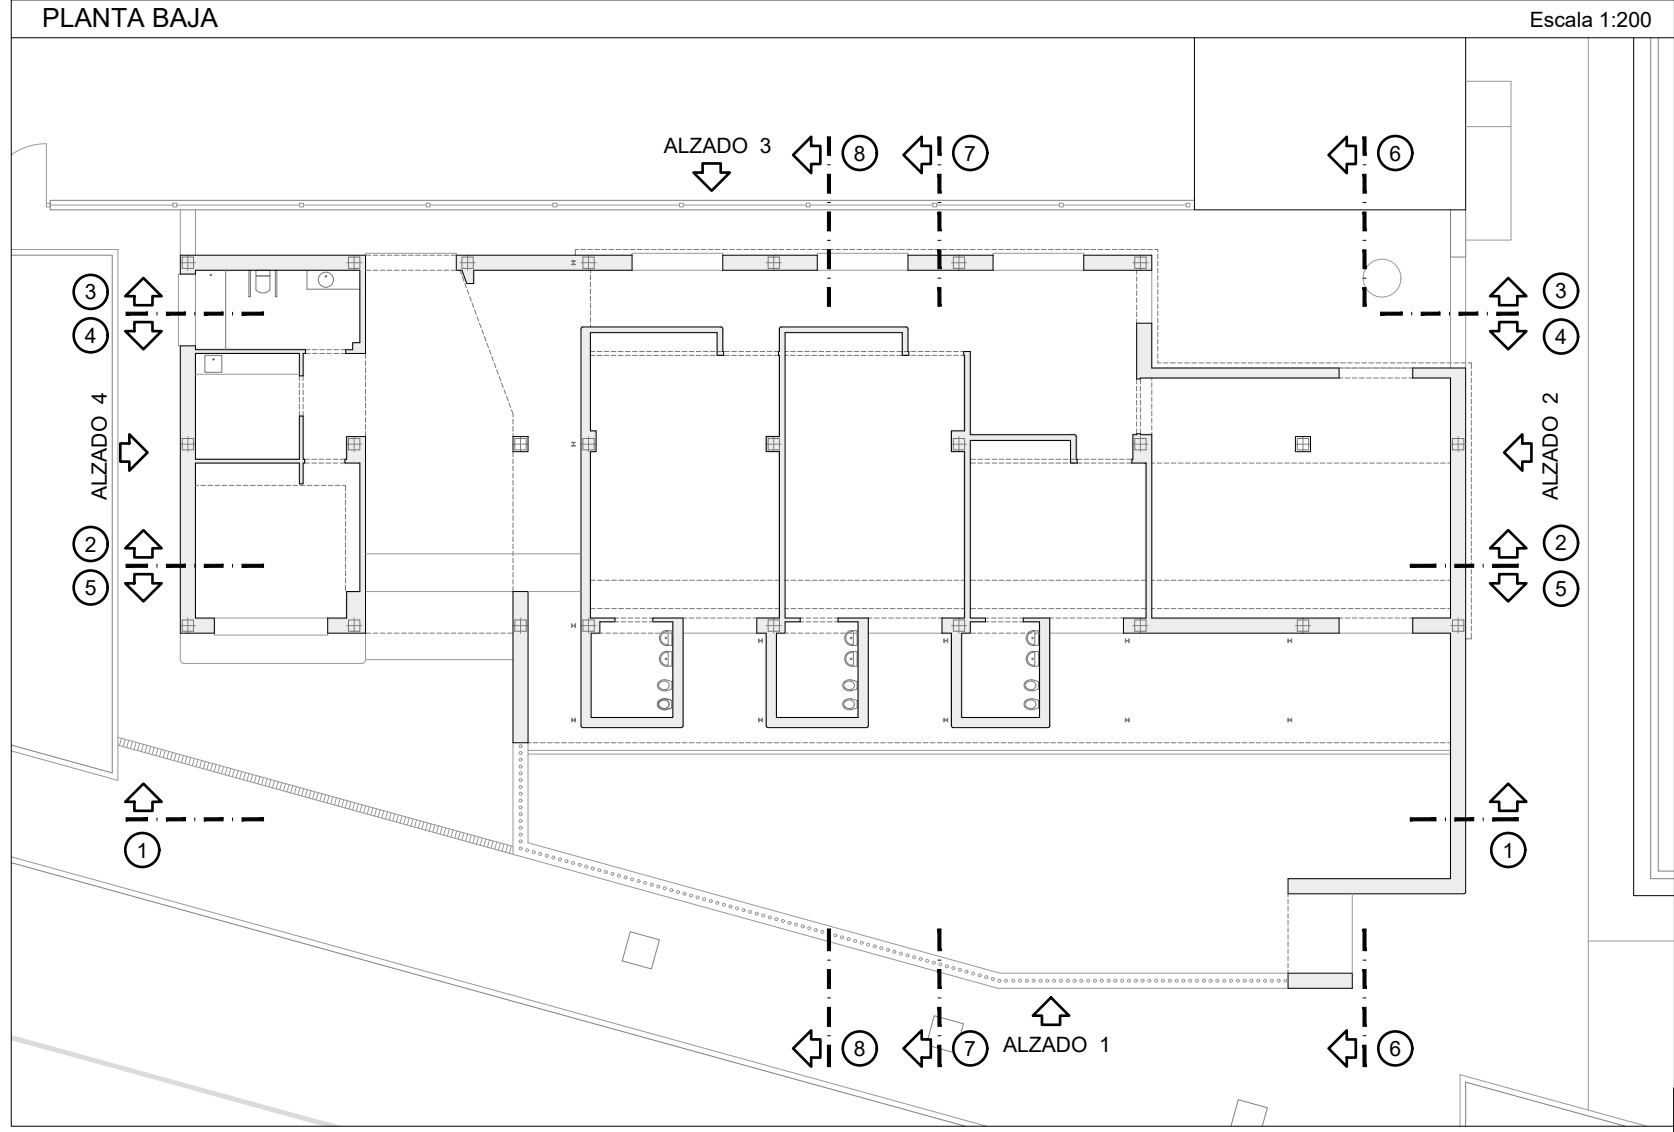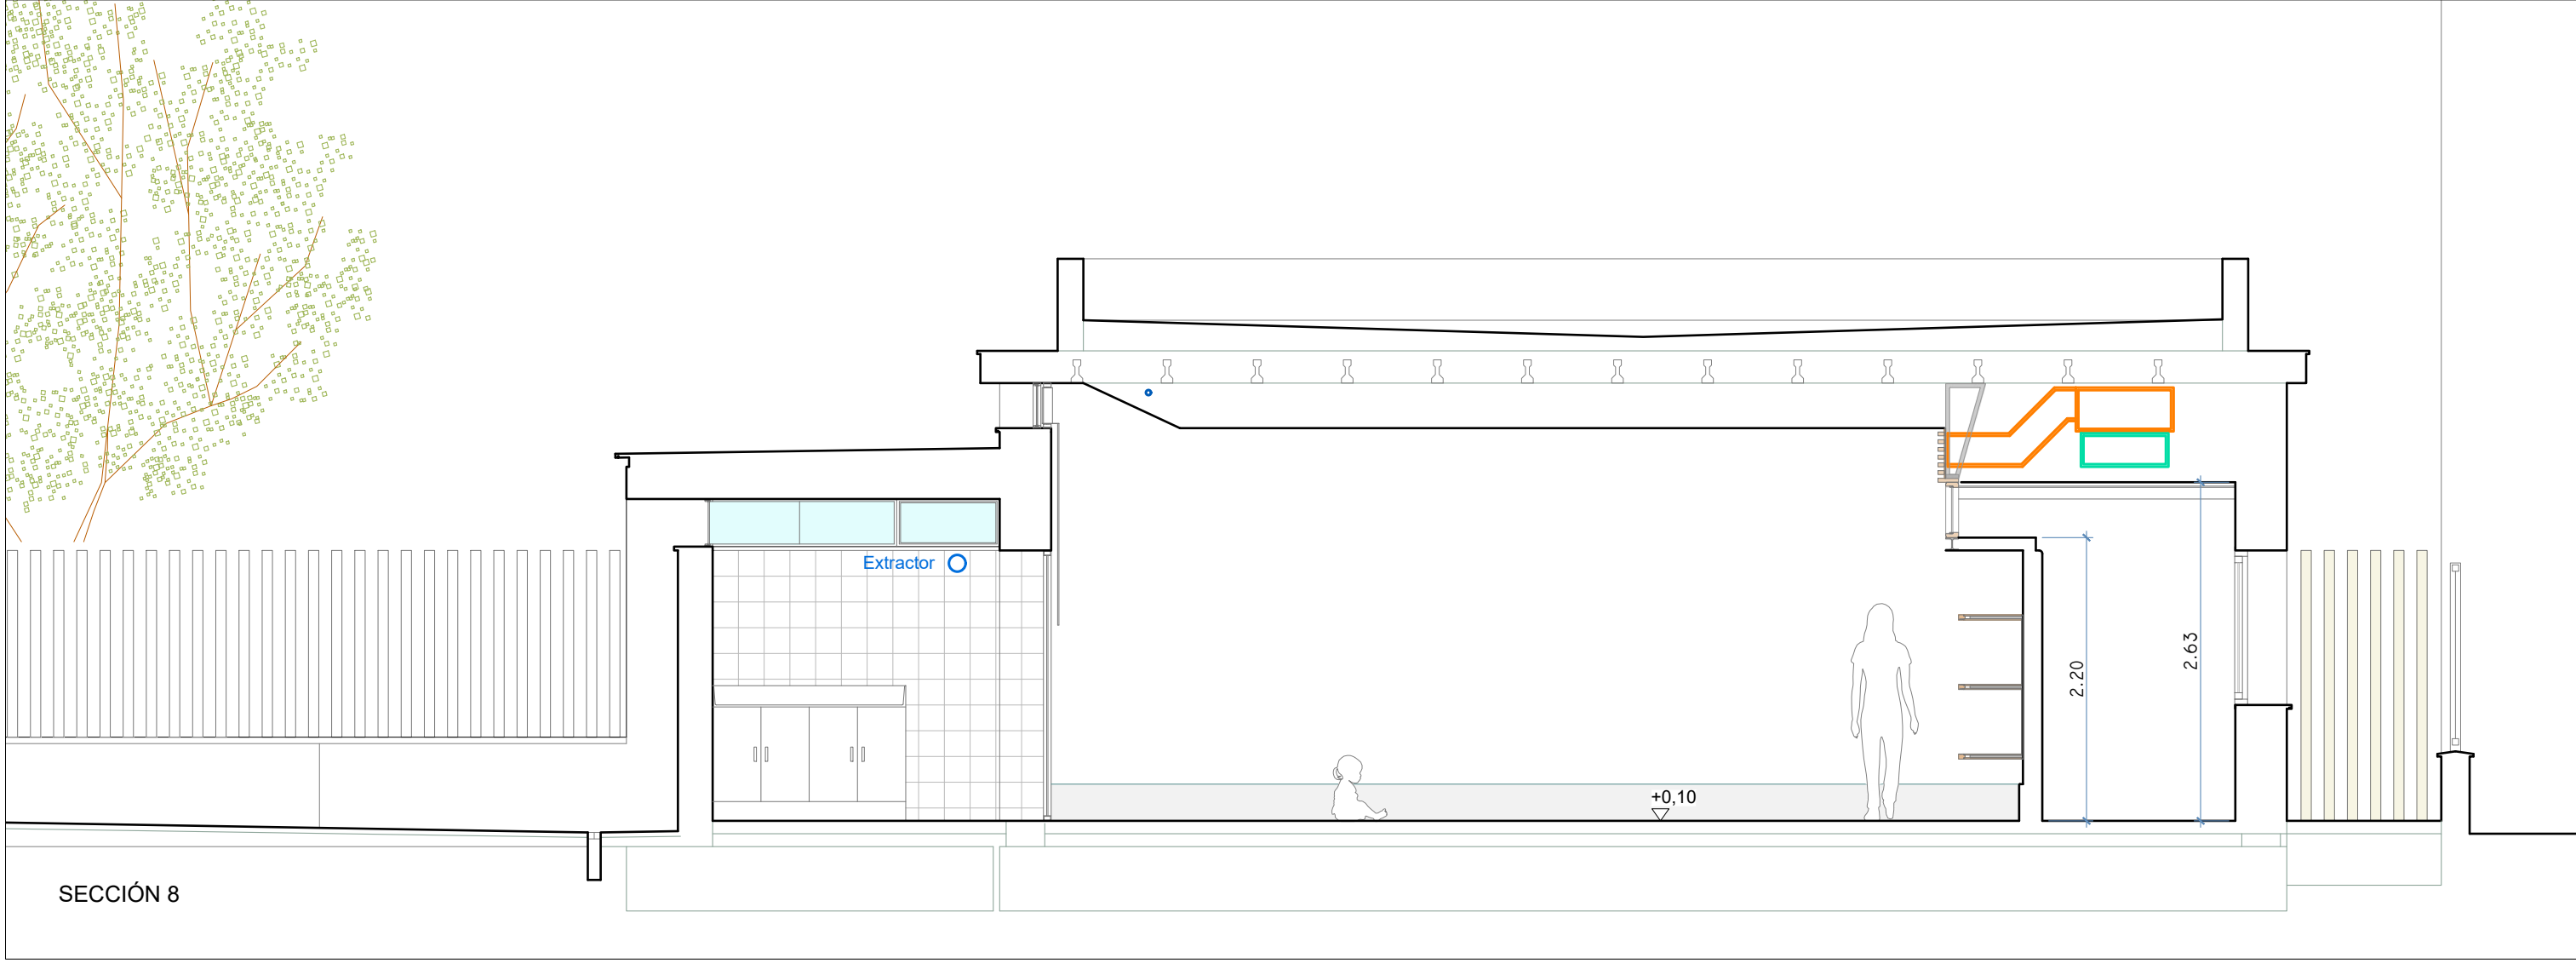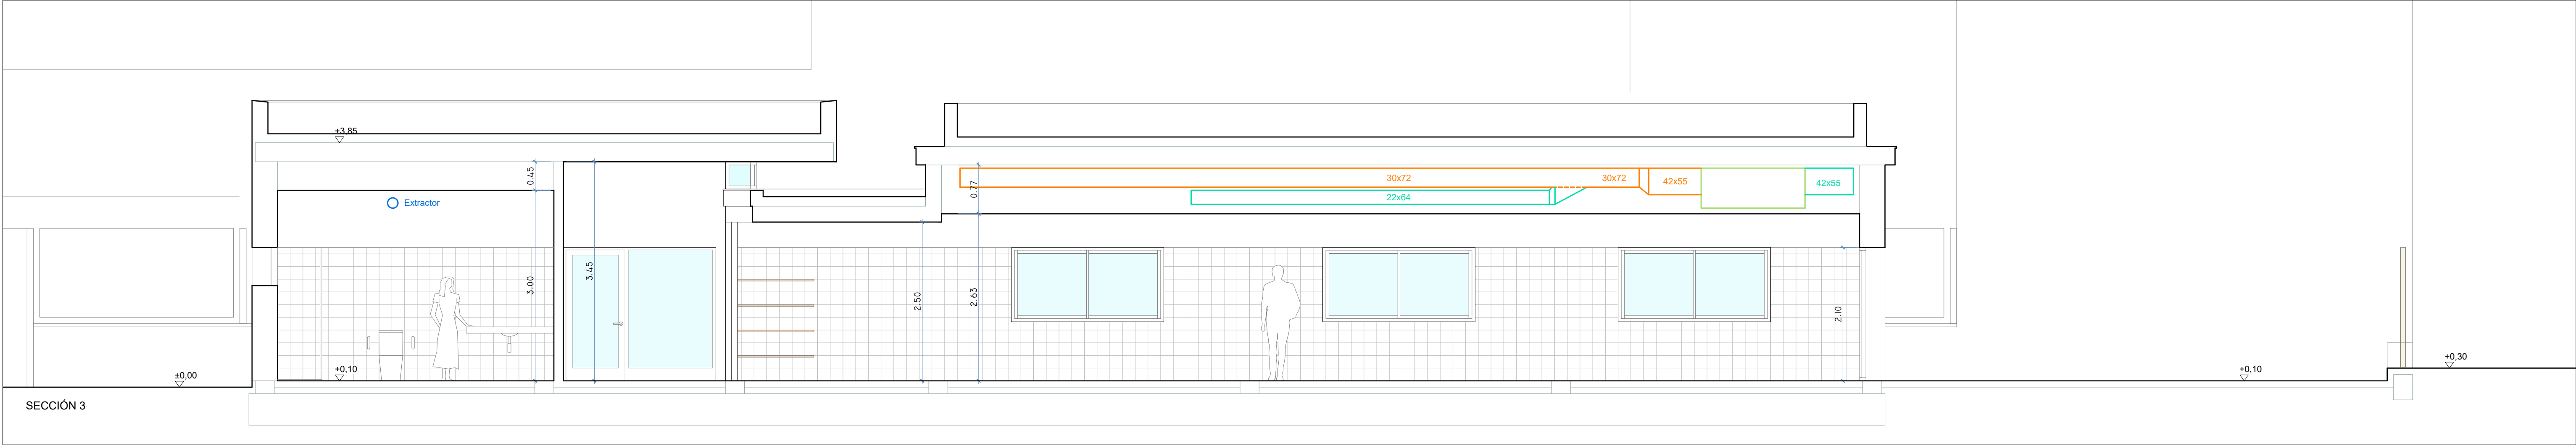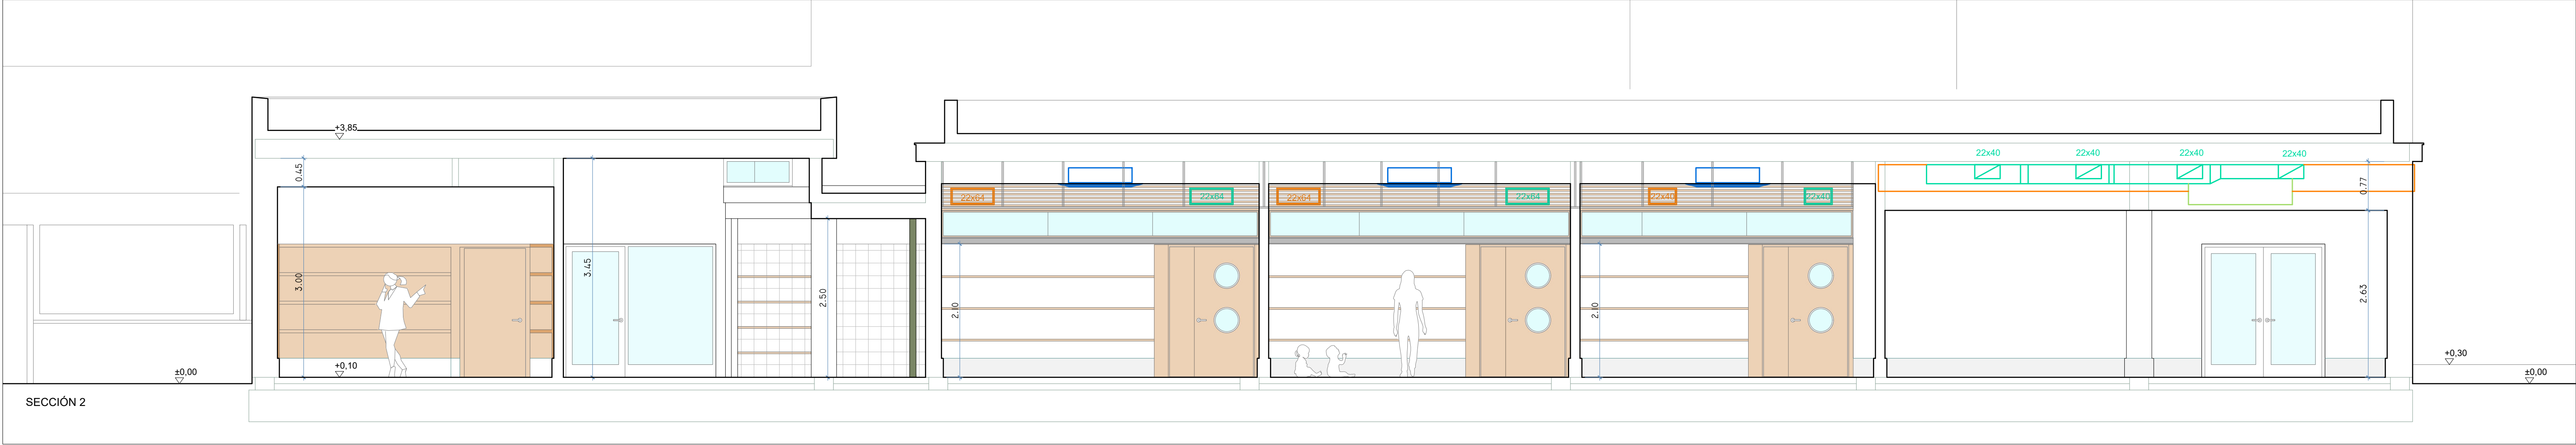

Logo of the Diputación de Sevilla

Logo of Plan+ más Sevilla

EL PALMAR DE TROYA

PROYECTO DE INSTALACIONES Y TERMINACIÓN DE LA GUARDERÍA INFANTIL CON LA DOTACIÓN DE SUS EQUIPAMIENTOS






PLANO 14: ESTADO PROPUESTA - SECCIONES 1

PROYECTISTAS: FRANCISCO GUTIÉRREZ OLIVERO, ARQUITECTO
ENRIQUE GAHETE ÁLAMO, ING. TEC. INDUSTRIAL

ESCALA 1:50

APR MARZO 2025

Código Seguro De Verificación	Estado	Fecha y hora
p1j1aPmEENR4Gr4+QqkKnA==	Firmado	11/05/2025 18:44:07
Firmado Por	Firmado	09/05/2025 13:52:12
Observaciones	Página	1017/1029
Url De Verificación	https://portal1.dipusevilla.es/vfirma/code/p1j1aPmEENR4Gr4+QqkKnA==	

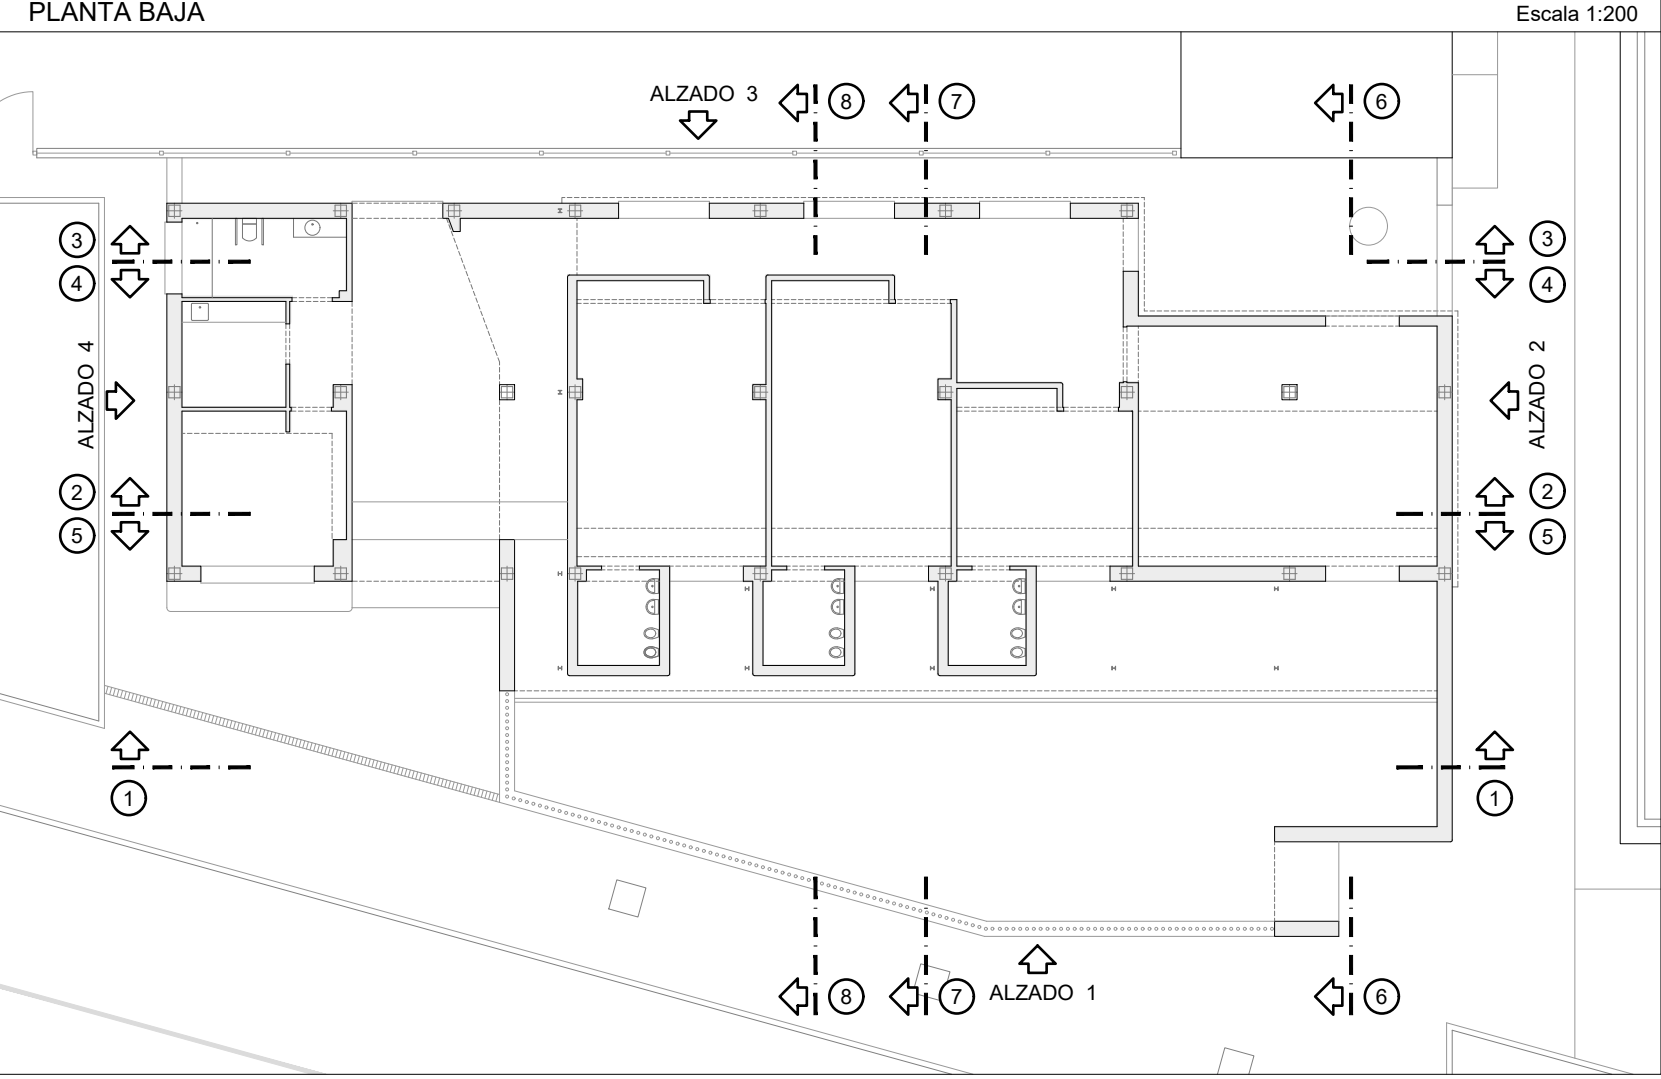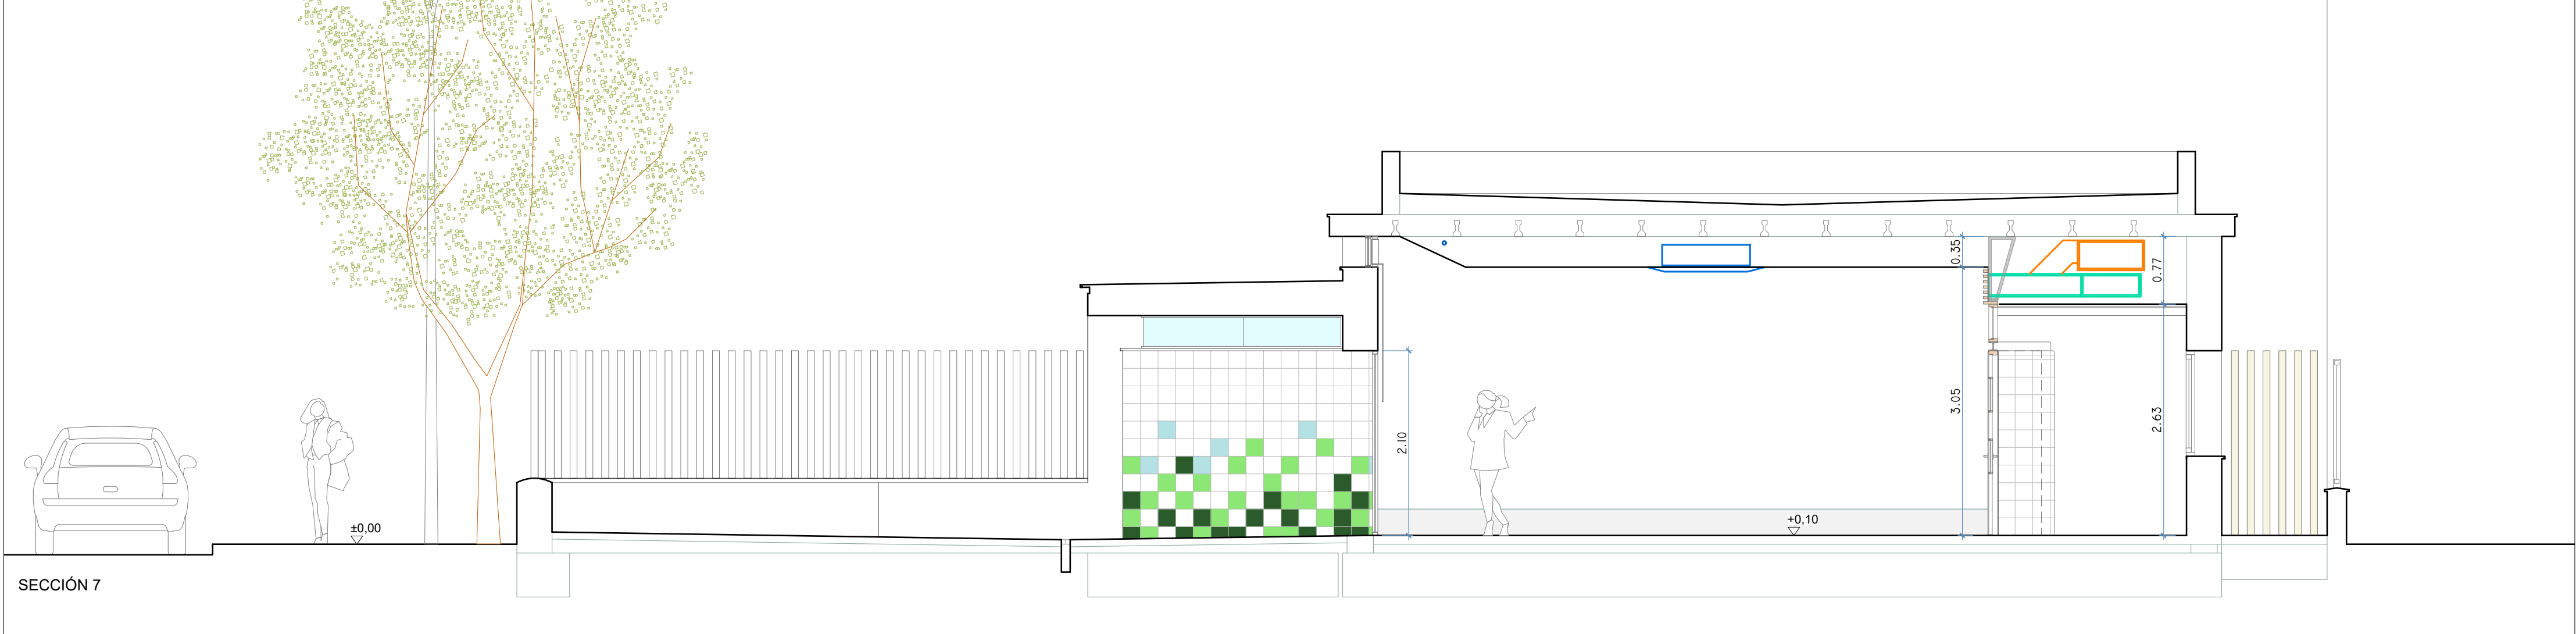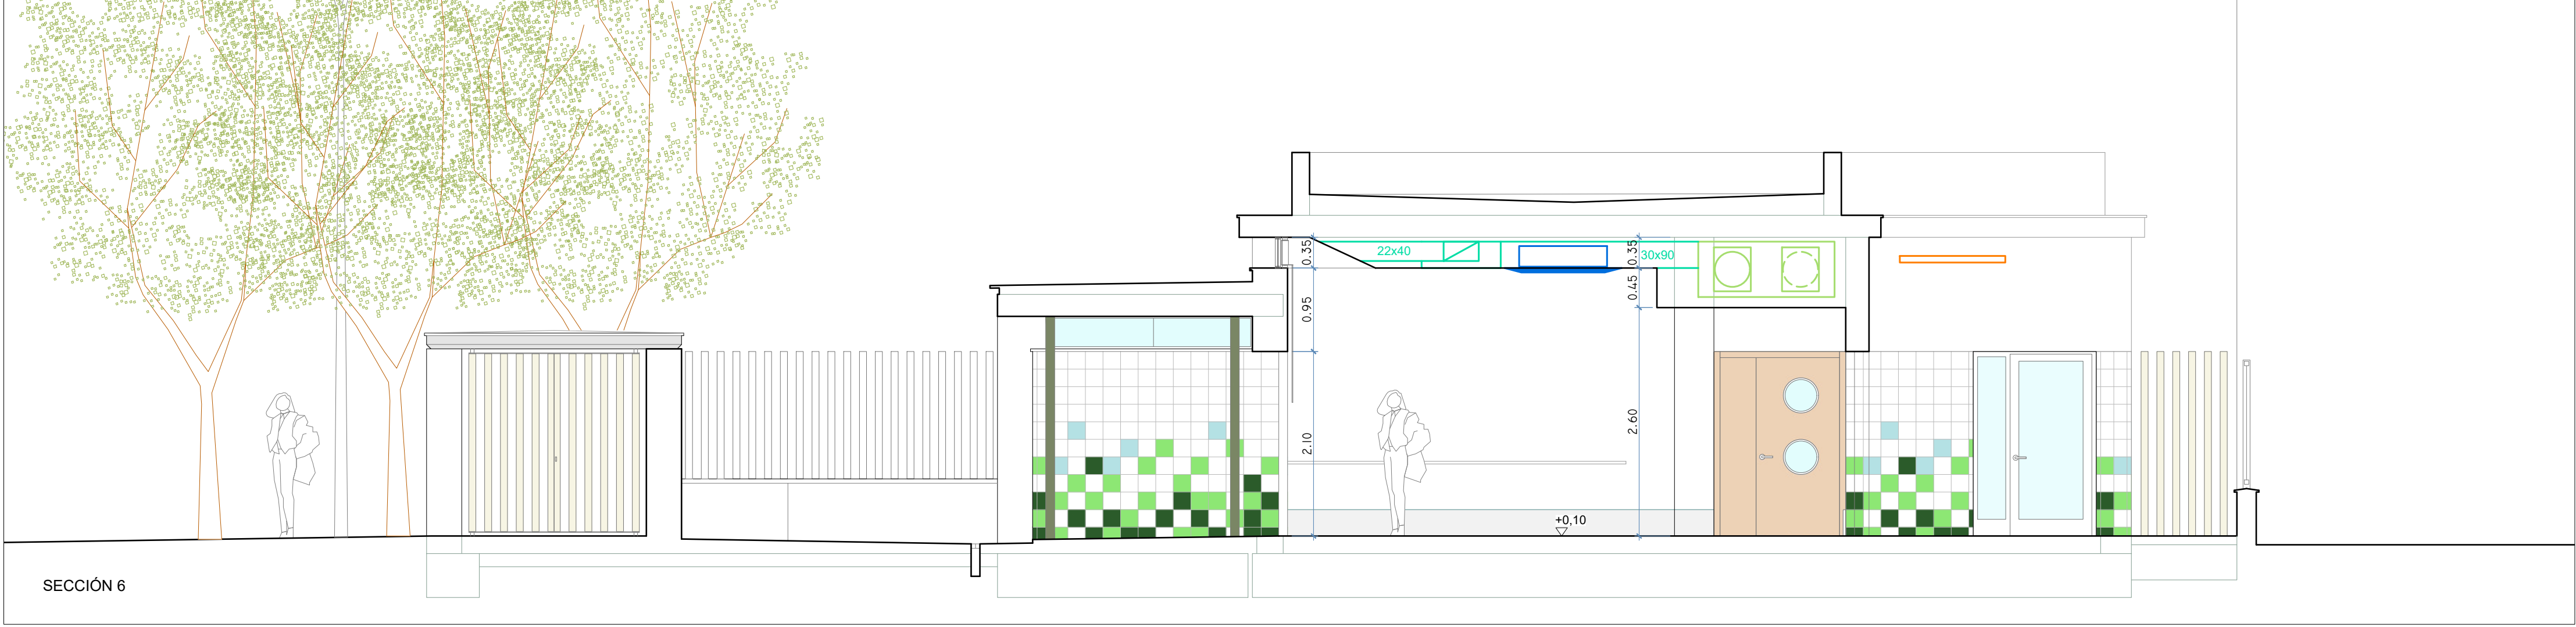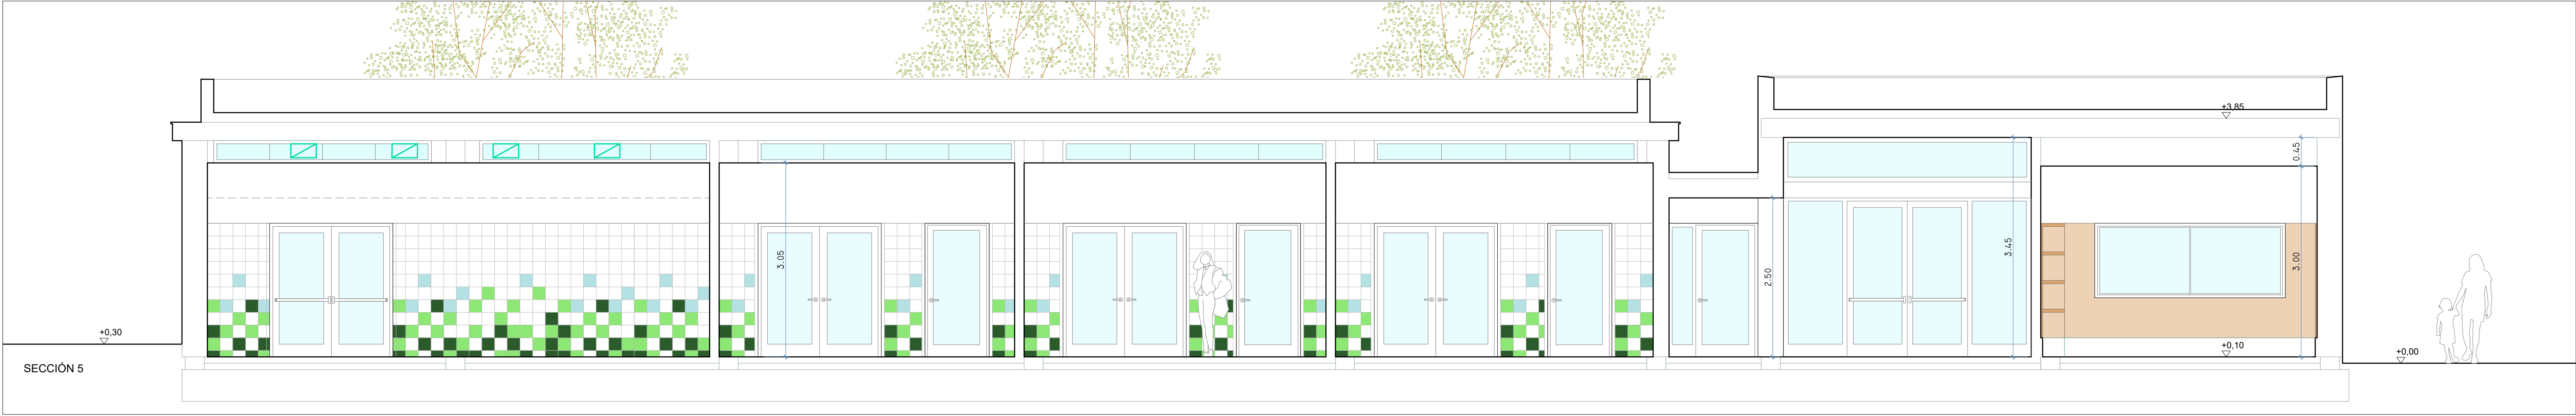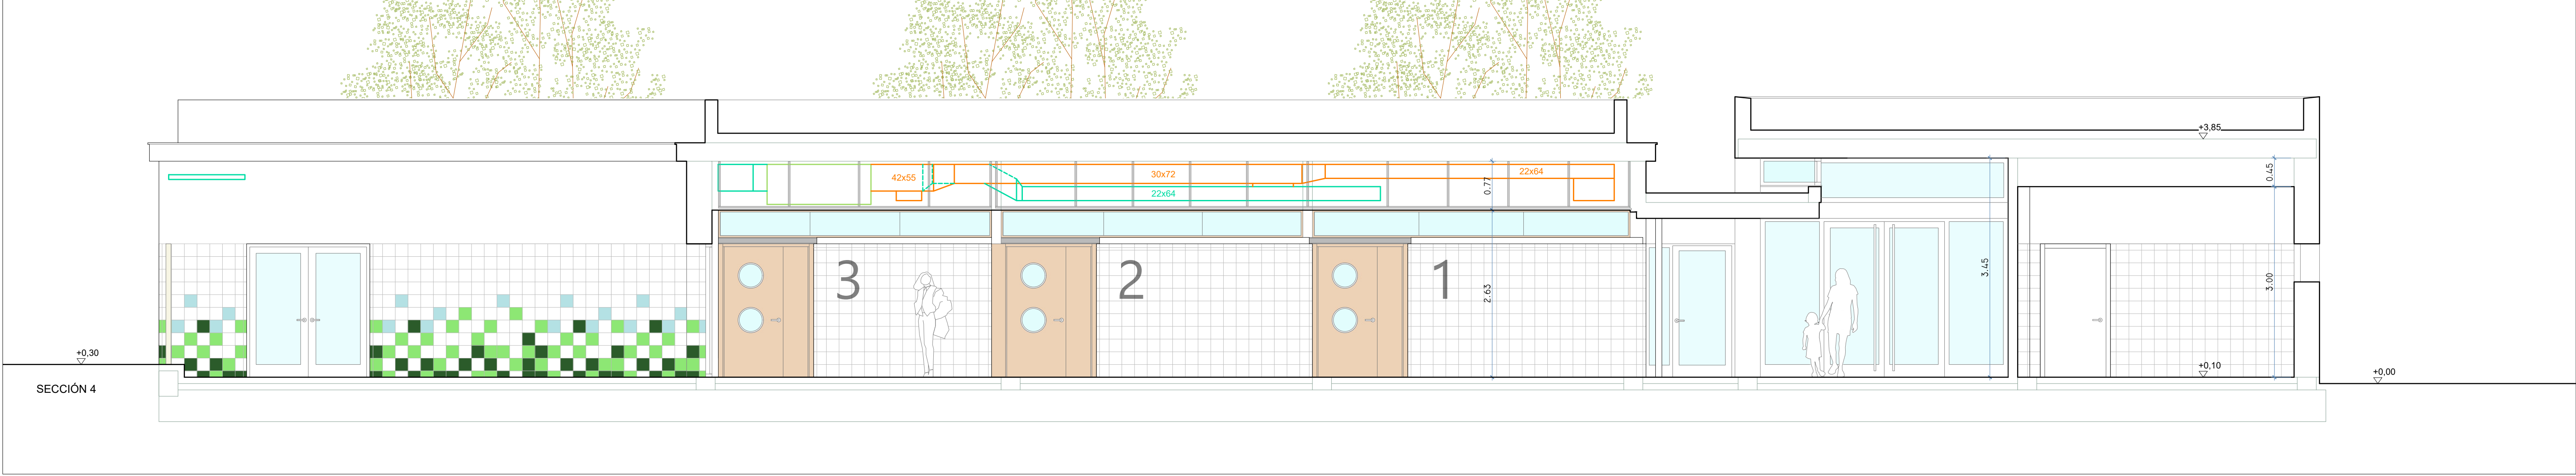



COHESIÓN TERRITORIAL
Diputación
Sevilla

EL PALMAR DE TROYA

PROYECTO DE INSTALACIONES Y TERMINACIÓN
DE LA GUARDERÍA INFANTIL CON LA DOTACIÓN DE
SUS EQUIPAMIENTOS

Plán más
Sevilla



PLANO 15: ESTADO PROPUESTA - SECCIONES 2

PROYECTISTAS: FRANCISCO GUTIÉRREZ OLIVERO, ARQUITECTO
ENRIQUE GAHETE ÁLAMO, ING. TEC. INDUSTRIAL

ESCALA 1:50
APR MARZO 2025

Código Seguro De Verificación	Estado	Fecha y hora
p1j1aPmEENN4Gf4+QqkKnA==	Firmado	11/05/2025 18:44:07
Firmado Por	Firmado	09/05/2025 13:52:12
Observaciones	Página	1018/1029
Url De Verificación	https://portal1.dipusevilla.es/vfirma/code/p1j1aPmEENN4Gf4+QqkKnA==	



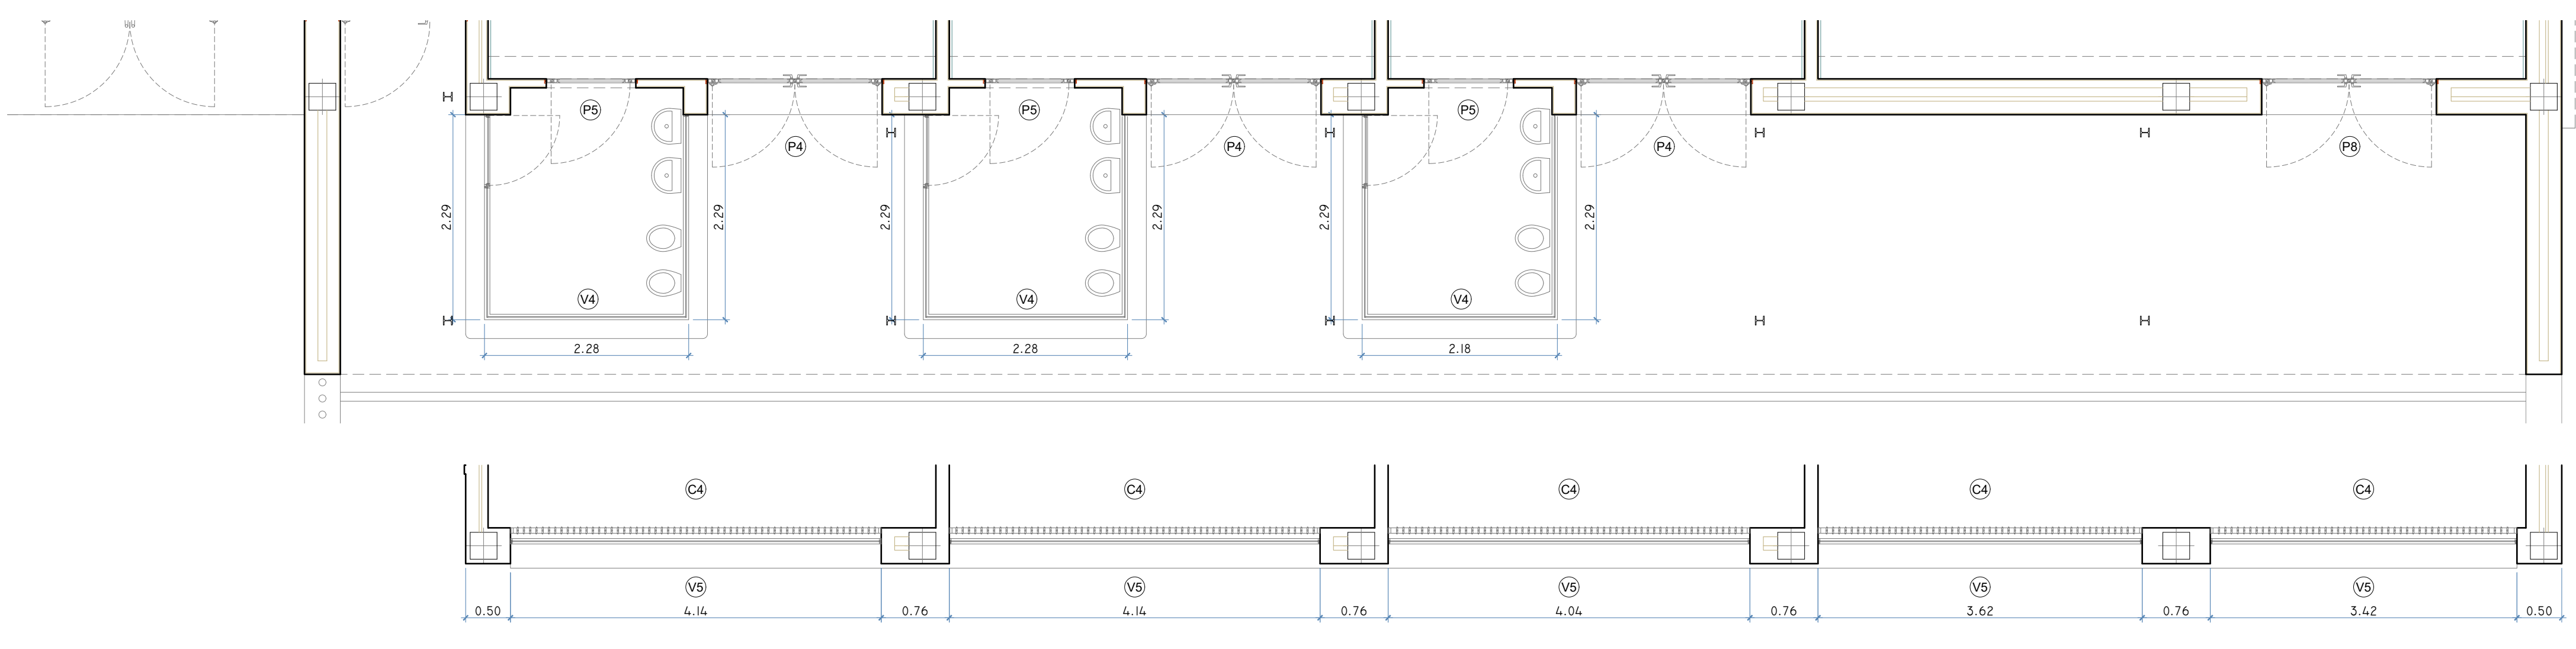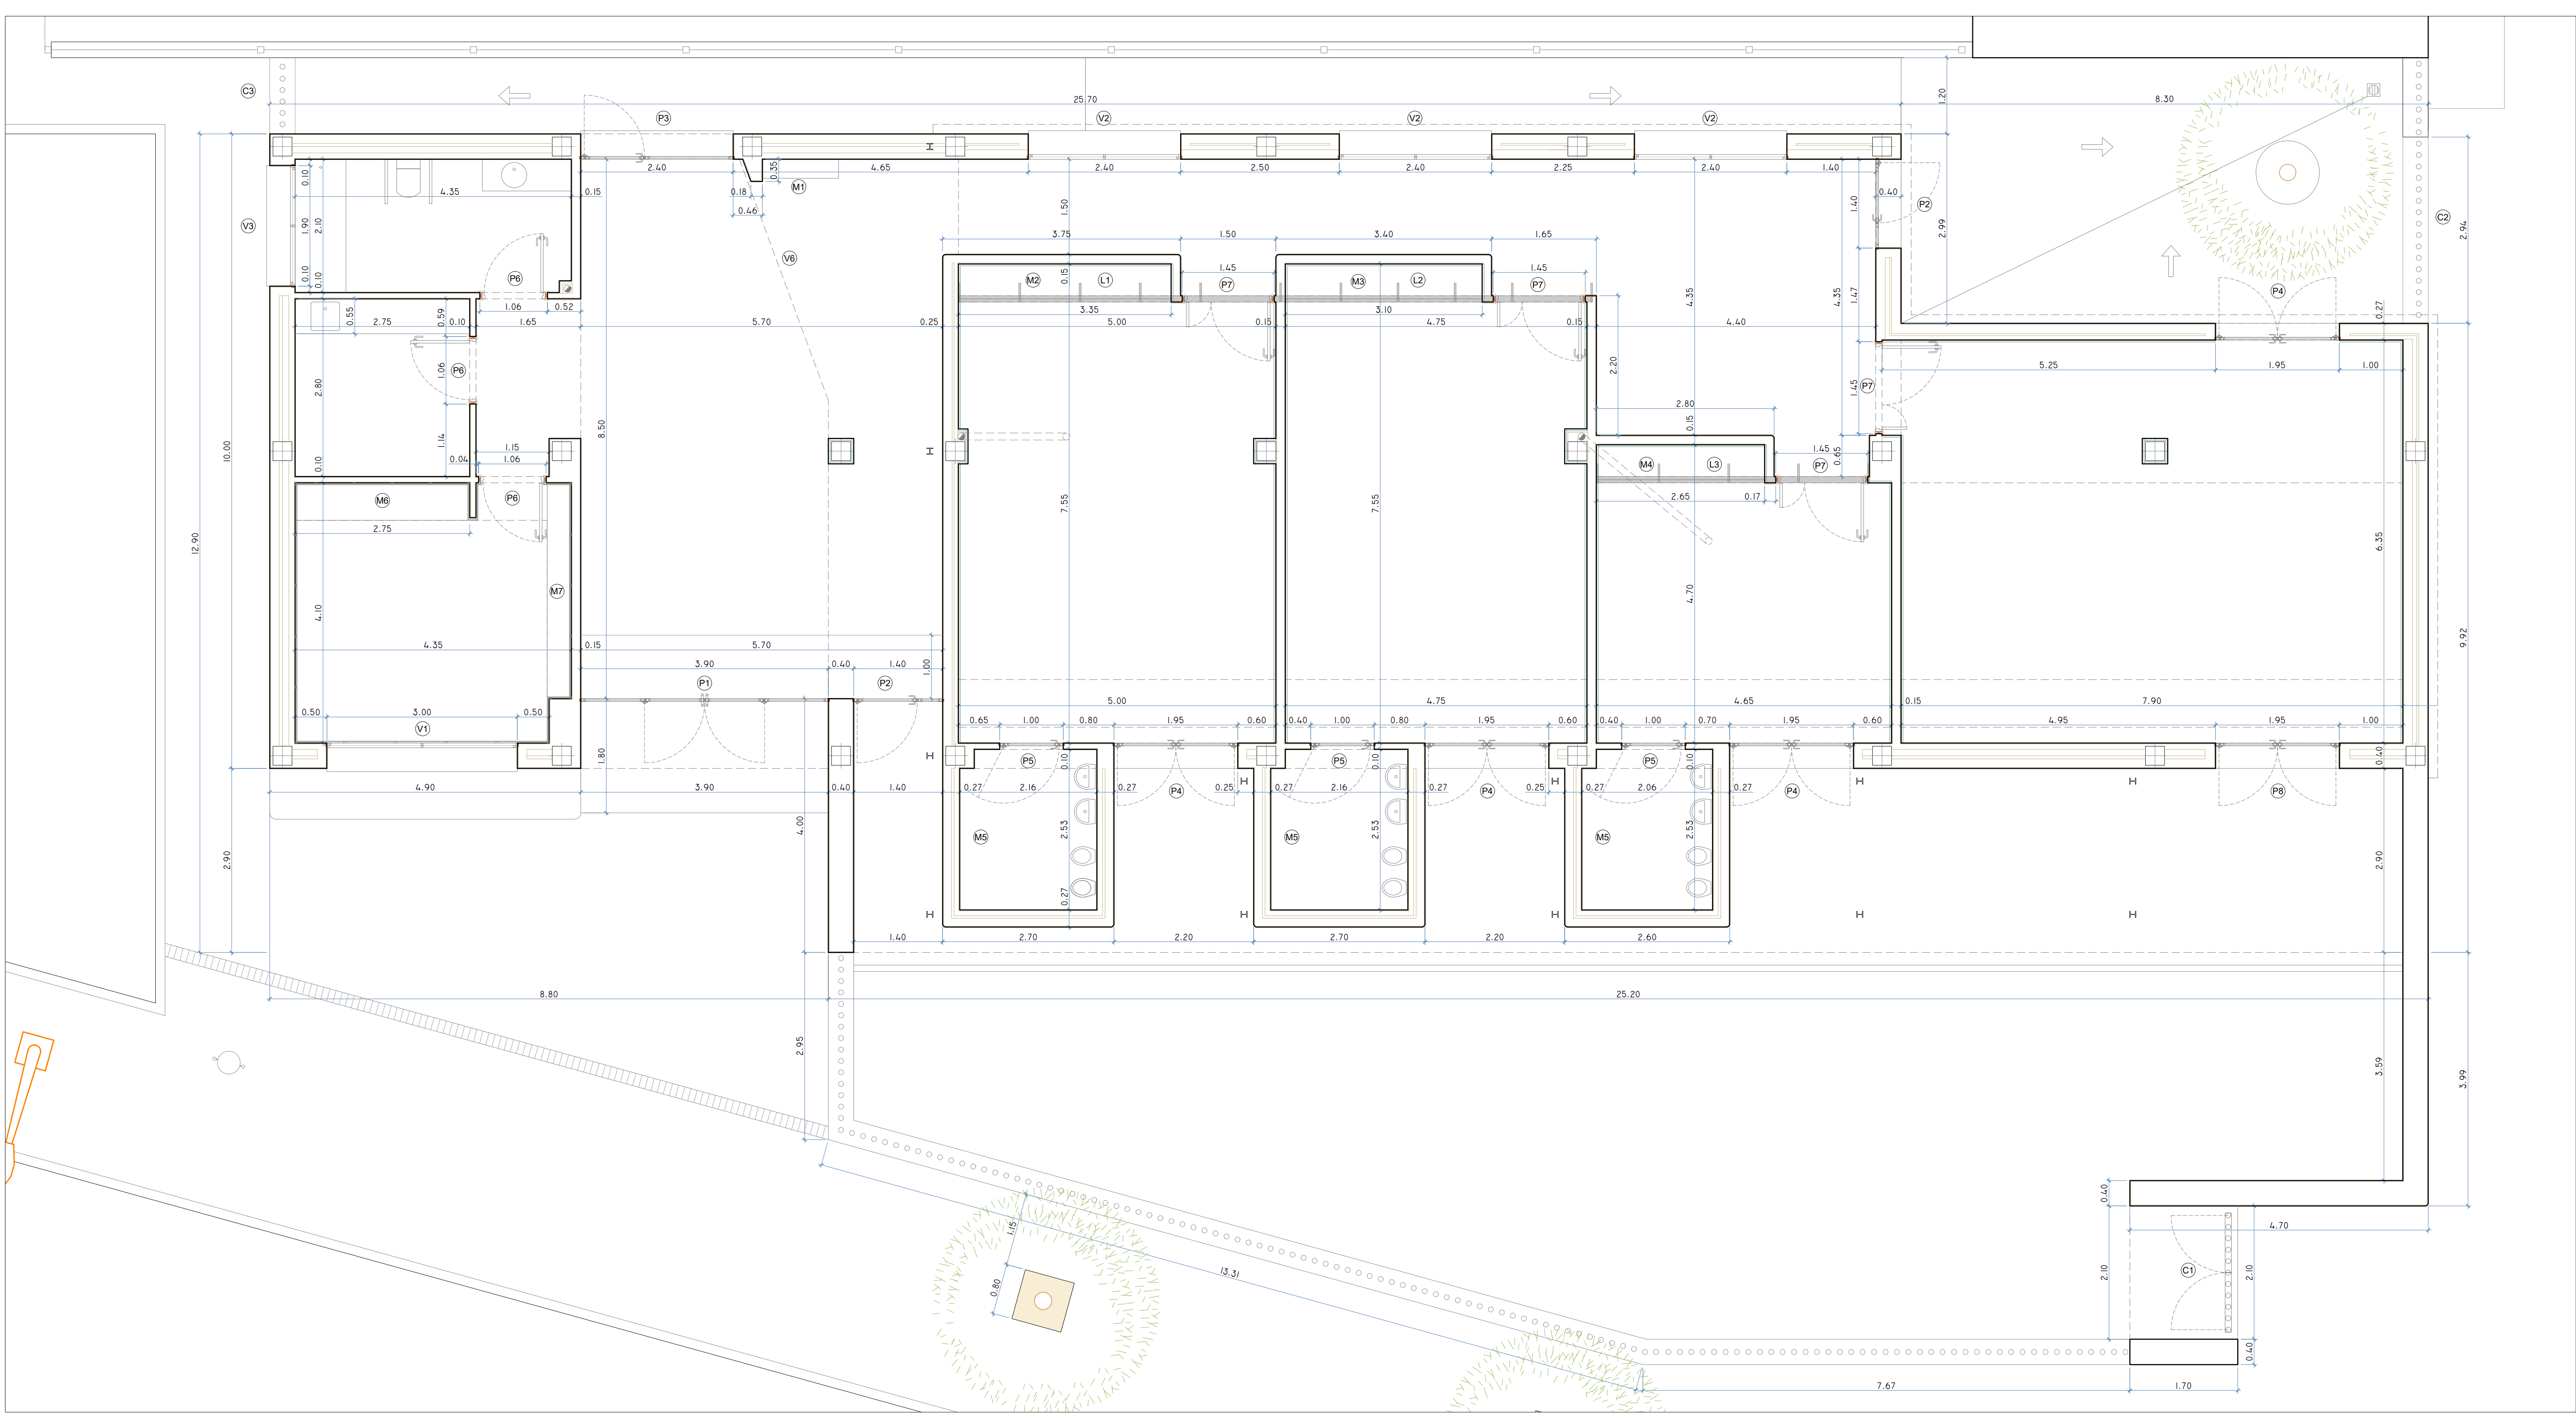

EL PALMAR DE TROYA

PROYECTO DE INSTALACIONES Y TERMINACIÓN
DE LA GUARDERÍA INFANTIL CON LA DOTACIÓN DE
SUS EQUIPAMIENTOS

PLANO 16: ESTADO PROPUESTA - ACOTADO Y NOMINACIÓN CARPINTERÍAS



PROYECTISTAS: FRANCISCO GUTIÉRREZ OLIVERO, ARQUITECTO
ENRIQUE GAHETE ÁLAMO, ING. TEC. INDUSTRIAL

ESCALA 1:50

APR MARZO 2025

Código Seguro De Verificación	p1jaPmEEN4Gf4+QqKkNa==	Estado	Fecha y hora
Firmado Por	Enrique Gahete Álamo	Firmado	11/05/2025 18:44:07
Observaciones	Francisco De Paula Gutiérrez Olivero	Firmado	08/05/2025 13:52:12
Url De Verificación	https://portal1.dipusevilla.es/vfirma/code/p1jaPmEEN4Gf4+QqKkNa==	Página	1019/1029



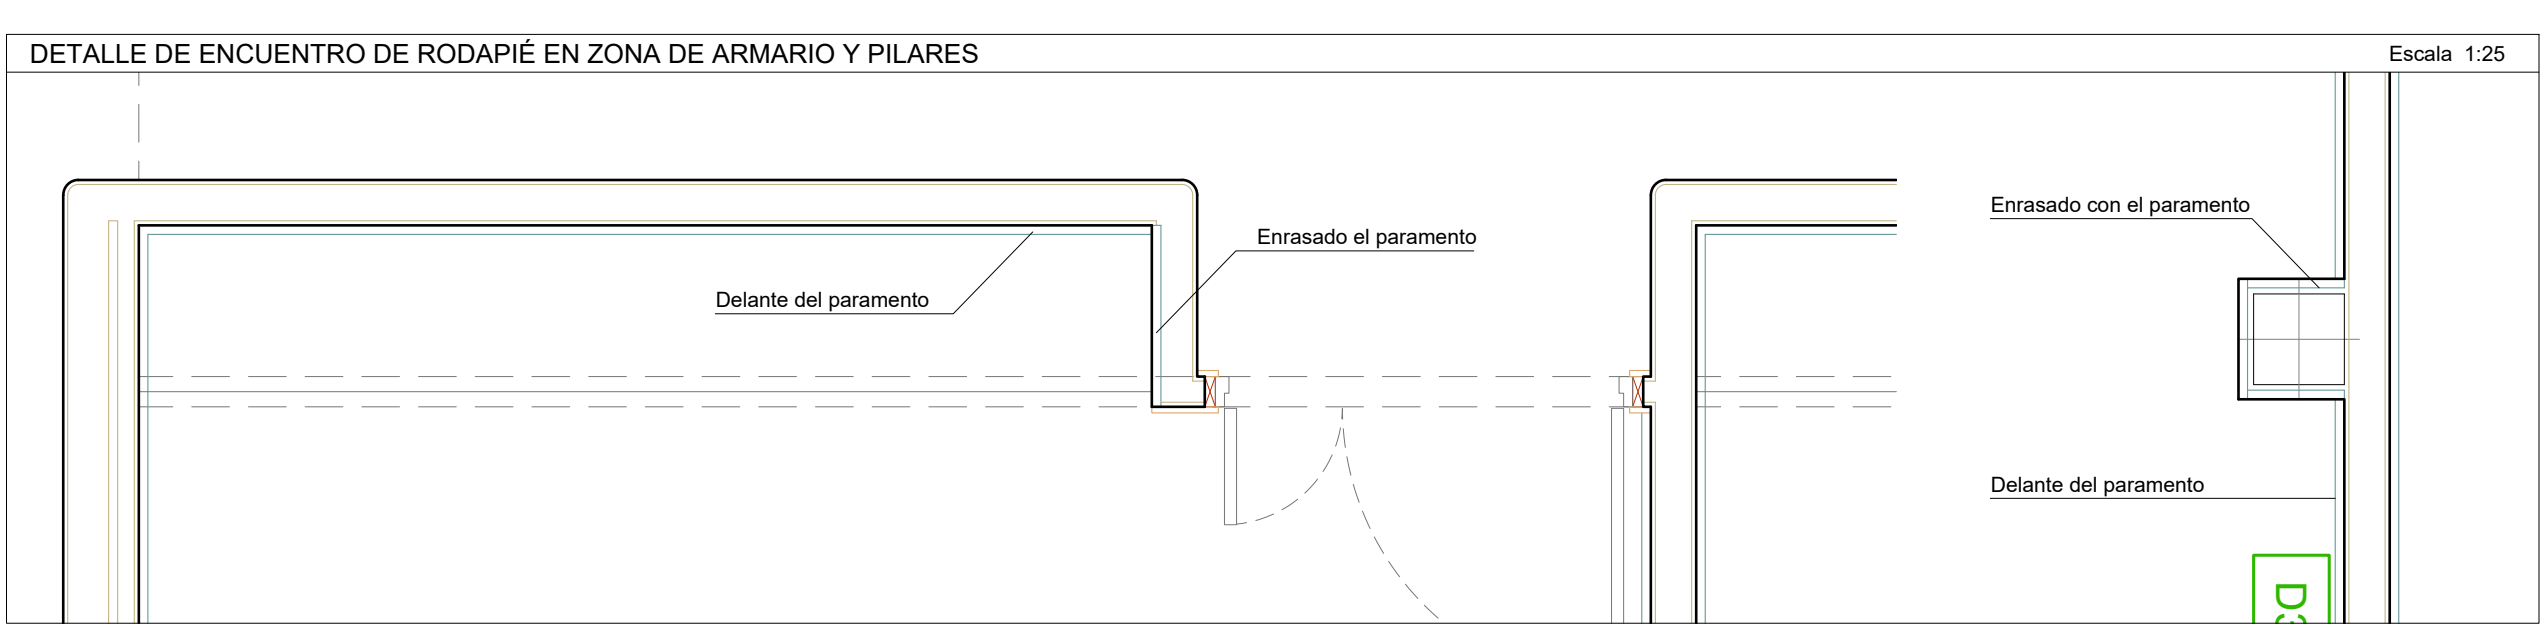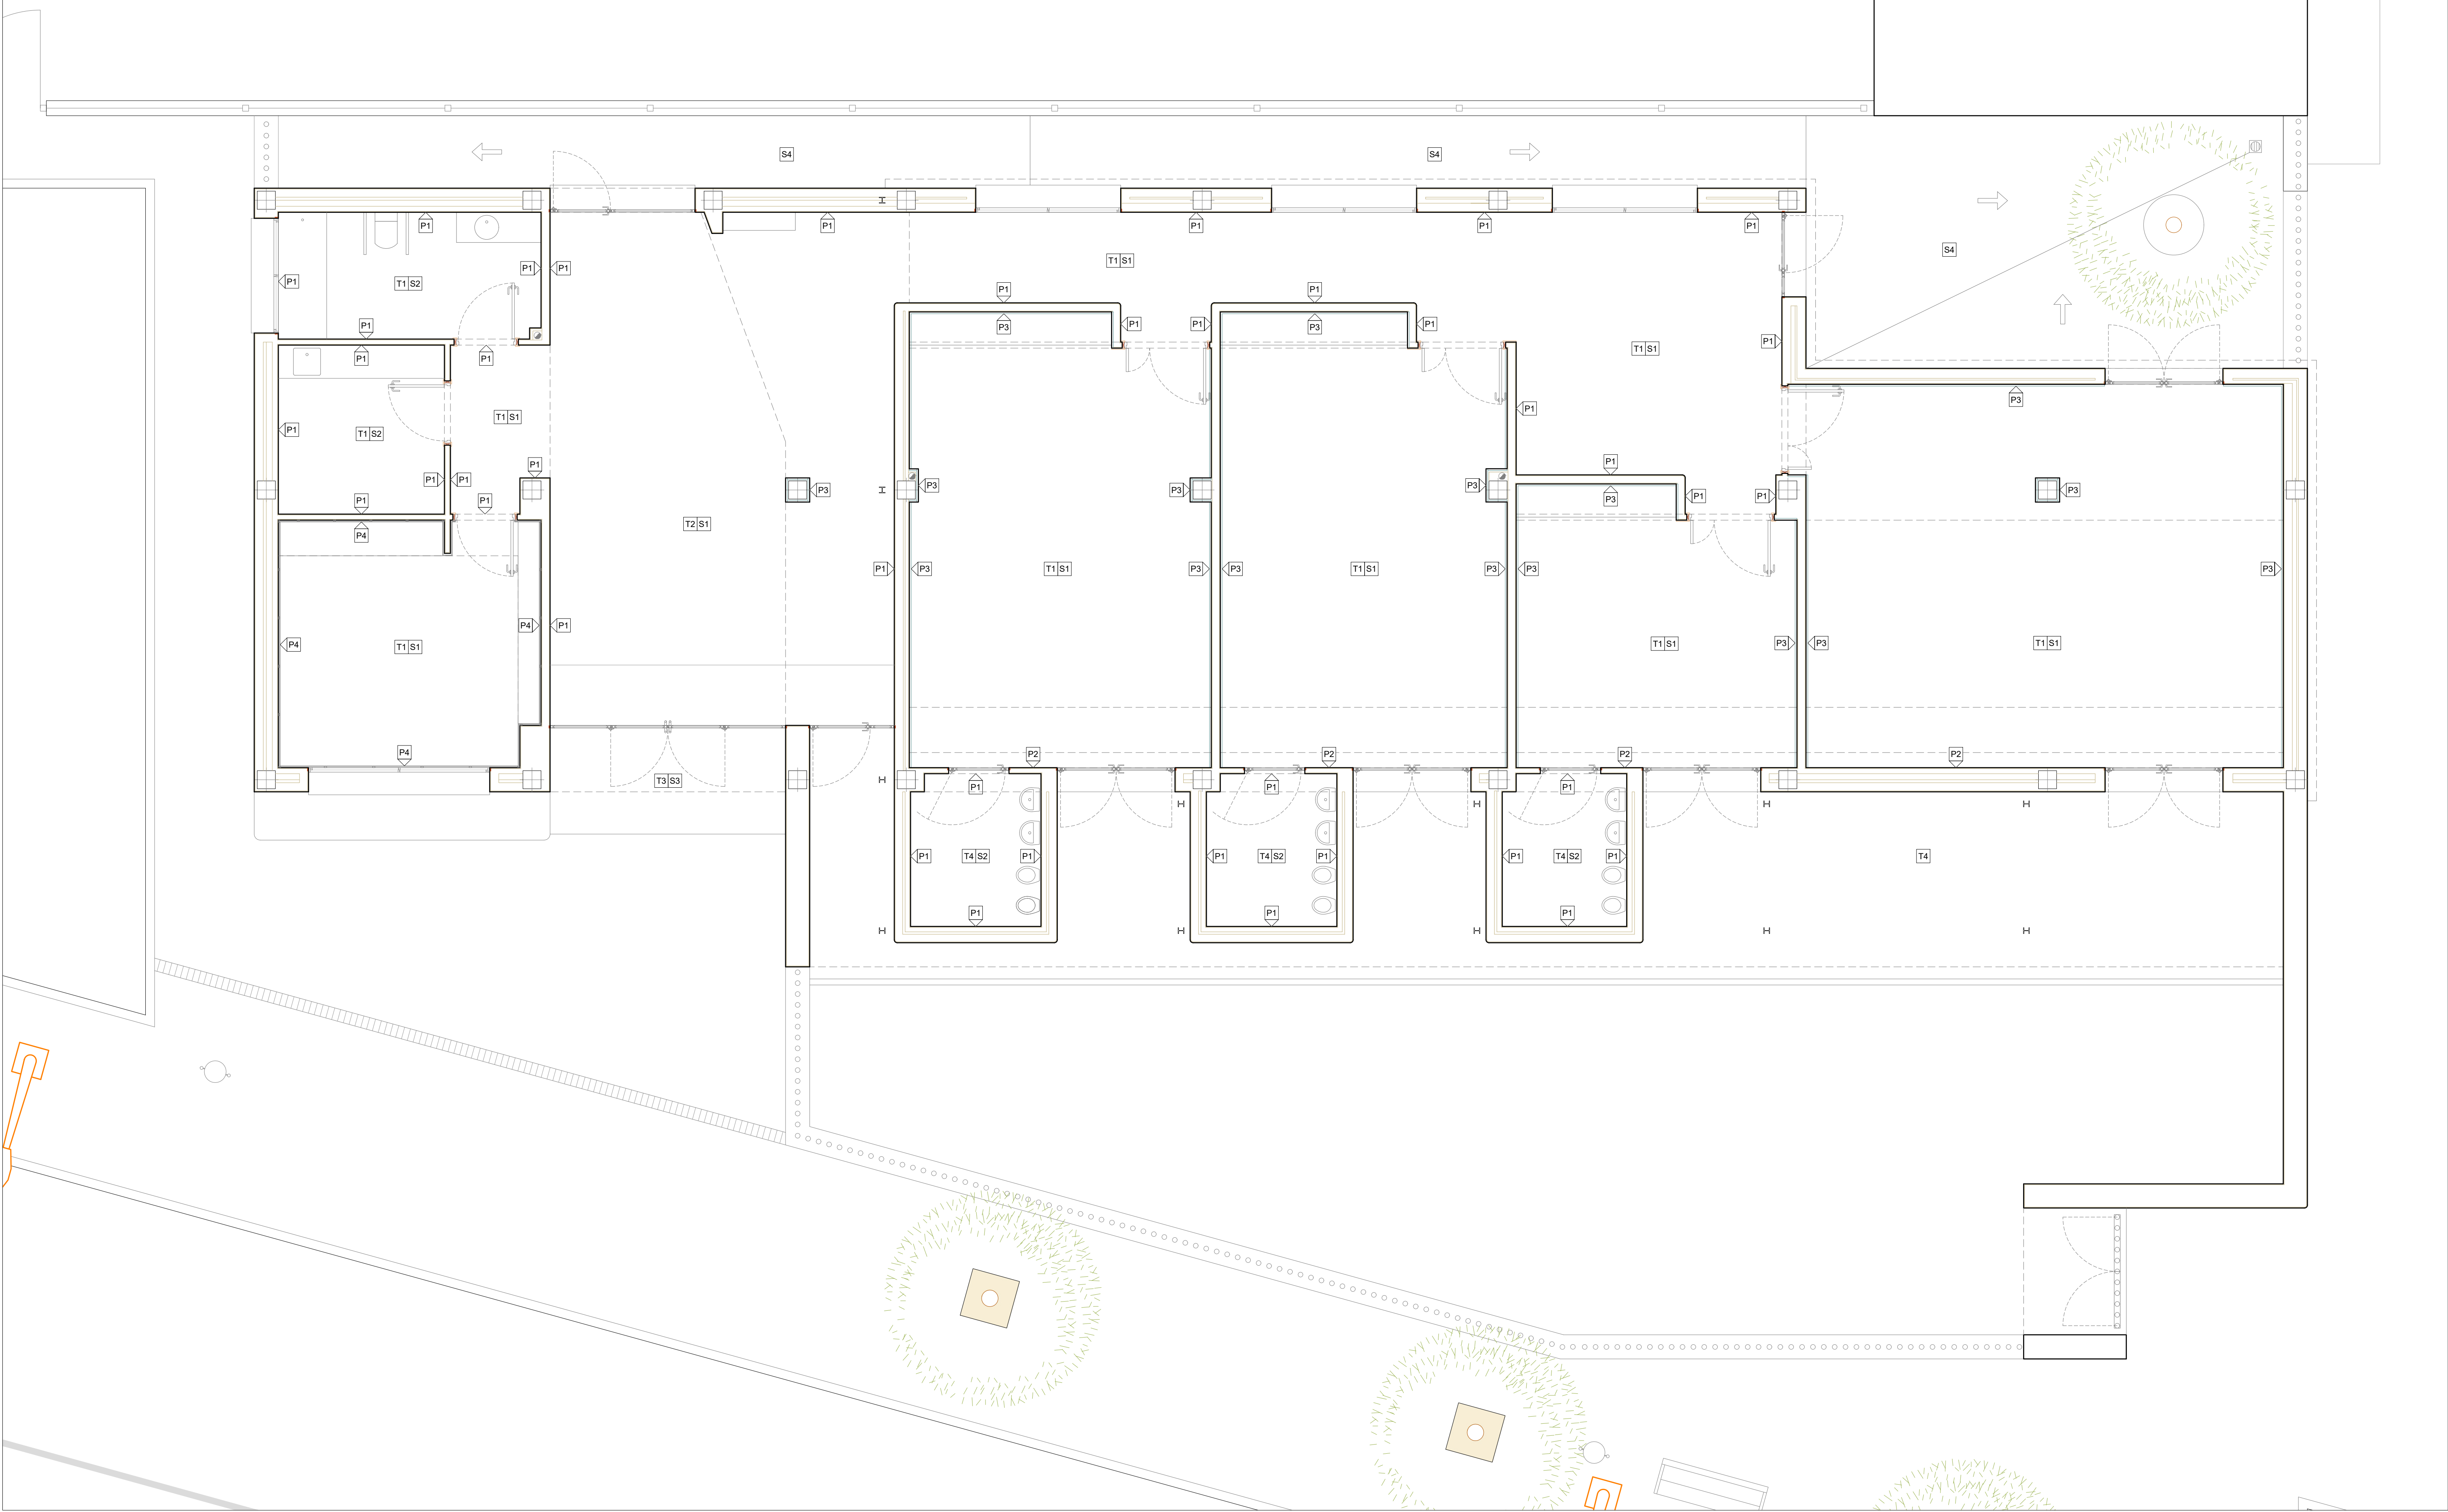

LEYENDA			
PAREDES		TECHOS	
P1	Alicatado blanco/verde brillo hasta línea superior de tapajuntas. Perilita hasta techo.	T1	Falso techo plancha lisa de escayola. Registros tipo oculto.
P2	Alicatado mosaico brillo hasta línea superior de tapajuntas. Perilita hasta techo.	T2	Guarnecido y enlucido de yeso.
P3	Perilita sobre enfoscado maestreado. Rodapié de mármol de 60x30x3cm.	T3	Guarnecido de cemento.
P4	Trasdosado de madera sobre rastreles hasta línea superior de tapajuntas. Perilita hasta techo.	T4	Losa de hormigón vista.
SUELOS			
S1	Solería de mármol 60x30x3cm. y enlechado (protección). Pulido y apomazado.		
S2	Solería de gres 20x20cm.		
S3	Solería de mármol abujardado 60x30x3cm.		
S4	Solería patio trasero adoquín de hormigón		

COHESIÓN TERRITORIAL

Se

Diputación

Sevilla

EL PALMAR DE TROYA

PROYECTO DE INSTALACIONES Y TERMINACIÓN DE LA GUARDERÍA INFANTIL CON LA DOTACIÓN DE SUS EQUIPAMIENTOS




PLANO 17: ESTADO PROPUESTA - ACABADOS

PROYECTISTAS: FRANCISCO GUTIÉRREZ OLIVERO, ARQUITECTO
ENRIQUE GAHETE ÁLAMO, ING. TEC. INDUSTRIAL






ESCALA 1:50

APR MARZO 2025

Código Seguro De Verificación	p1j1aPmEENN4Gf4+QqkKnA==	Estado	Fecha y hora
Firmado Por	Enrique Gahete Álamo	Firmado	11/05/2025 18:44:07
Observaciones	Francisco De Paula Gutiérrez Olivero	Firmado	08/05/2025 13:52:12
Url De Verificación	https://portal1.dipusevilla.es/vfirma/code/p1j1aPmEENN4Gf4+QqkKnA==	Página	1020/1029

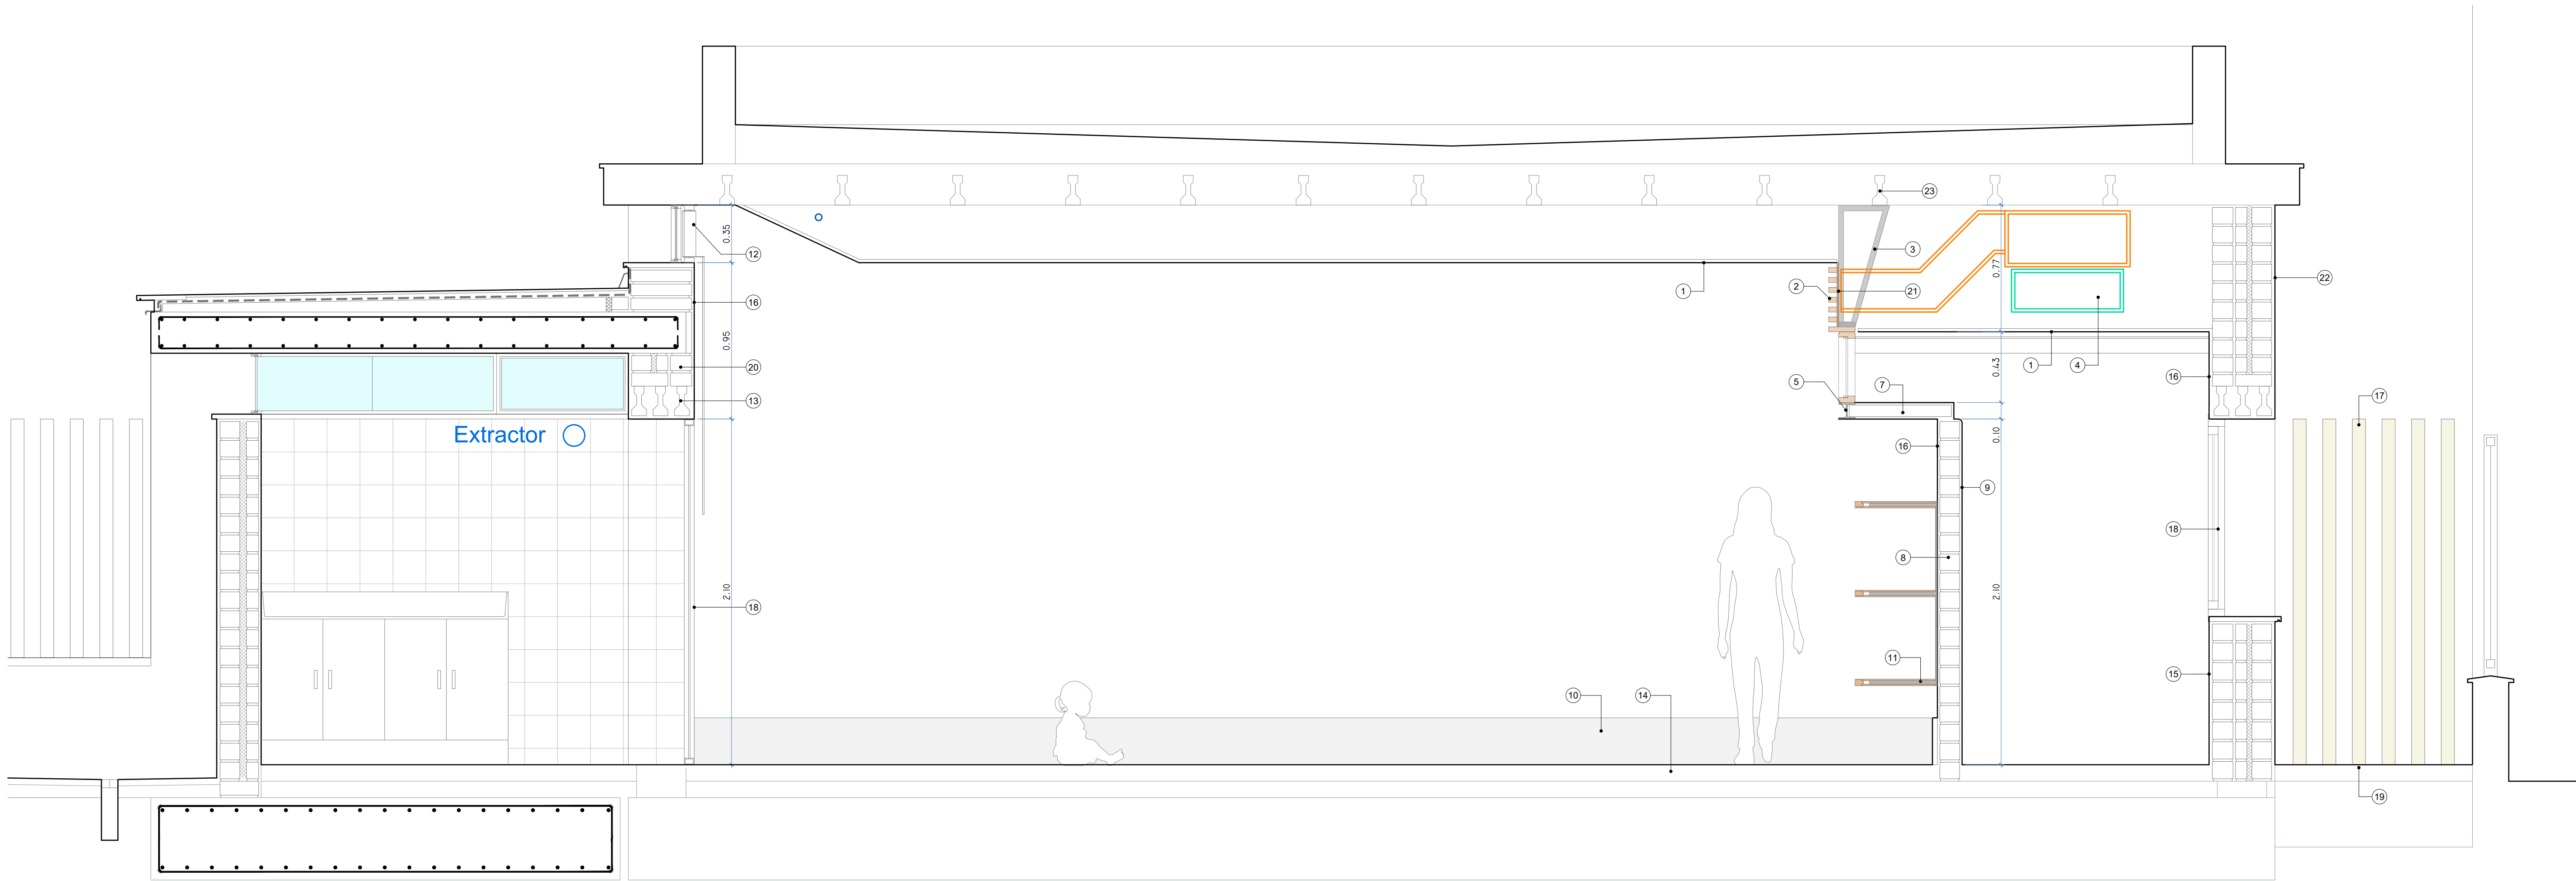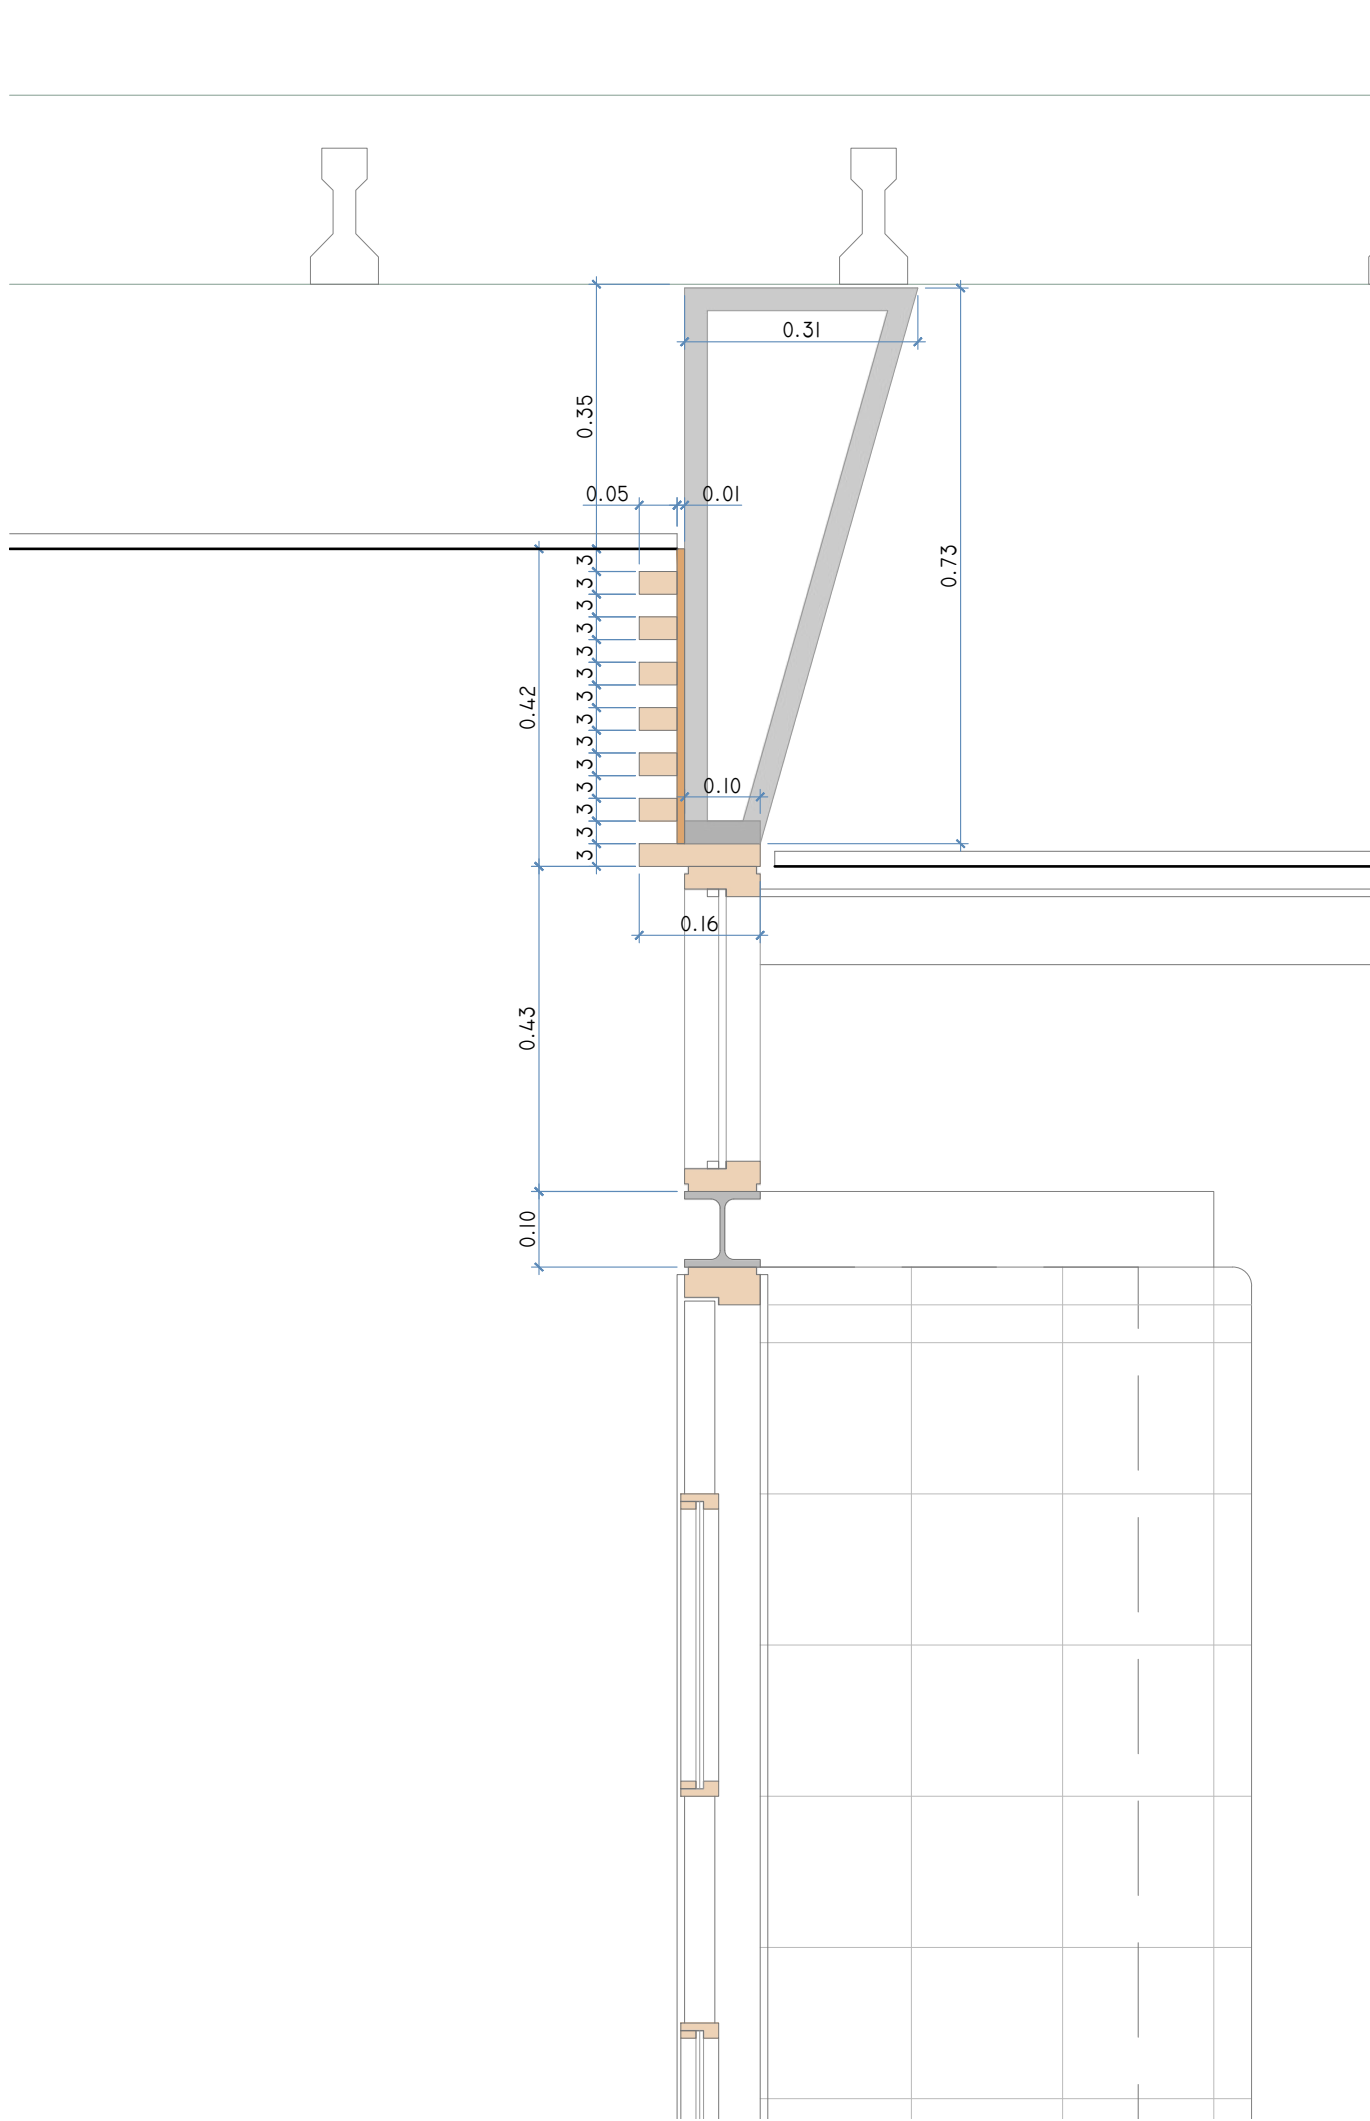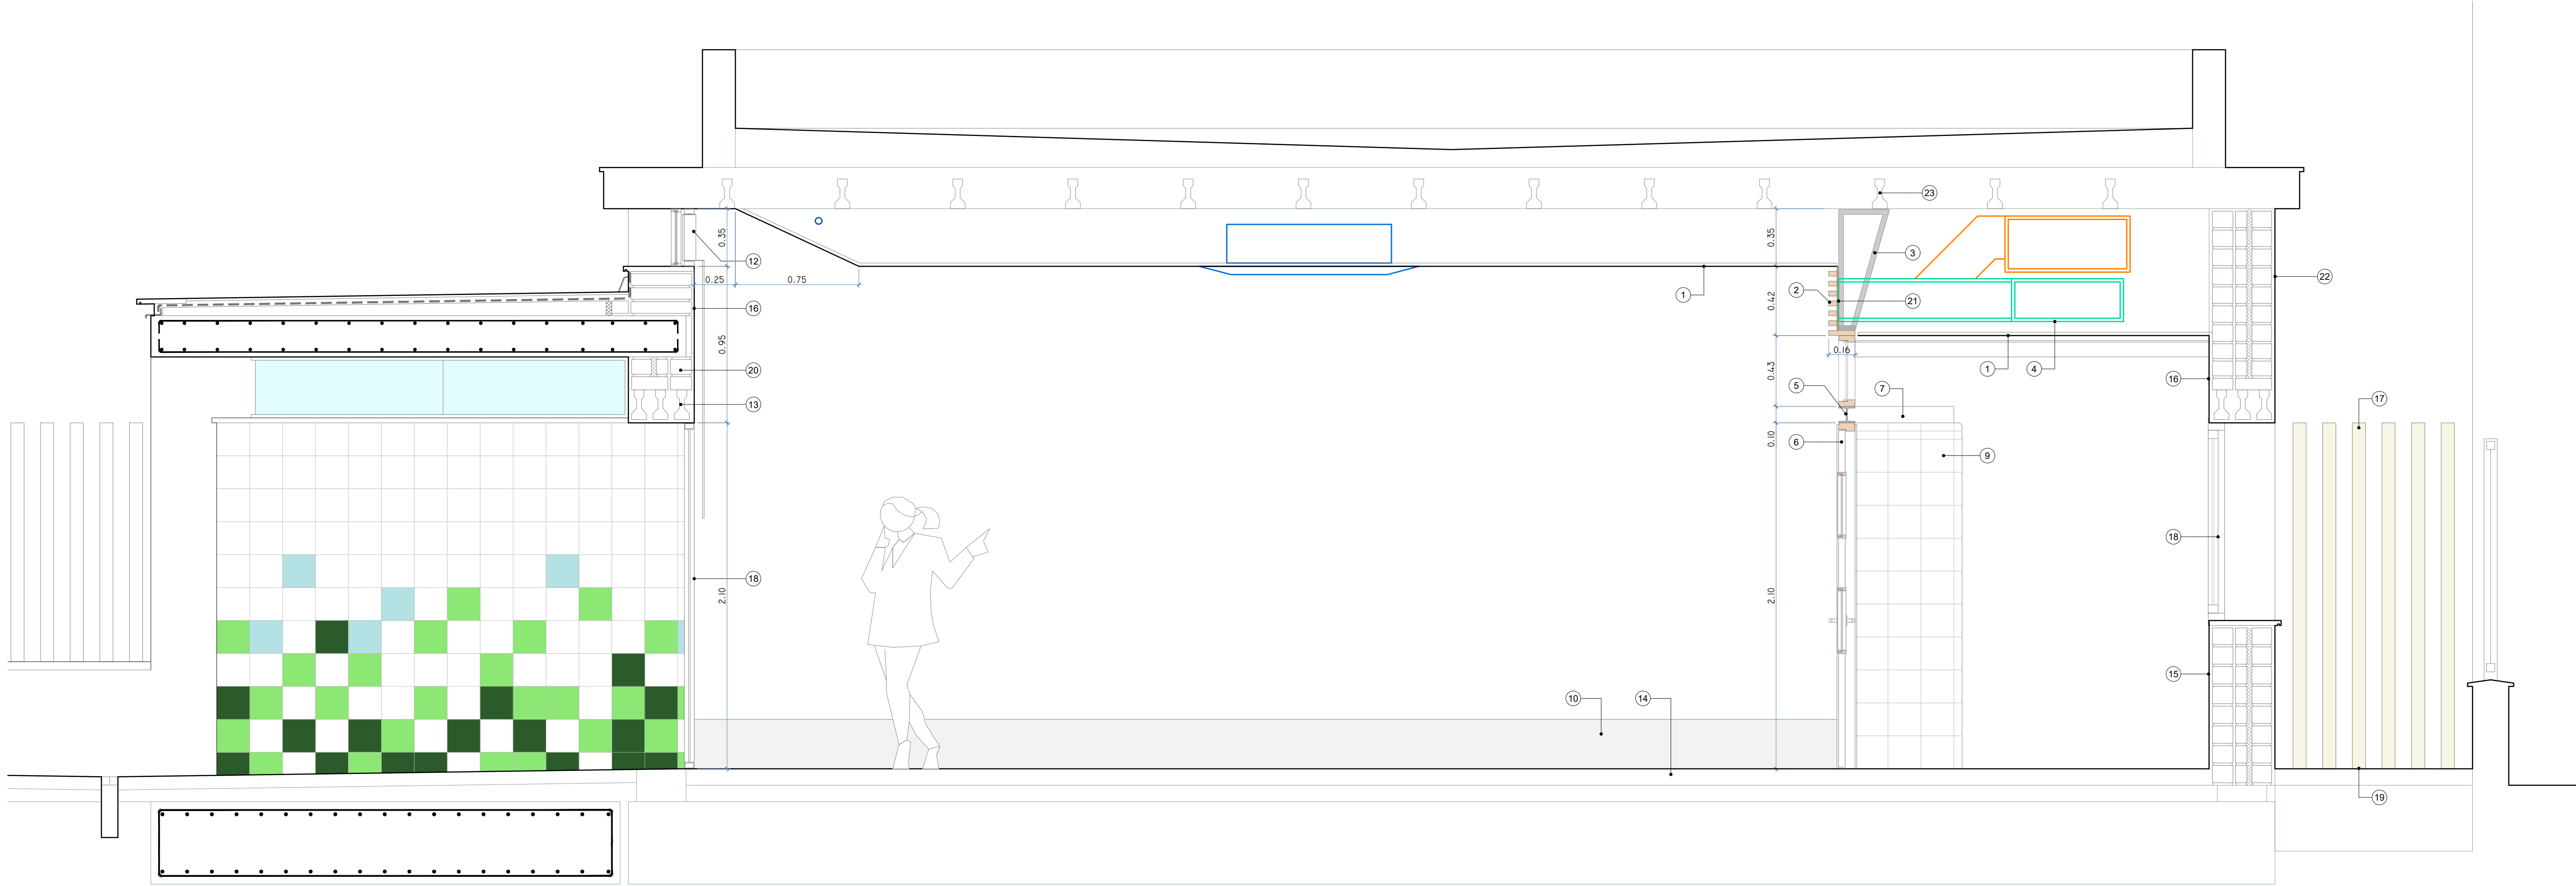

LEYENDA	
1	Falsos techos plancha lisa de escayola. Registros tipo oculto.
2	Celosía de lamas de madera de 3x5cm. de sección y largo según plano de carpinterías.
3	Estructura auxiliar formada por perfiles tubulares cuadrados de 30x30mm.
4	Conductos de ventilación de impulsión y extracción.
5	Dintel HEB-100 corrido sobre citaras existentes según plano de carpinterías.
6	Puerta abatible de madera con fijo superior según plano de carpinterías.
7	Rasillón enfoscado y enlucido con perlitita.
8	Citara de ladrillo perforado.
9	Enfoscado maestreado, alicatado blanco brillo de 20x20 cm. y enluchado.
10	Aplacados: Rodapiés de mármol y pilar del SUM de 30x60cm.
11	2 paneles madera chapa de roble e=1cm. y alma de 2cm.
12	Carpintería de lamas de aluminio orientables para oscurecimiento de las aulas.
13	Triple vigueta en dinteles acceso a baños y de aulas.
14	Solería de mármol y enluchado (protección). Pulido y apomazado.
15	Enfoscado maestreado, alicatado blanco brillo de 20x20 cm. y enluchado hasta línea superior de tapajuntas.
16	Perlitita sobre enfoscado maestreado.
17	Carpintería de acero: Vallas y puerta a partir de tubulares Ø8cm.
18	Carpintería de aluminio en exteriores y acceso a baños de aulas.
19	Solado de patio trasero.
20	Fábrica de ladrillo hueco.
21	Panel de madera en toda la longitud de las lamas con huecos para los conductos de climatización.
22	Enfoscado maestreado y enlucido con mortero de cal.
23	Vigueta existente sobre la que se ancla la estructura auxiliar.

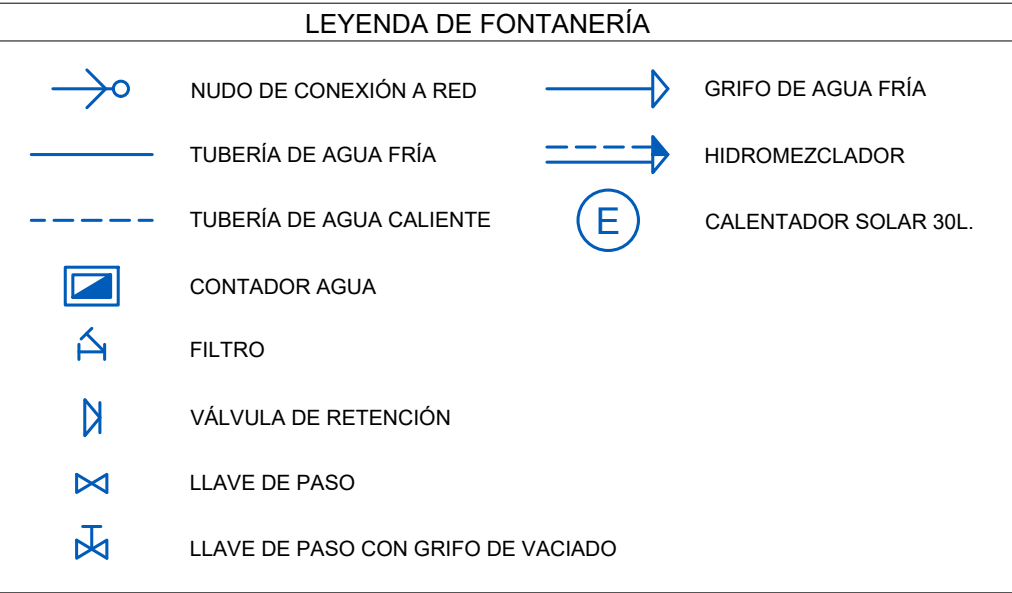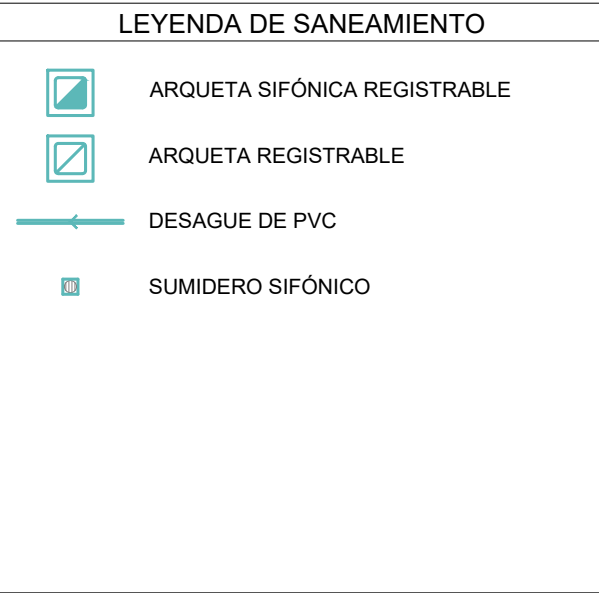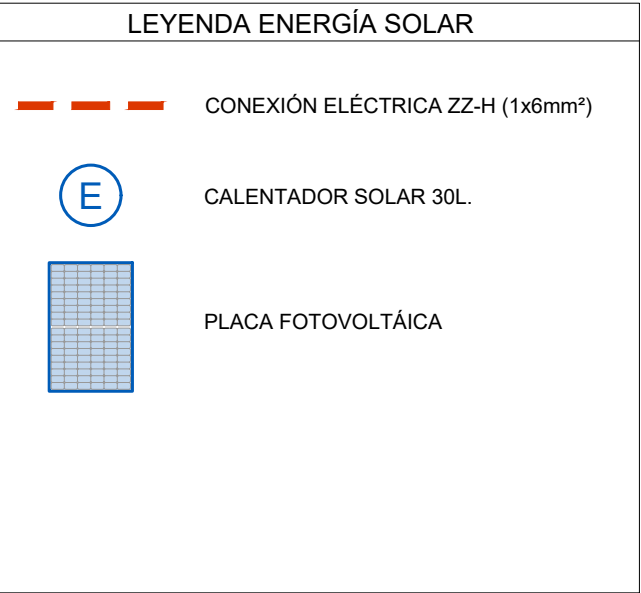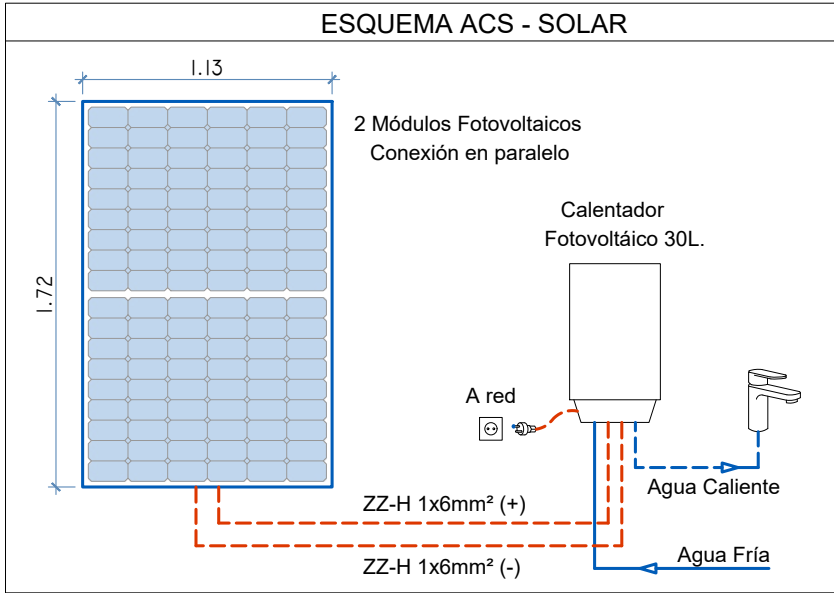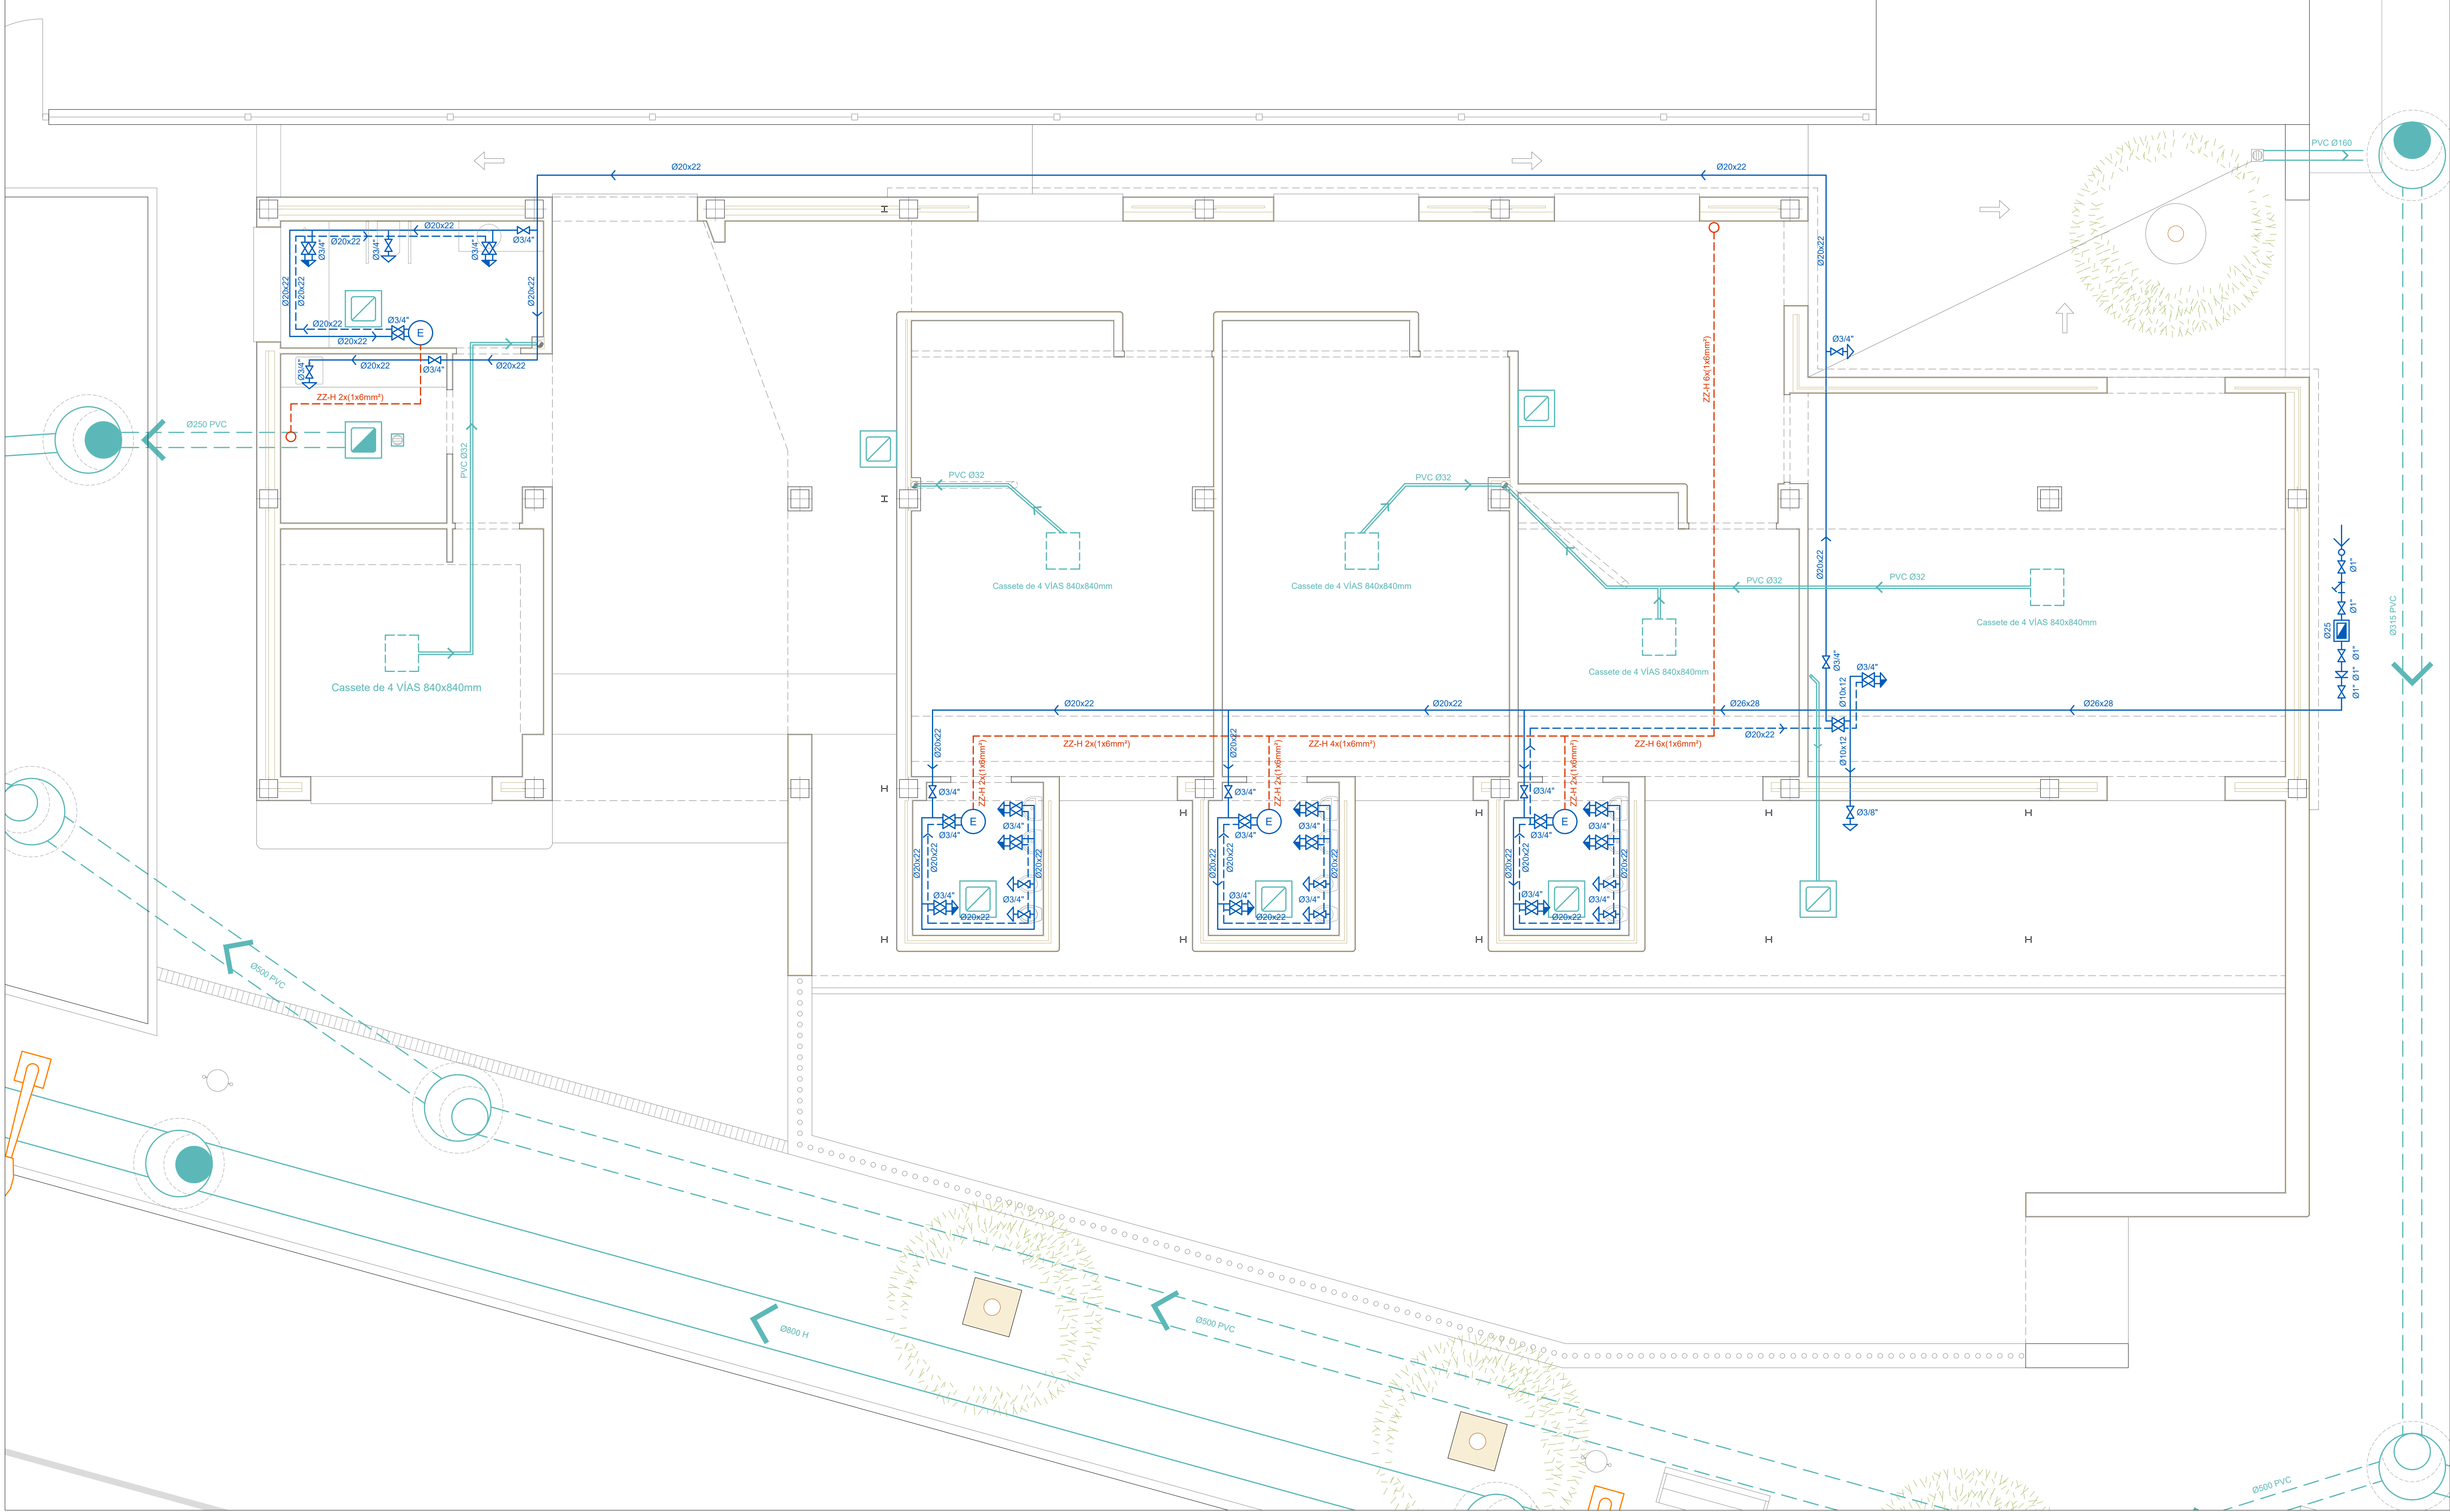

EL PALMAR DE TROYA


PROYECTO DE INSTALACIONES Y TERMINACIÓN DE LA GUARDERÍA INFANTIL CON LA DOTACIÓN DE SUS EQUIPAMIENTOS

PLANO 19: ESTADO PROPUESTA - FONTANERÍA Y SANEAMIENTO

PROYECTISTAS: FRANCISCO GUTIÉRREZ OLIVERO, ARQUITECTO
ENRIQUE GAHETE ÁLAMO, ING. TEC. INDUSTRIAL

ESCALA 1:50
APR MARZO 2025

Código Seguro De Verificación	Estado	Fecha y hora
p11aPmEENR4Gr4+QqkKnA==	Firmado	11/05/2025 18:44:07
Firmado Por	Firmado	08/05/2025 13:52:12
Observaciones	1022/1029	
Url De Verificación	https://portal1.dipusevilla.es/vfirma/code/p11aPmEENR4Gr4+QqkKnA==	

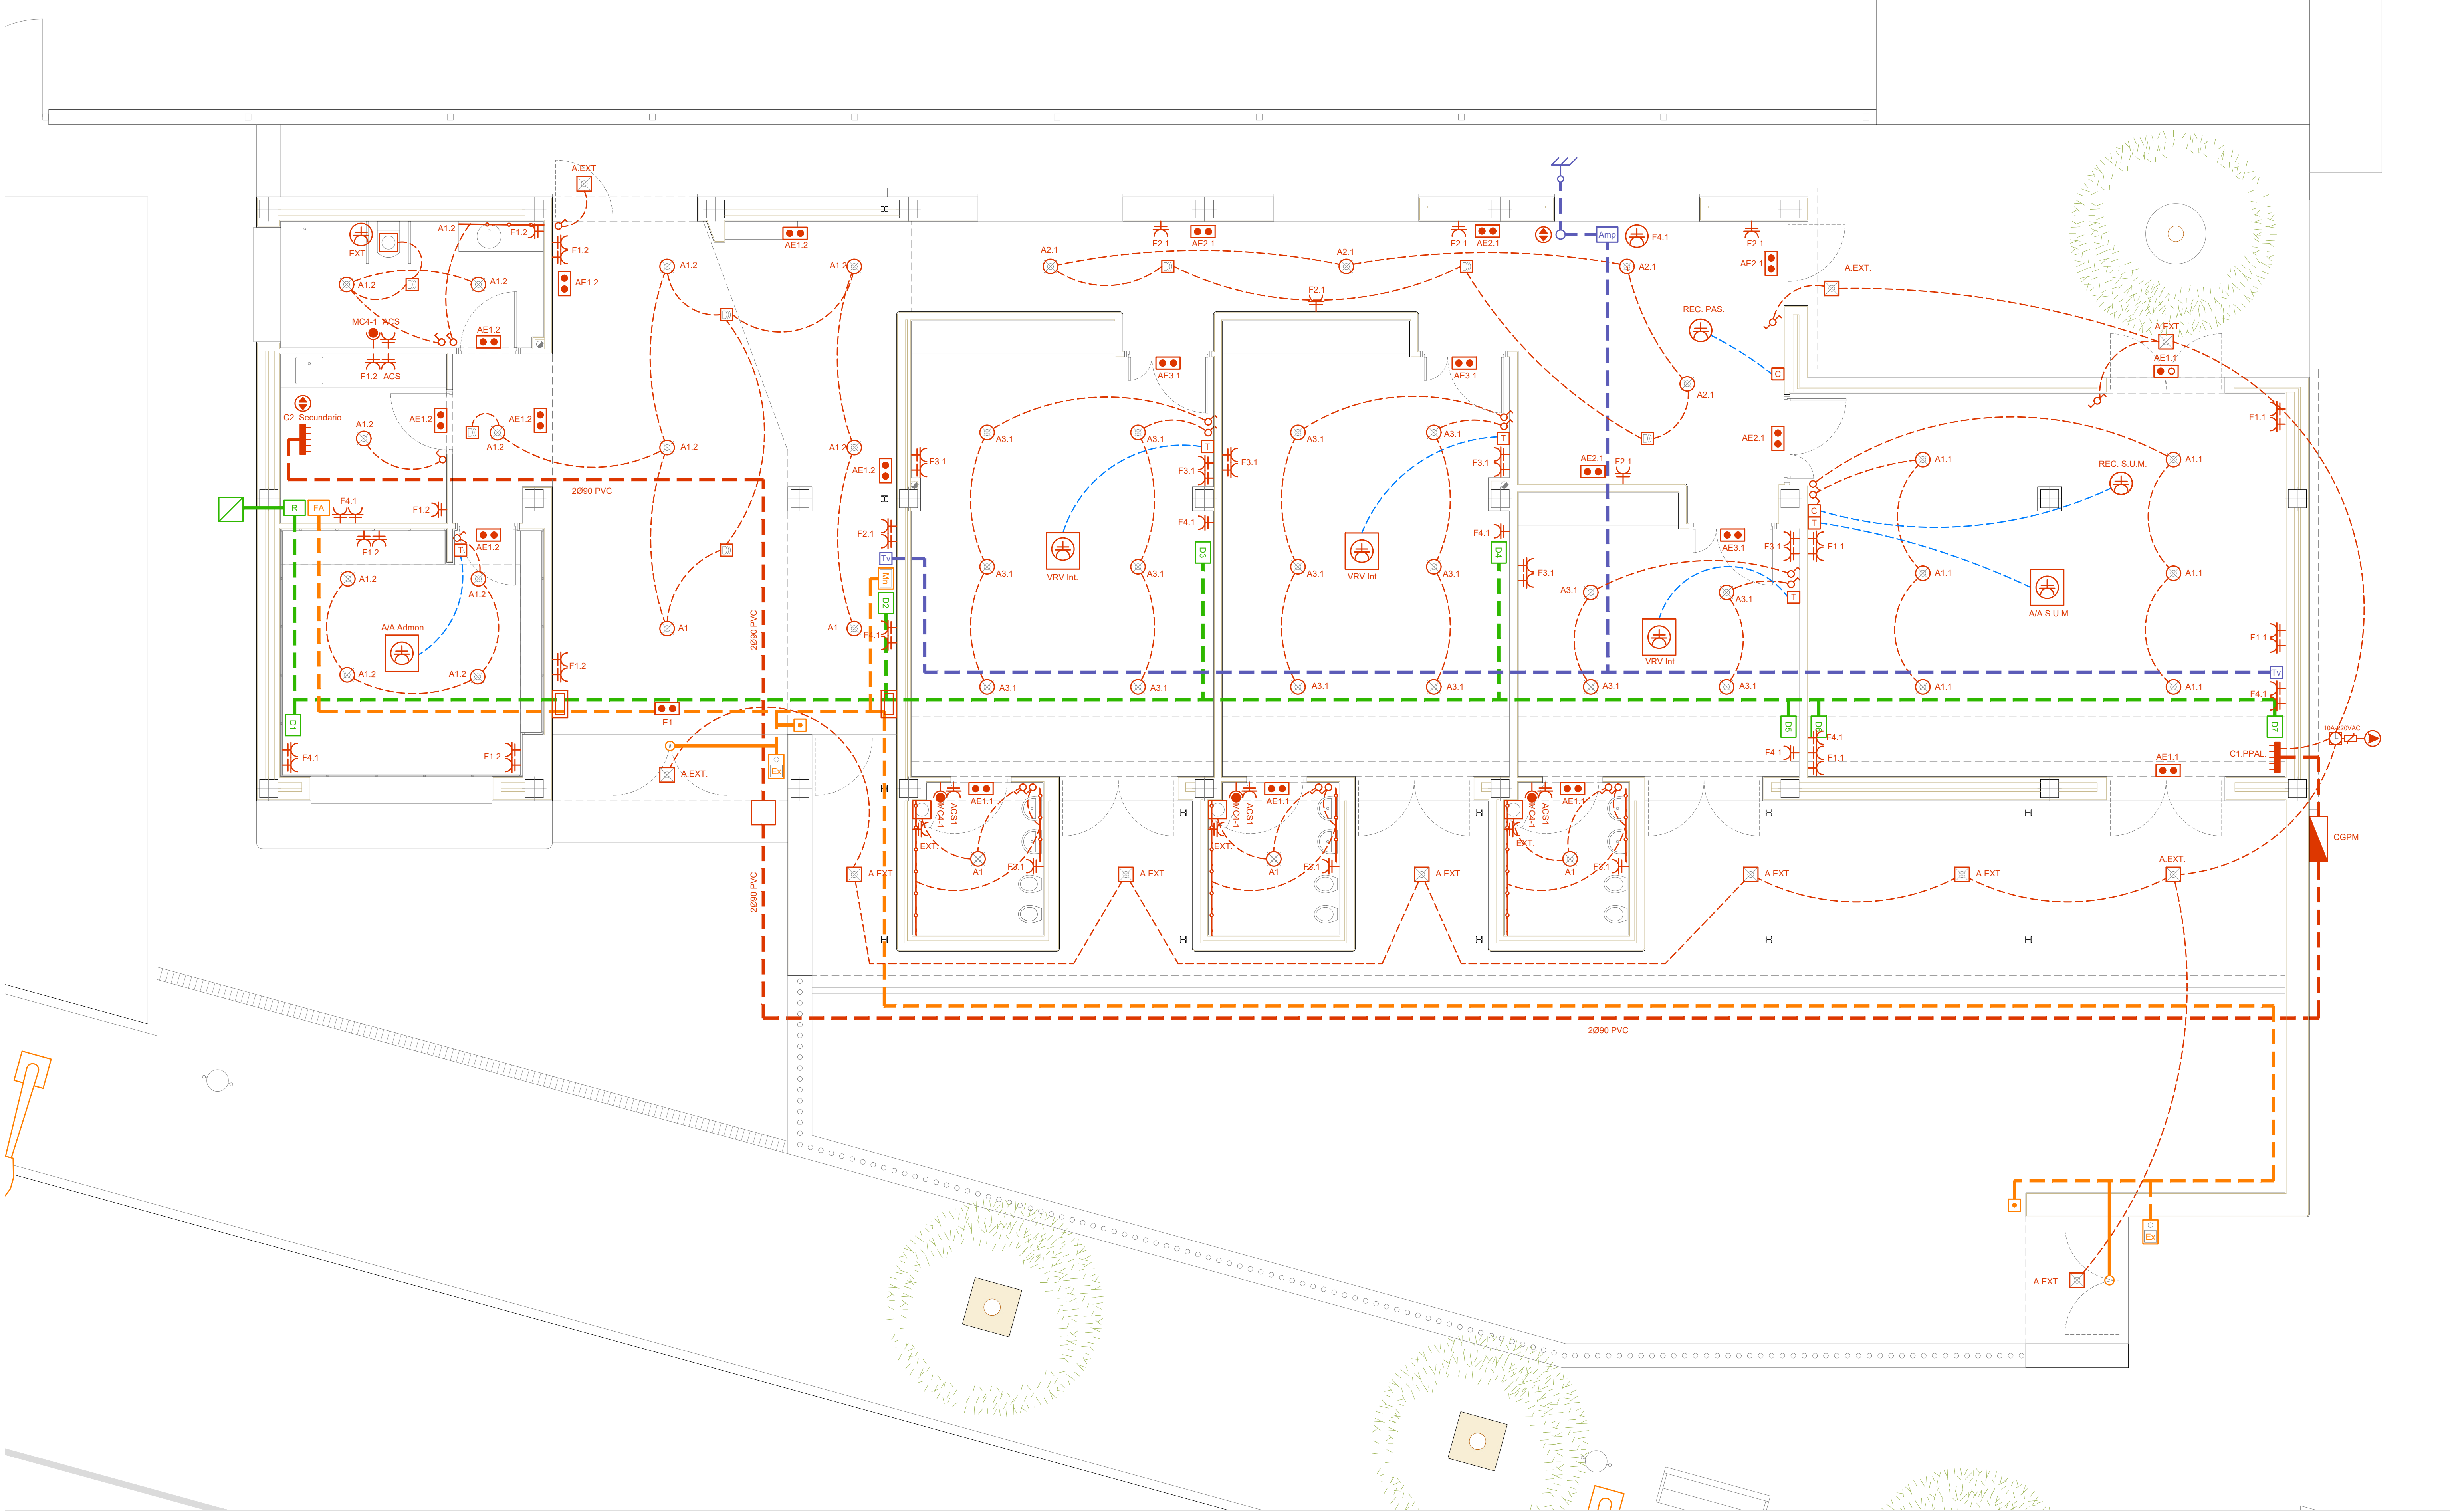

LEYENDA DE TELEVISIÓN

CABLE COAXIAL 75 ohm. 6.7mm. Tubo Ø20mm.

AMPLIFICADOR TELES 1e+(2s+Tv) "F"

TOMA FINAL TV. TELES CEI Macho

ANTENA TELES DAT BOSS LTE700

LEYENDA DE CONTROL DE ACCESO

CABLE VIDEOPORTERO 2x1.5mm² APANTALLADO FUENTE - PLACA PULSADOR - MONITOR

CABLE PESTILLERA 2x1.5mm² RC421-K PLACA PULSADOR - PESTILLERA 12 Vcc

FUENTE ALIMENTACIÓN GOLMAR FA-G2+ o similar

MONITOR VIDEOPORTERO. Hsüp:1.65m. GOLMAR ART 7W/G2+manos libres 7" con Wi-Fi.

PLACA VIDEOPORTERO. Hsüp:1.65m. GOLMAR SOUL1

LEYENDA DE TELECOMUNICACIONES

ARQUETA ENTERRADA DEL OPERADOR 40x40cm.

CANALIZACIÓN EXT. - INT.

CABLE UTP CAT. 6

ARMARIO DE COMUNICACIONES

TOMA DE DATOS RJ45 CAT. 6

LEYENDA DE ELECTRICIDAD

CABLEADO ELÉCTRICO

INTERCONEXIÓN FRIGORÍFICA F-CY-JZ 2x1,5mm²

CAJA DE PROTECCIÓN Y MEDIDA

CONTADOR

CUADRO INDIVIDUAL

INTERRUPTOR SIMPLE

INTERRUPTOR CONMUTADO

INTERRUPTOR DE CRUZAMIENTO

TOMA USO GENERAL

TOMA CONECTOR MC4 +/- | ACS-FV

TOMA GENERAL ESTANCA

TOMA GENERAL EN FALSO TECHO

PULSADOR

SENSOR DE PROXIMIDAD

EXTRACTOR

4 TOMAS DE CORRIENTE + RJ45 + RJ11

CONTROL REMOTO C/CABLE BRC1H52W ó similar

CONTROL REMOTO C/CABLE RECUPERADOR ENTÁLPICO

SUBIDA/BAJADA INSTALACIONES

INTERRUPTOR CREPUSCULAR

LUMINARIA DE EMERGENCIA

LUMINARIA DE EMERGENCIA ESTANCA

LUMINARIA TECHO 2300 lum

LUMINARIA PARED 2300 lum

LUMINARIA ESTANCA 2300 lum

TIRA LED EN PERFIL EMP. 7W/m 2700°K

INTERRUPTOR HORARIO C/CONTACTOR ASOCIADO 10A 220VAC A1-A2

REGISTRO PANELABLE 50x50cm

EL PALMAR DE TROYA

PROYECTO DE INSTALACIONES Y TERMINACIÓN DE LA GUARDERÍA INFANTIL CON LA DOTACIÓN DE SUS EQUIPAMIENTOS





PLANO 20: ESTADO PROPUESTA - INSTALACIÓN DE ELECTRICIDAD


PROYECTISTAS: FRANCISCO GUTIÉRREZ OLIVERO, ARQUITECTO ENRIQUE GAHETE ÁLAMO, ING. TEC. INDUSTRIAL


ESCALA 1:50

APR MARZO 2025

Código Seguro De Verificación	p1jsaPmEENR4gr4+QqkKnA==	Estado	Fecha y hora
Firmado Por	Enrique Gahete Álamo	Firmado	11/05/2025 18:44:07
Observaciones	Francisco De Paula Gutiérrez Oliviero	Firmado	08/05/2025 13:52:12
Url De Verificación	https://portal1.dipusevilla.es/vfirma/code/p1jsaPmEENR4gr4+QqkKnA==	Página	1023/1029

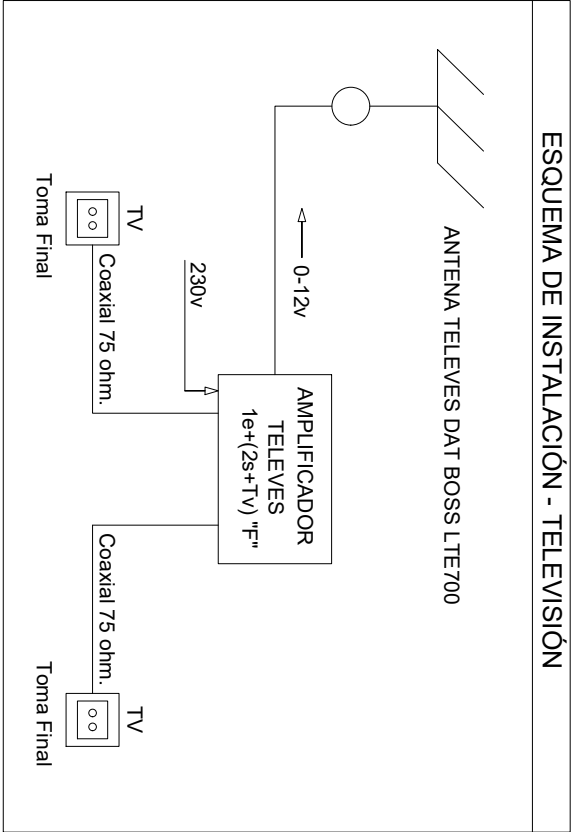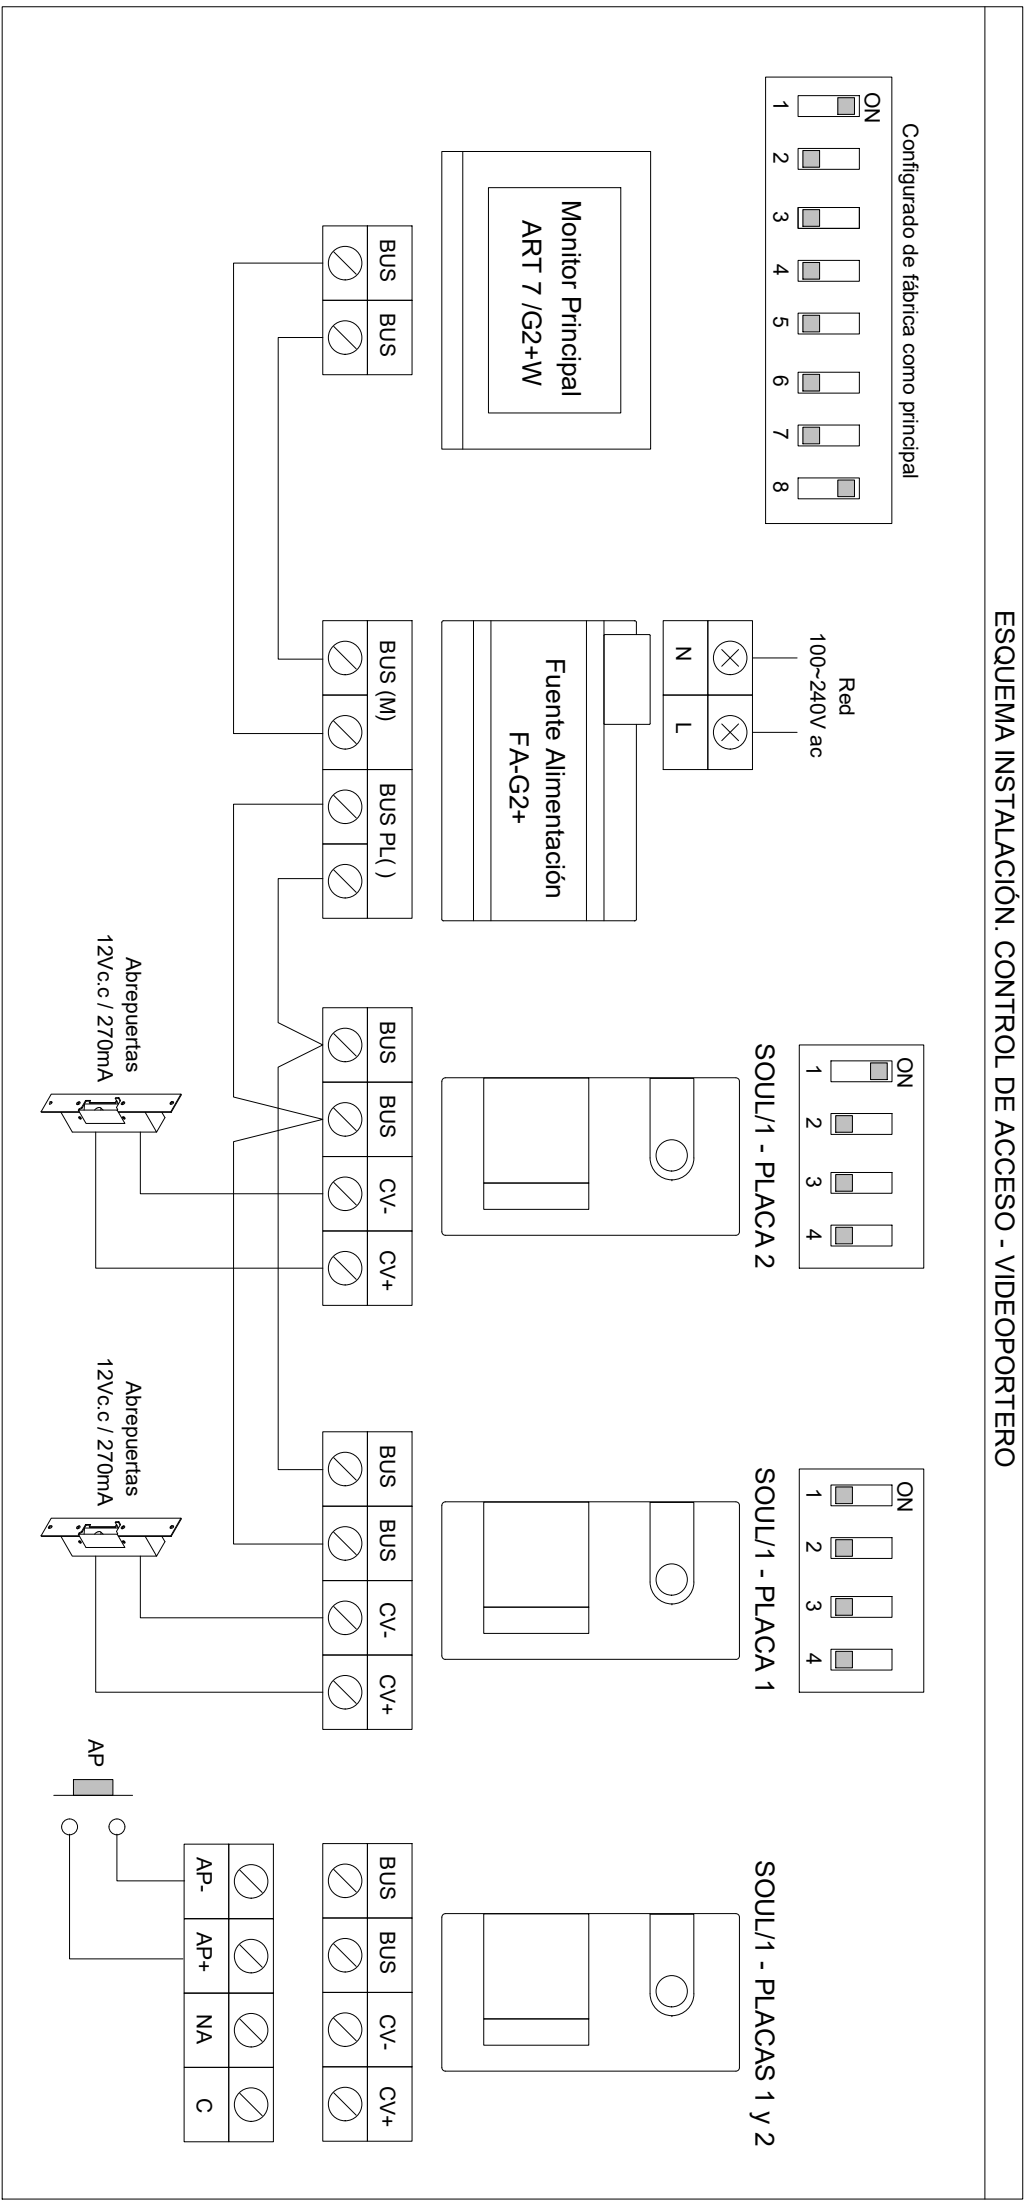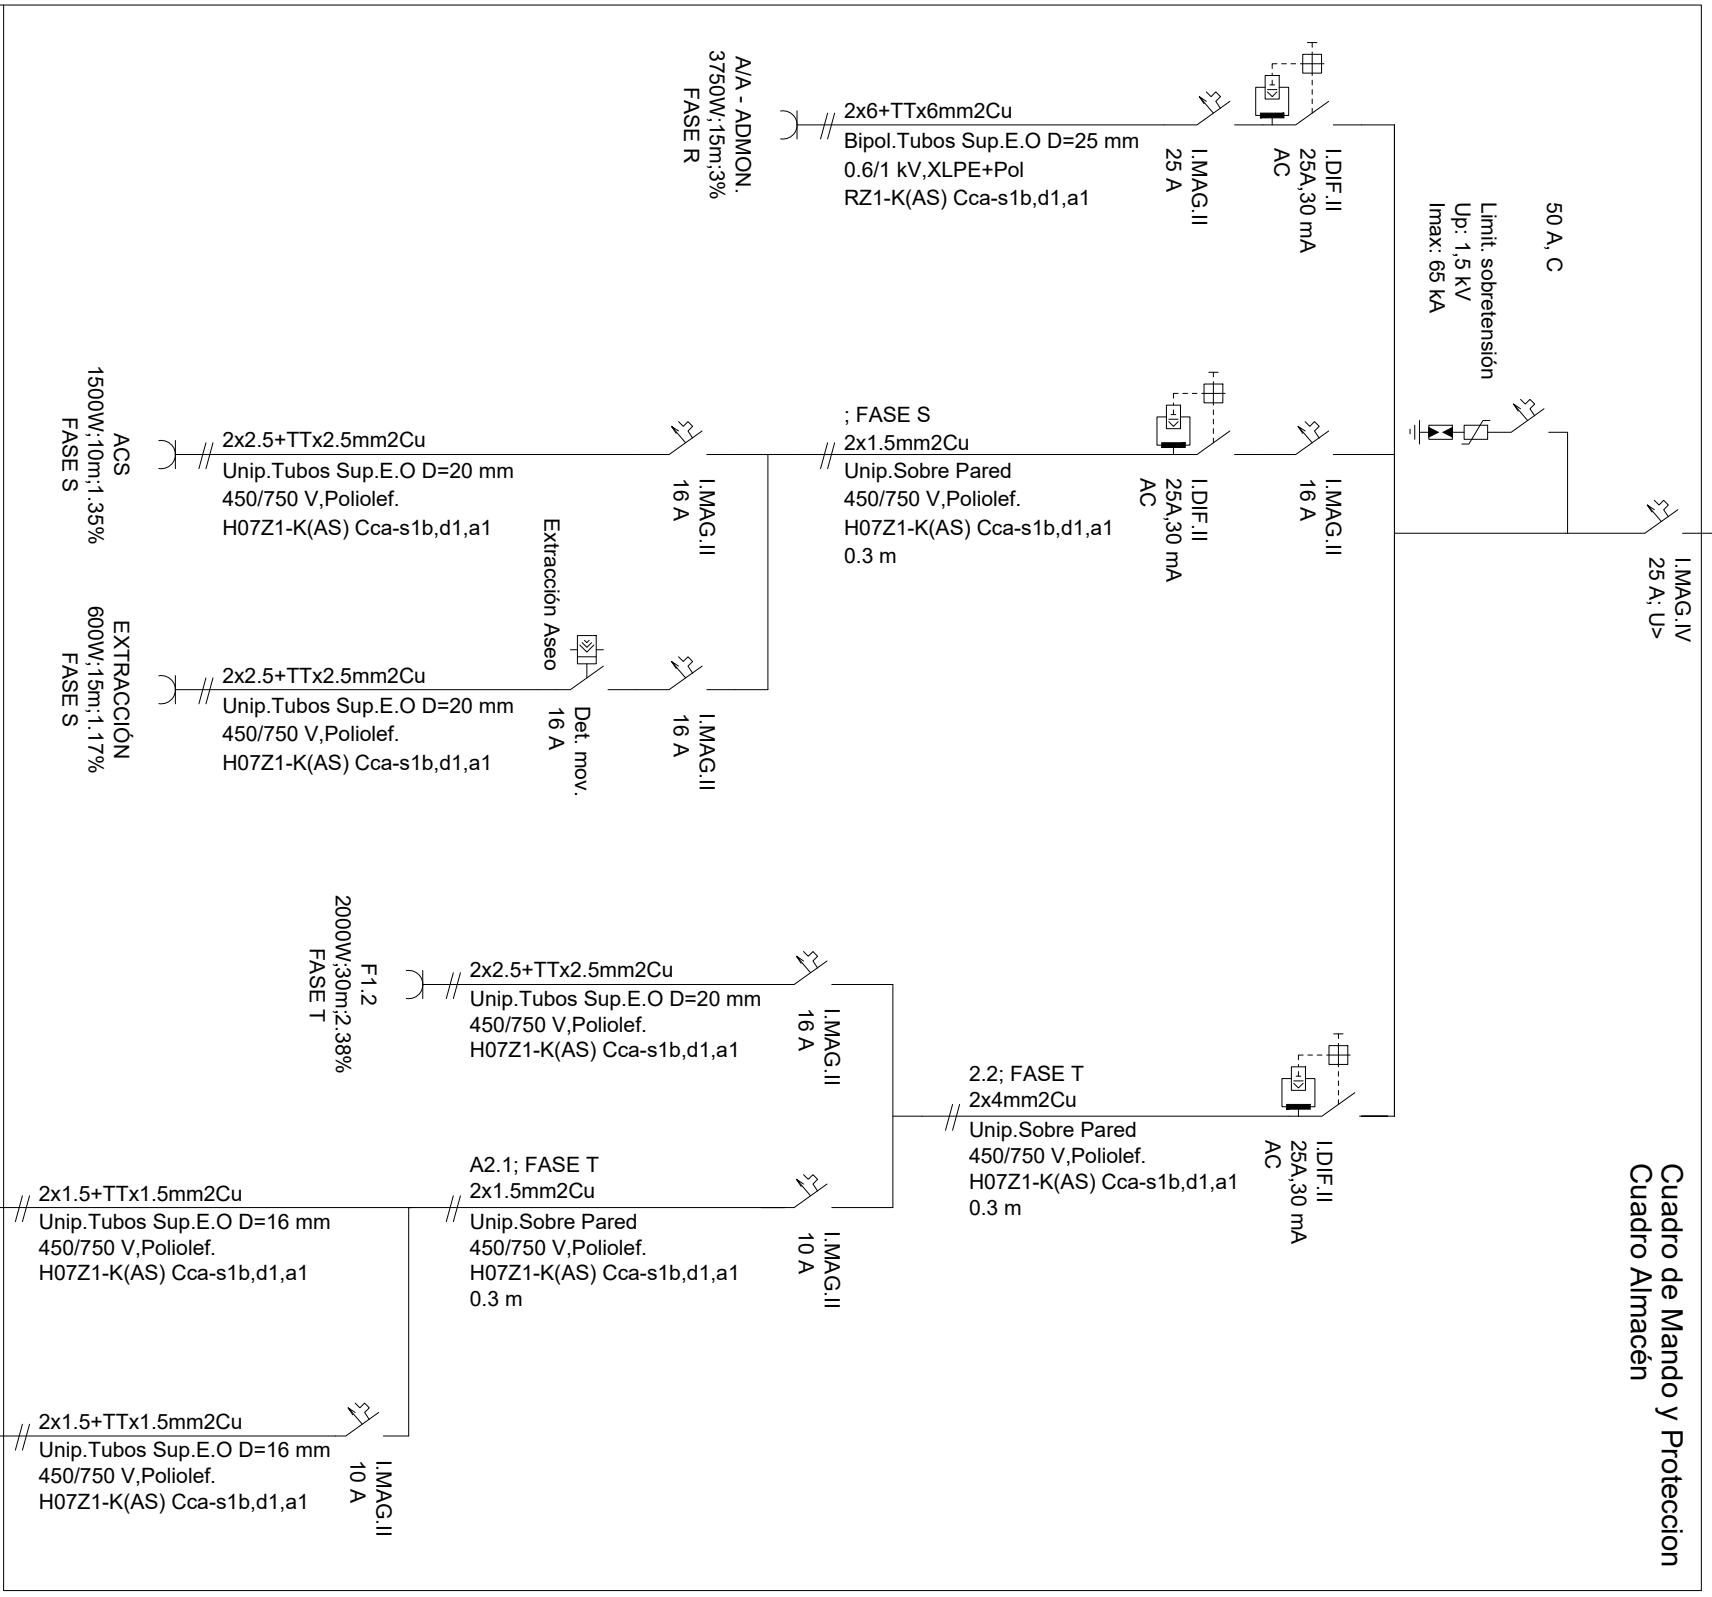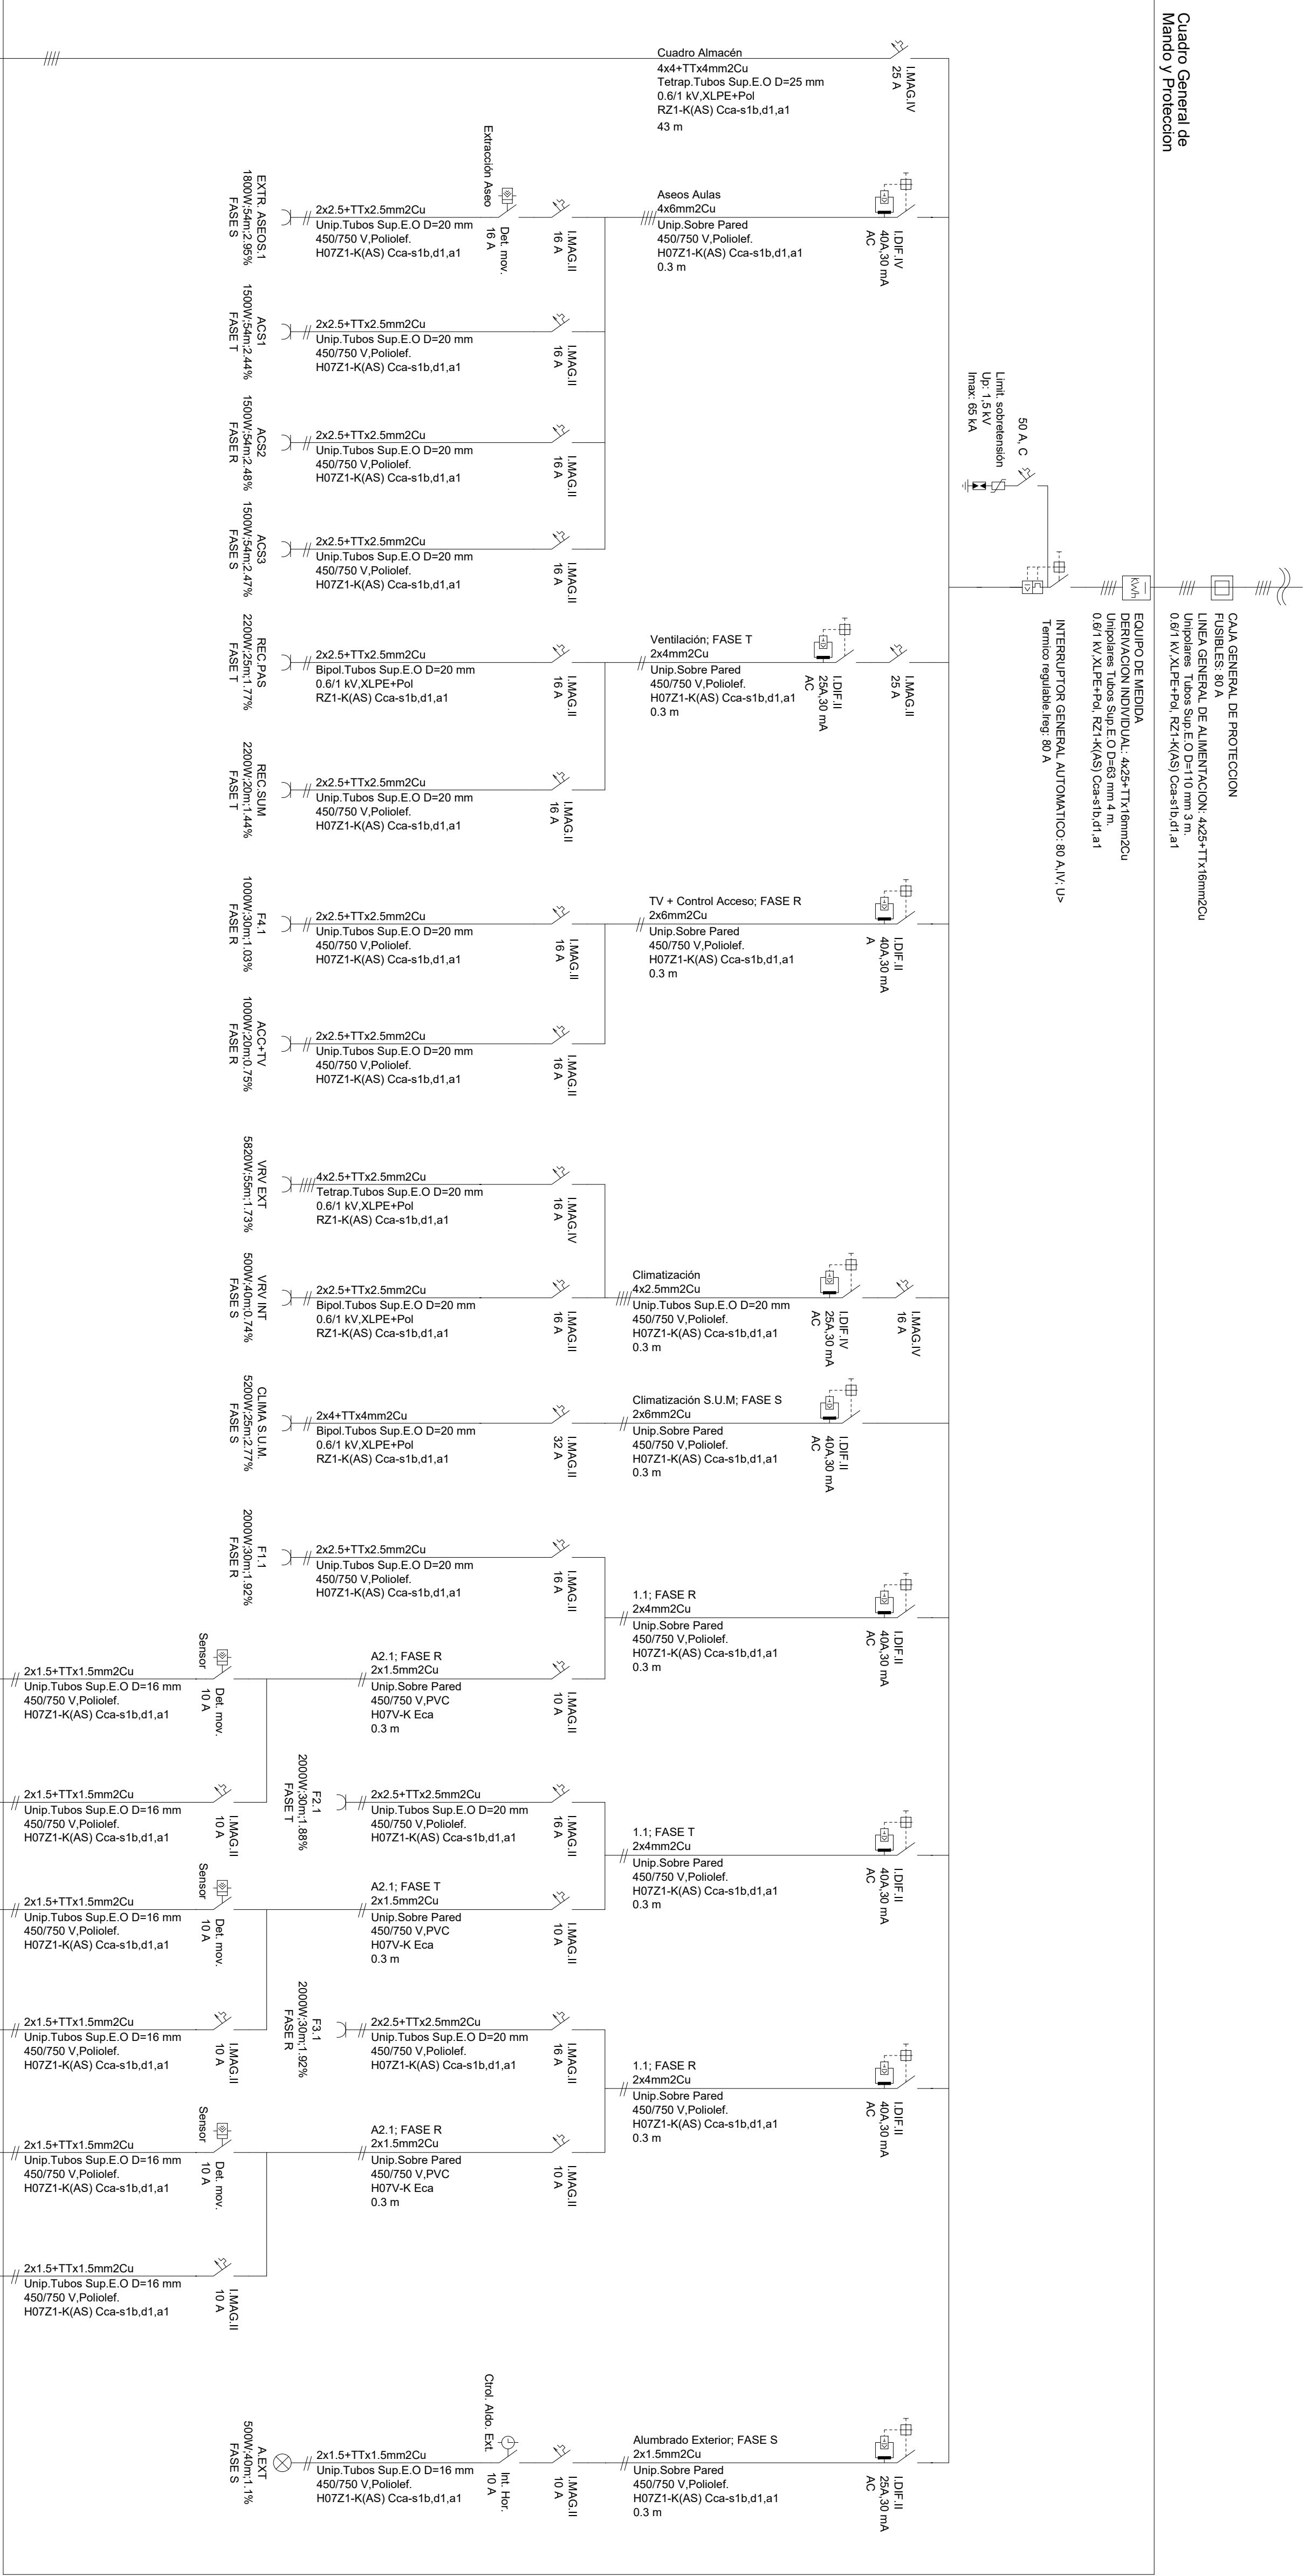

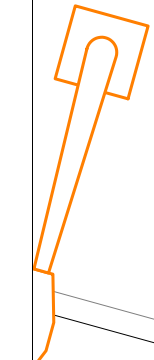

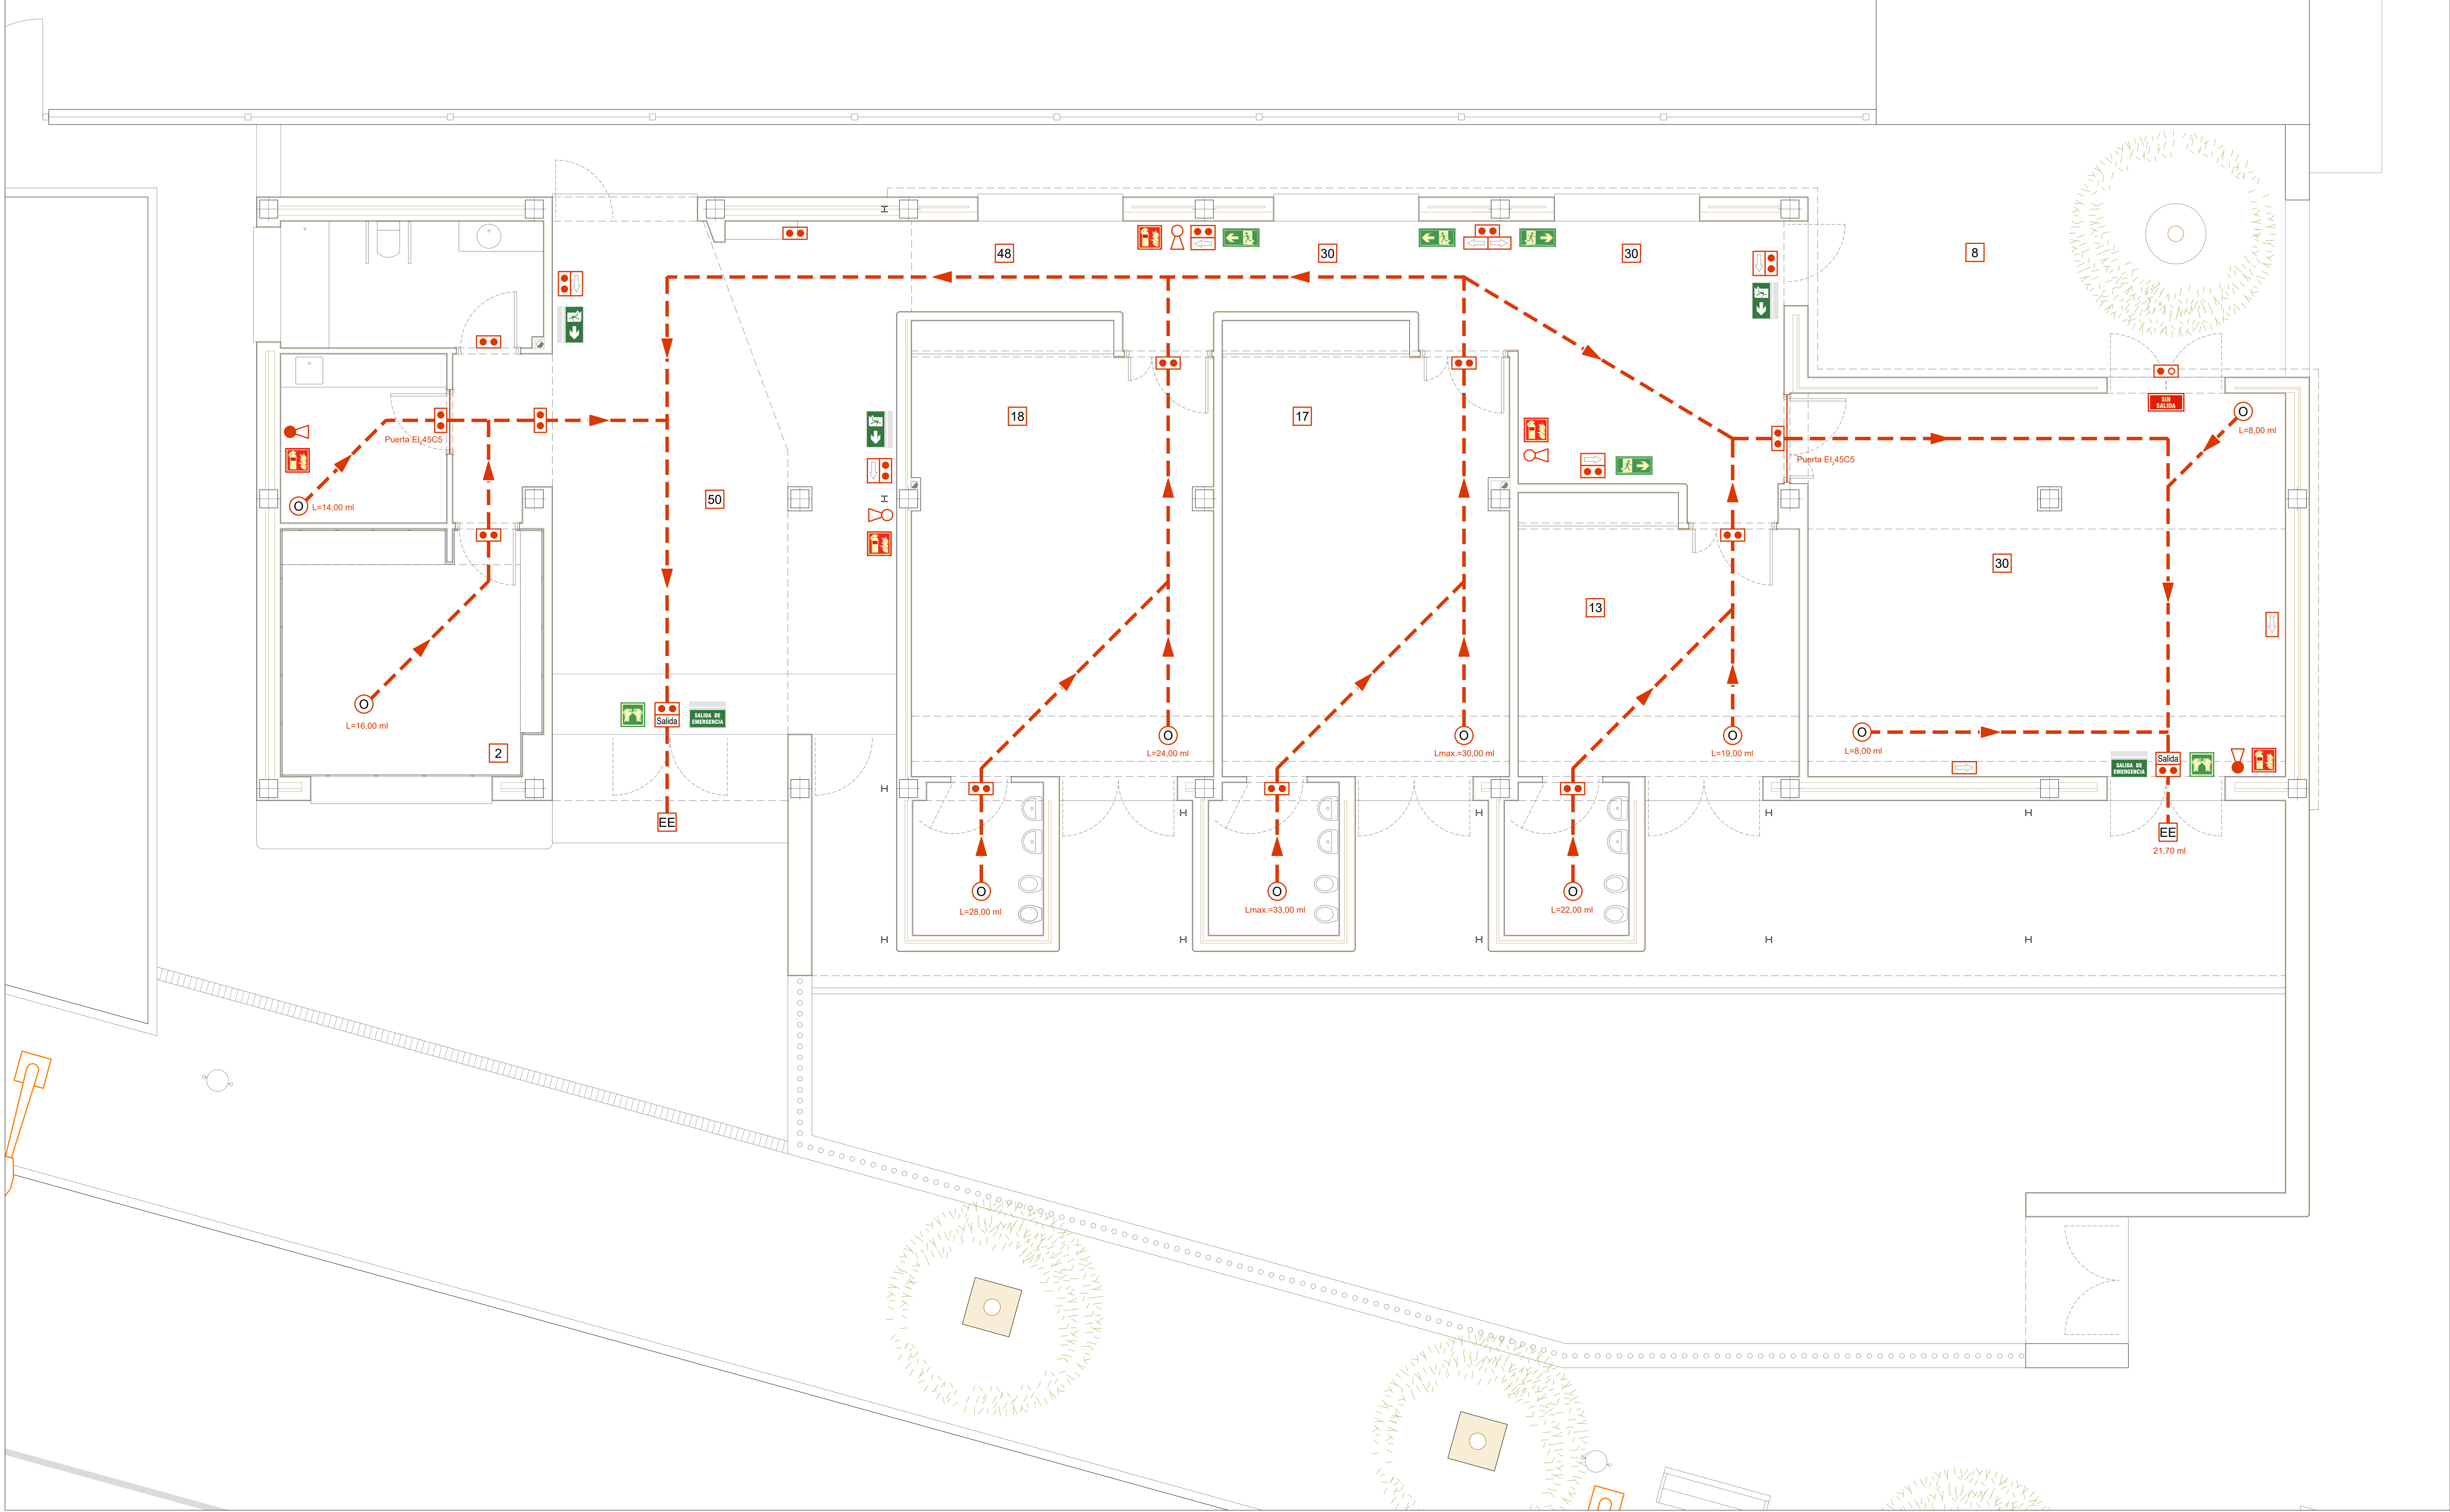

NOTAS

- LA LONGITUD MÁXIMA DE LOS RECORRIDOS DE EVACUACIÓN ES MENOR DE 35m
- LAS LUMINARIAS PERMANENTES EN SALIDAS DE EMERGENCIA Y CAMBIOS DE DIRECCIÓN.
- CARTELES DE SEÑALIZACIÓN SEGÚN UNE 23034:2023. VISIBILIDAD 10m EXCEPTO PASILLO QUE DEBERÁN TENER UNA VISIBILIDAD DE 20m
- LUMINARIAS PERMANENTES EN SALIDAS DE EMERGENCIA Y CAMBIOS DE DIRECCIÓN E INTERSECCIONES. 200lm - 3hrs.
- CARTELERÍA: VISIBILIDAD 10m - MEDIDAS 32x16cm ó 21x21cm VISIBILIDAD 20m. MEDIDAS 64x32 Ó 42x42cm
- CARTELERÍA: DESDE EL TECHO A LA PARTE SUPERIOR DE LA SEÑAL - 30cm Y DESDE EL SUELO A LA PARTE INFERIOR DE LA SEÑAL. DE 2,00 A 2,5m (SE RECOMIENDA 2,20m)
- LA LONGITUD DE LOS RECORRIDOS HASTA UN PUNTO EN EL QUE EXISTAN DOS RECORRIDOS ALTERNATIVOS ES INFERIOR A 15m
- ALTURA DE MONTAJE DE LOS EXTINTORES COMPRENDIDA ENTRE 0,80m y 1,20m

SEÑALIZACIÓN - UNE 23034:2023

	EXTINTOR (Fotoluminiscente)		SALIDA DE EMERGENCIA (Fotoluminiscente)
	BOCA DE INCENDIO (Fotoluminiscente)		RECORRIDO EVACUACIÓN (Fotoluminiscente)
	PULSADOR ALARMA (Fotoluminiscente)		SIN SALIDA (Fotoluminiscente)
	AVISADOR SONORO (Fotoluminiscente)		LUMINARIA PERMANENTE AUTOTEST 200lm 2h
	BARRA ANTIPÁNICO (Fotoluminiscente)		LUMINARIA PERMANENTE AUTOTEST 200lm 2h

LEYENDA

	RECORRIDO DE EVACUACIÓN		PUNTO DE RECORRIDO ALTERNATIVO
	CARTEL DE SALIDA		ORIGEN EVACUACIÓN / OCUPANTES
	DIRECCIÓN DE SALIDA		Distancia máxima de evacuación
	SENTIDO DE EVACUACIÓN		NÚMERO OCUPANTES PUNTUALES POR ZONA EVACUADA
	LUMINARIA DE EMERGENCIA 200lm 1hr		ESPACIO EXTERIOR SEGURO
	LUMINARIA DE EMERGENCIA 200lm 1hr - IP66		EXTINTOR PORTÁTIL POLVO 21A-113B
			EXTINTOR PORTÁTIL 89B (CO2)

EL PALMAR DE TROYA

PROYECTO DE INSTALACIONES Y TERMINACIÓN DE LA GUARDERÍA INFANTIL CON LA DOTACIÓN DE SUS EQUIPAMIENTOS



PLANO 23: ESTADO PROPUESTA - SEGURIDAD CONTRA INCENDIOS

PROYECTISTAS: FRANCISCO GUTIÉRREZ OLIVERO, ARQUITECTO
ENRIQUE GAHETE ÁLAMO, ING. TEC. INDUSTRIAL




ESCALA 1:50

APR MARZO 2025


Código Seguro De Verificación	p1jsaPmEENH4Gf4+QqkKnA==	Estado	Fecha y hora
Firmado Por	Enrique Gahete Álamo	Firmado	11/05/2025 18:44:07
Observaciones	Francisco De Paula Gutiérrez Olivero	Firmado	08/05/2025 13:52:12
Url De Verificación	https://portal1.dipusevilla.es/vfirma/code/p1jsaPmEENH4Gf4+QqkKnA==	Página	1026/1029




Escala 1:25

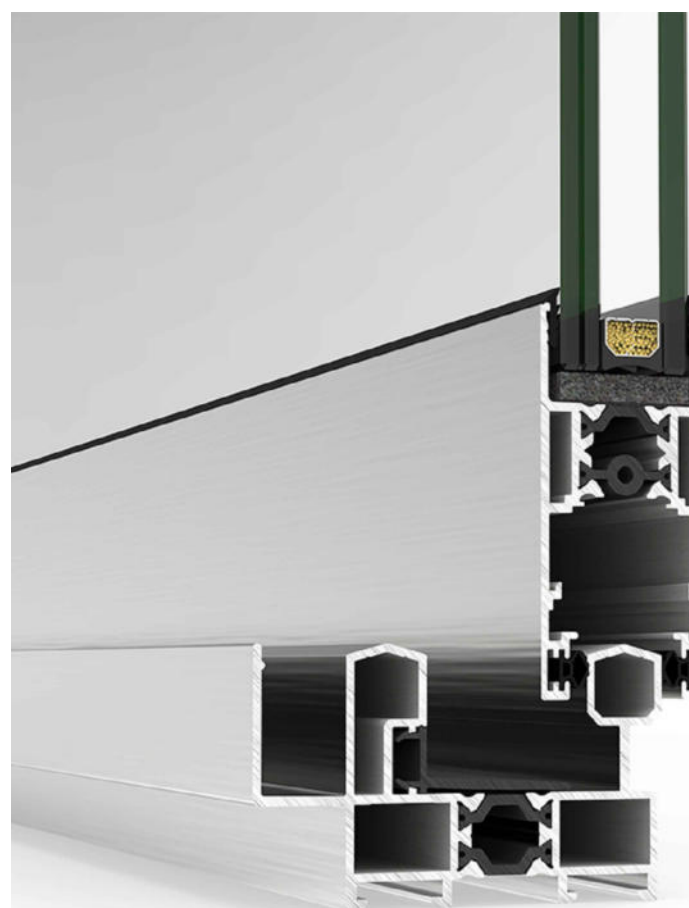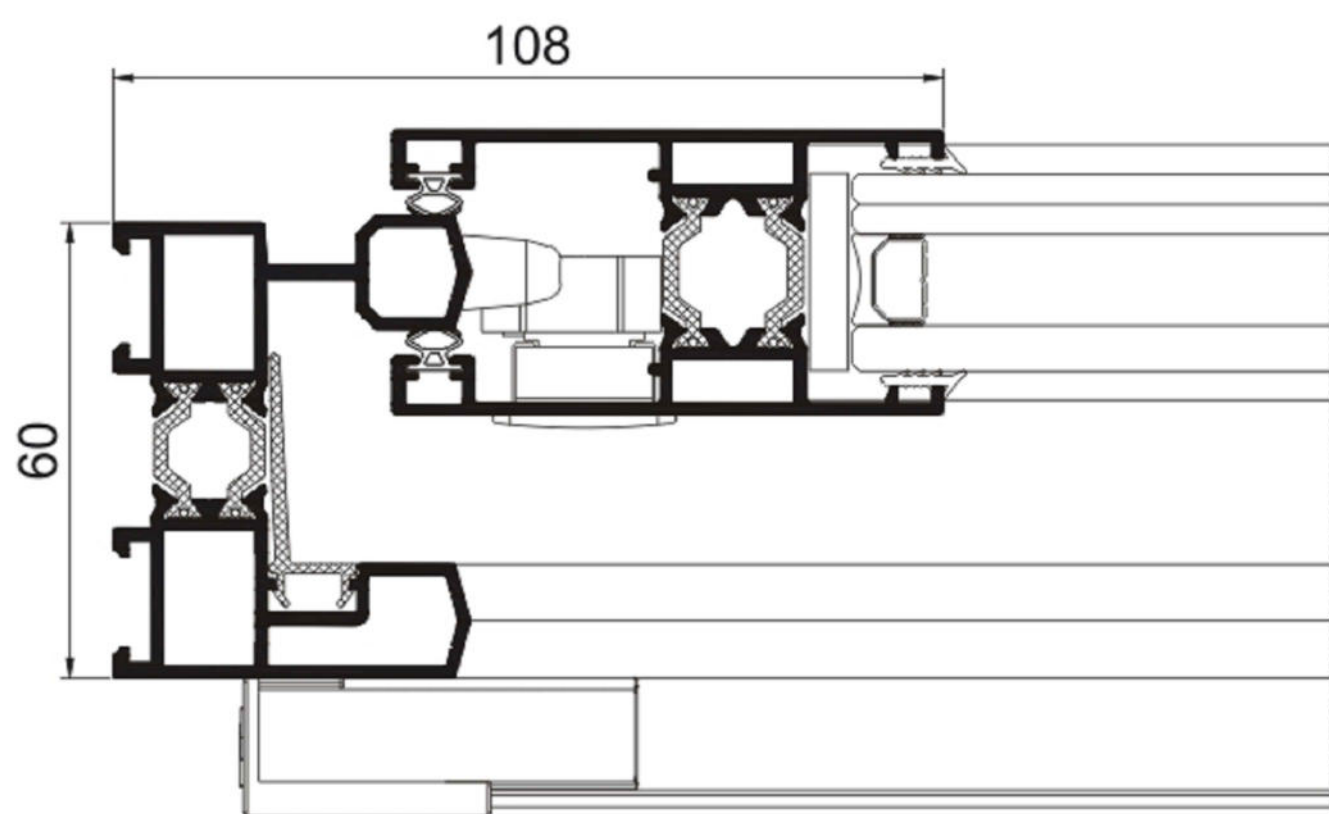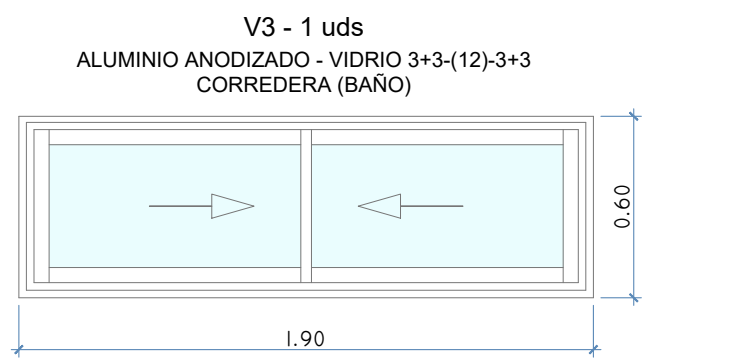


Escala 1:200

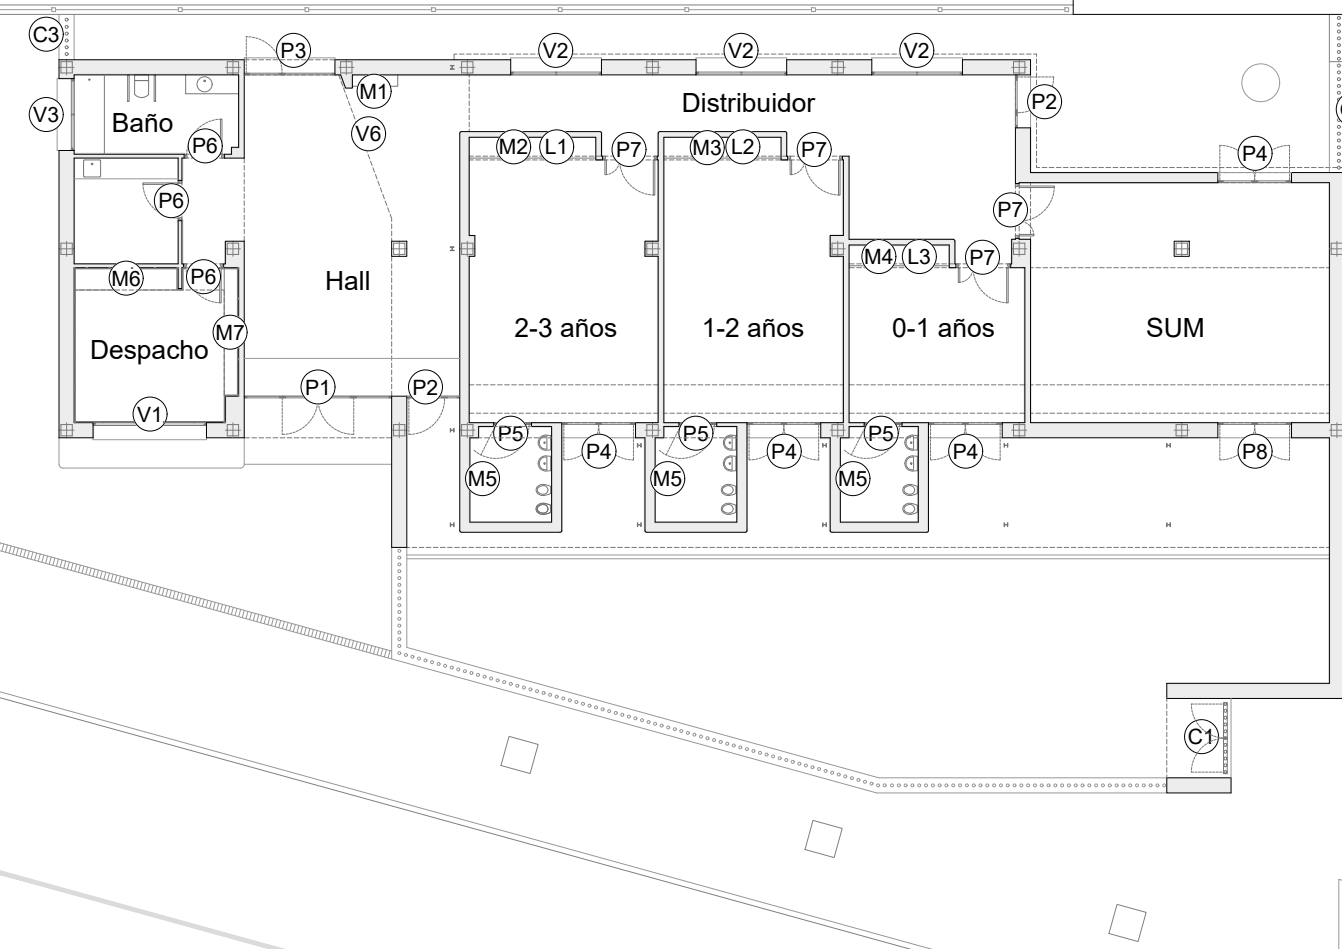

















Escala 1:200

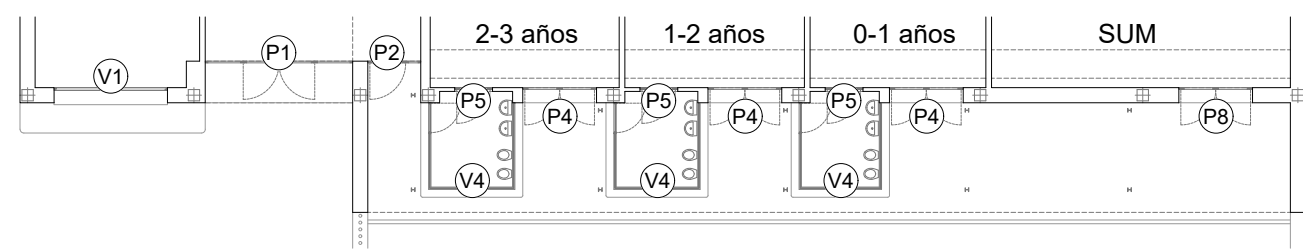

Escala 1:200

 

Escala 1:25

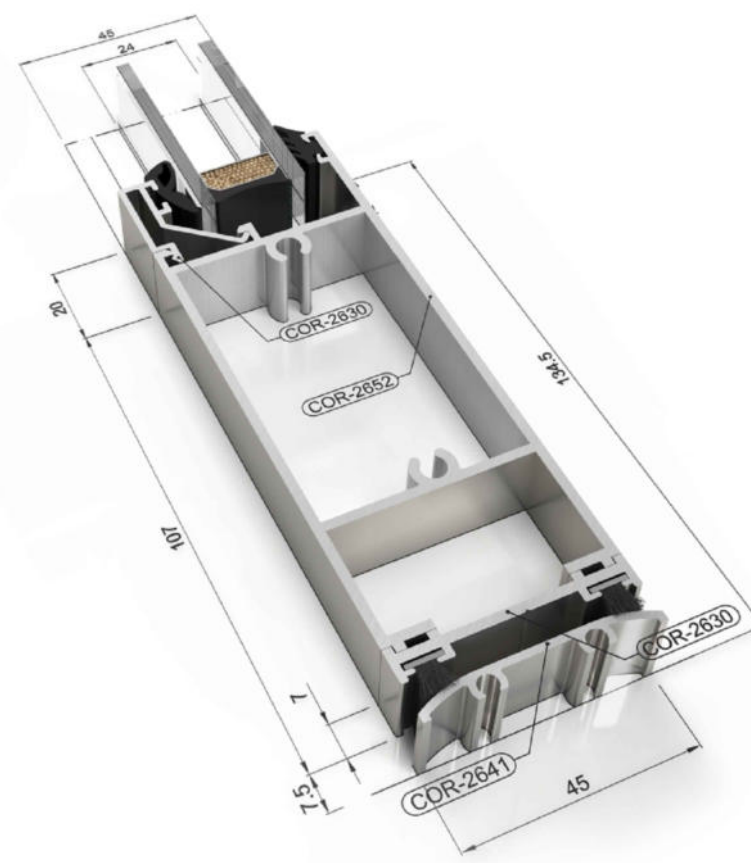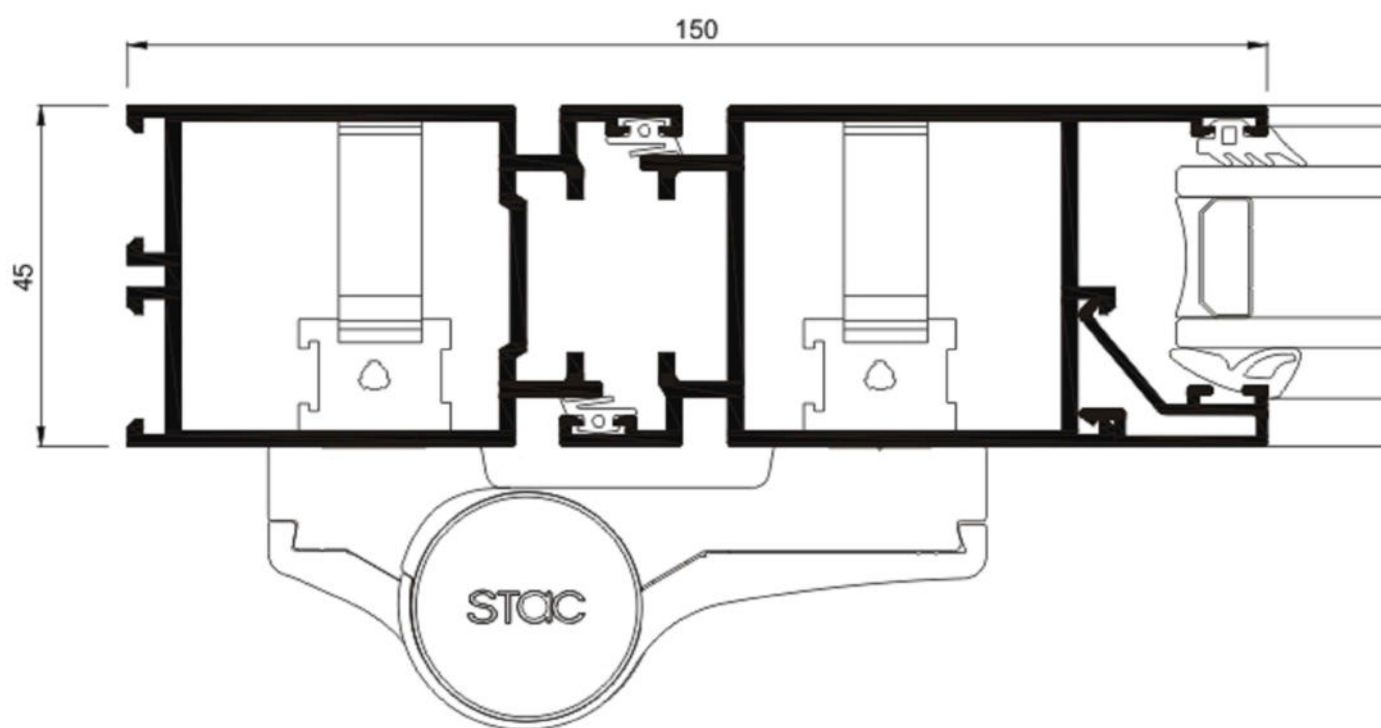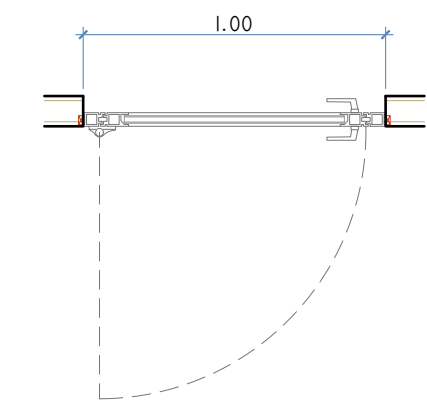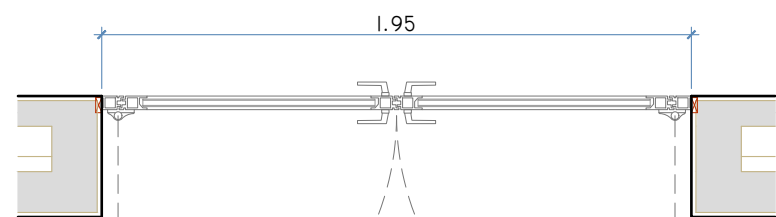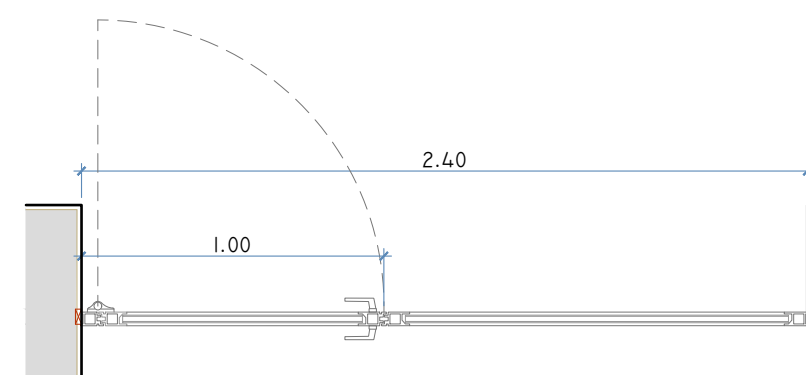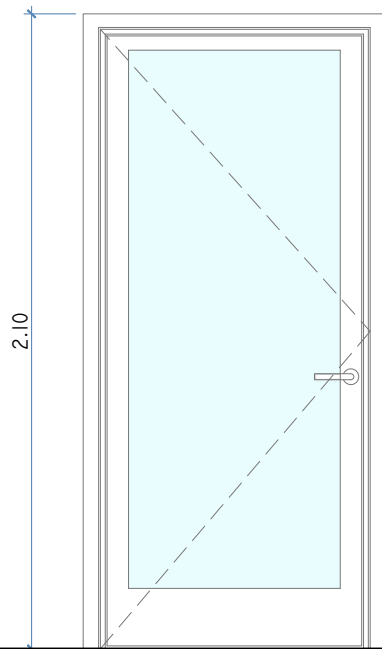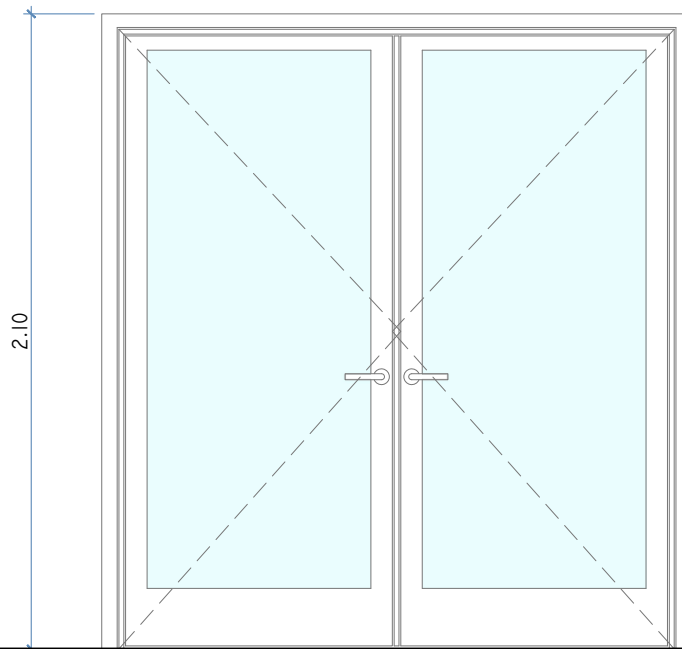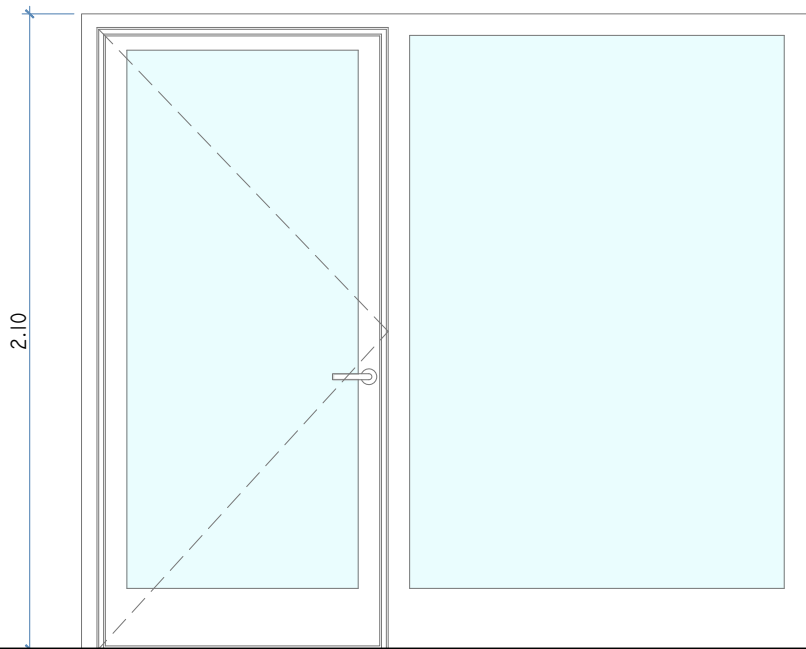
 
 
 
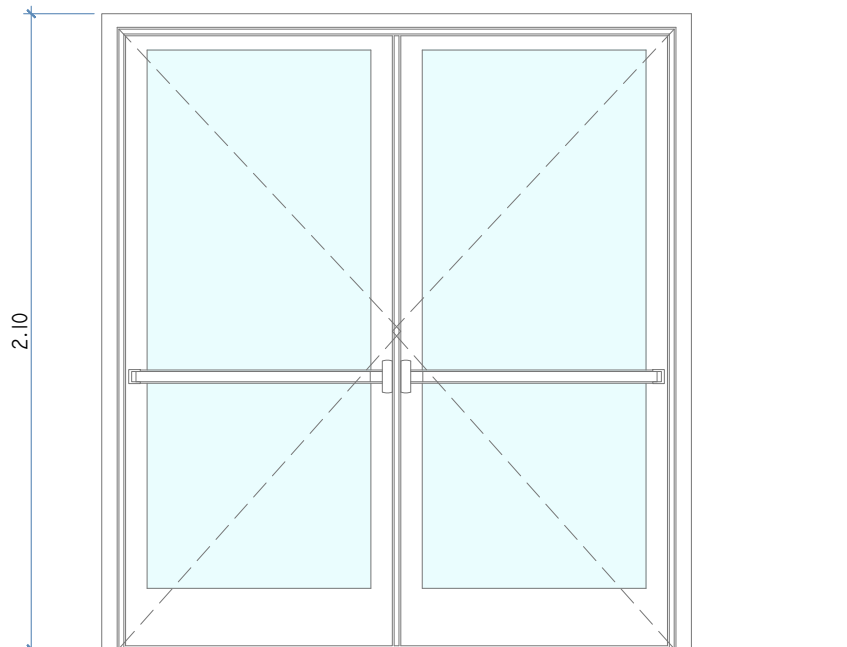
 
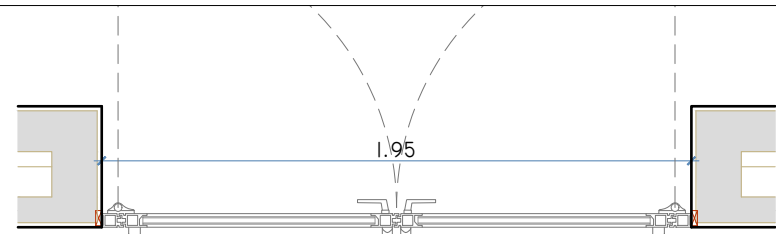
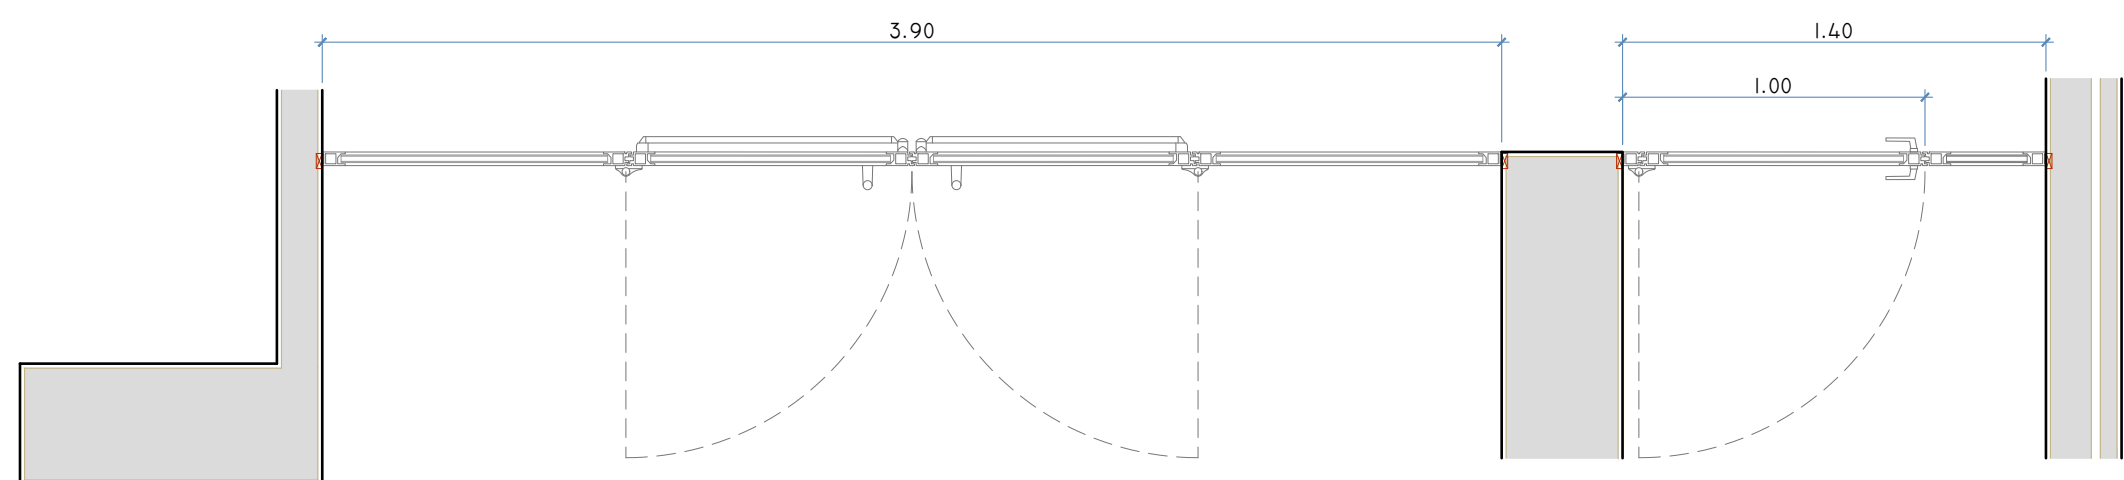
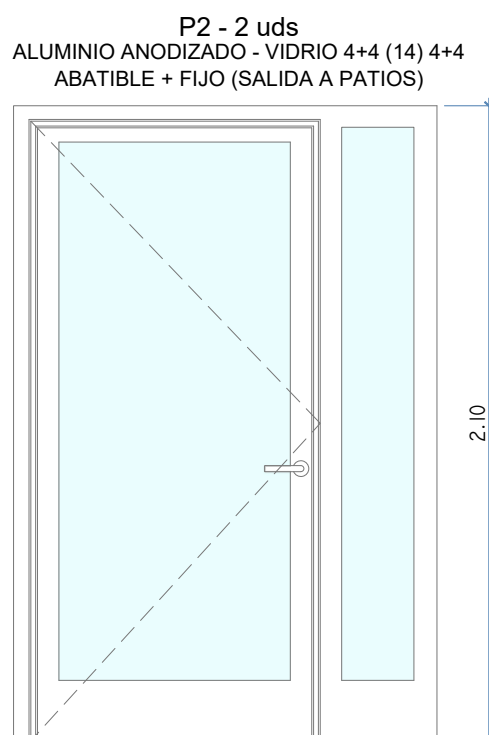


ESCALA 1:2

APR MARZO 2021

Código Seguro De Verificación	pjsjEPmEEWN4Gf4+QqKmA==	Estado	Fecha y hora
Firmado Por	Enrique Gahete Alamo Francisco De Paula Gutierrez Olivero	Firmado	11/05/2025 18:44:07 06/05/2025 13:52:12
Observaciones		Página	1027/1029
Url De Verificación	https://portal.dipusevilla.es/vfirma/code/pjsjEPmEEWN4Gf4+QqKmA==		



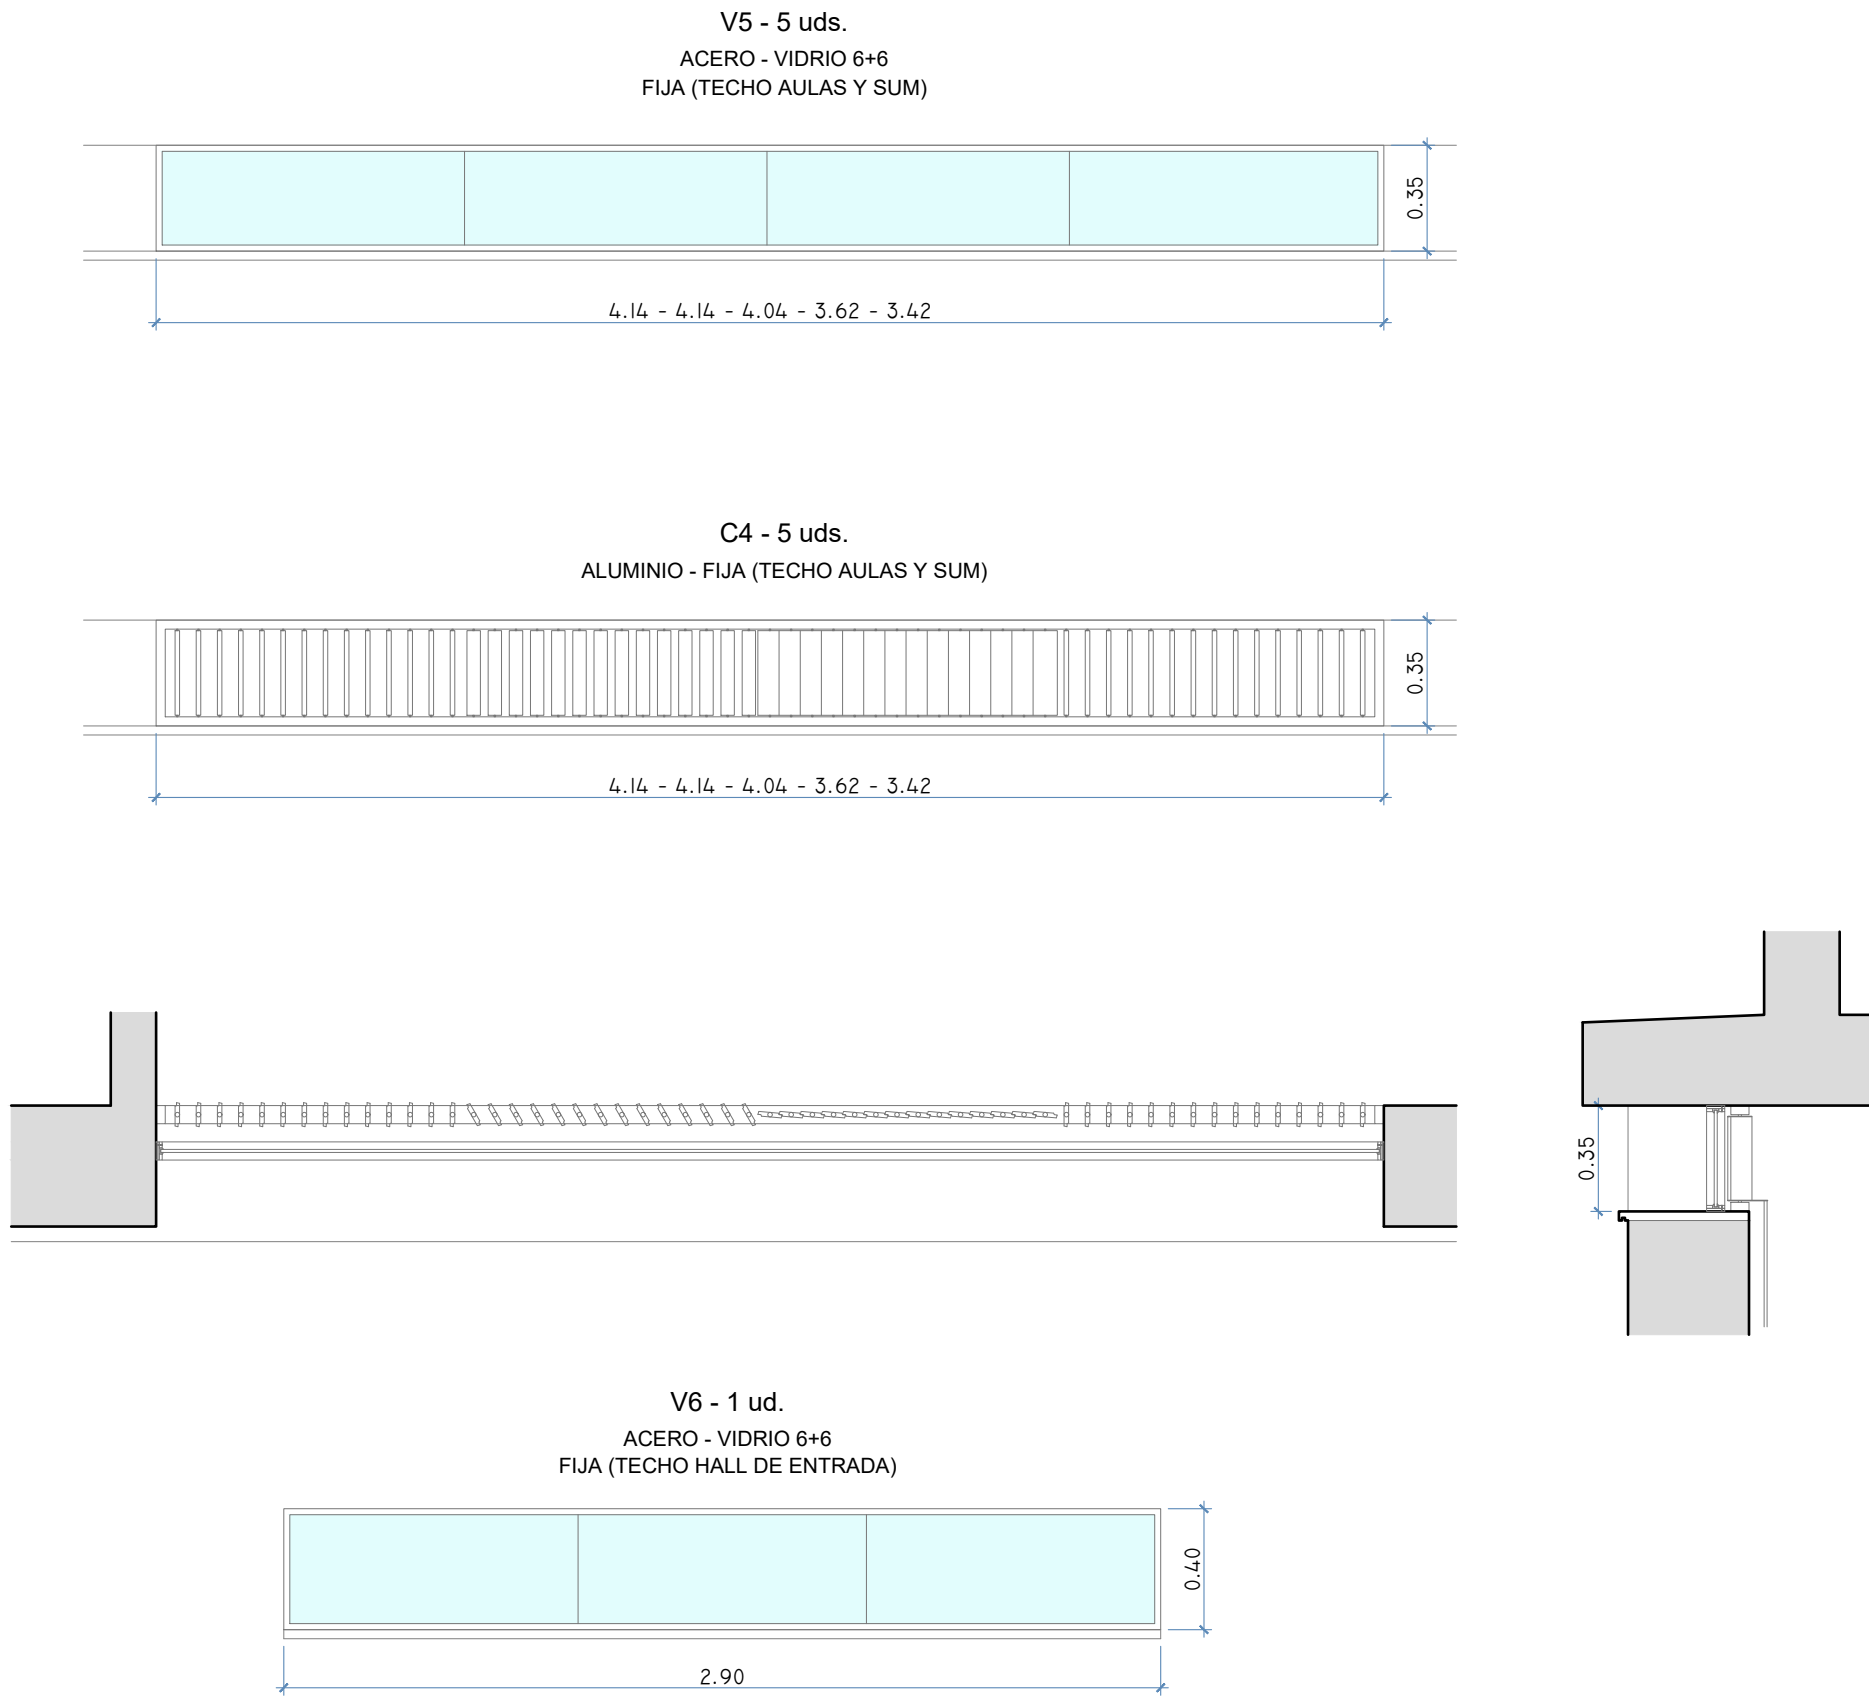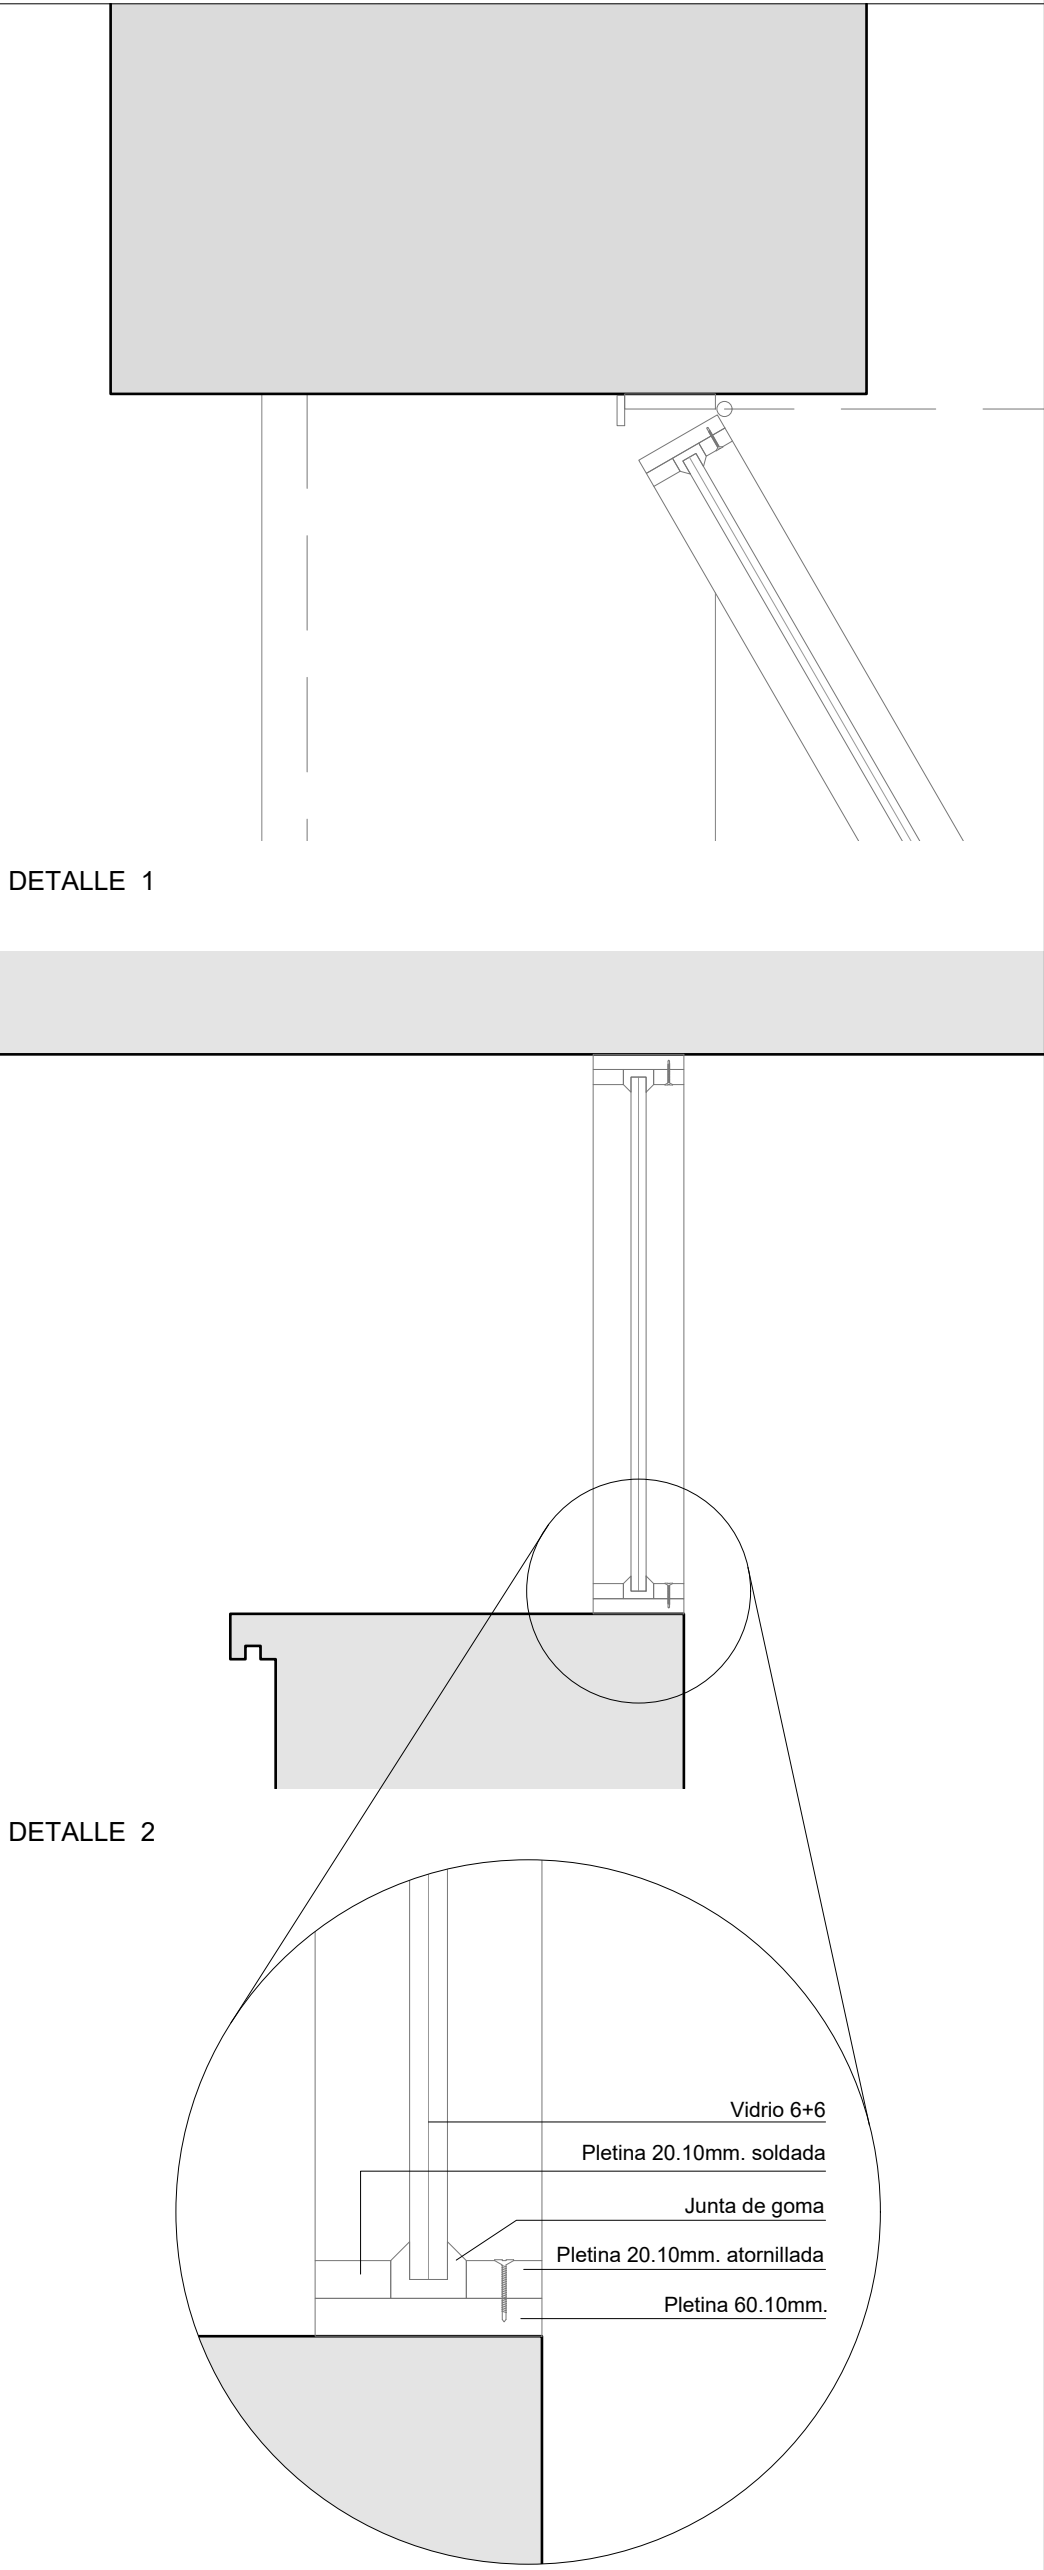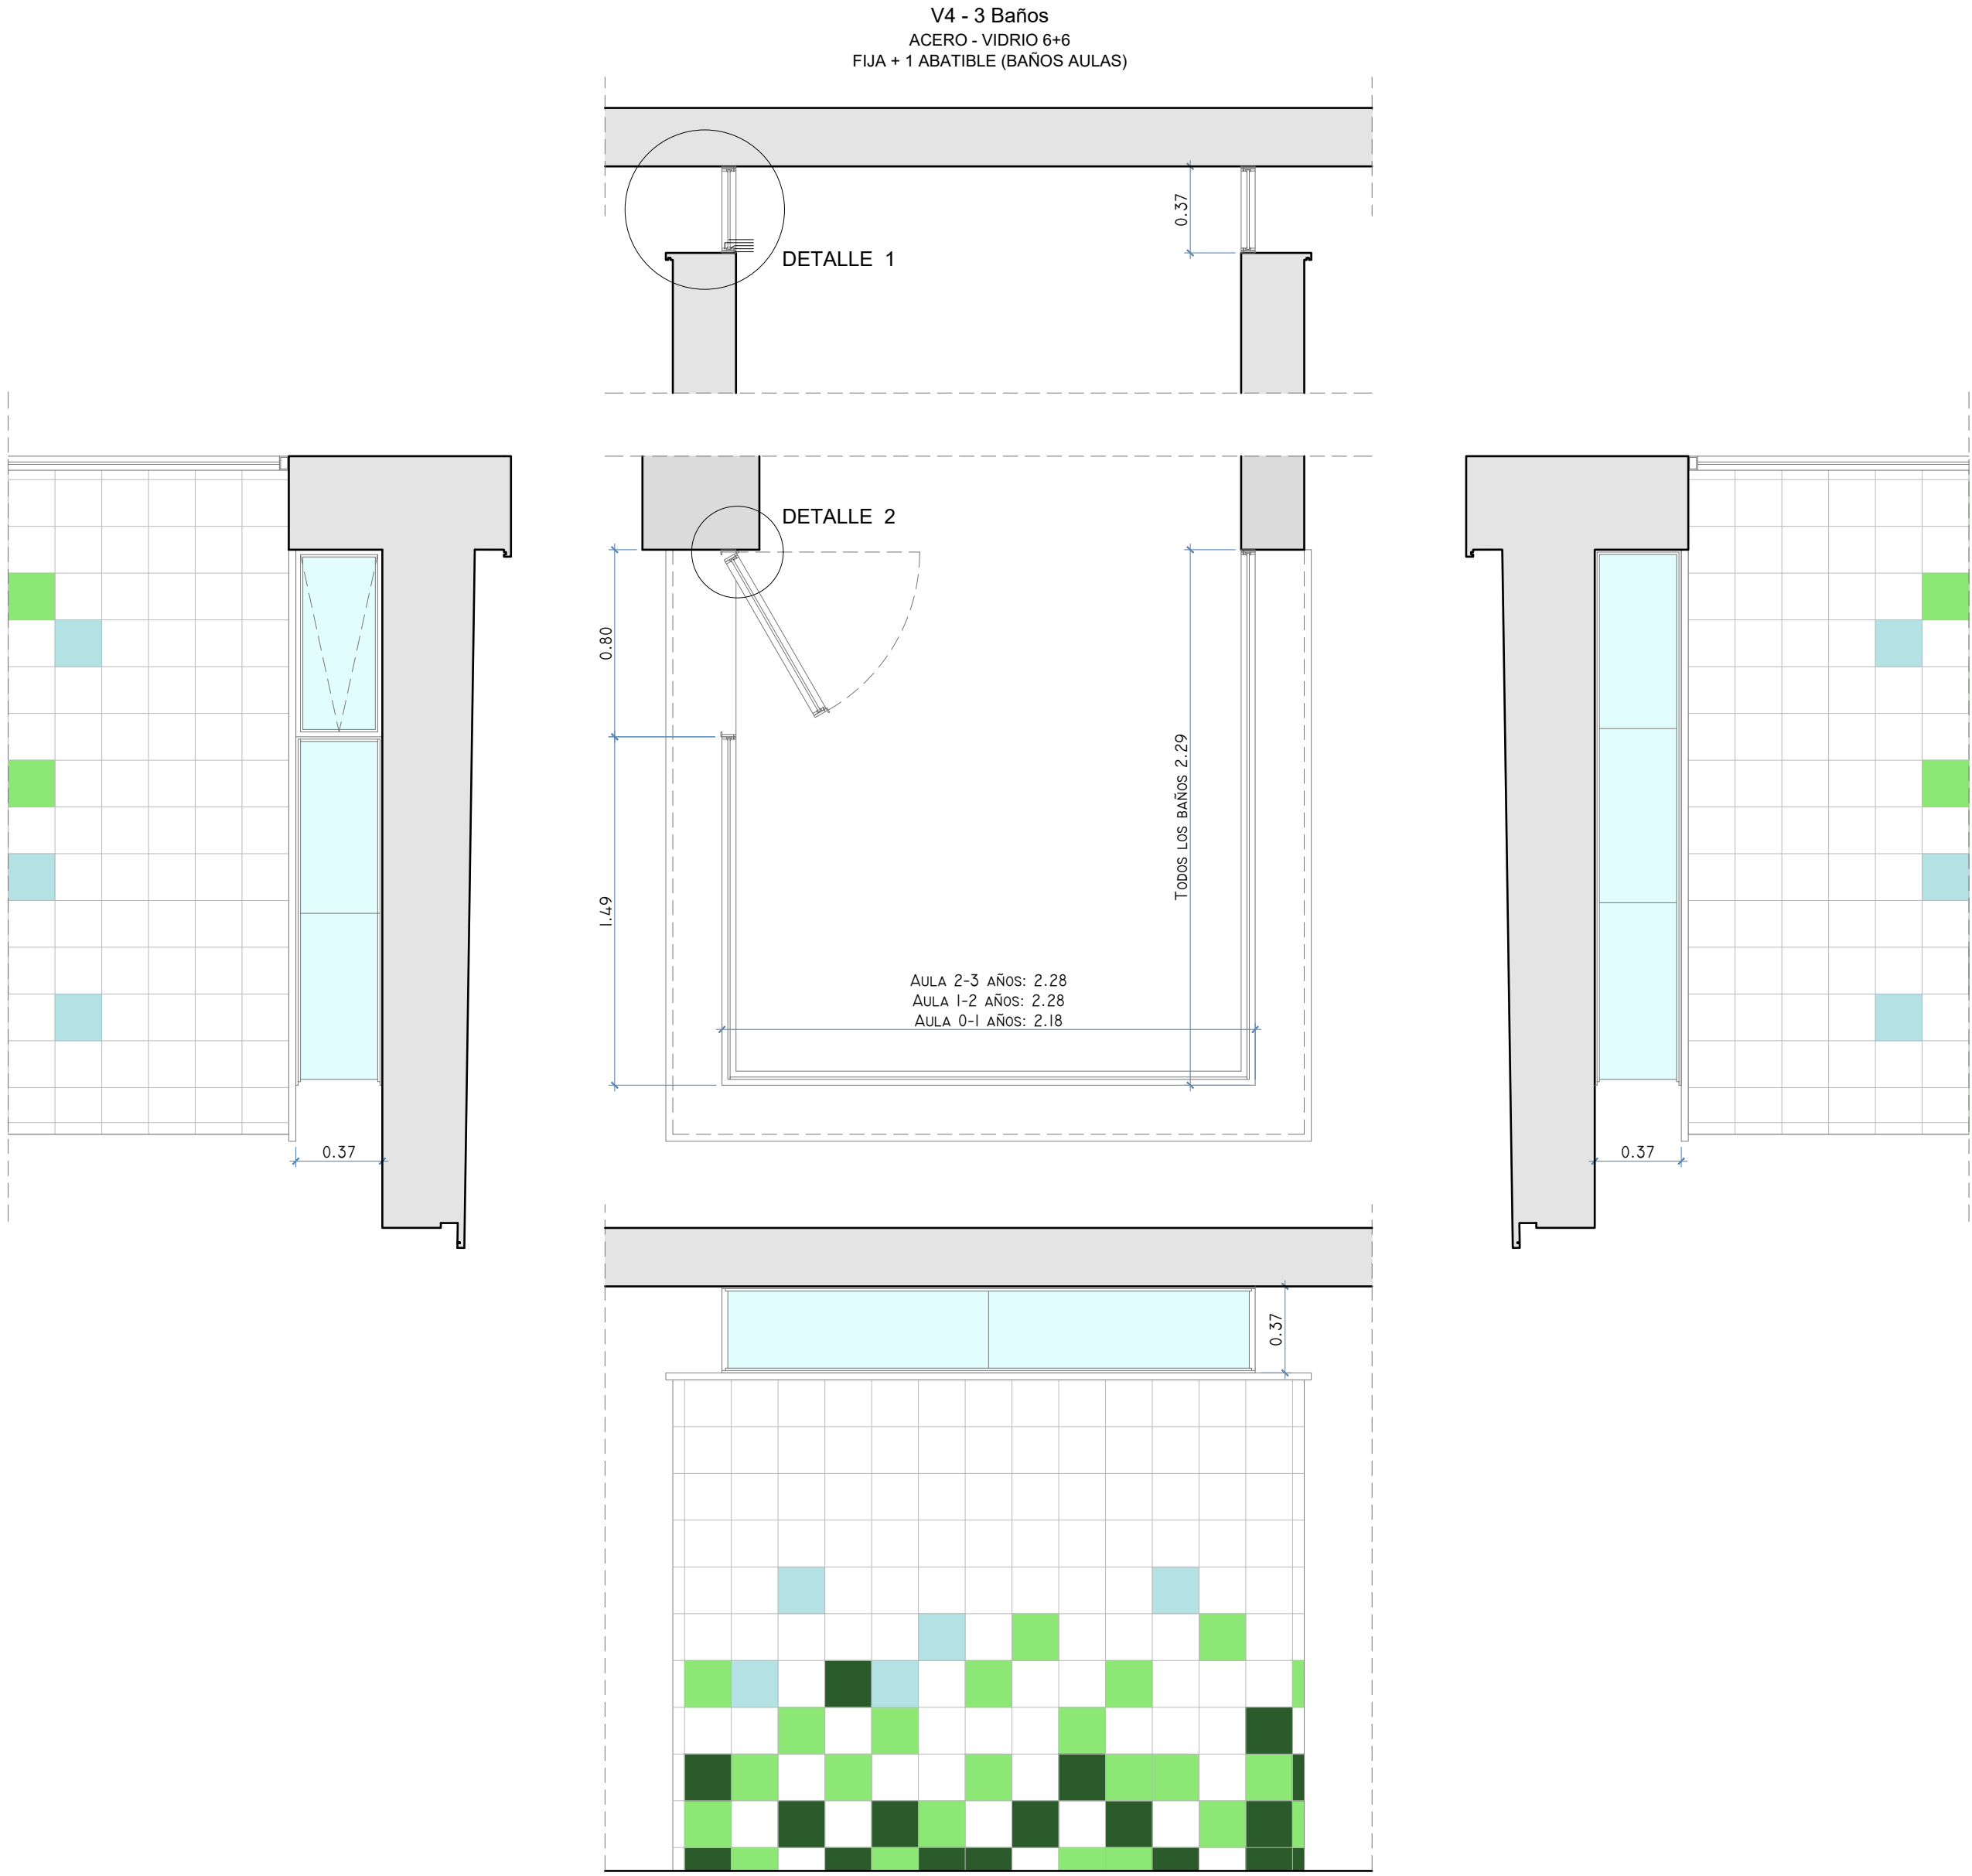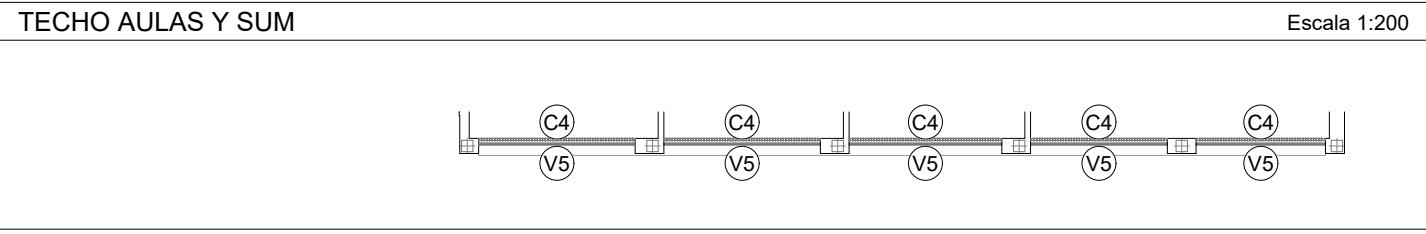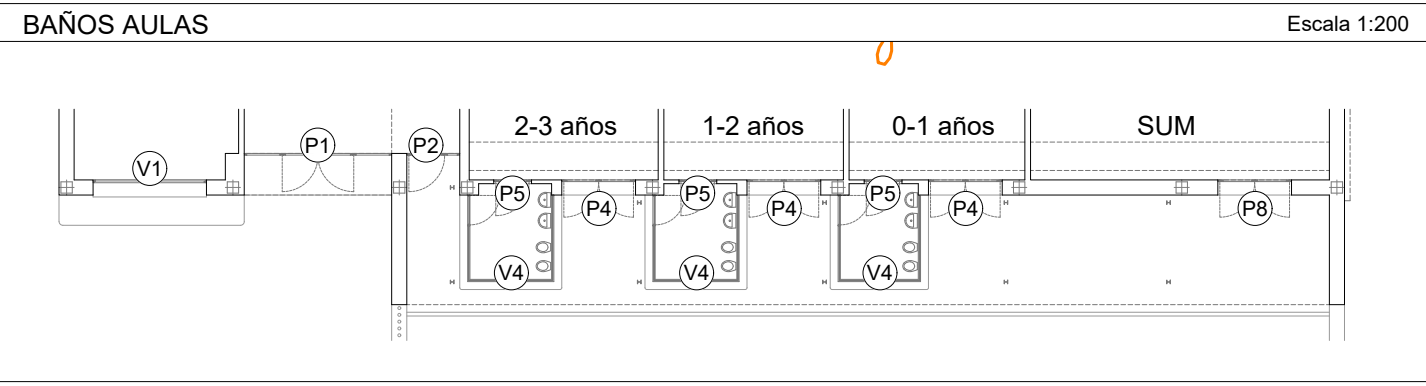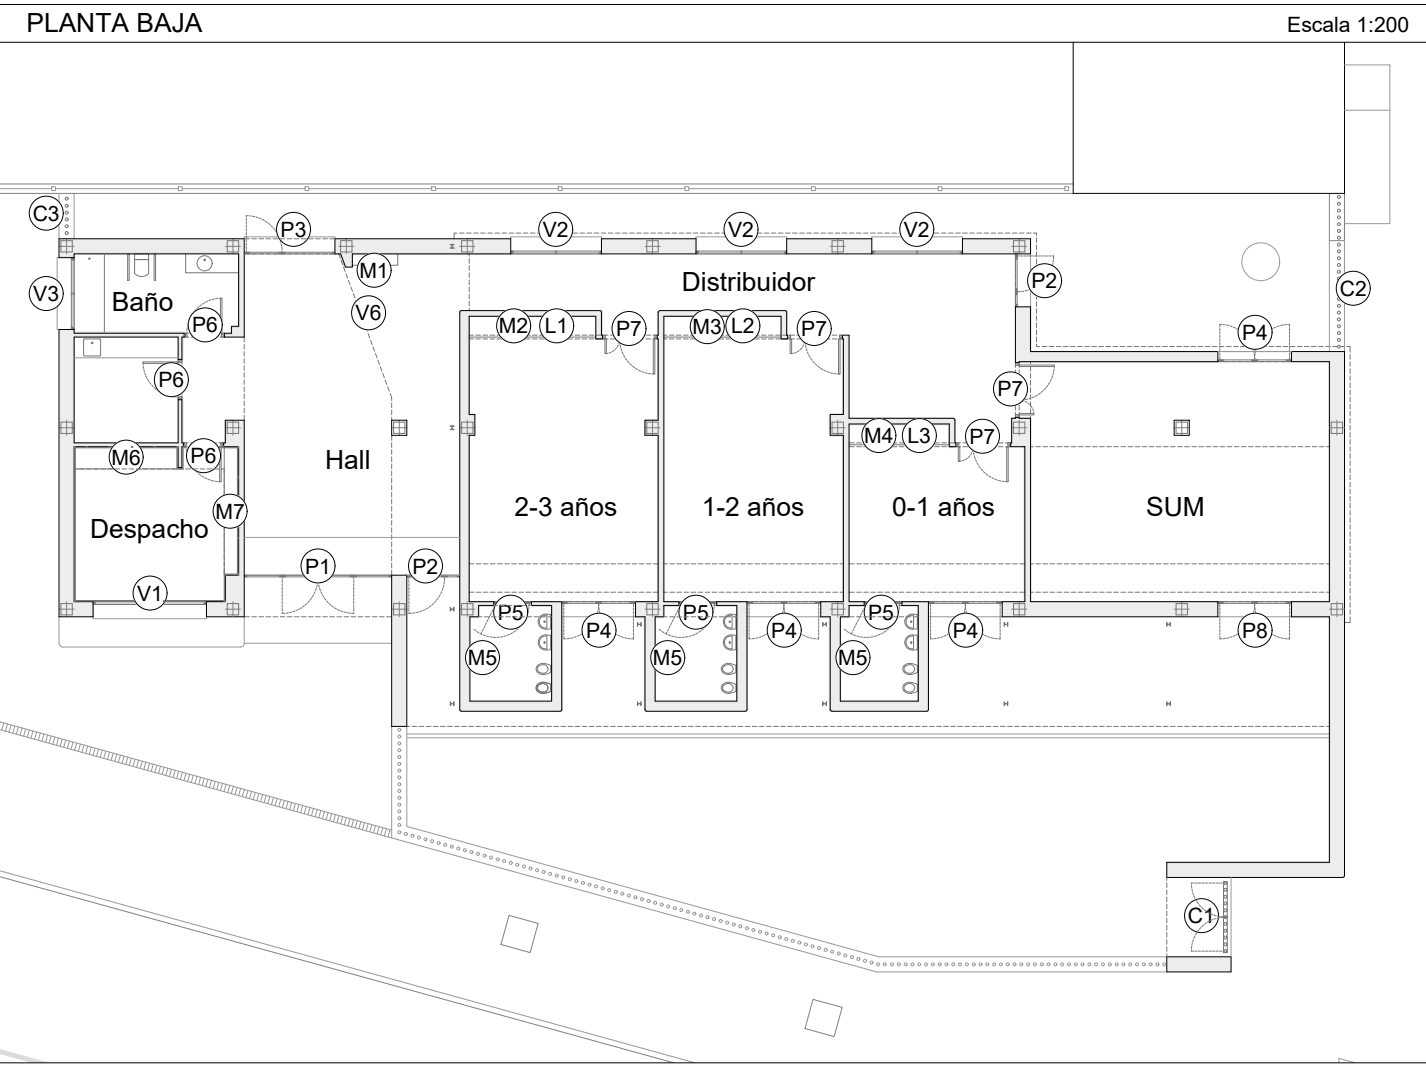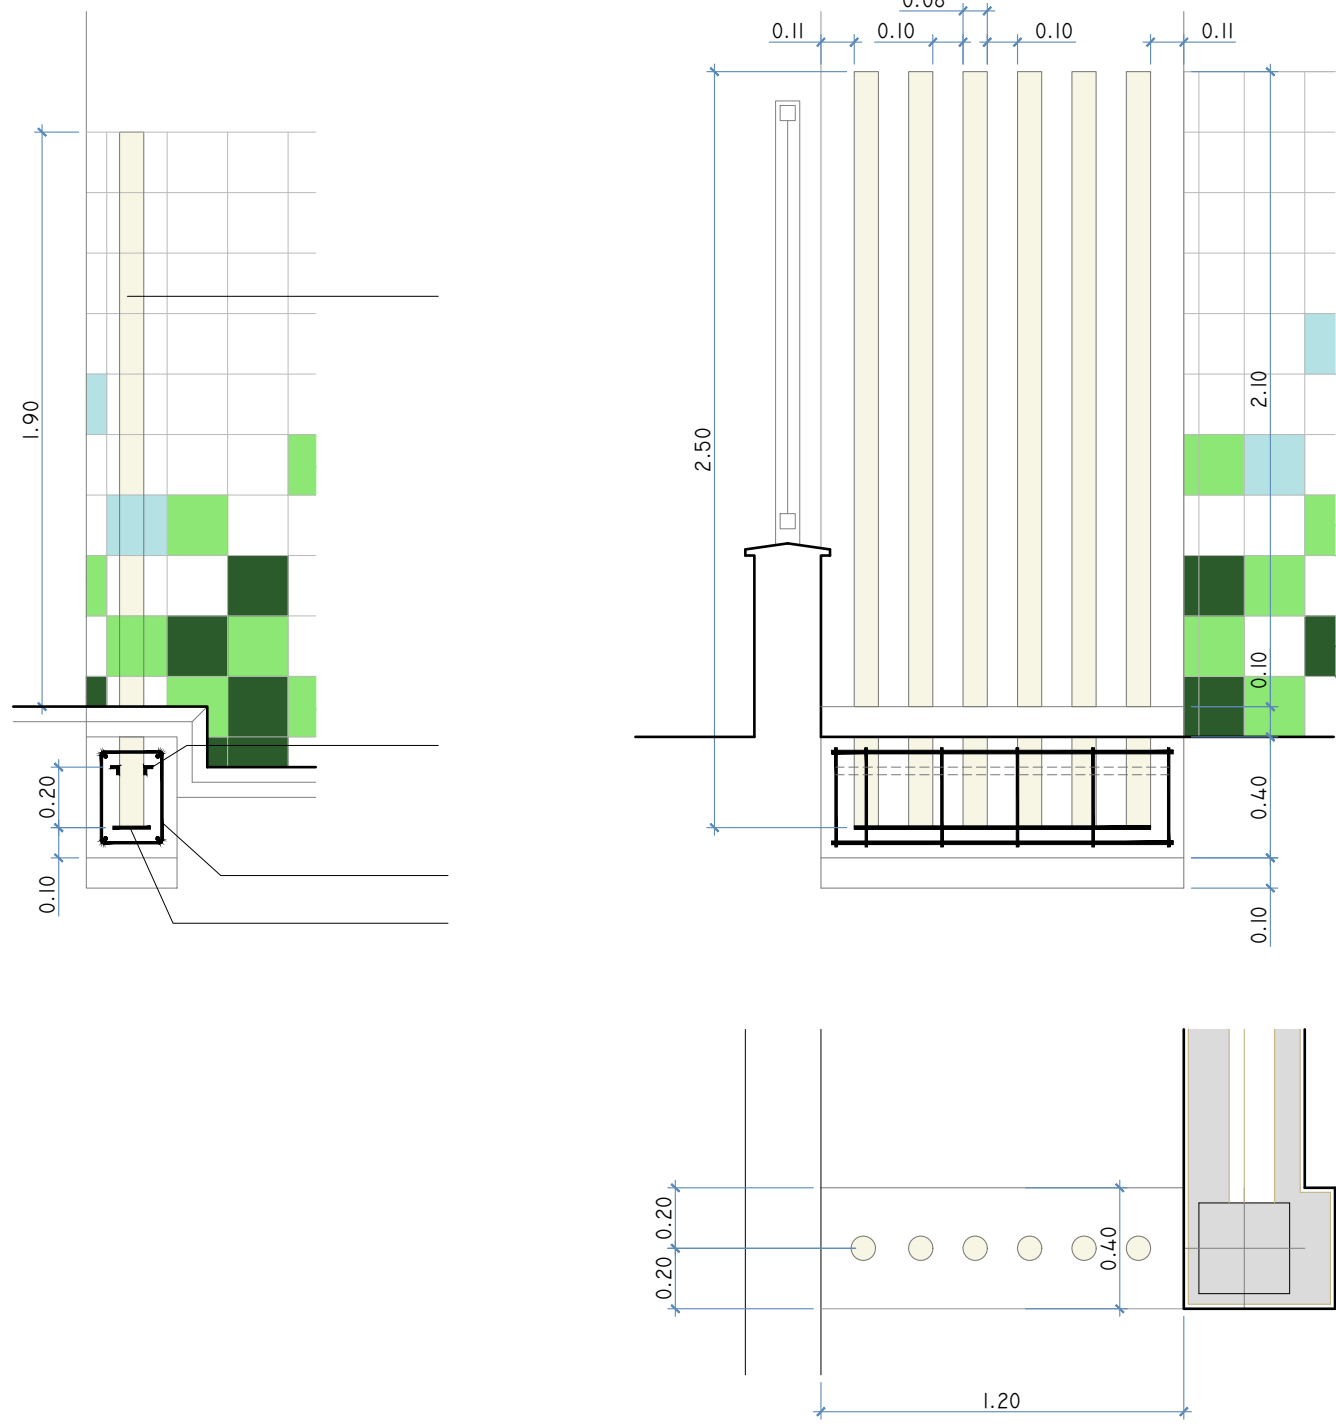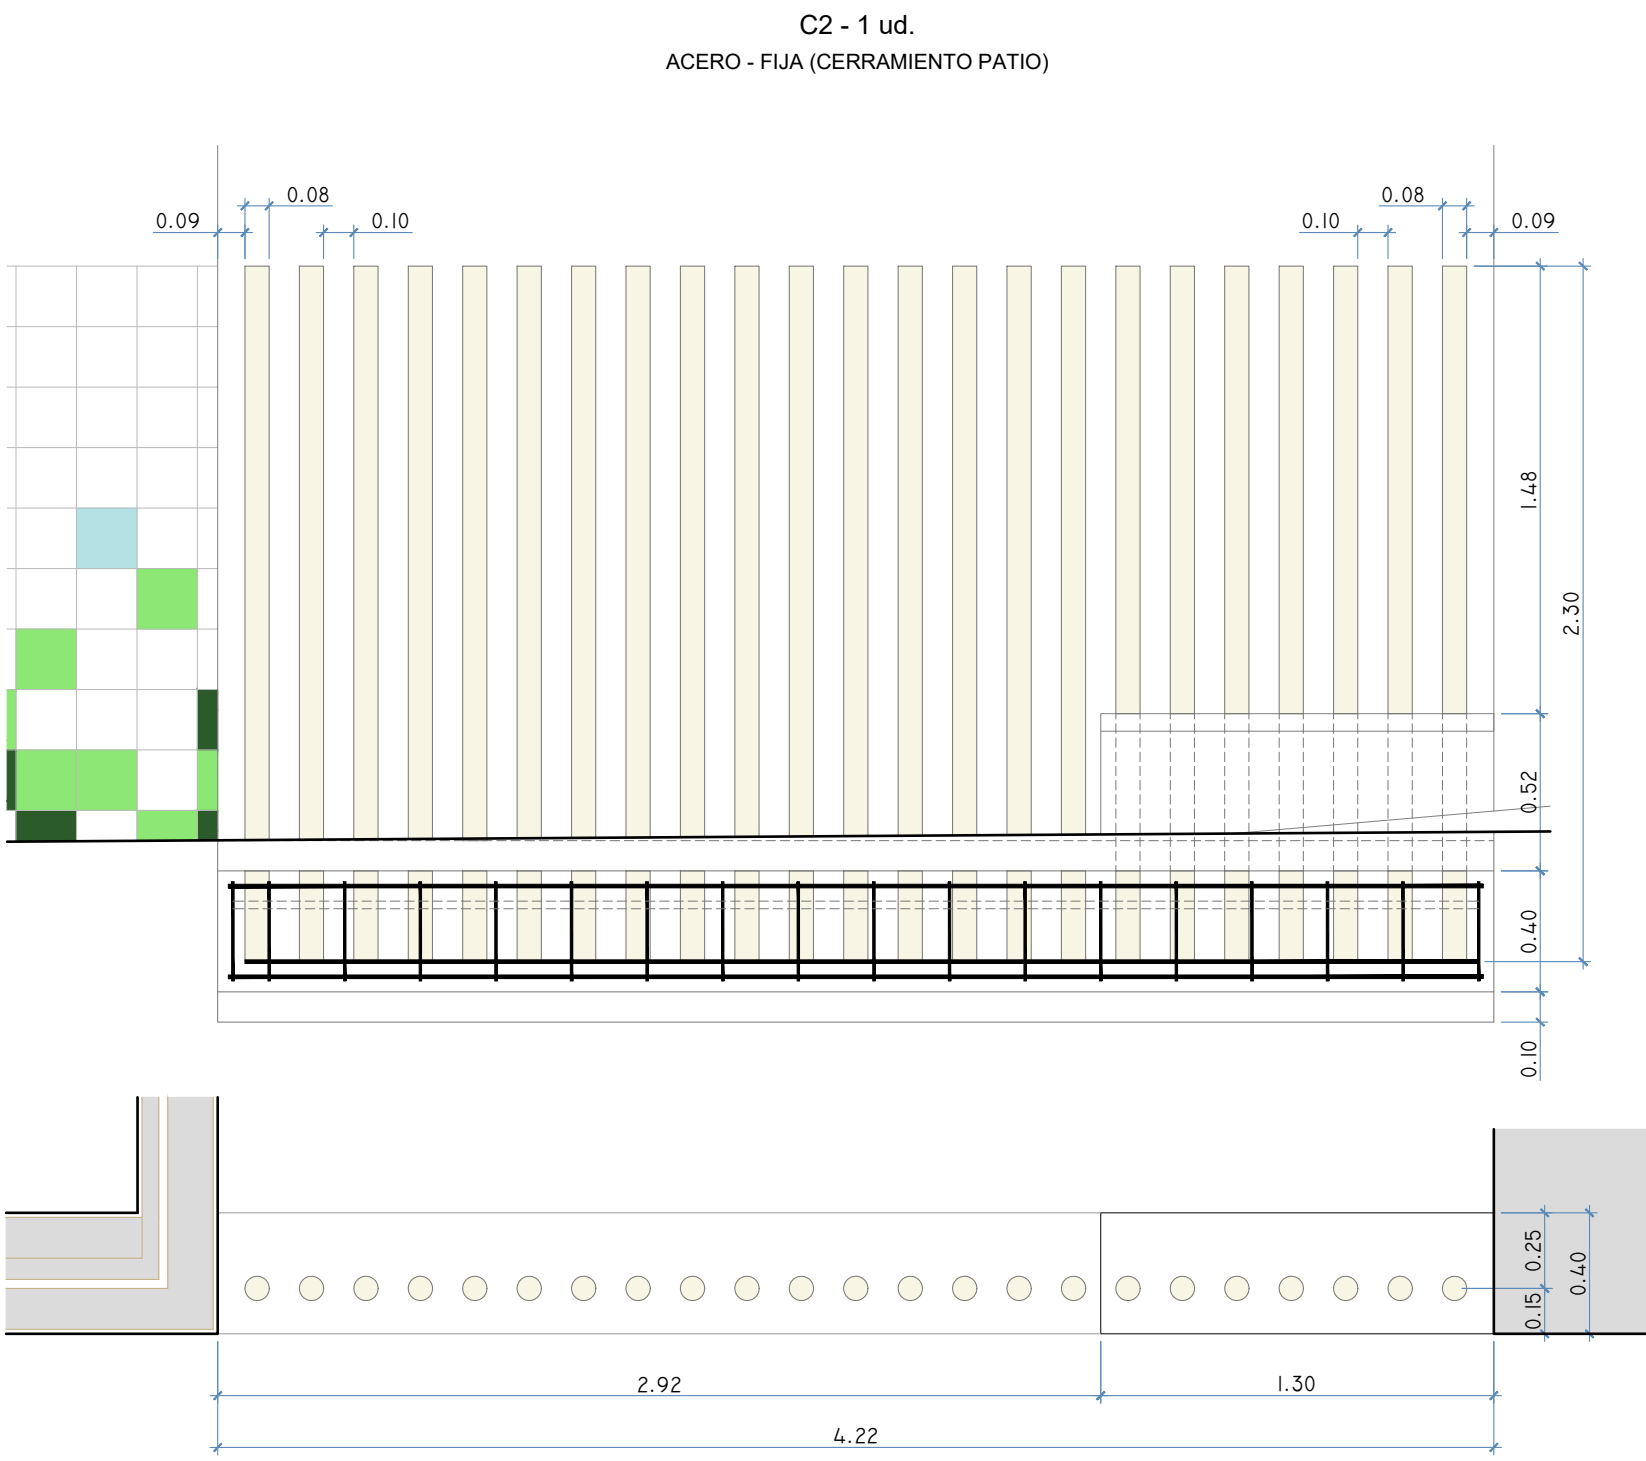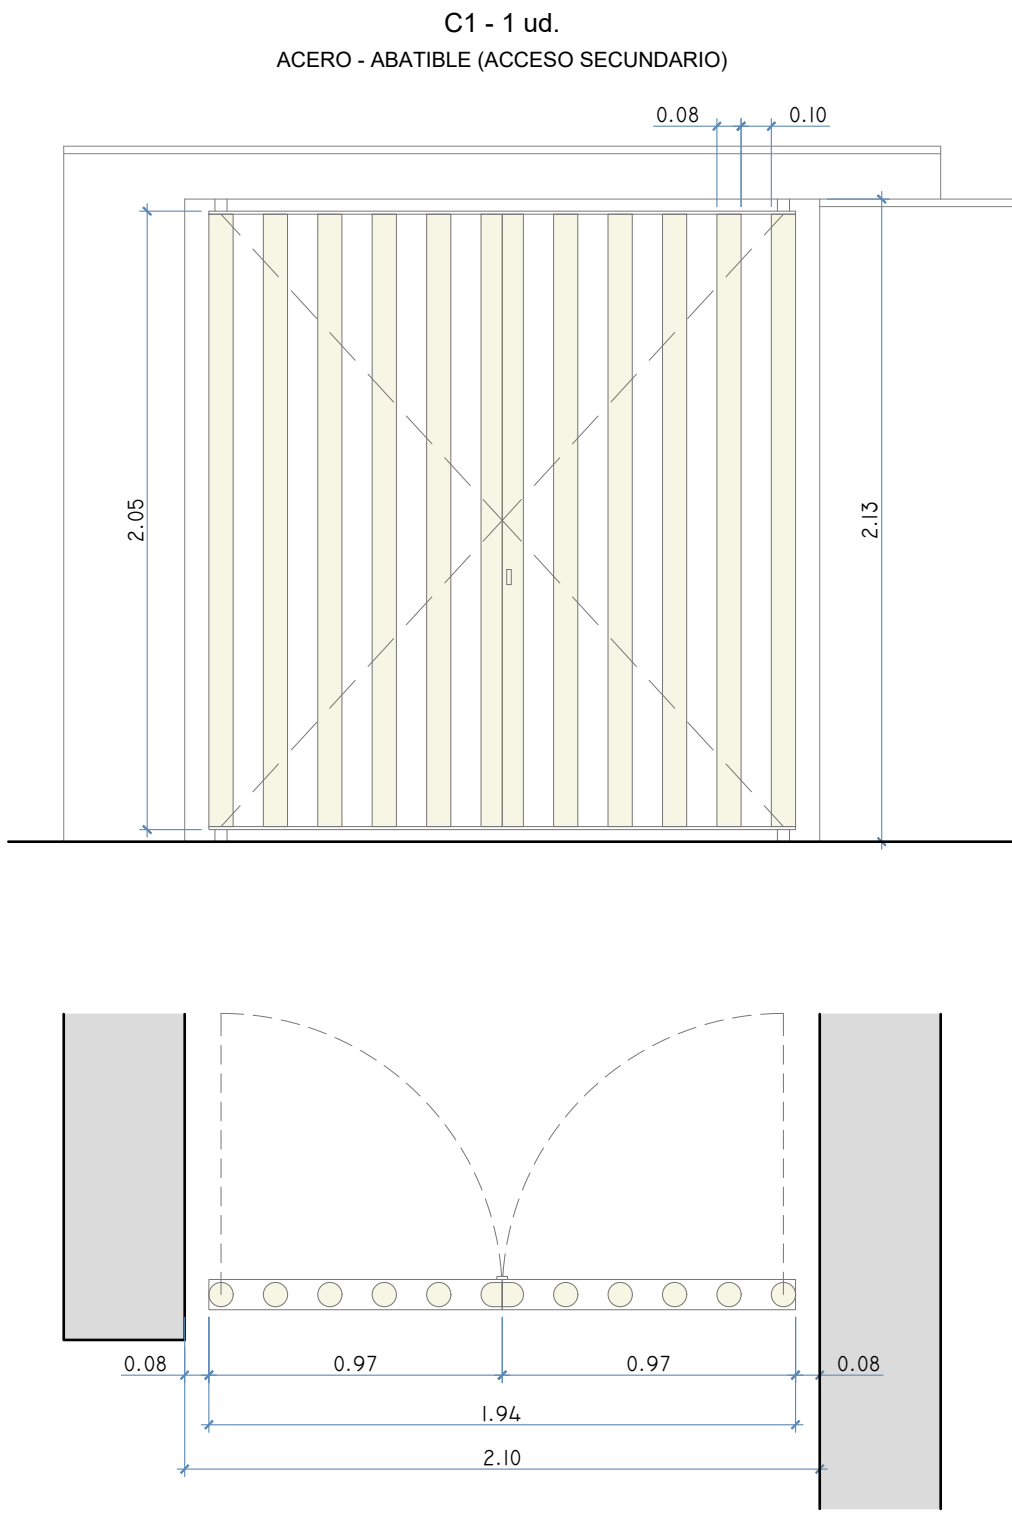

Código Seguro De Verificación	p1jsPmEENR4Gf+QqkKnA==		Estado	Fecha y hora	
Firmado Por	Enrique Gahete Alamo Francisco De Paula Gutierrez Olivero		Firmado	11/05/2025 18:44:07 06/05/2025 13:52:12	
Observaciones			Página	1028/1029	
Url De Verificación	https://portal.dipusevilla.es/vfirma/code/p1jsPmEENR4Gf+QqkKnA==				

